


Rua Major Prado

Rua Edgard Ferraz

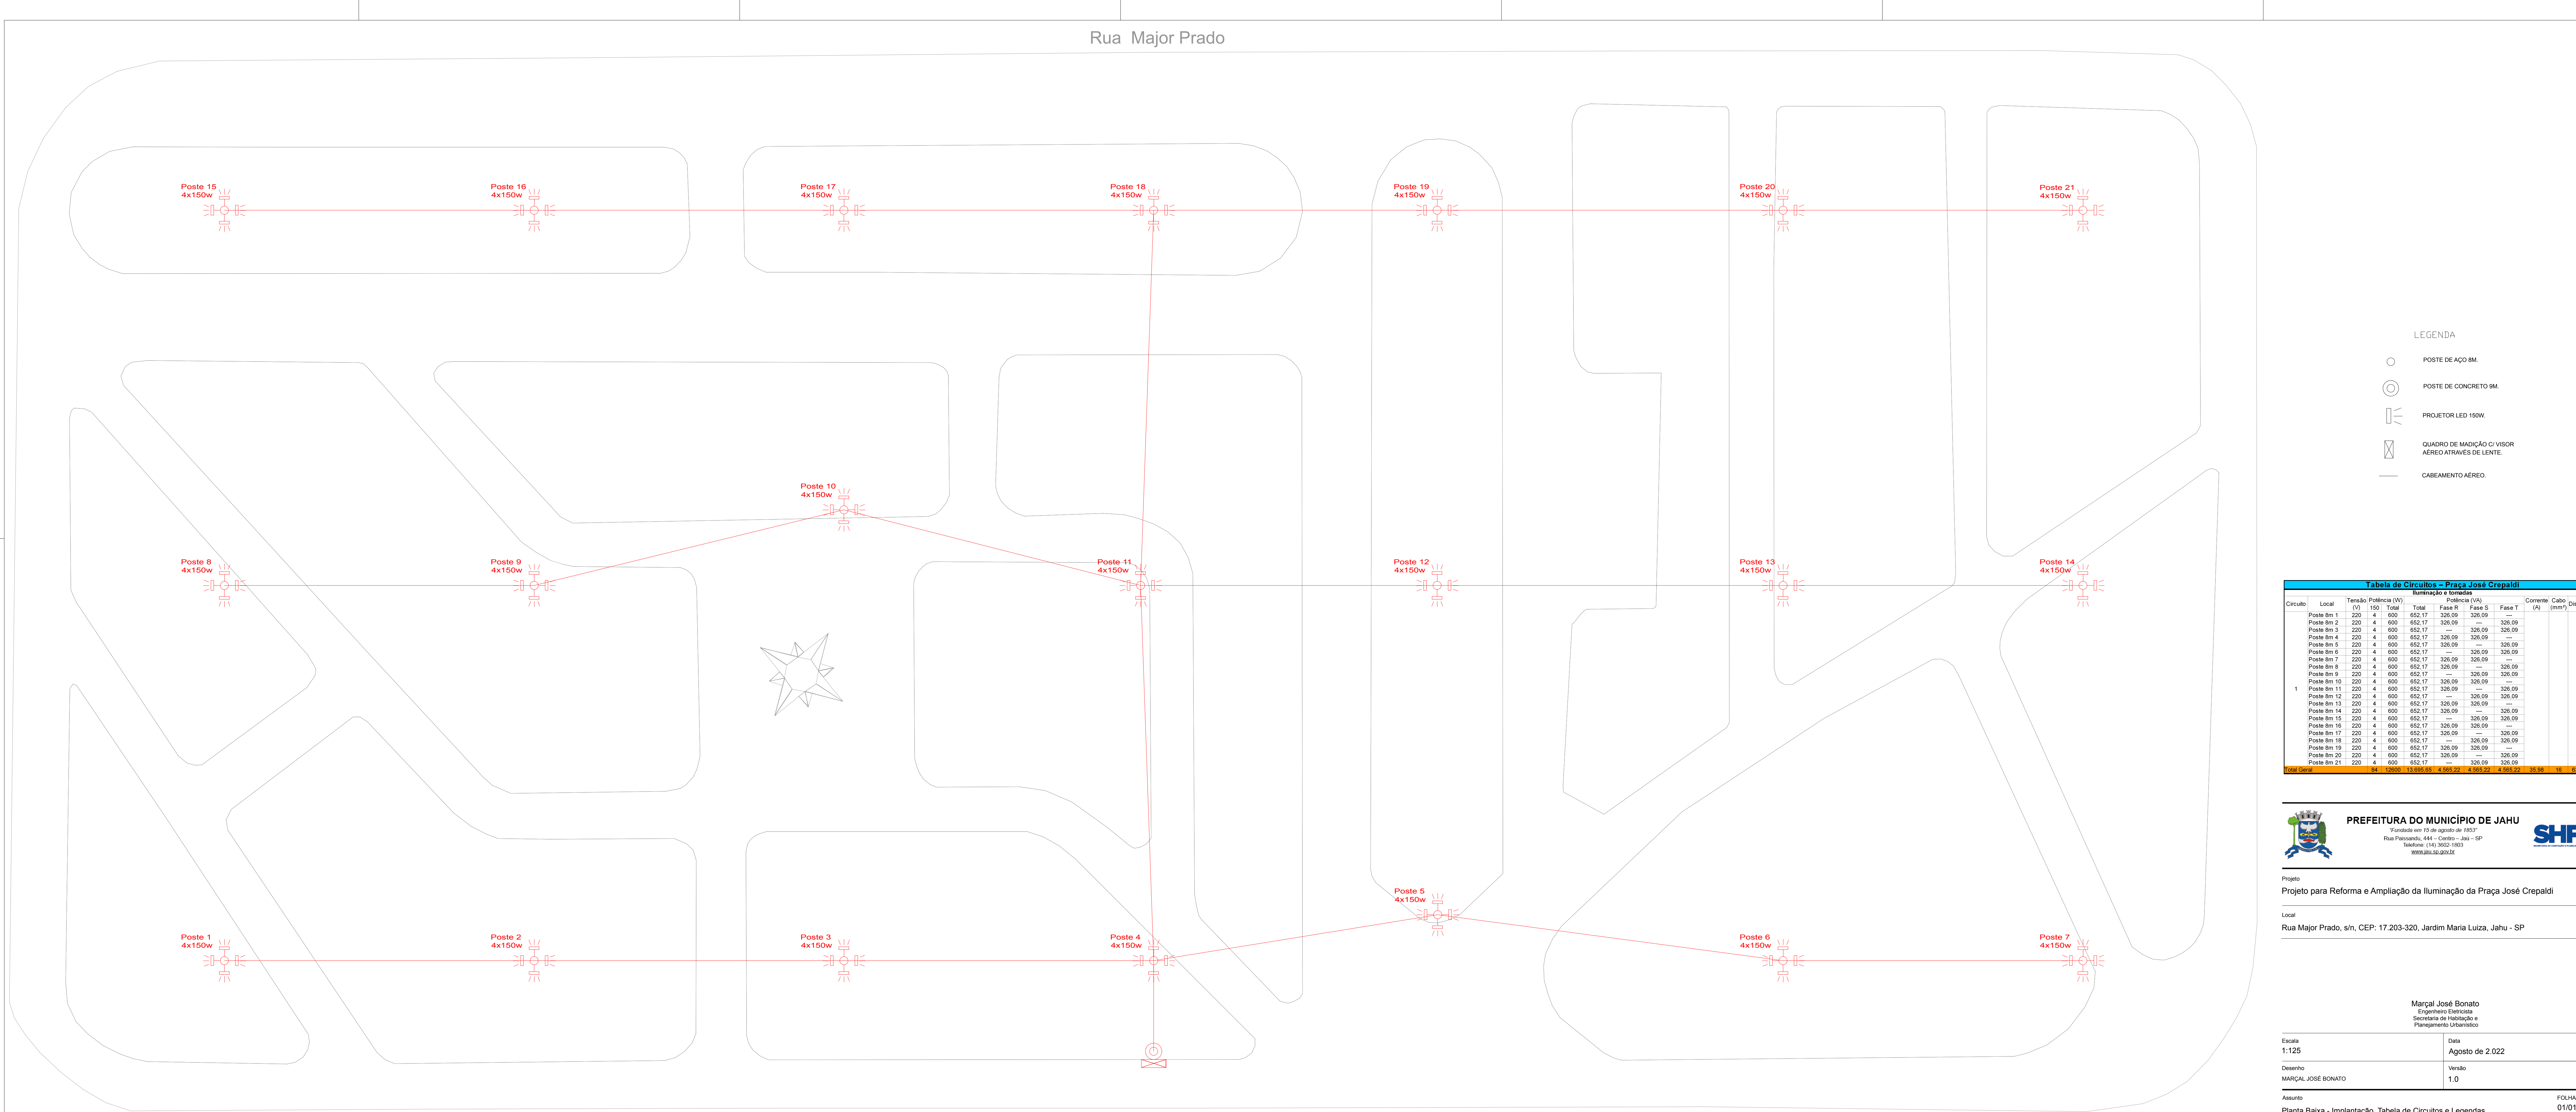

LEGENDA

-  POSTE DE AÇO IM.
-  POSTE DE CONCRETO IM.
-  PROJETOLED 150W.
-  QUADRO DE MARCHAÇÃO VISOR AÉREO ATRAVÉS DE LENTE.
-  CABEAMENTO AÉREO.

Tabela de Circuitos - Praça José Crepaldi										
Circuito	Local	Tensão (V)	Potência (W)	Iluminação e Fontes			Concreto (mm²)	Projektor (A)	Projektor (A)	
				Total	Fase R	Fase S				
Poste 1m 1	220	4	600	652.17	326.09	326.09				
Poste 1m 2	220	4	600	652.17	326.09	326.09				
Poste 1m 3	220	4	600	652.17	326.09	326.09				
Poste 1m 4	220	4	600	652.17	326.09	326.09				
Poste 1m 5	220	4	600	652.17	326.09	326.09				
Poste 1m 6	220	4	600	652.17	326.09	326.09				
Poste 1m 7	220	4	600	652.17	326.09	326.09				
Poste 1m 8	220	4	600	652.17	326.09	326.09				
Poste 1m 9	220	4	600	652.17	326.09	326.09				
Poste 1m 10	220	4	600	652.17	326.09	326.09				
Poste 1m 11	220	4	600	652.17	326.09	326.09				
Poste 1m 12	220	4	600	652.17	326.09	326.09				
Poste 1m 13	220	4	600	652.17	326.09	326.09				
Poste 1m 14	220	4	600	652.17	326.09	326.09				
Poste 1m 15	220	4	600	652.17	326.09	326.09				
Poste 1m 16	220	4	600	652.17	326.09	326.09				
Poste 1m 17	220	4	600	652.17	326.09	326.09				
Poste 1m 18	220	4	600	652.17	326.09	326.09				
Poste 1m 19	220	4	600	652.17	326.09	326.09				
Poste 1m 20	220	4	600	652.17	326.09	326.09				
Poste 1m 21	220	4	600	652.17	326.09	326.09				
<b>Total Geral</b>			<b>24</b>	<b>12960</b>	<b>13 095.00</b>	<b>13 095.00</b>	<b>13 095.00</b>	<b>35.48</b>	<b>10</b>	<b>10</b>

**PREFEITURA DO MUNICÍPIO DE JAHU**  
 Fundação em 12 de agosto de 1957  
 Rua Tocantins, 444 - Centro - Jahu - SP  
 Telefone: (14) 3602-1803  
 www.jahu.sp.gov.br



Projeto: Projeto para Reforma e Ampliação da Iluminação da Praça José Crepaldi  
 Local: Rua Major Prado, s/n. CEP: 17.203-320, Jardim Maria Luiza, Jahu - SP

Marçal José Bonato  
 Secretário de Habitação e Planejamento Urbano

Escala: 1:125  
 Desenho: MARÇAL JOSÉ BONATO  
 Assunto: Planta Baixa - Implantação, Tabela de Circuitos e Legendas

Data: Agosto de 2.022  
 Versão: 1.0  
 Folha: 01/01