

Instalação de água fria – 08 pranchas

Nome do arquivo	Título	Escala	Prancha
5T-HAG-PLB-GER0-01_R00	Lançamento Hidráulico – Térreo	1:100	A0
5T-HAG-PLB-GER0-02_R00	Lançamento Hidráulico – Barrilete	1:100	A0
5T-HAG-DET-GER0-03_R00	Detalhes H1 ao H6	1:25	A0
5T-HAG-DET-GER0-04_R00	Detalhes H7 ao H27	1:25	A0
5T-HAG-DET-GER0-05_R00	Detalhes H28 ao H41, detalhes gerais	indicada	A0
5T-HAG-CRT-GER0-06_R00	Cortes C2 ao C24	1:25	A0
5T-HAG-CRT-GER0-07_R00	Cortes C25 ao C40	1:25	A0
5T-HAG-DET-GER0-08_R00	Detalhe Reservatório	indicada	A1

Instalação Sanitária – 07 pranchas


Nome do arquivo	Título	Escala	Prancha
5T-HEG-PLB-GER0-01_R00	Lançamento Pluvial e Esgoto - Fundação	1:100	A0
5T-HEG-PLB-GER0-02_R00	Lançamento Pluvial e Esgoto - Térreo	1:100	A0
5T-HEG-DET-GER0-03_R00	Detalhes S1 ao S20	1:25	A0
5T-HEG-DET-GER0-04_R00	Detalhes S21 ao S36	1:25	A0
5T-HEG-DET-GER0-05_R00	Detalhes Construtivos	indicada	1050X594
5T-HEG-PLB-GER0-06_R00	Lançamento Pluvial e Esgoto - Barrilete	1:100	A0
5T-HEG-PLB-GER0-07_R00	Lançamento Pluvial e Esgoto - Cobertura	1:100	A0

Sistema De Proteção Contra Incêndio – 05 pranchas

Nome do arquivo	Título	Escala	Prancha
5T-HIN-PLD-GER0-01_R00	Sinalização de Emergência	indicada	A0
5T-HIN-PLD-GER0-02_R00	Iluminação de Emergência; Extintor	indicada	A0
5T-HIN-PLD-GER0-03_R00	Alarme Manual	indicada	A0
5T-HIN-PLD-GER0-04_R00	Hidrantes	indicada	A0
5T-HIN-CRD-GER0-05_R00	Detalhes Hidrantes, detalhe reservatório	indicada	A0

Instalação de Gás Combustível – 01 prancha

Nome do arquivo	Título	Escala	Prancha
5T-HGC-PDL-GER0-01_R00	Central de Gás, detalhamento	indicada	A1

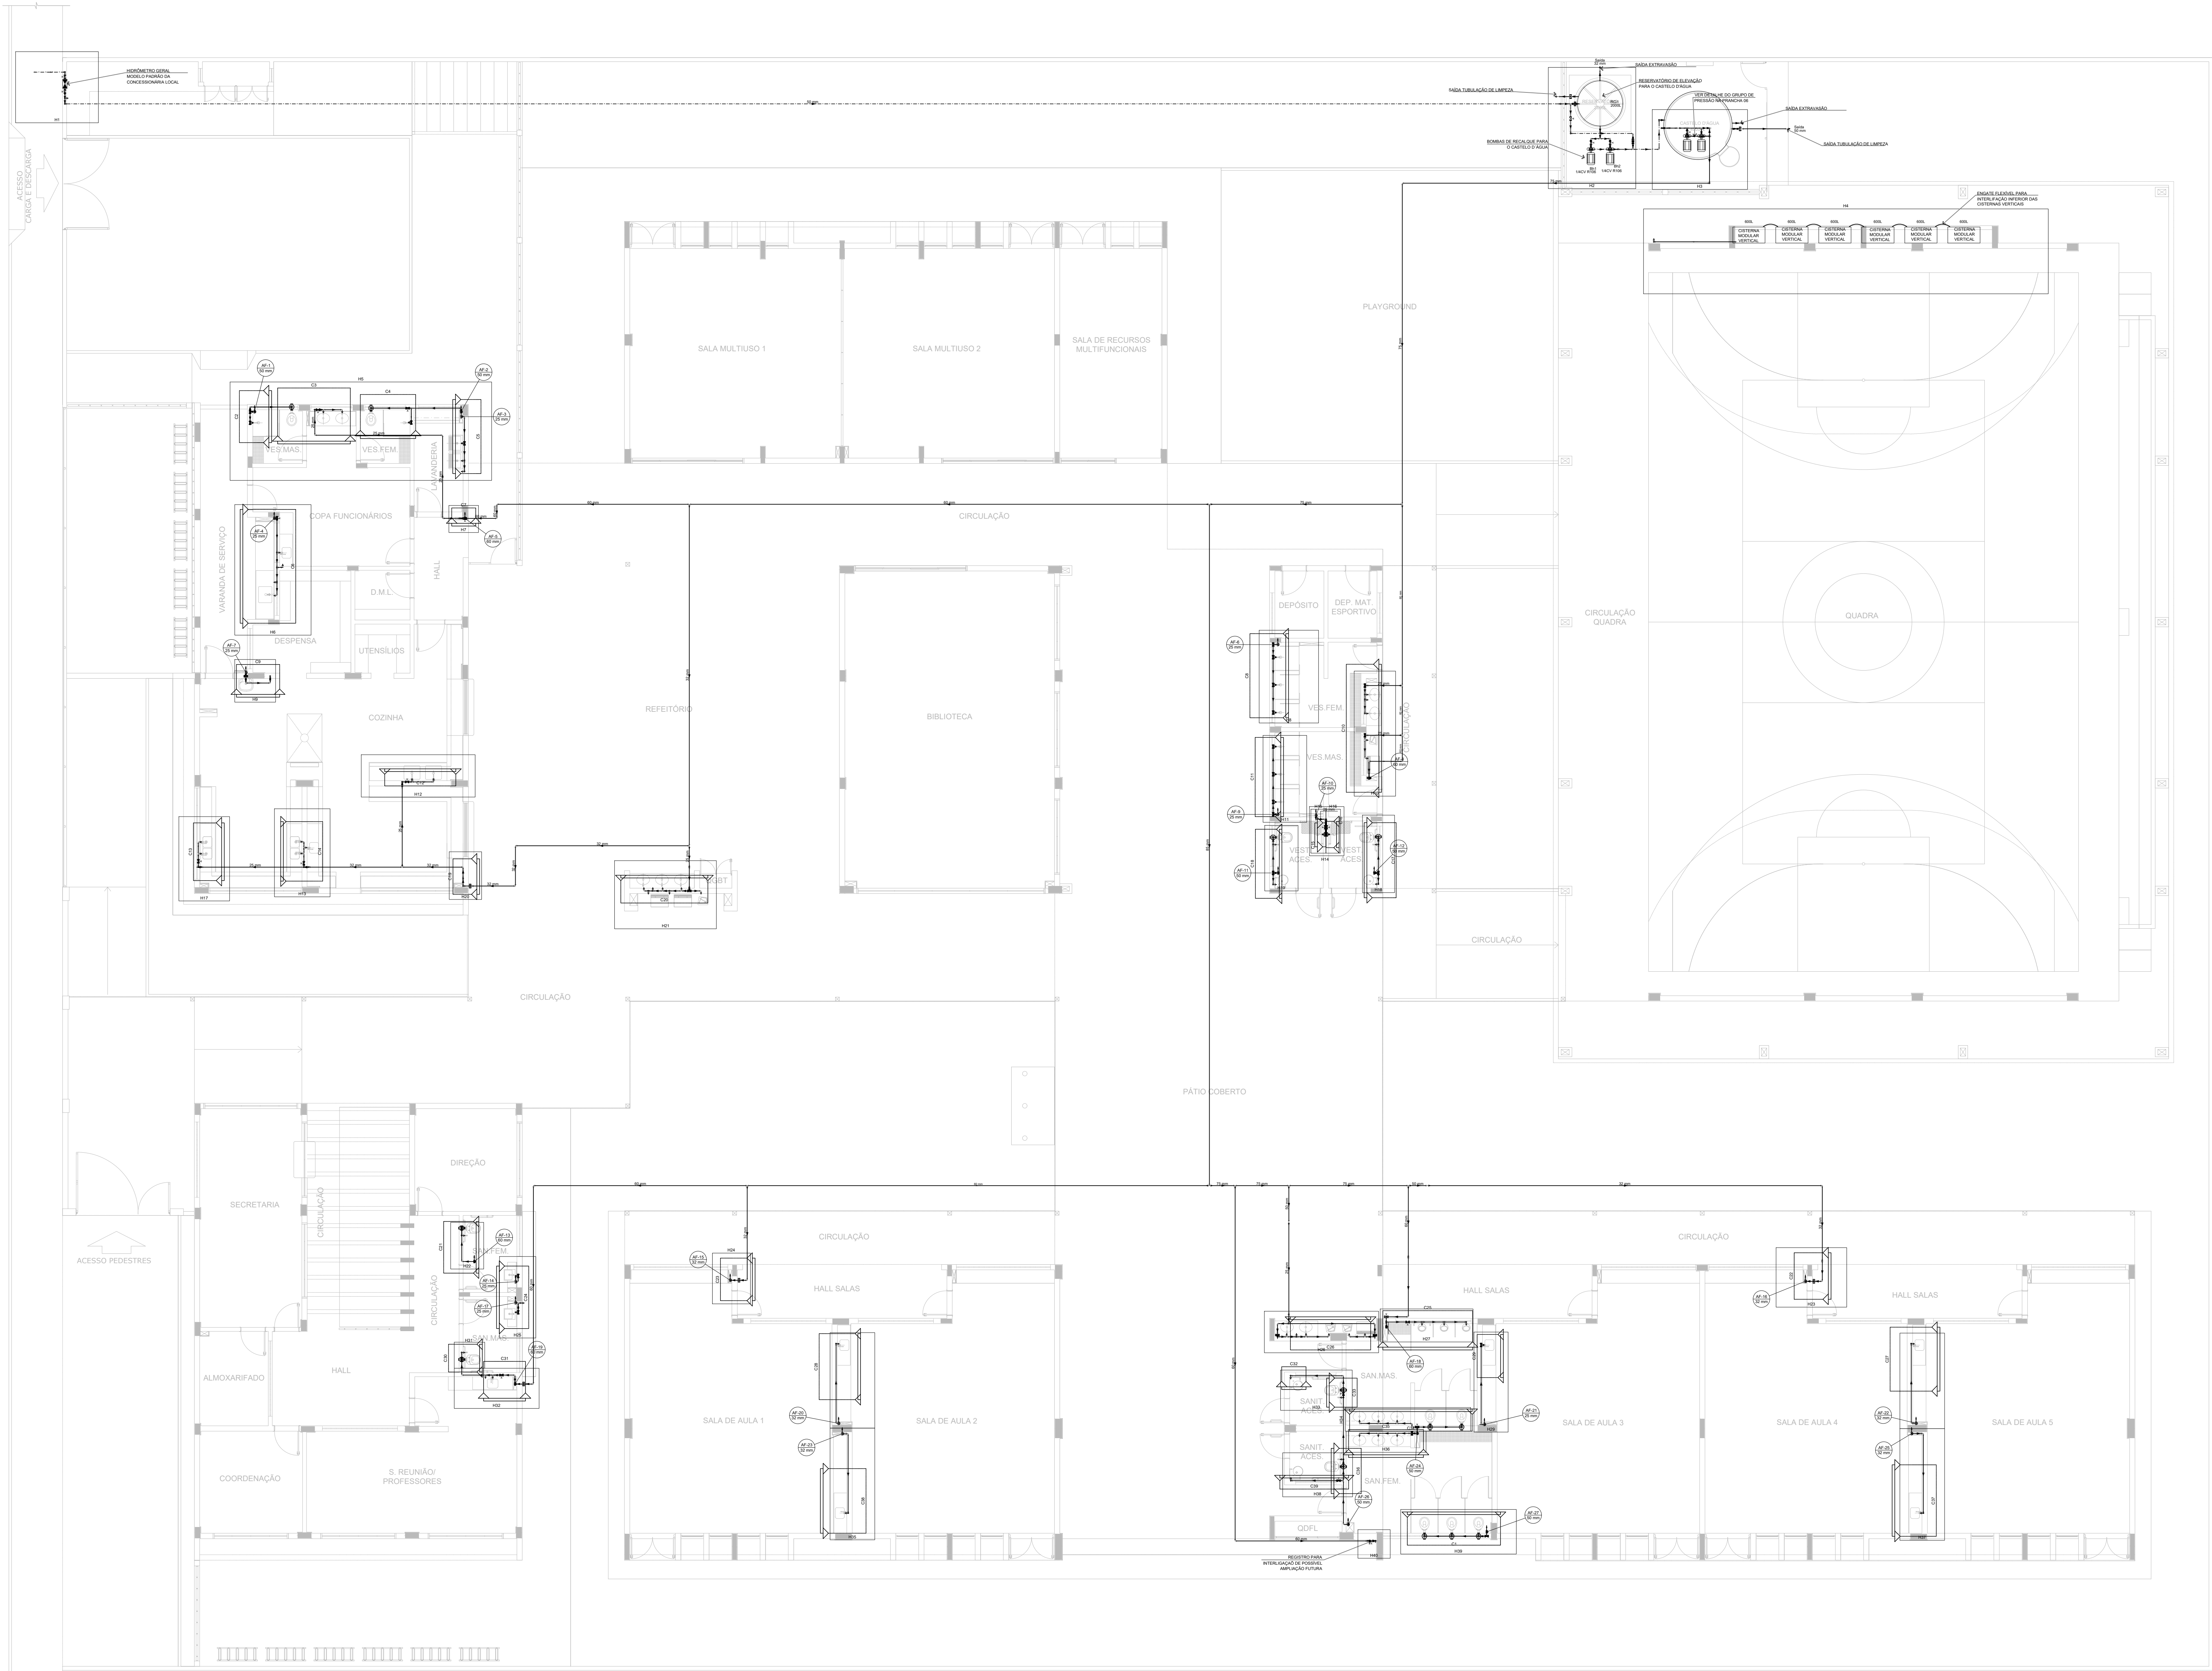

1 PLANTA BAIXA - TÉRREO
ESCALA 1/100

- NOTAS GERAIS
1. CONFERIR MEDIDAS EM OBRA
 2. MEDIDAS EM METRO, LOCETO QUANDO INDICADO
 3. AS COTAS PREVALECEM SOBRE O DESENHO
 4. ESTE PROJETO FOI DESENVOLVIDO A PARTIR DO PROJETO DE ARQUITETURA
 5. PARA QUALQUER DÚVIDAS E/OU DIVERGÊNCIAS SINALIZAR IMEDIATAMENTE

NOTAS ESPECÍFICAS

HIDRÁULICO

1. EXECUTAR ESTE PROJETO JUNTAMENTE COM O PROJETO ESTRUTURAL
2. ANTES DA CONCRETAGEM PREVER PASSAGEM PARA AS TUBULAÇÕES, DENTRO DOS LIMITES ESTABELECIDOS PELA NBR 15318
3. A TUBULAÇÃO DE ÁGUA FRIA E DRENTO DE AR CONDICIONANDO SERÁ EM PVC RÍGIDO SOLDÁVEL
4. A REPRESENTAÇÃO DA REDE DE INTERLIGAÇÃO DO DRENTO DE AR CONDICIONANDO NAS CASAS PLUVIAIS ESTÁ NO NÍVEL FUNDAÇÃO PARA FACILITAR A INTERPRETAÇÃO DOS DESVIOS DAS VIGAS BALDRAMES
5. O DRENTO DO AR CONDICIONANDO SERÁ INSTALADO NAS CAIXAS DE AREIA E POÇOS DE VISTA PLUVIAL
6. ALTERAÇÕES NESTE PROJETO SOMENTE COM AUTORIZAÇÃO EXPRESSA DO FNDE
7. O DIMENSIONAMENTO DO HIDRÔMETRO GERAL FICA A CARGO DA CONCESSIONÁRIA DO LOCAL DE EXECUÇÃO DA OBRA, EM VIRTUDE DAS LIMITAÇÕES DE PRESSÕES DE ÁGUA FORNECIDAS PELAS CONCESSIONÁRIAS, FOI PREVISTO BOMBAS DE RECALQUE PARA O RESERVATÓRIO DE CONSUMO
8. FORAM PREVISTOS PRESSURIZADORES PARA GARANTIR PRESSÃO EM TODOS OS PONTOS DE CONSUMO. O GRUPO DE PRESSÃO FICARÁ NA CASA DE MÁQUINAS ABAIXO DO RESERVATÓRIO. VER DETALHE DO GRUPO DE PRESSÃO NA PRANCHIM 10
10. FORAM PREVISTAS CISTERNAS MODULARES PARA CAPTAÇÃO DE ÁGUA DA CHUVA. AS CISTERNAS POSSUEM SISTEMA DE FILTRAÇÃO ACOPLADO O EXTINTOR E INTERLIGADO NA REDE DE ÁGUA PLUVIAL

REFERÊNCIAS:

- MEMORIAL DESCRITIVO E ESPECIFICAÇÕES TÉCNICAS

Legenda de condutos	
Água fria	
Alimentação	

Legenda	
Bomba Hidráulica	
Hidrômetros	
Registro bruto gaveta Industrial cPVC soldável	
Registro de gaveta c/ canopia cromada cPVC soldável	
Registro de pressão c/ canopia cromada	
Válvula de descarga cPVC soldável	
Válvula de retenção horizontal c/ PVC soldável	

Legenda das indicações	
BE	Betoneiro
CH	Chuveiro
DH	Ducha Higiênica
HIDRÔMETRO	Hidrômetros - cavalete
LV	Lavatório
MIC	Mictório
PIA	Pia de cozinha
PR	Purificador
RG	Registro de gaveta
RP	Registro de pressão c/ canopia cromada
Saida	Saídas livres
TLR	Tanque de lavar
TJ	Torneira de Jardim
VD	Válvula de descarga
VS	Vaso Sanitário com válvula de descarga
VR	Válvula de retenção horizontal
CM	Sistema modular vertical de reuso

CONTROLE DE REVISÕES

Nº	DATA	DESCRIÇÃO
----	------	-----------

FNDE Fundação Nacional
de Desenvolvimento
Educativo

MINISTÉRIO DA
EDUCAÇÃO

PROJETO PADRÃO - FNDE

PROPRIETÁRIO: _____

ENDEREÇO: _____

MUNICÍPIO - UF: _____

PROPRIETÁRIO: _____


RESP. TÉCNICO: _____ CREA: _____

AUTOR DO PROJETO: _____ CAU: _____

DLFO: _____ CREA: _____

RA: _____

OBSERVAÇÕES: _____

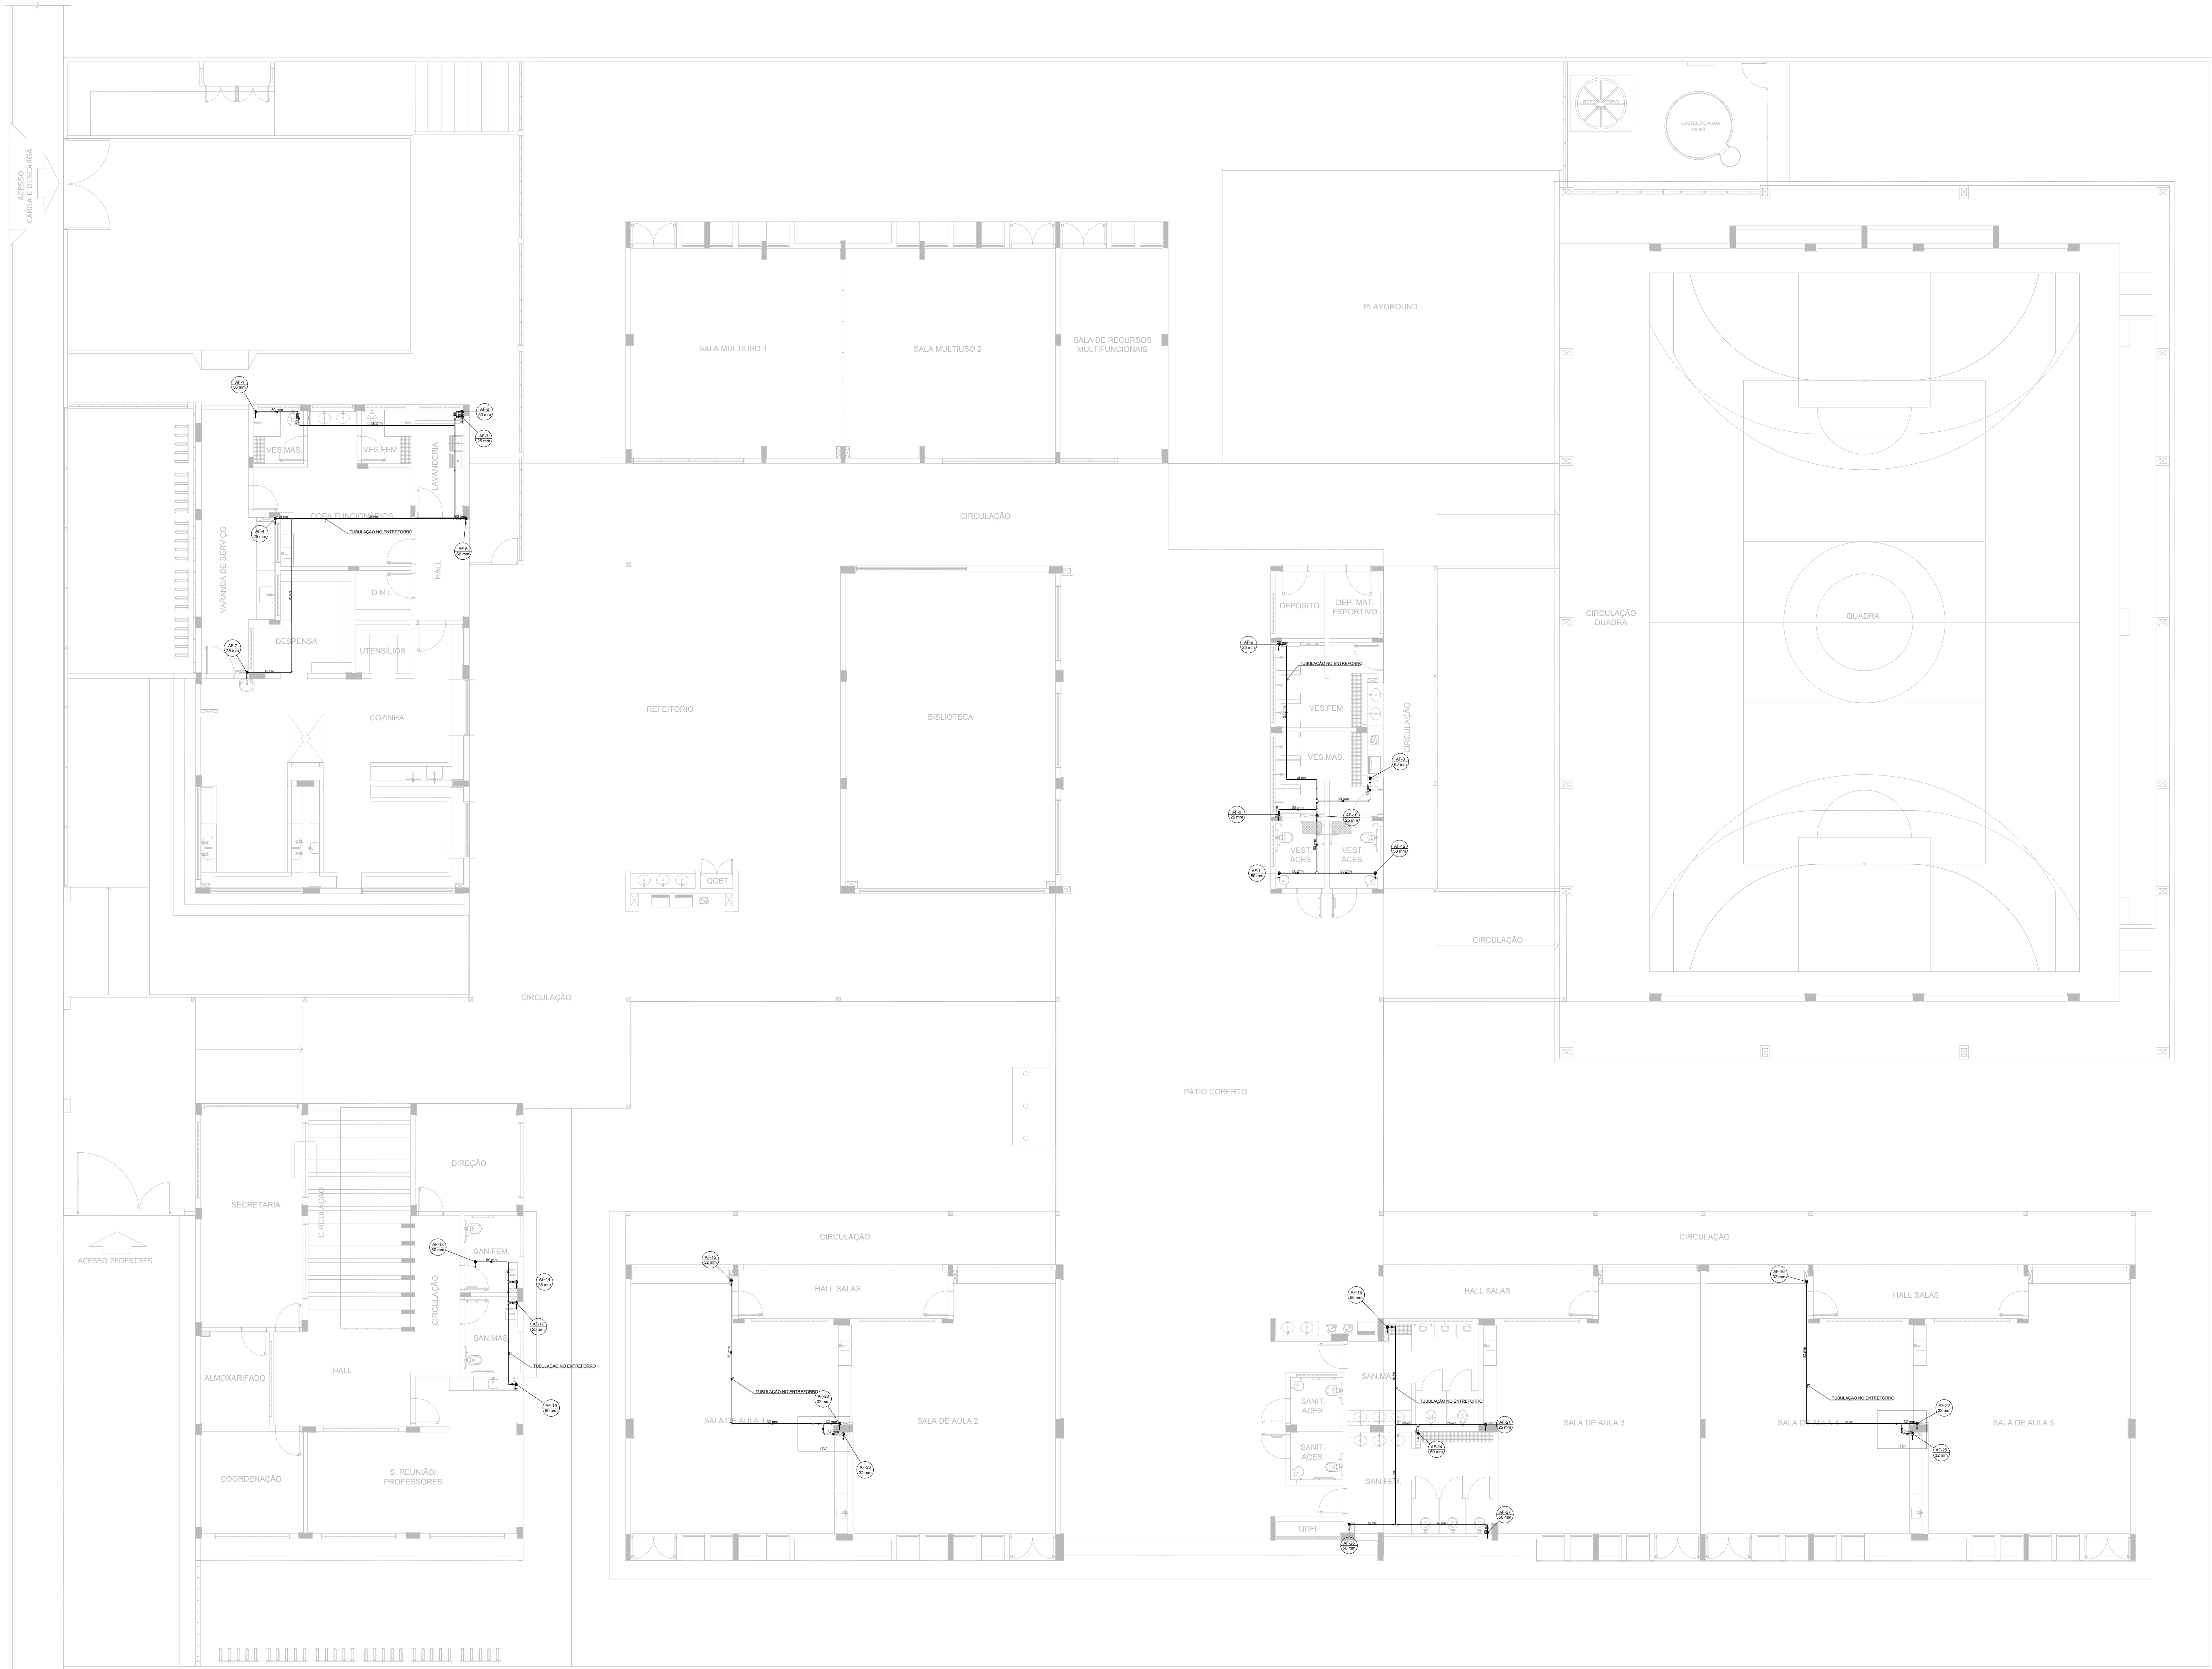

1 PLANTA BAIXA - BARRILETE
ESCALA 1/100

Legenda de condutos	
Água fria	
Legenda das indicações	
AR	Ar condicionado tipo Split
BE	Bebedouro
CH	Chuveiro
DH	Ducha Higiênica
HIDRÔMETRO	Hidrômetros - cavalete
L.V	Lavatório
MIC	Mictório
PIA	Pia de cozinha
PR	Purificador
RG	Registro de gaveta
RP	Registro de pressão 0' canopla cromada
Saída	Saídas livres
TUR	Tanque de lavar
TJ	Torneira de Jardim
VD	Válvula de descarga
VS	Vaso Sanitário com válvula de descarga
VR	Válvula de retenção horizontal
CM	Sistema modular de reuso

- NOTAS GERAIS
1. CONFERIR MEDIDAS EM OBRA

2. MEDIDAS EM METRO, EXCETO QUANDO INDICADO

3. AS COTAS PREVALECEM SOBRE O DESENHO

4. ESTE PROJETO FOI DESENVOLVIDO A PARTIR DO PROJETO DE ARQUITETURA

5. PARA QUALQUER DÚVIDAS E/OU DIVERGÊNCIAS SINALIZAR IMEDIATAMENTE
- NOTAS ESPECÍFICAS
- HIDRÁULICO

1. EXECUTAR ESTE PROJETO JUNTAMENTE COM O PROJETO ESTRUTURAL

2. ANTES DA CONCRETAGEM PREVER PASSAGEM PARA AS TUBULAÇÕES, DENTRO DOS LIMITES ESTABELECIDOS PELA NBR 17133/14

3. A TUBULAÇÃO DE ÁGUA FRIA E DRENO DE AR CONDICIONADO SERÁ EM PVC RÍGIDO SOLDÁVEL

4. A REPRESENTAÇÃO DA REDE DE INTERLIGAÇÃO DO DRENO DE AR CONDICIONADO NAS CASAS PLUVIAS ESTÁ NO NÍVEL FUNDAÇÃO PARA FACILITAR A INTERPRETAÇÃO DOS DESVOS DAS VIGAS BALDRAMES

5. O DRENO DO AR CONDICIONADO SERÁ INTERLIGADO NAS CASAS DE ÁREIA E POÇOS DE VISTA PLUVIAL

6. ALTERAÇÕES NESTE PROJETO SOMENTE COM AUTORIZAÇÃO EXPRESSA DO FNDE

7. O DIMENSIONAMENTO DO HIDRÔMETRO GERAL, PELA CARGA DA CONCESSIONÁRIA DO LOCAL DE EXECUÇÃO DA OBRA, EM VIRTUDE DAS LIMITAÇÕES DE PRESSÕES DE ÁGUA FORNECIDAS PELAS CONCESSIONÁRIAS, FOI PREVISTO BOMBAS DE REALIZE PARA O RESERVATÓRIO DE CONSUMO

8. FORAM PREVISTOS PRESSURIZADORES PARA GARANTIR PRESSÃO EM TODOS OS PONTOS DE CONSUMO. O GRUPO DE PRESSÃO FICARÁ NA CASA DE MÁQUINAS ABAIXO DO RESERVATÓRIO. VER DETALHE DO GRUPO DE PRESSÃO NA PLANTA 02






9. FORAM PREVISTAS CISTERNAS MODULARES PARA CAPTAÇÃO DE ÁGUA DA CHUVA. AS CISTERNAS POSSUEM SISTEMA DE FILTRAGEM ACOPADO. O EXTRATOR E INTERLIGADO NA REDE DE ÁGUAS PLUVIAS
- REFERÊNCIAS:
- MEMORIAL DESCRITIVO E ESPECIFICAÇÕES TÉCNICAS

CONTROLE DE REVISÕES

Nº	DATA	DESCRIÇÃO
FNDE Fundo Nacional de Desenvolvimento da Educação MINISTÉRIO DA EDUCAÇÃO		
PROJETO PADRÃO - FNDE		
PROPRIETÁRIO : _____		
ENDEREÇO _____		
MUNICÍPIO - UF: _____		
PROPRIETÁRIO _____		
RESP. TÉCNICO _____		CREA _____
AUTOR DO PROJETO _____		CAU _____
DLFO	CREA	
	RA	
OBSERVAÇÕES:		

ESCOLA 5 SALAS DE AULA - MODELO TÉRREO
PROJETO DE INSTALAÇÕES

COORDENAÇÃO CGEST - Coordenação Geral de Infraestrutura Educatonal	LANÇAMENTO HIDRÁULICO BARRILETE		HAG
	REVISÃO R.00	ESCALA INDICADA DATA EMISSÃO JAN/2021	
FORMATO A0			PRANCHAS 02/08

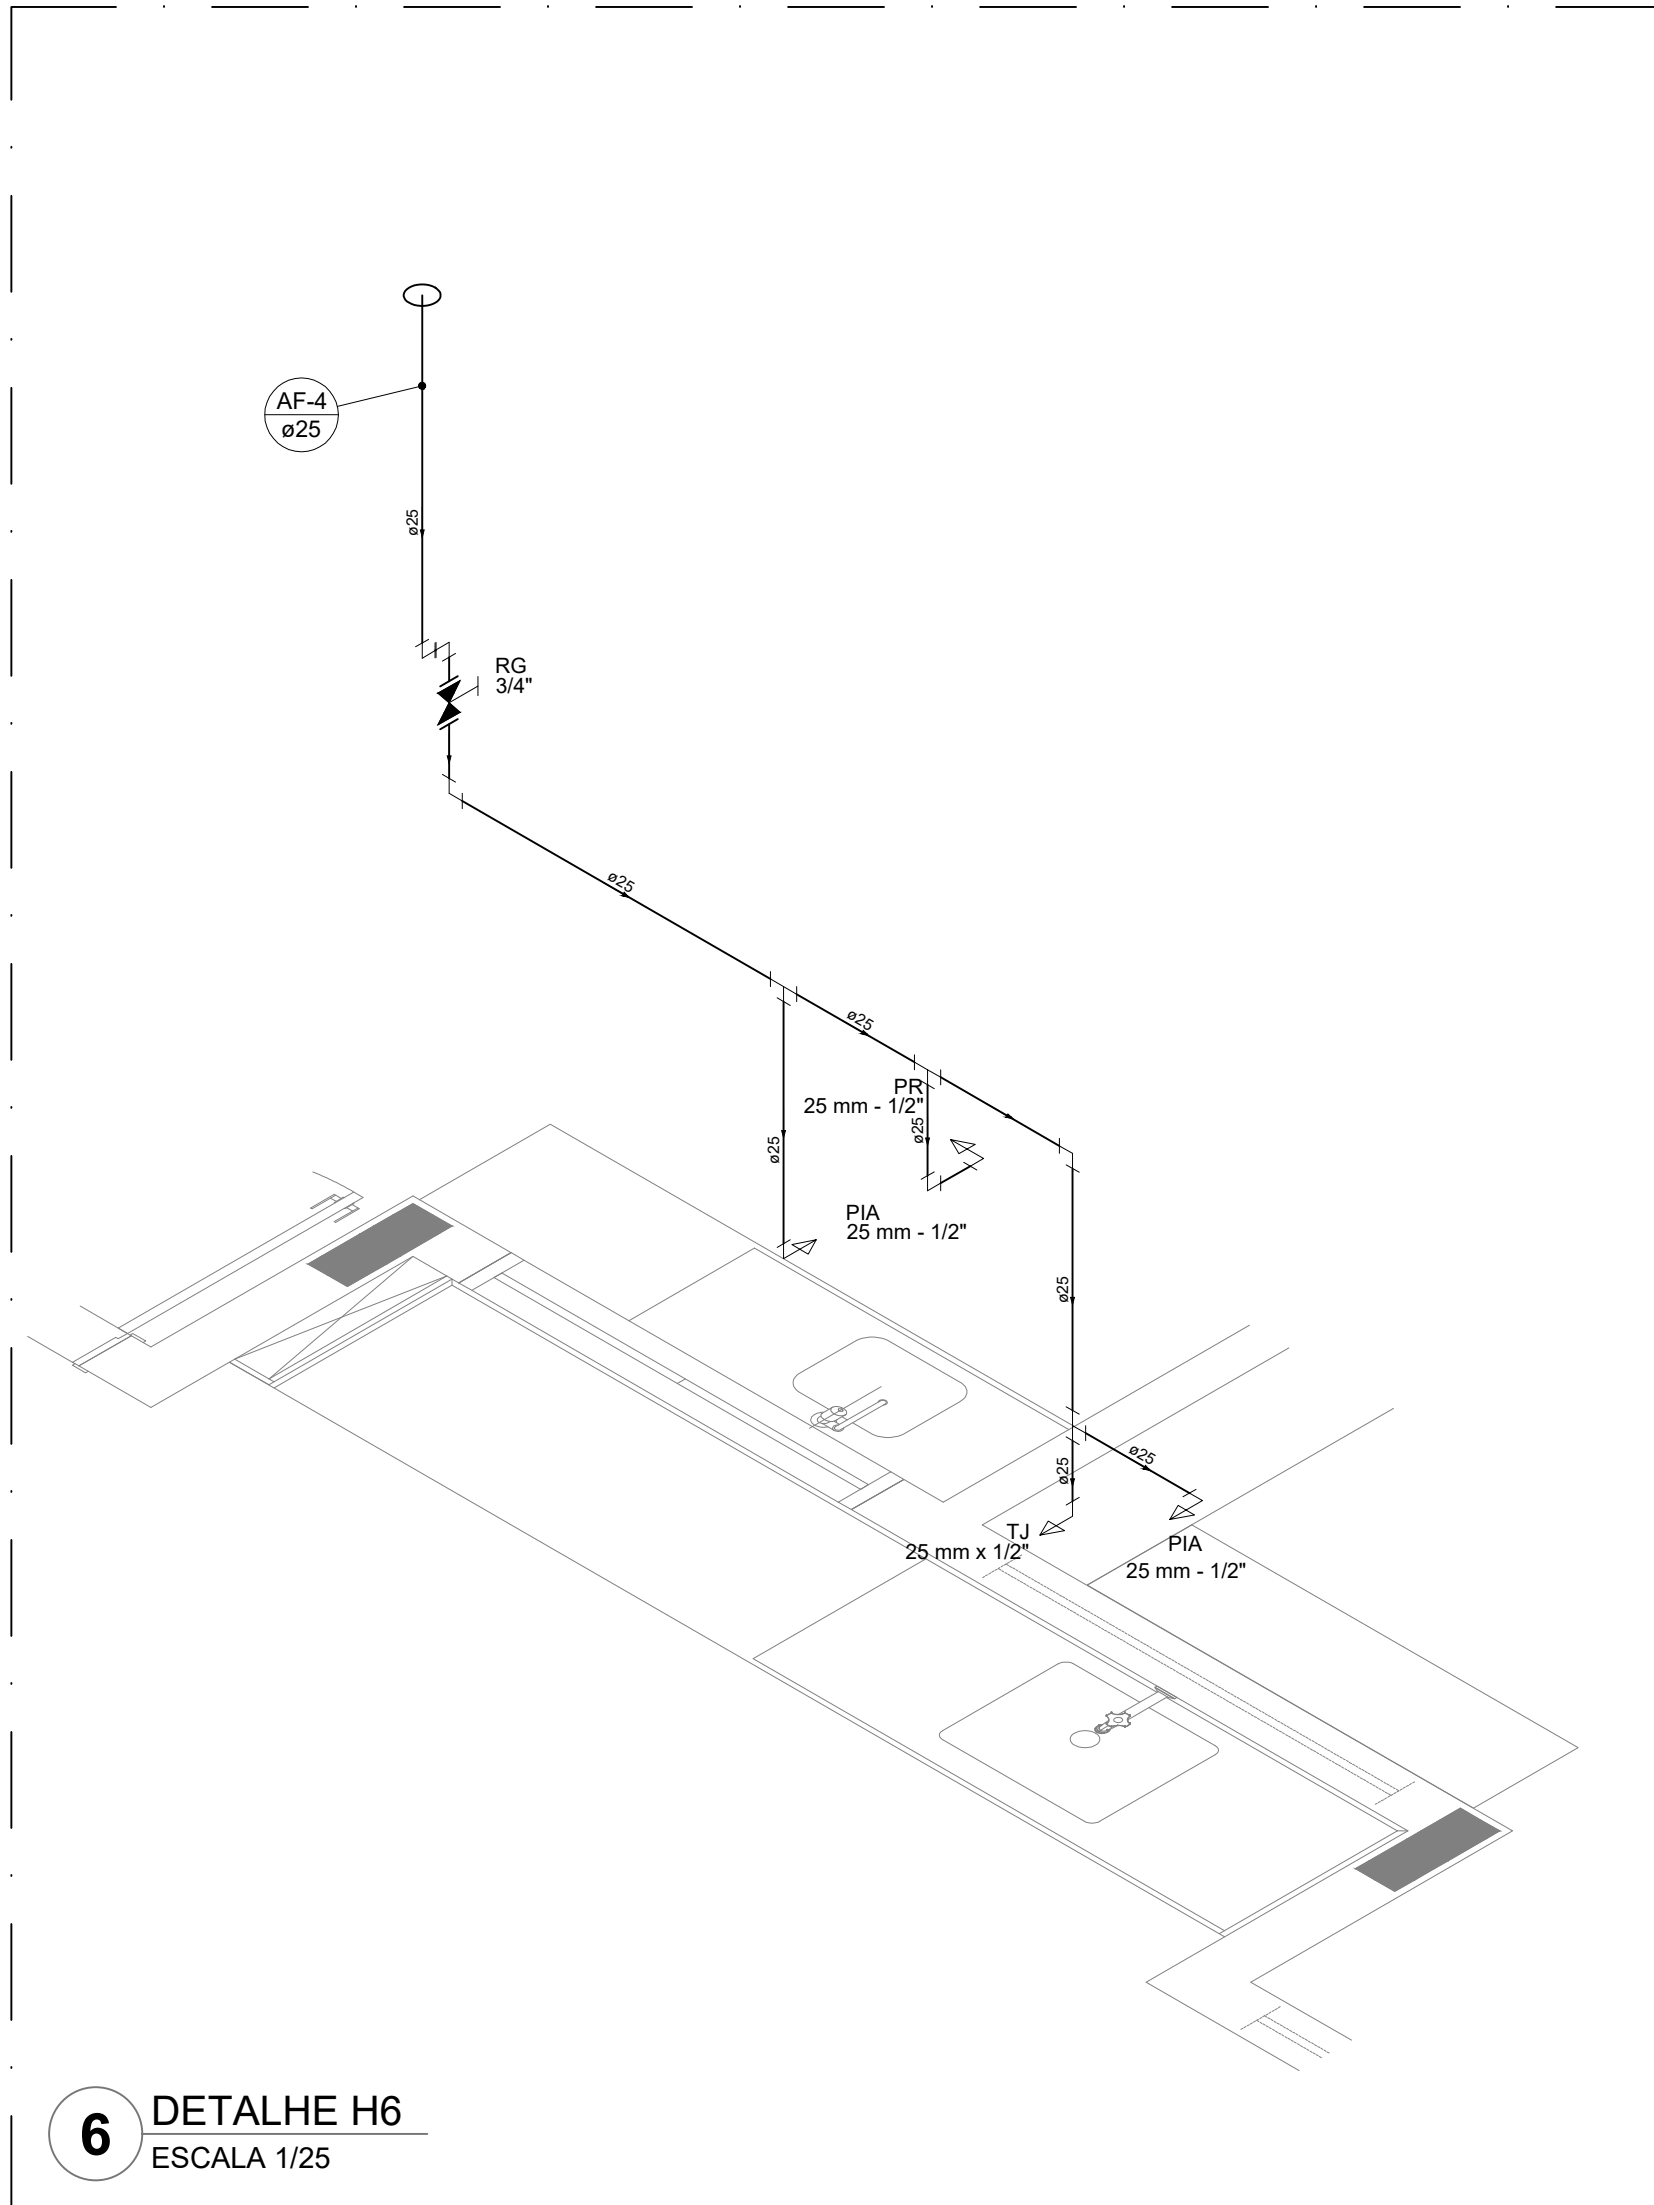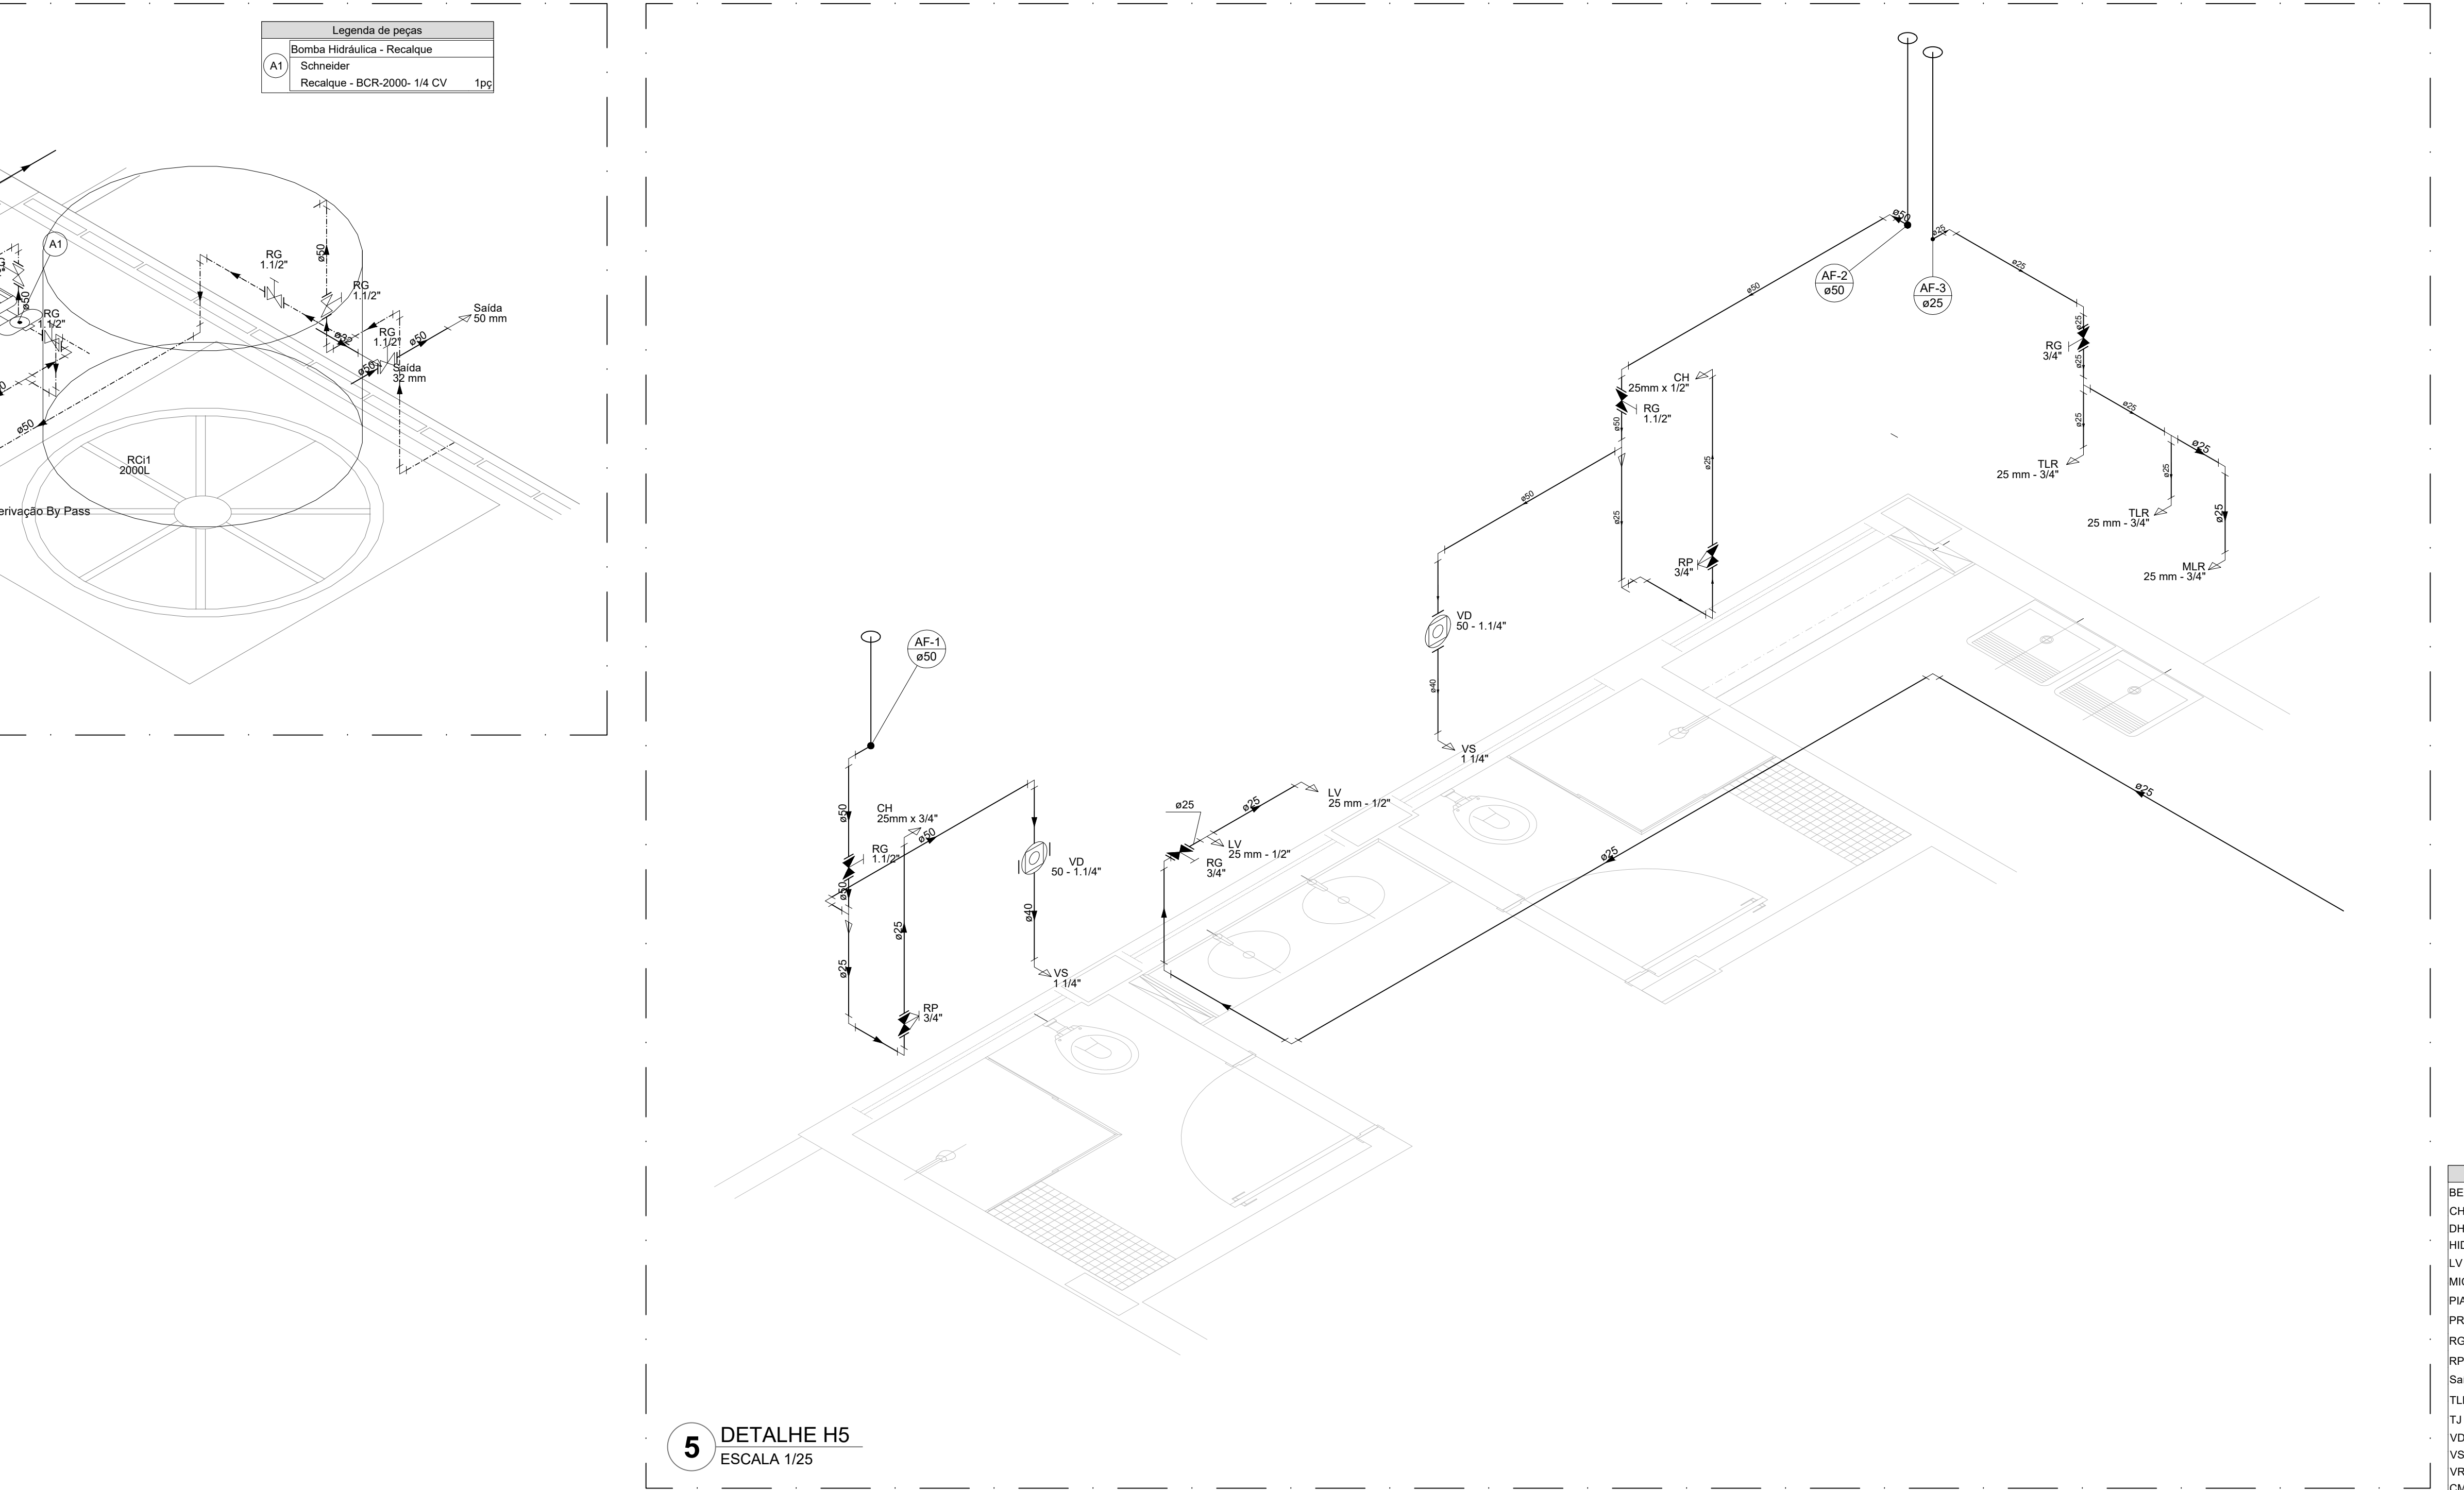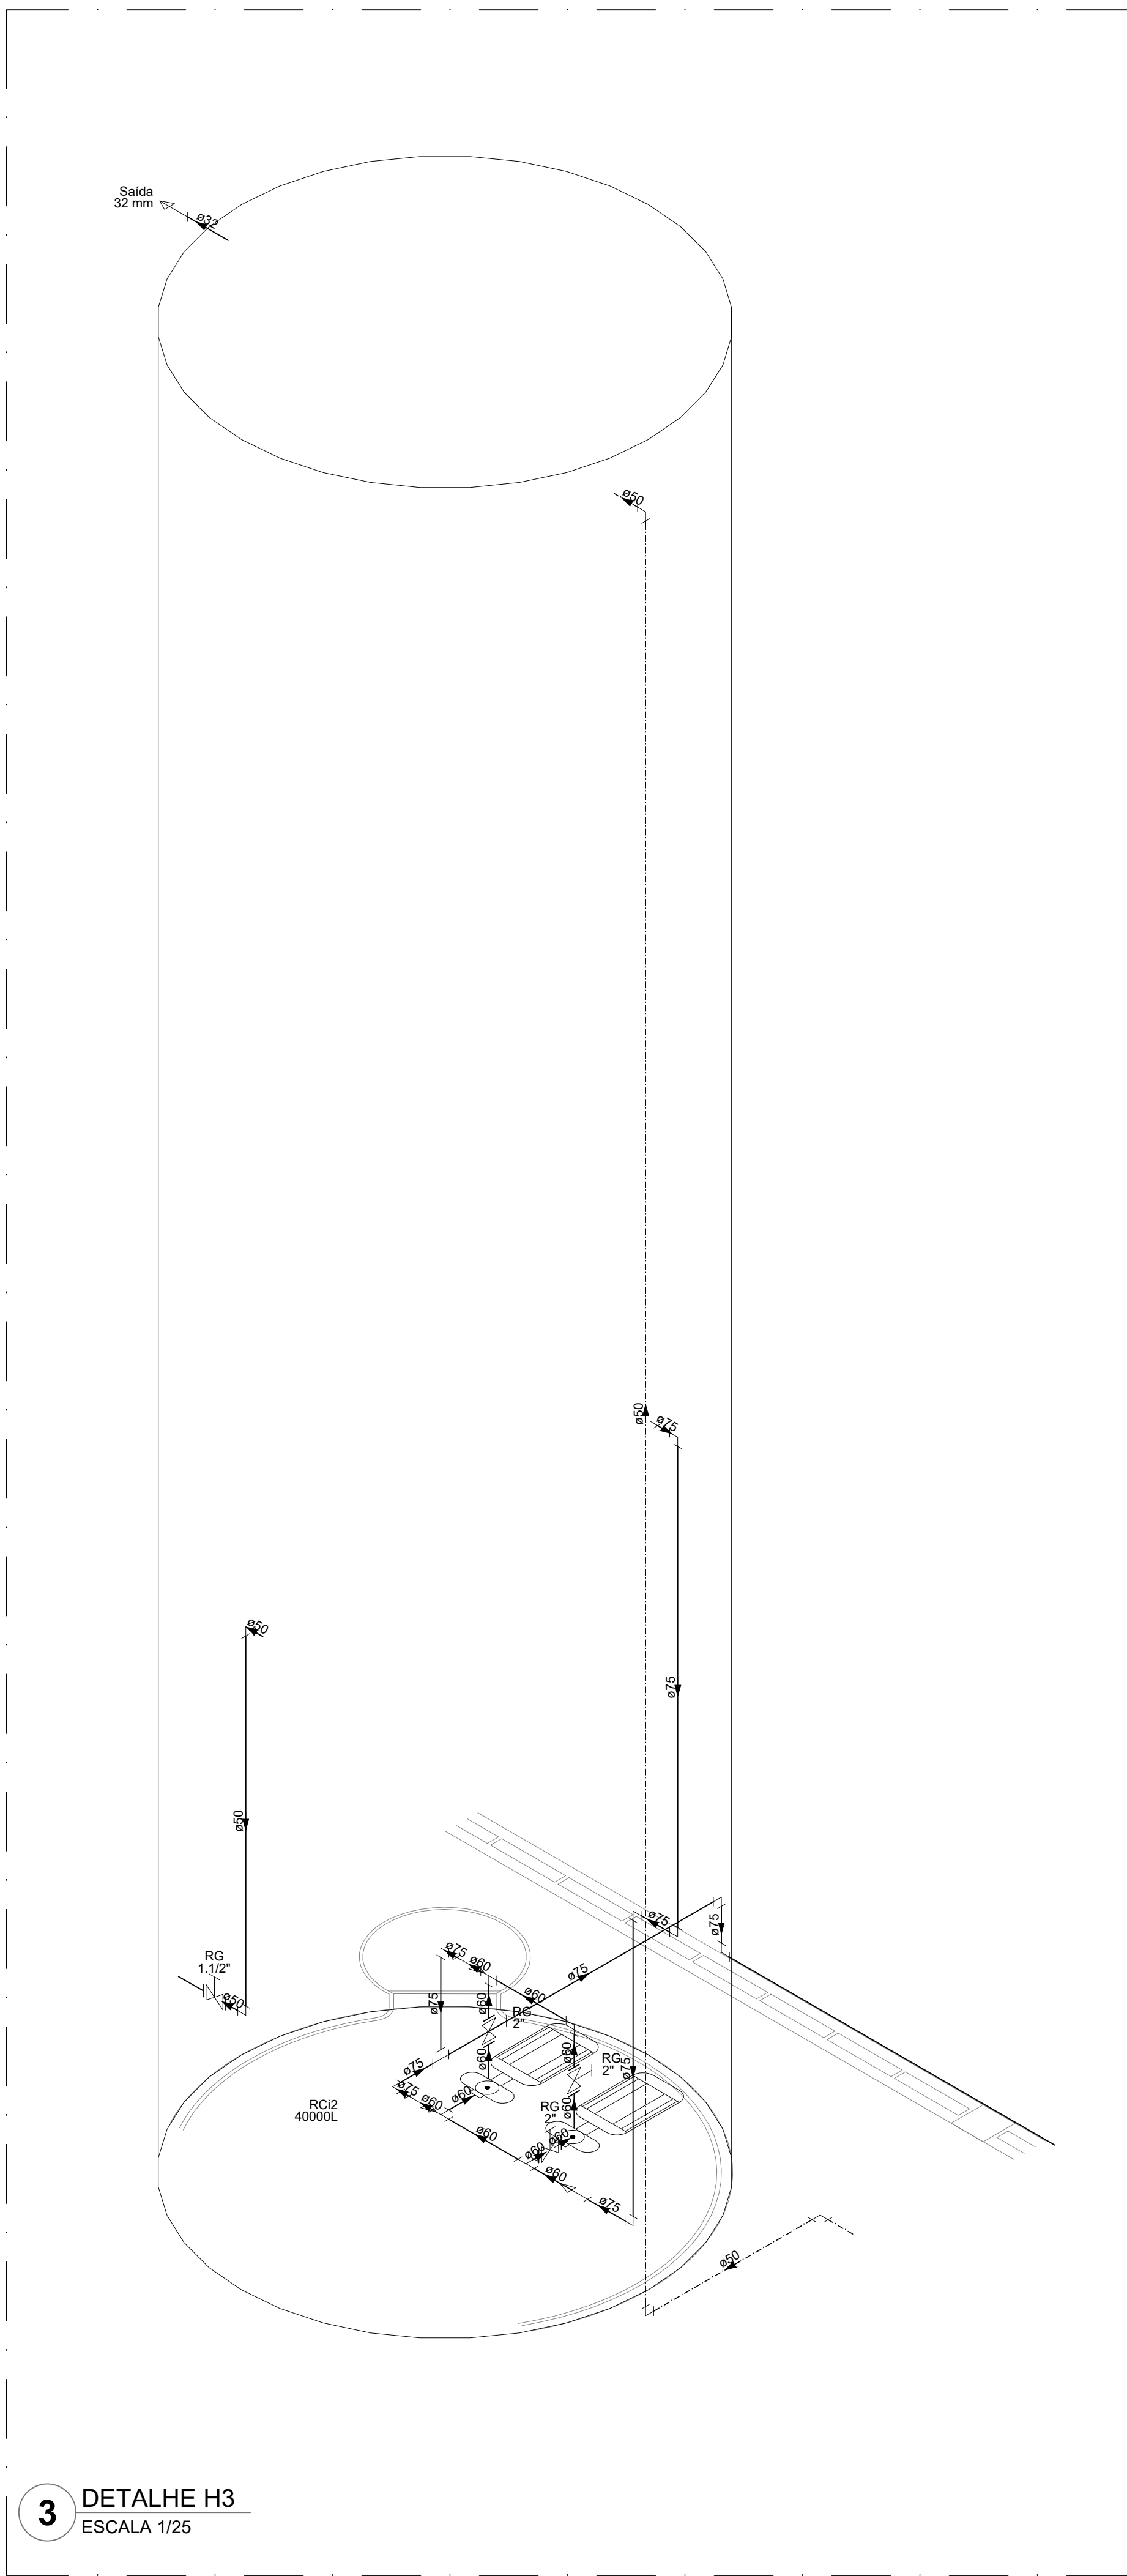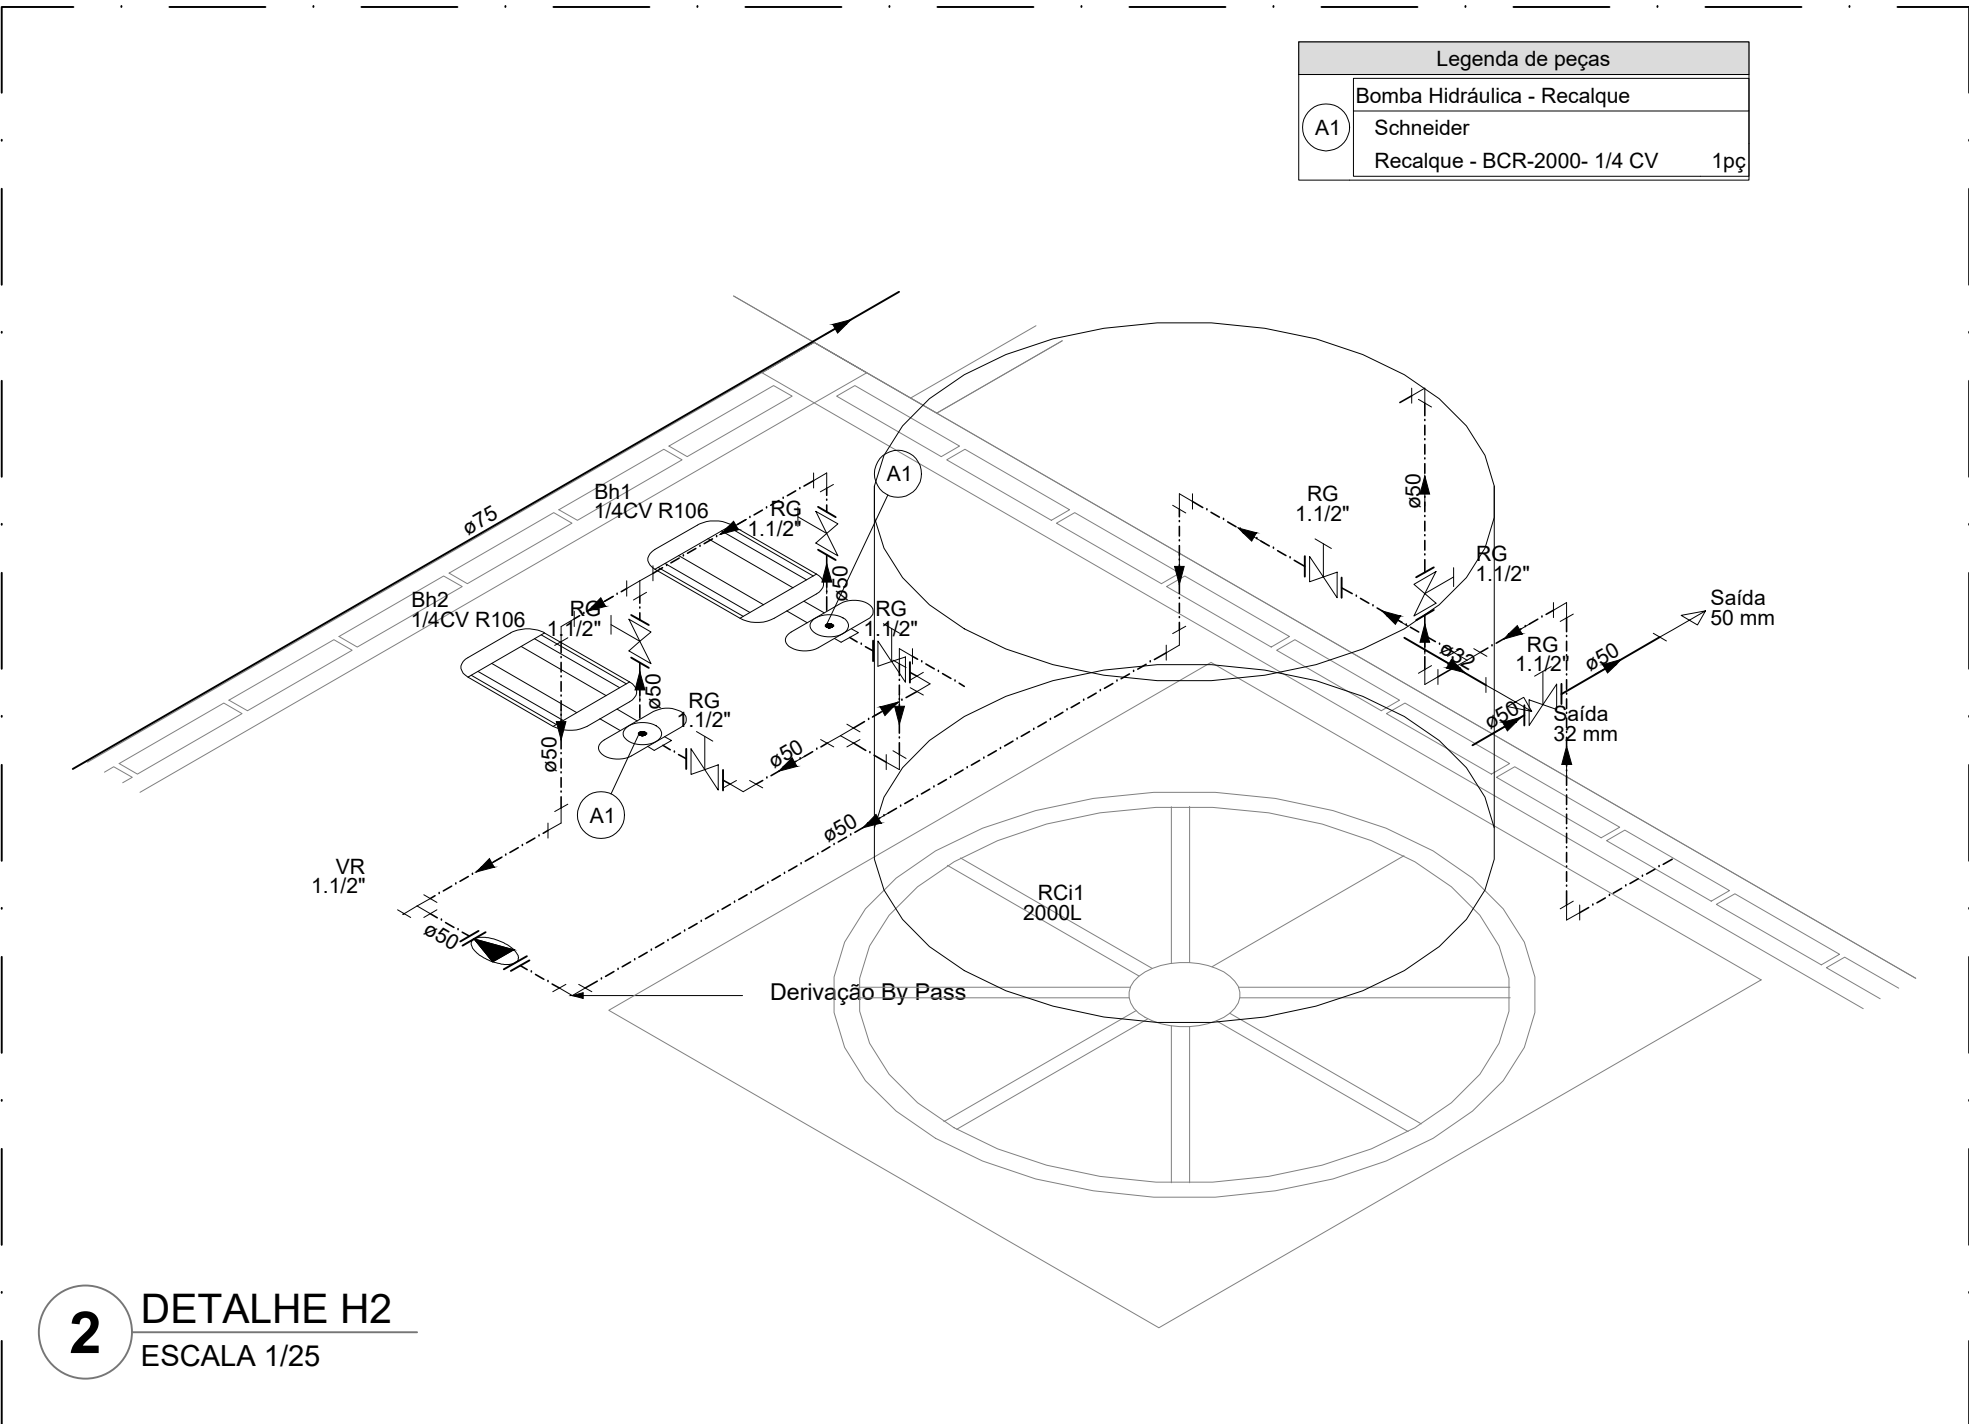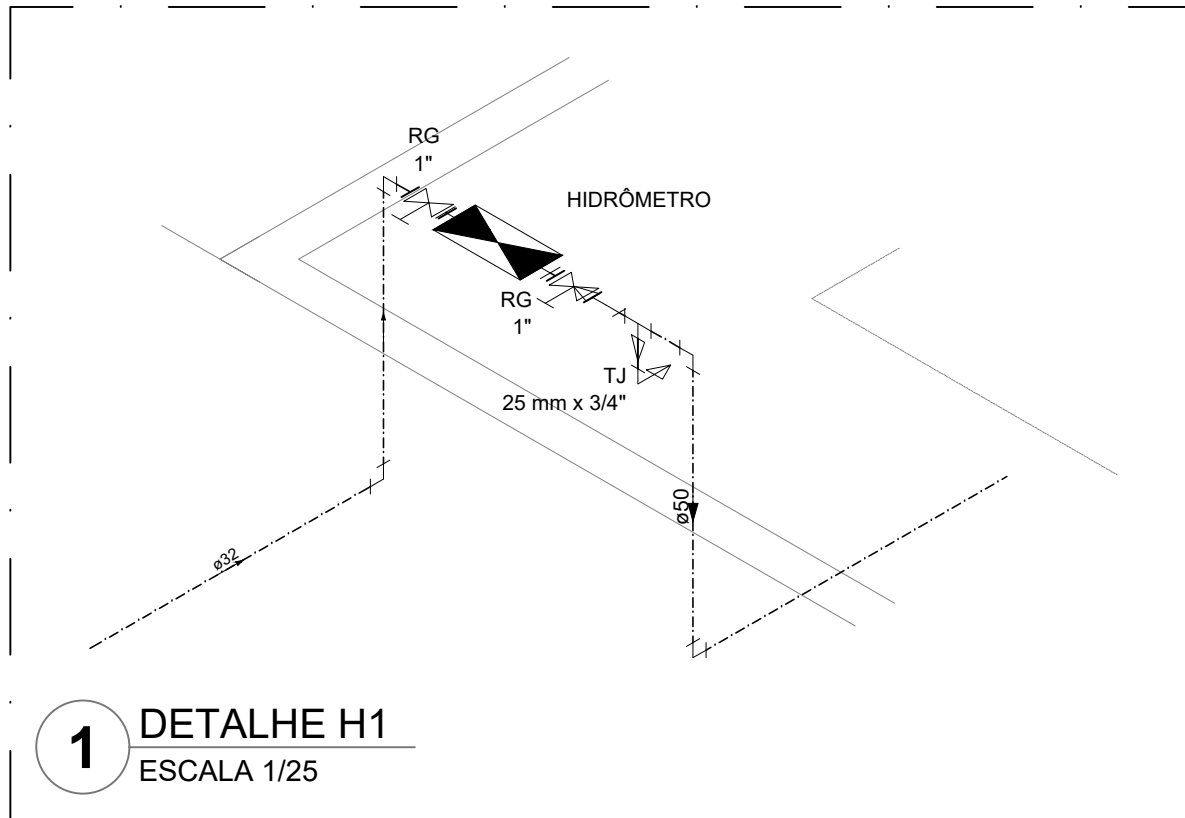

Legenda das indicações	
BE	Bombadouro
CH	Chuveiro
DH	Ducha Higiênica
HIDRÔMETRO	Hidrometro - cavalete
LV	Lavatório
MIC	Mictório
PIA	Pia de cozinha
PR	Purificador
RG	Registro de gaveta
RP	Registro de pressão c/ canopia cromada
Saida	Saídas livres
TLR	Tanque de lavar
TJ	Tanque de Jardim
VD	Valvula de descarga
VR	Valvula de retenção horizontal
CM	Sistema modular vertical de reuso

Legenda de condutos	
Água fria	
Alimentação	

NOTAS GERAIS	
1.	CONFERIR MEDIDAS EM OBRA
2.	MEDIDAS EM METRO, EXCETO QUANDO INDICADO
3.	AS COTAS PREVALECEM SOBRE O DESENHO
4.	ESTE PROJETO FOI DESENVOLVIDO A PARTIR DO PROJETO DE ARQUITETURA
5.	PARA QUAISQUER DÚVIDAS E/OU DIVERGÊNCIAS SINALIZAR IMEDIATAMENTE
NOTAS ESPECÍFICAS	
HIDRÁULICO	
1.	EXECUTAR ESTE PROJETO JUNTAMENTE COM O PROJETO ESTRUTURAL
2.	ANTES DA CONCRETAGEM PREVER PASSAGEM PARA AS TUBULAÇÕES, DENTRO DOS LIMITES ESTABELECIDOS PELA NBR 6153:2014
3.	A TUBULAÇÃO DE ÁGUA FRIA E DRENO DE AR CONDICIONADO SERÁ EM PVC RÍGIDO SOLDÁVEL
4.	A REPRESENTAÇÃO DA REDE DE INTERLIGAÇÃO DO DRENO DE AR CONDICIONADO NAS CASAS PLUVIAIS ESTÁ NO NÍVEL FUNDAÇÃO PARA FACILITAR A INTERPRETAÇÃO DOS DESVIOS DAS VIGAS BALDRAMES
5.	O DRENO DO AR CONDICIONADO SERÁ INTERLIGADO NAS CASAS DE AREIA E POÇOS DE VISITA PLUVIAIS
6.	ALTERAÇÕES NESTE PROJETO SOMENTE COM AUTORIZAÇÃO EXPRESSA DO FINE
7.	O DIMENSIONAMENTO DO HIDRÔMETRO GERAL FICA A CARGO DA CONCESSIONÁRIA DO LOCAL DE EXECUÇÃO DA OBRA
8.	EM VIRTUDE DAS LIMITAÇÕES DE PRESSÕES DE ÁGUA FORNECIDAS PELAS CONCESSIONÁRIAS, FOI PREVISTO BOMAS DE RECALQUE PARA O RESERVATÓRIO DE CONSUMO
9.	FORAM PREVISTOS PRESSURIZADORES PARA GARANTIR PRESSÃO EM TODOS OS PONTOS DE CONSUMO; O GRUPO DE PRESSÃO FICARÁ NA CASA DE MÁQUINAS ABAIXO DO RESERVATÓRIO. VER DETALHE DO GRUPO DE PRESSÃO NA PRONÁLIA DE
10.	FORAM PREVISTAS SISTEMAS MODULARES PARA CAPTAÇÃO DE ÁGUA DA CHUVA. AS CISTERNAS POSSUEM SISTEMA DE FILTRAGEM ACOPLADO. O EXTRATOR É INTERLIGADO NA REDE DE ÁGUAS PLUVIAIS
REFERÊNCIAS	
MEMORIAL DESCRITIVO E ESPECIFICAÇÕES TÉCNICAS	

CONTROLE DE REVISÕES

Nº	DATA	DESCRIÇÃO
----	------	-----------

FNDE Fundo Nacional de Desenvolvimento		MINISTÉRIO DA EDUCAÇÃO
--	--	------------------------

PROJETO PADRÃO - FNDE	
-----------------------	--

PROPRIETÁRIO: _____

ENDEREÇO: _____

MUNICÍPIO - UF: _____

PROPRIETÁRIO: _____

RESP. TÉCNICO: _____ CREA: _____

AUTOR DO PROJETO: _____ CAU: _____

DLFO: _____ CREA: _____

RA: _____

OBSERVAÇÕES: _____

ESCOLA 5 SALAS DE AULA - MODELO TÉRREO

PROJETO DE INSTALAÇÕES

COORDENAÇÃO: _____

COGEST - Coordenação Geral de Infraestrutura Educacional

LANÇAMENTO HIDRÁULICO

DETALHES H1 AO H6

HAG

REVISÃO: R.00




ESCALA: INDICADA

PRONÁLIA

FORMATO: A0

DATA EMISSÃO: JAN/2021

03/08

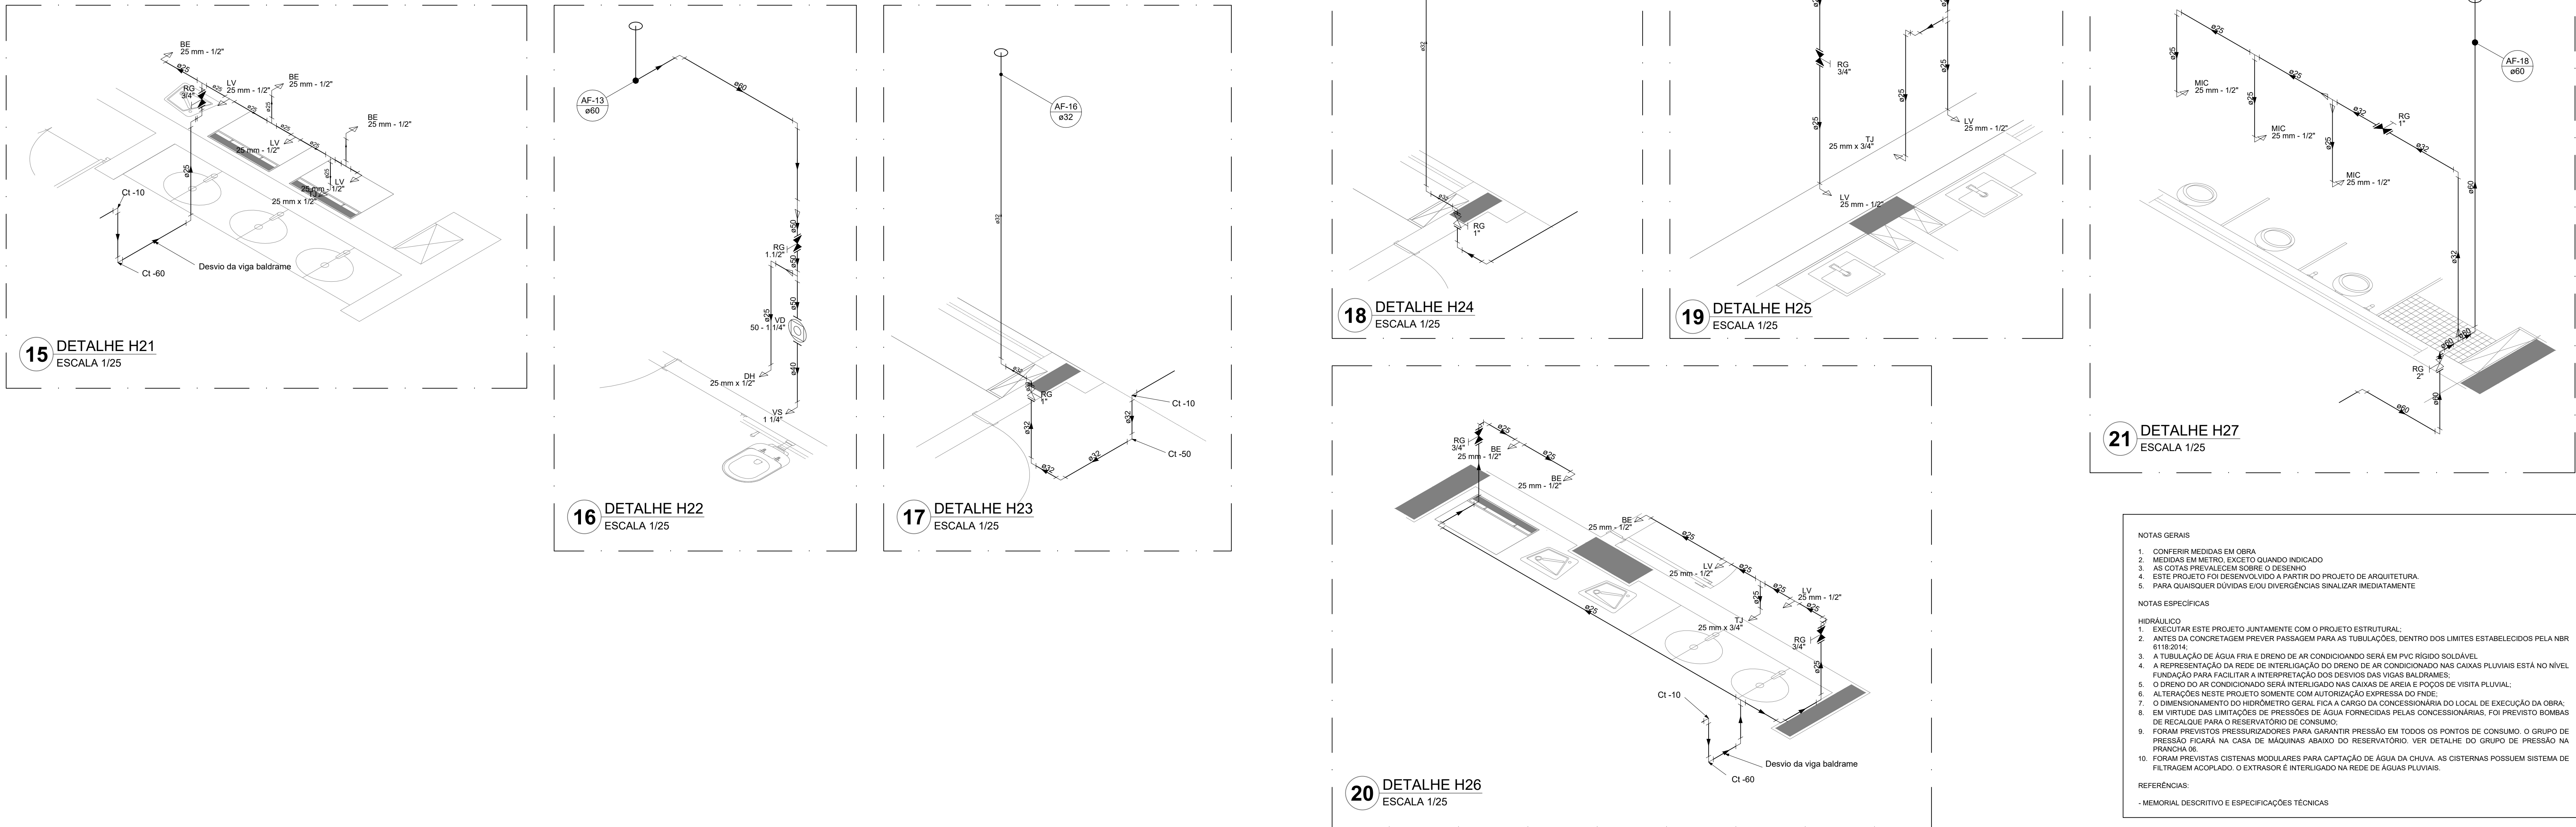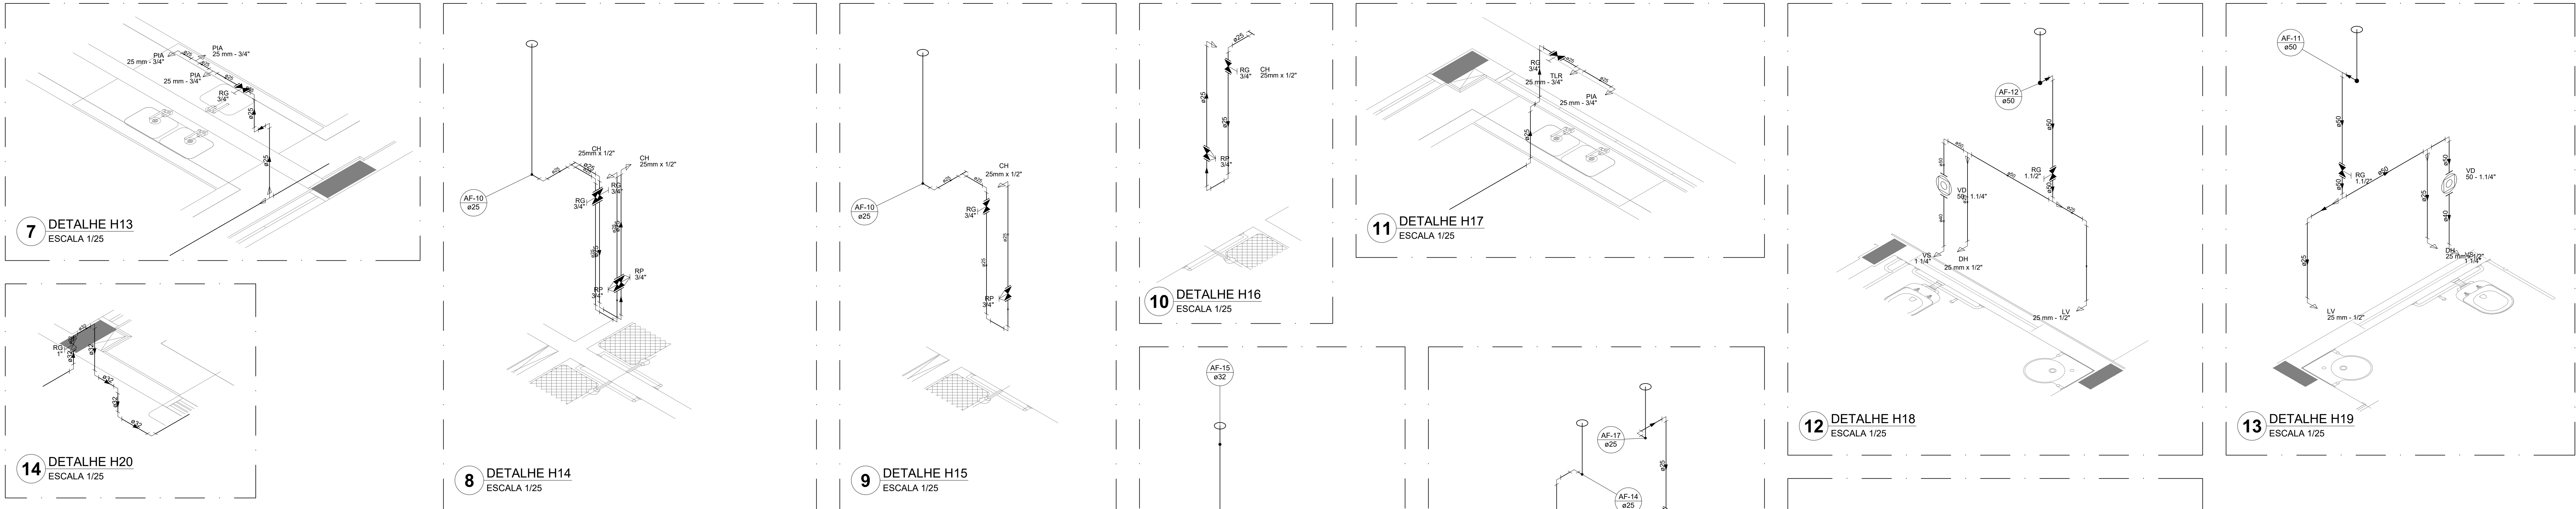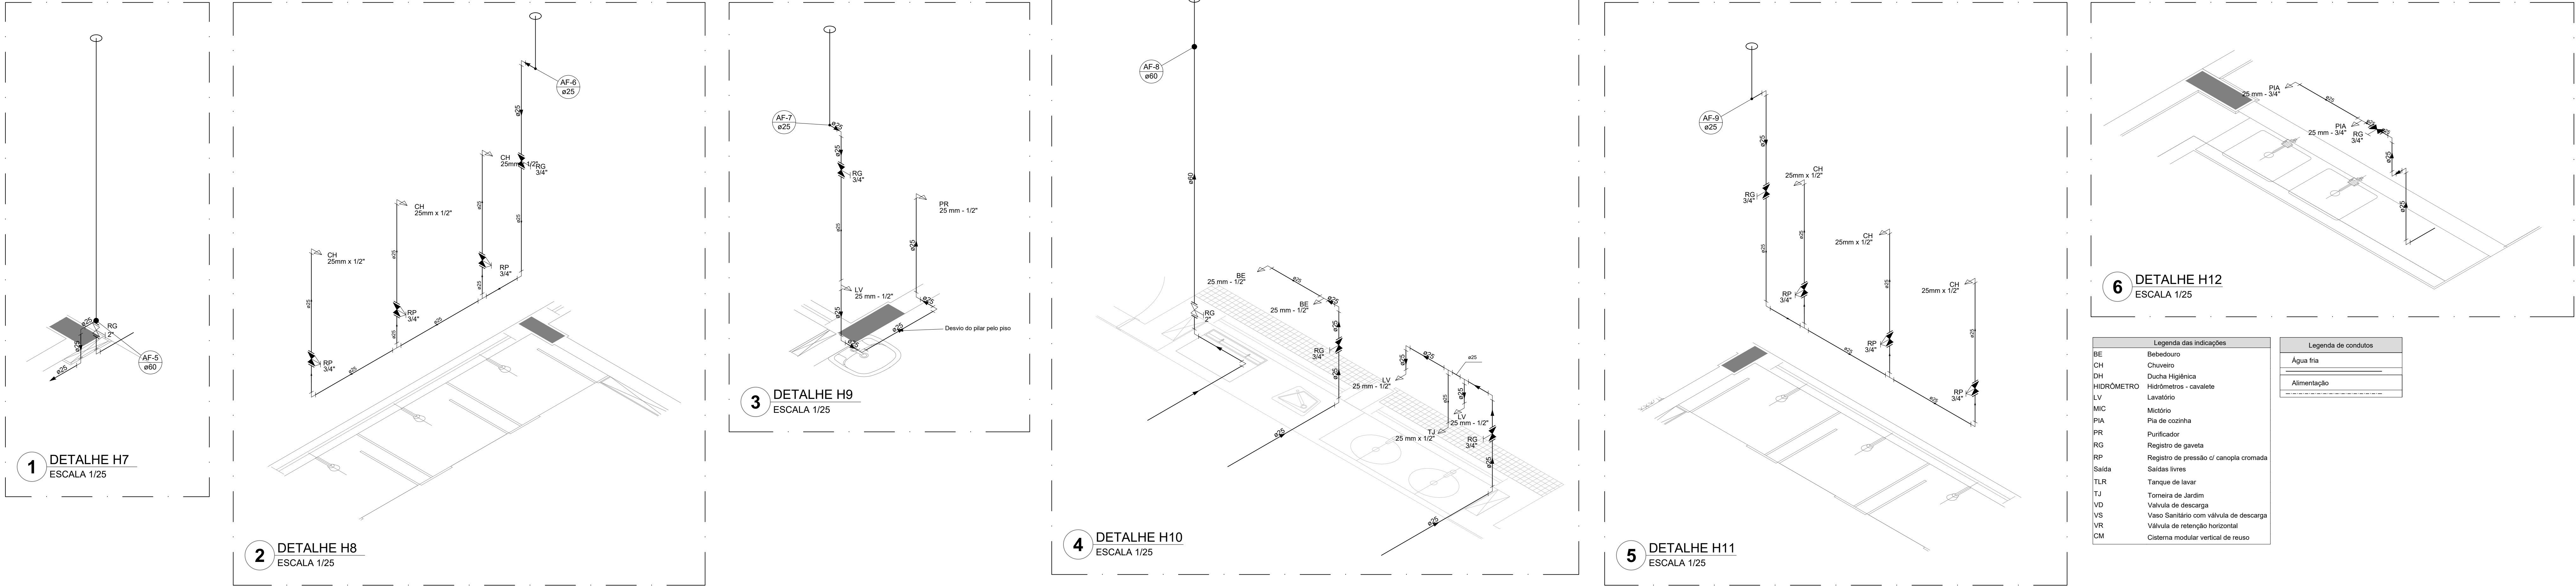

6 DETALHE H12
ESCALA 1/25

Legenda das indicações	
BE	Bedeiro
CH	Chuveiro
DH	Ducha Higiénica
HIDRÔMETRO	Hidrômetros - cavalete
LV	Lavatório
MIC	Misturo
PIA	Plia de cozinha
PR	Purificador
RQ	Registro de gaveta
RP	Registro de pressão c/ canopia cromada
Salda	Salvas livres
TLR	Tanque de lavar
TJ	Torneira de Jardim
VD	Valvula de descarga
VS	Vaso Sanitário com valvula de descarga
VR	Valvula de retenção horizontal
CM	Sistema modular vertical de reuso

Legenda de condutos	
	Água fria
	Alimentação

12 DETALHE H18
ESCALA 1/25

21 DETALHE H27
ESCALA 1/25

- NOTAS GERAIS
1. CONFERIR MEDIDAS EM OBRA
 2. MEDIDAS EM METRO, EXCETO QUANDO INDICADO
 3. AS COTAS PREVALECEM SOBRE O DESENHO
 4. ESTE PROJETO FOI DESENVOLVIDO A PARTIR DO PROJETO DE ARQUITETURA
 5. PARA QUALQUER OUTRAS ECOL DIVERGENCIAS SINALIZAR MEDIANTE
- NOTAS ESPECÍFICAS
- HIDRÁULICO
1. EXECUTAR ESTE PROJETO JUNTAMENTE COM O PROJETO ESTRUTURAL
 2. ANTES DA CONCRETAÇÃO PREVER PASSAGEM PARA AS TUBULAÇÕES DENTRO DOS LIMITES ESTABELECIDOS PELA NBR 6118:2014
 3. A TUBULAÇÃO DE ÁGUA FRIA E DRENO DE AR CONDICIONADO SERÁ EM PVC RÍGIDO SOLDÁVEL
 4. A REPRESENTAÇÃO DA REDE DE INTERLIGAÇÃO DO DRENO DE AR CONDICIONADO NAS CAIXAS PLUVIAIS ESTÁ NO NÍVEL
 5. FUNDAÇÃO PARA FACILITAR A INTERFERÊNCIA DOS DESENVOLVIMENTOS
 6. O DRENO DO AR CONDICIONADO SERÁ INTERLIGADO NAS CAIXAS DE ÁGUA E POÇOS DE VISITA PLUVIAL
 7. O DIMENSIONAMENTO DO HIDRÔMETRO GERAL FICA A CARGO DA CONCESSIONÁRIA DO LOCAL DE EXECUÇÃO DA OBRA
 8. EM VIRTUDE DAS LIMITAÇÕES DE PRESSÃO DE ÁGUA FORNECIDAS PELAS CONCESSIONÁRIAS, FOI PREVISTO BOMBAS DE RECARGA PARA O RESERVATÓRIO DE CONSUMO
 9. FORAM PREVISTOS PRESURIZADORES PARA GARANTIR PRESSÃO EM TODOS OS PONTOS DE CONSUMO. O GRUPO DE PRESSÃO FICARÁ NA CASA DE MÁQUINAS, ANEXO DO RESERVATÓRIO. VER DETALHE DO GRUPO DE PRESSÃO NA PRANCHETA 06
 10. FORAM PREVISTAS CISTERNAS MODULARES PARA CAPTAÇÃO DE ÁGUA DA CHUVA. AS CISTERNAS POSSUEM SISTEMA DE FILTRAGEM ADOPTADO. O EXTRATOR É INTERLIGADO NA REDE DE ÁGUAS PLUVIAIS
- REFERÊNCIAS:
- MEMORIAL DESCRITIVO E ESPECIFICAÇÕES TÉCNICAS

CONTROLE DE REVISÕES

Nº	DATA	DESCRIÇÃO
----	------	-----------

FNDE Fundo Nacional de Desenvolvimento
do Brasil

MINISTÉRIO DA
EDUCAÇÃO

PROJETO PADRÃO - FNDE

PROPRIETÁRIO :

ENDEREÇO

MUNICÍPIO - UF:

PROPRIETÁRIO

RESP. TÉCNICO CREA

AUTOR DO PROJETO CAU

DLFO

CREA

RA

OBSERVAÇÕES:

ESCOLA 5 SALAS DE AULA - MODELO TÉRREO

PROJETO DE INSTALAÇÕES

COORDENAÇÃO

CGEST - Coordenação
Geral de Infraestrutura
Educativa

LANÇAMENTO HIDRÁULICO
DETALHES H7 AO H27

HAG

REVISÃO

R.00

ESCALA

INDICADA

PRANCHETA
















04/08

FORMATO

A0


DATA EMISSÃO

JAN/2021

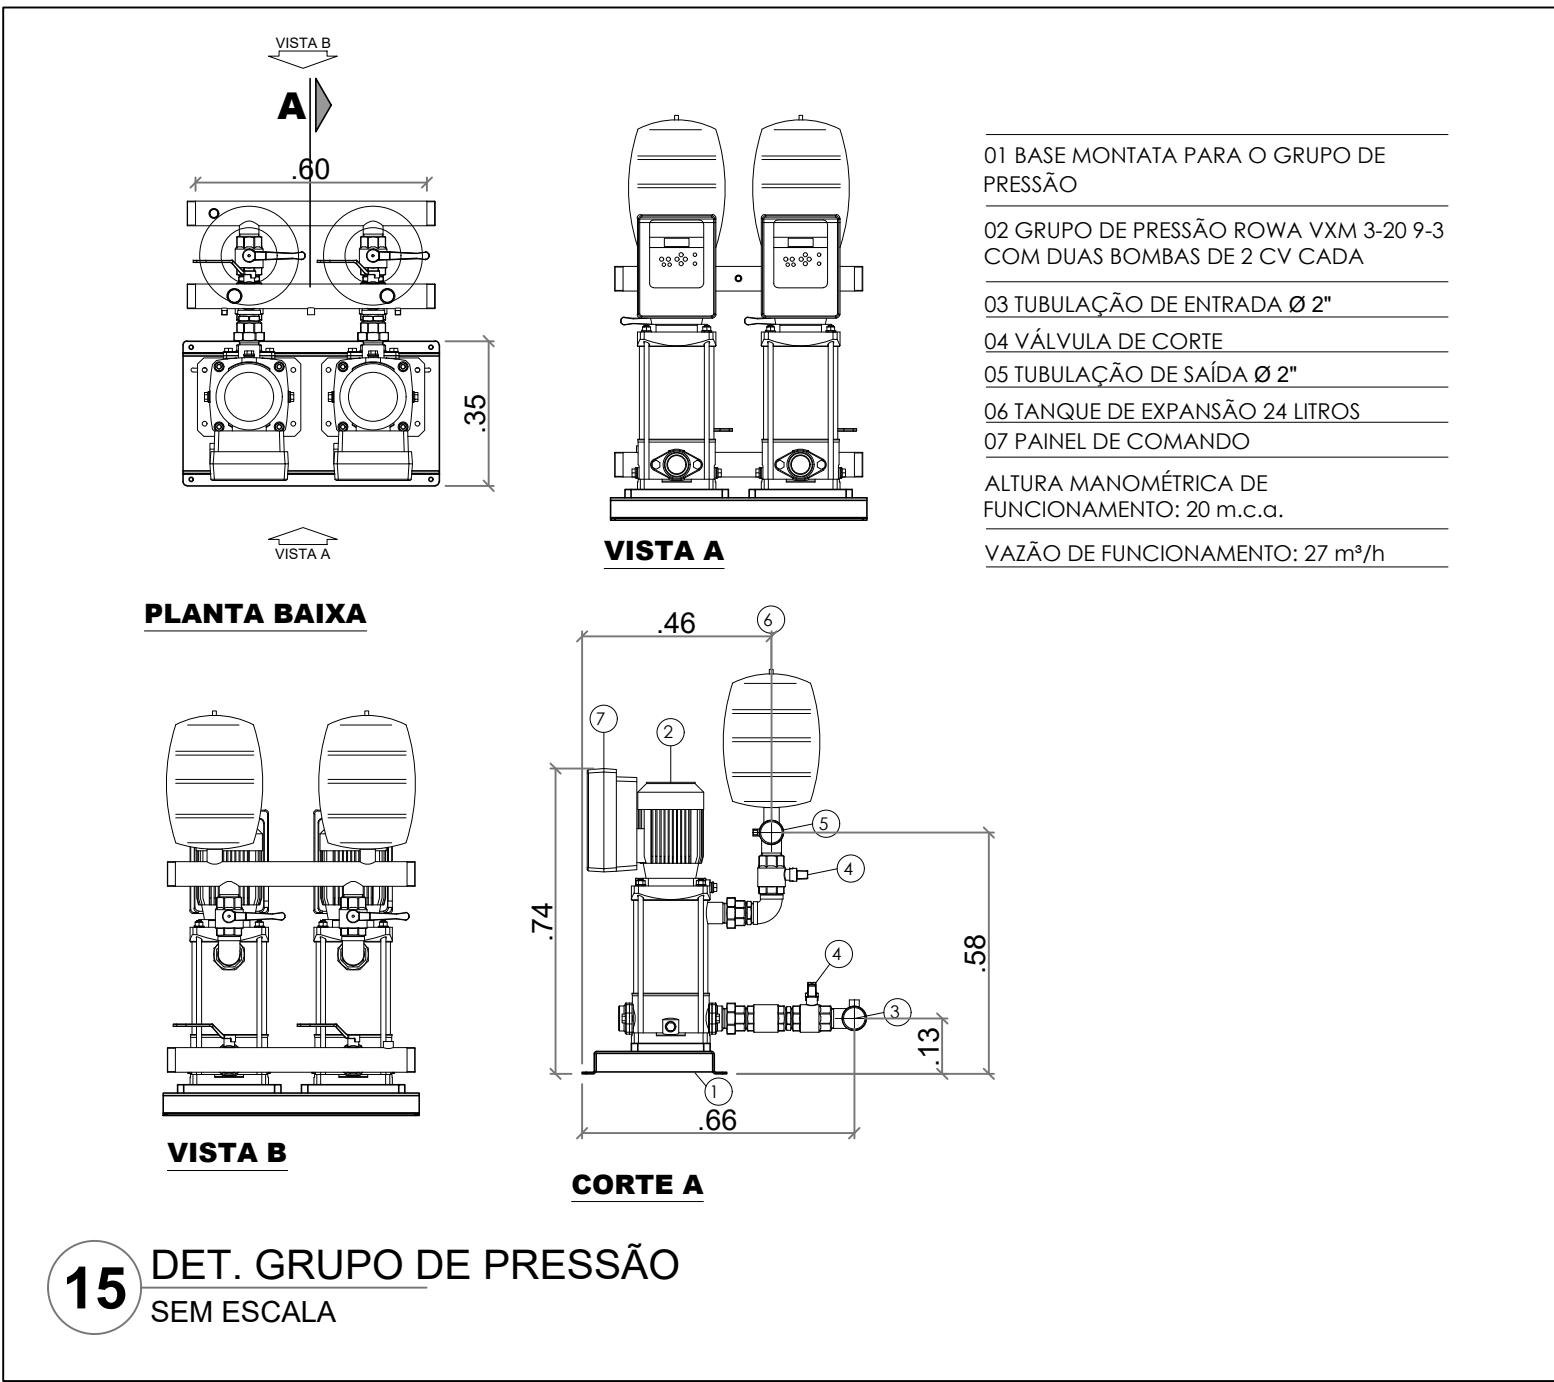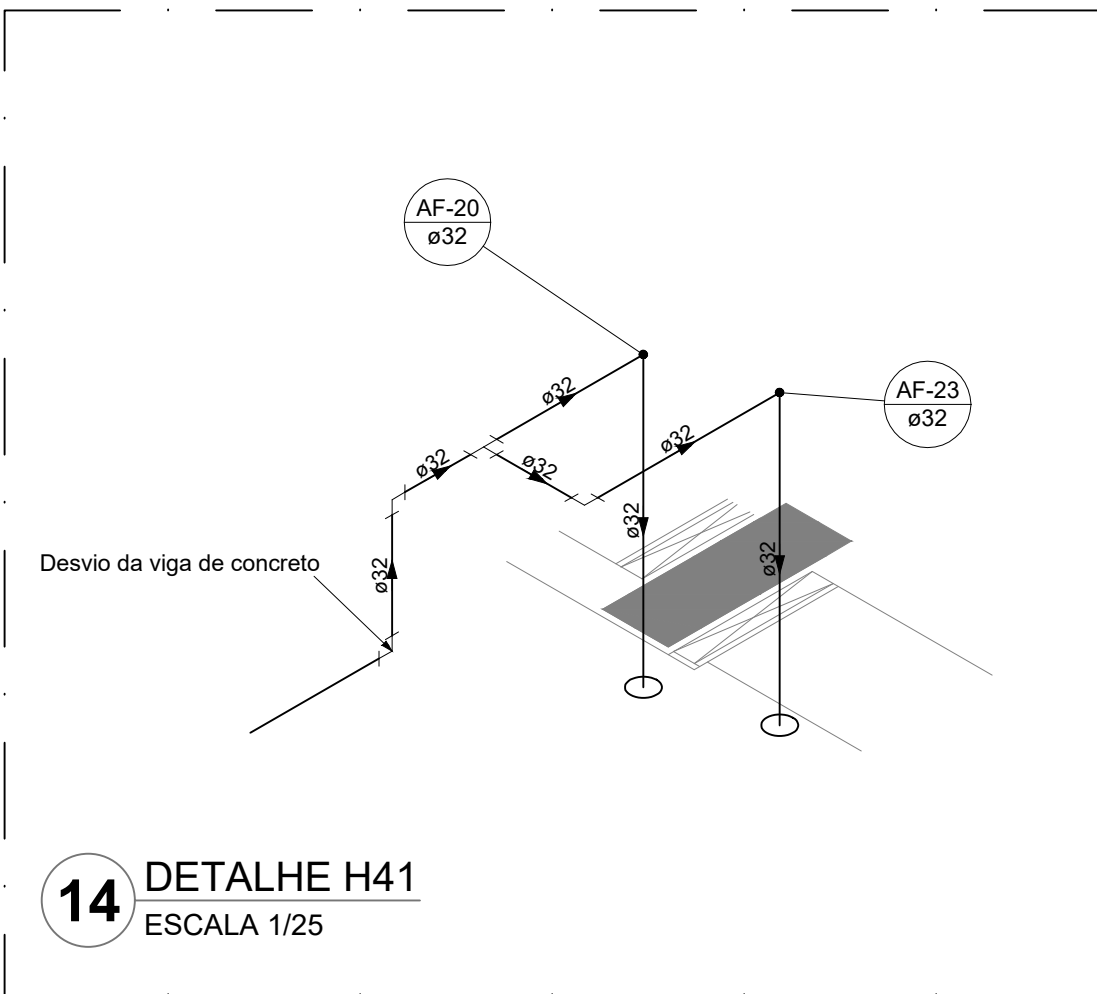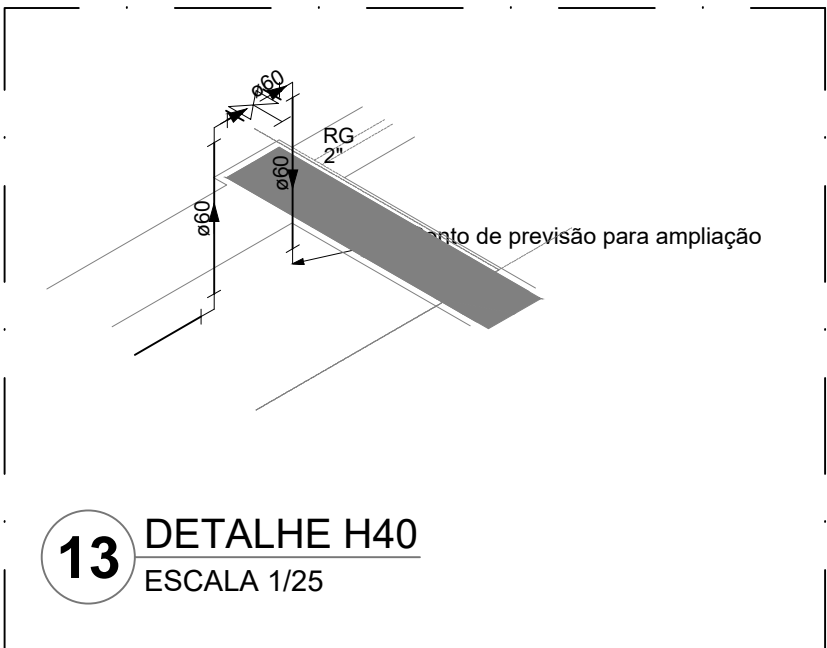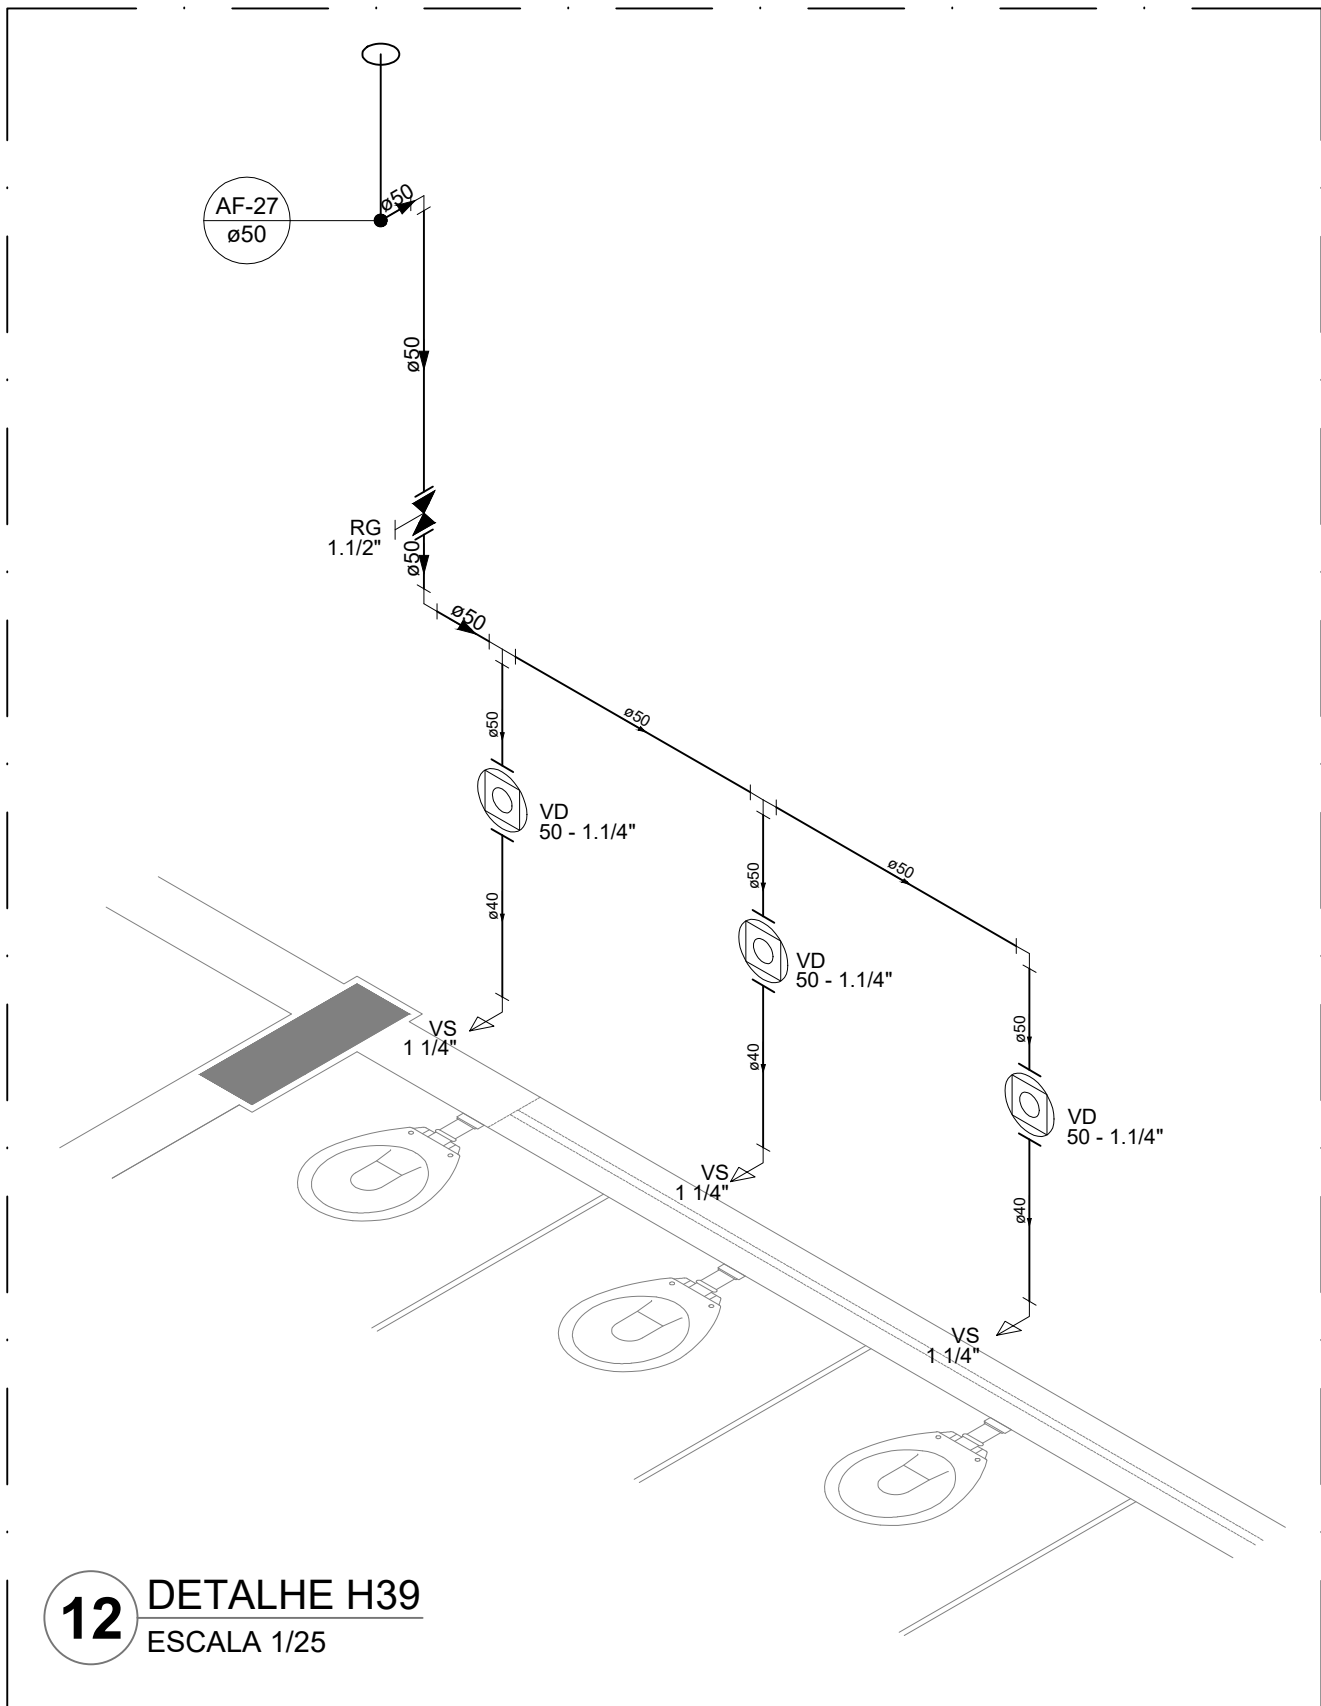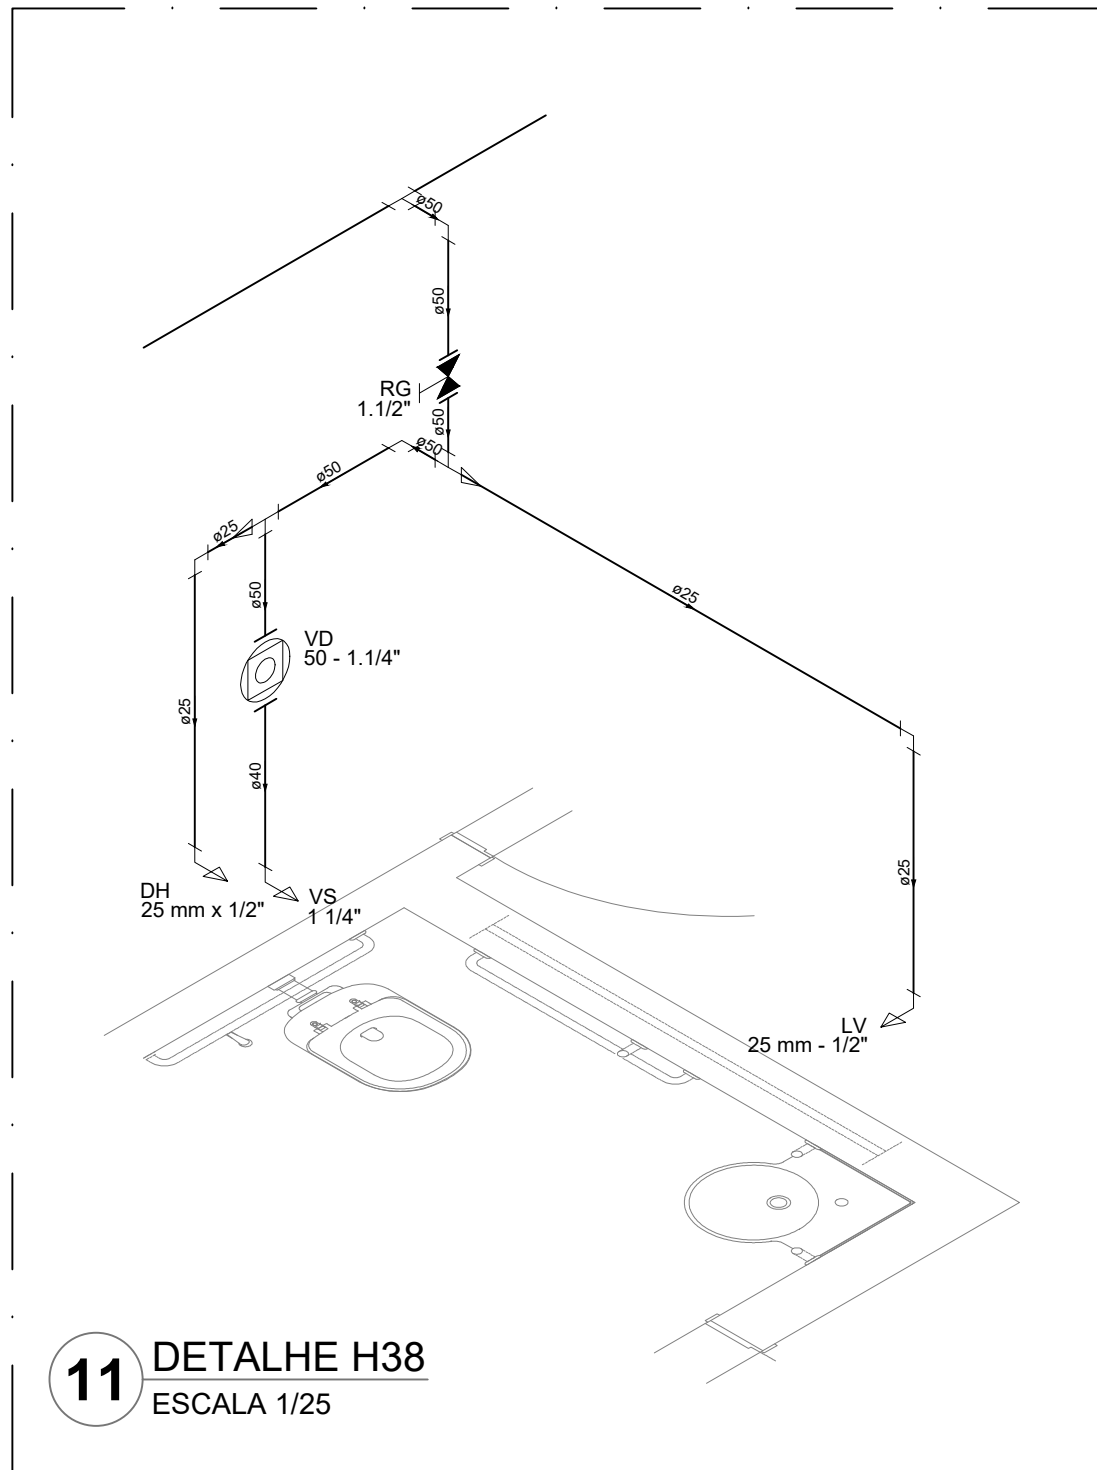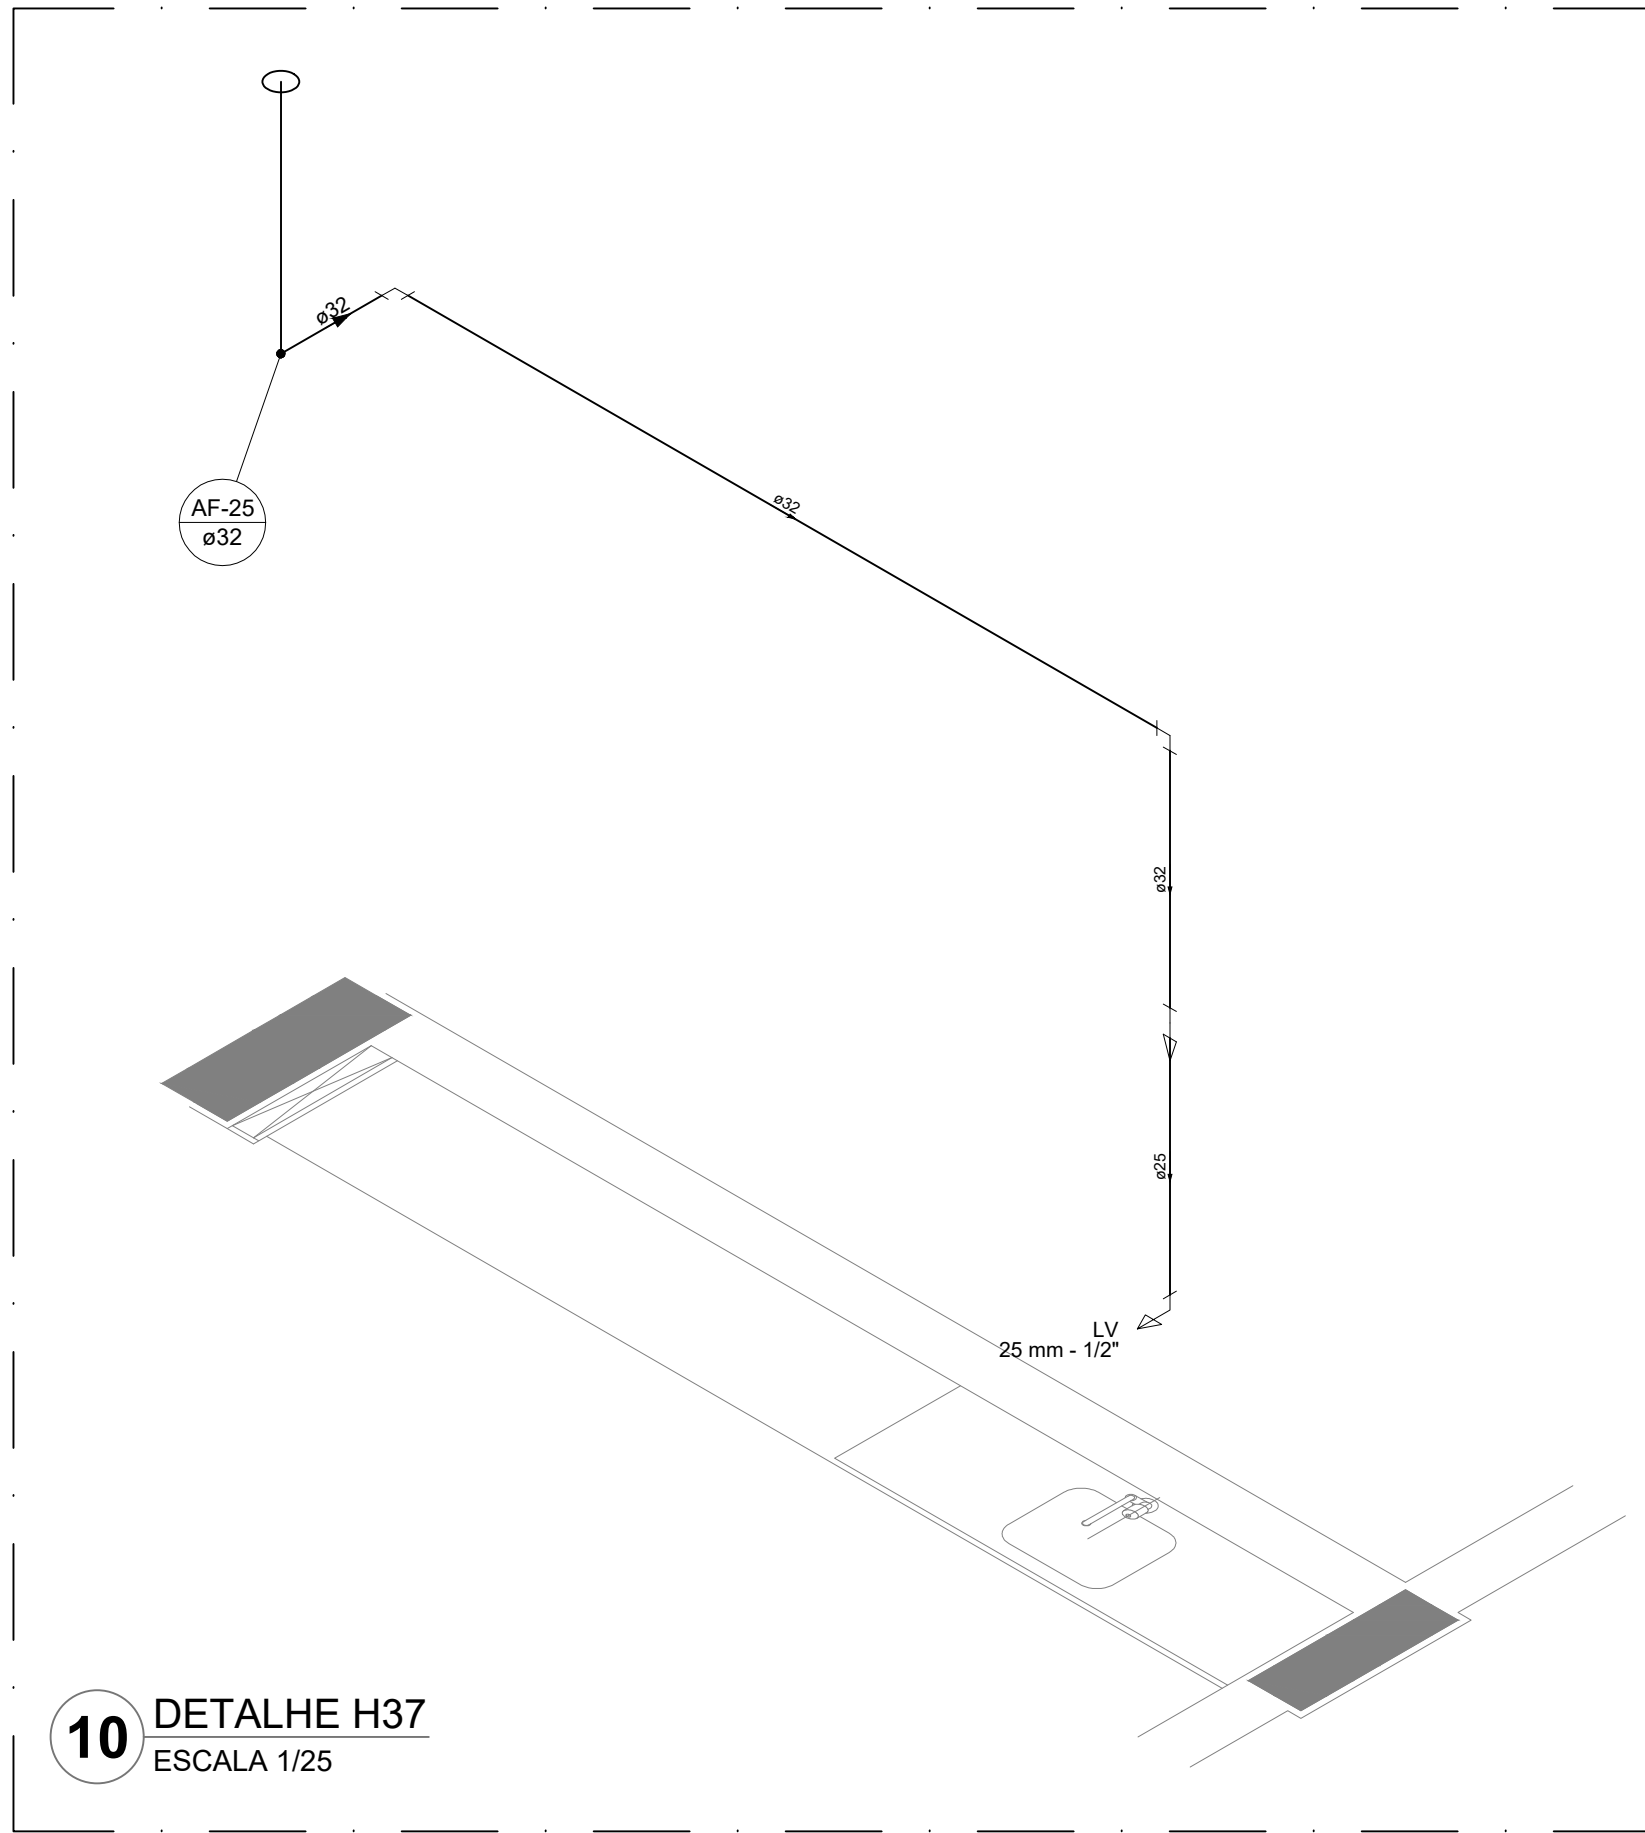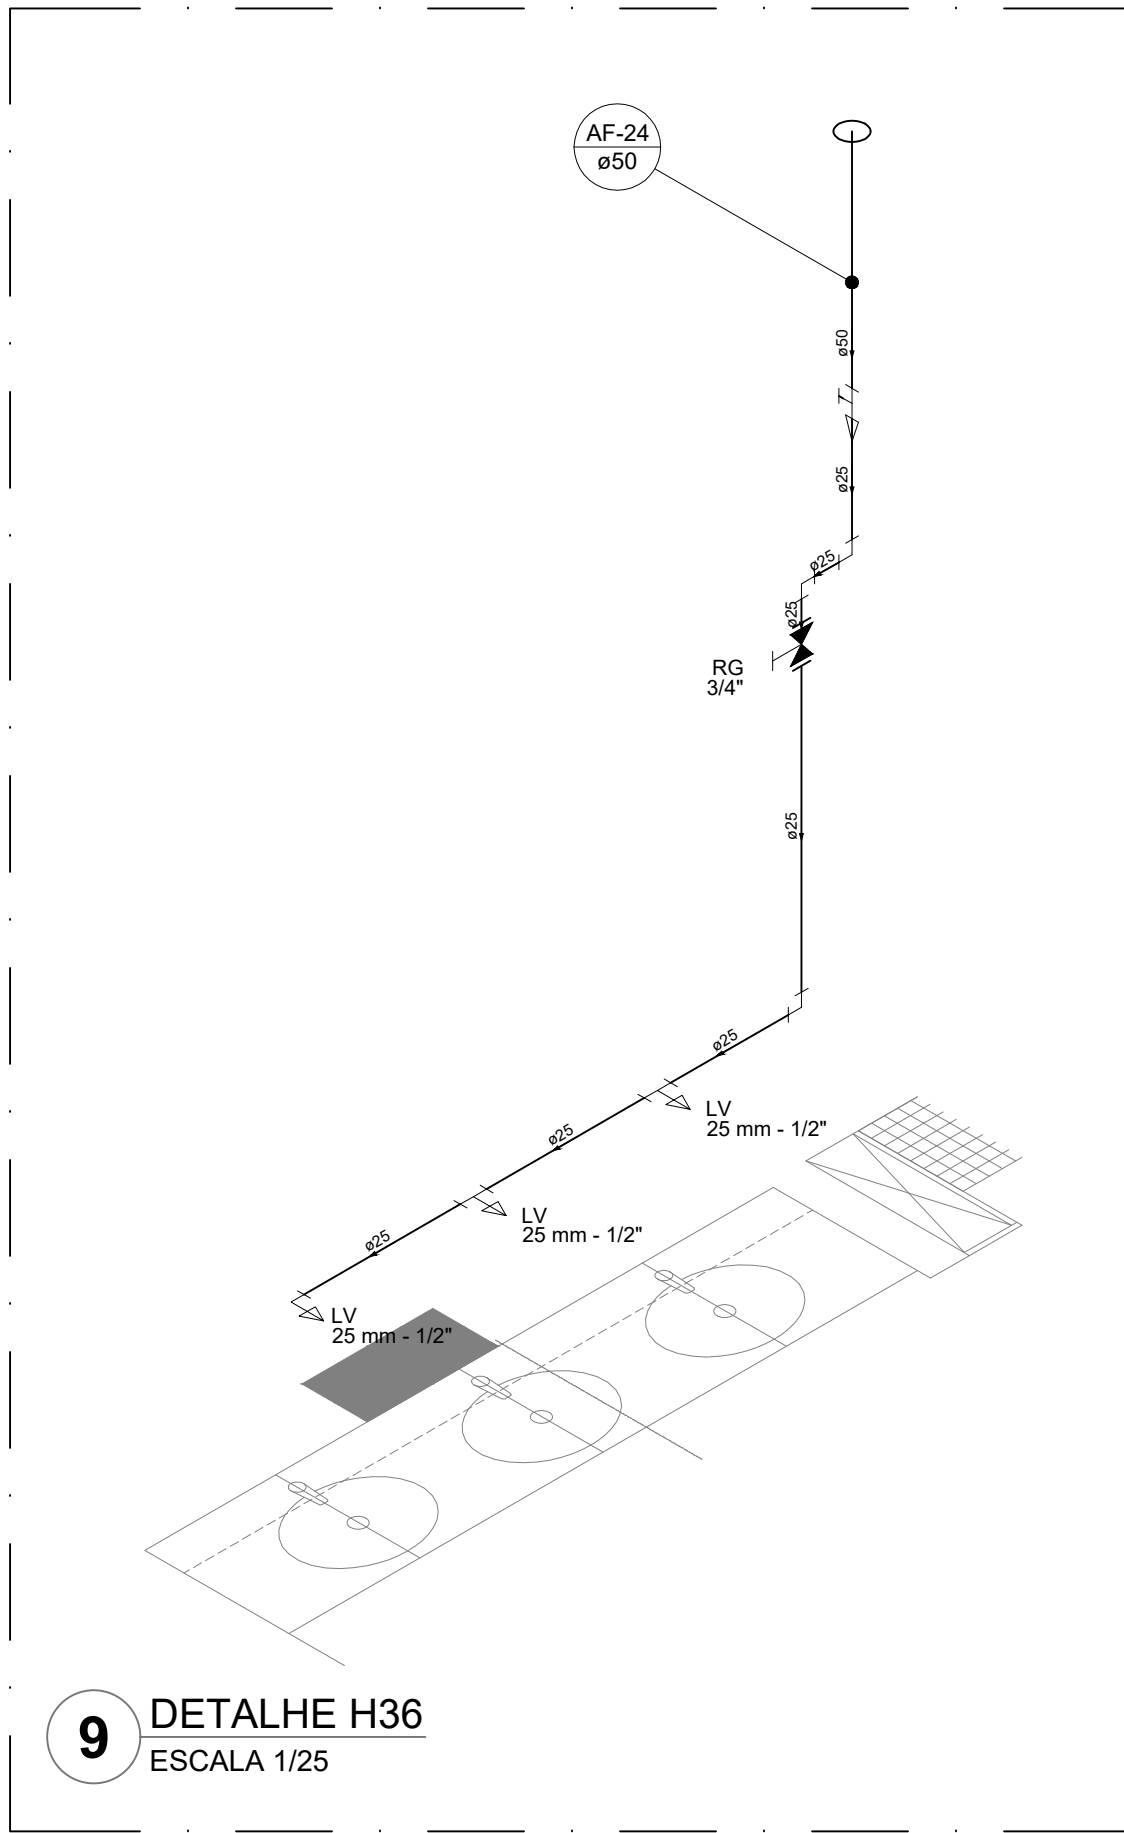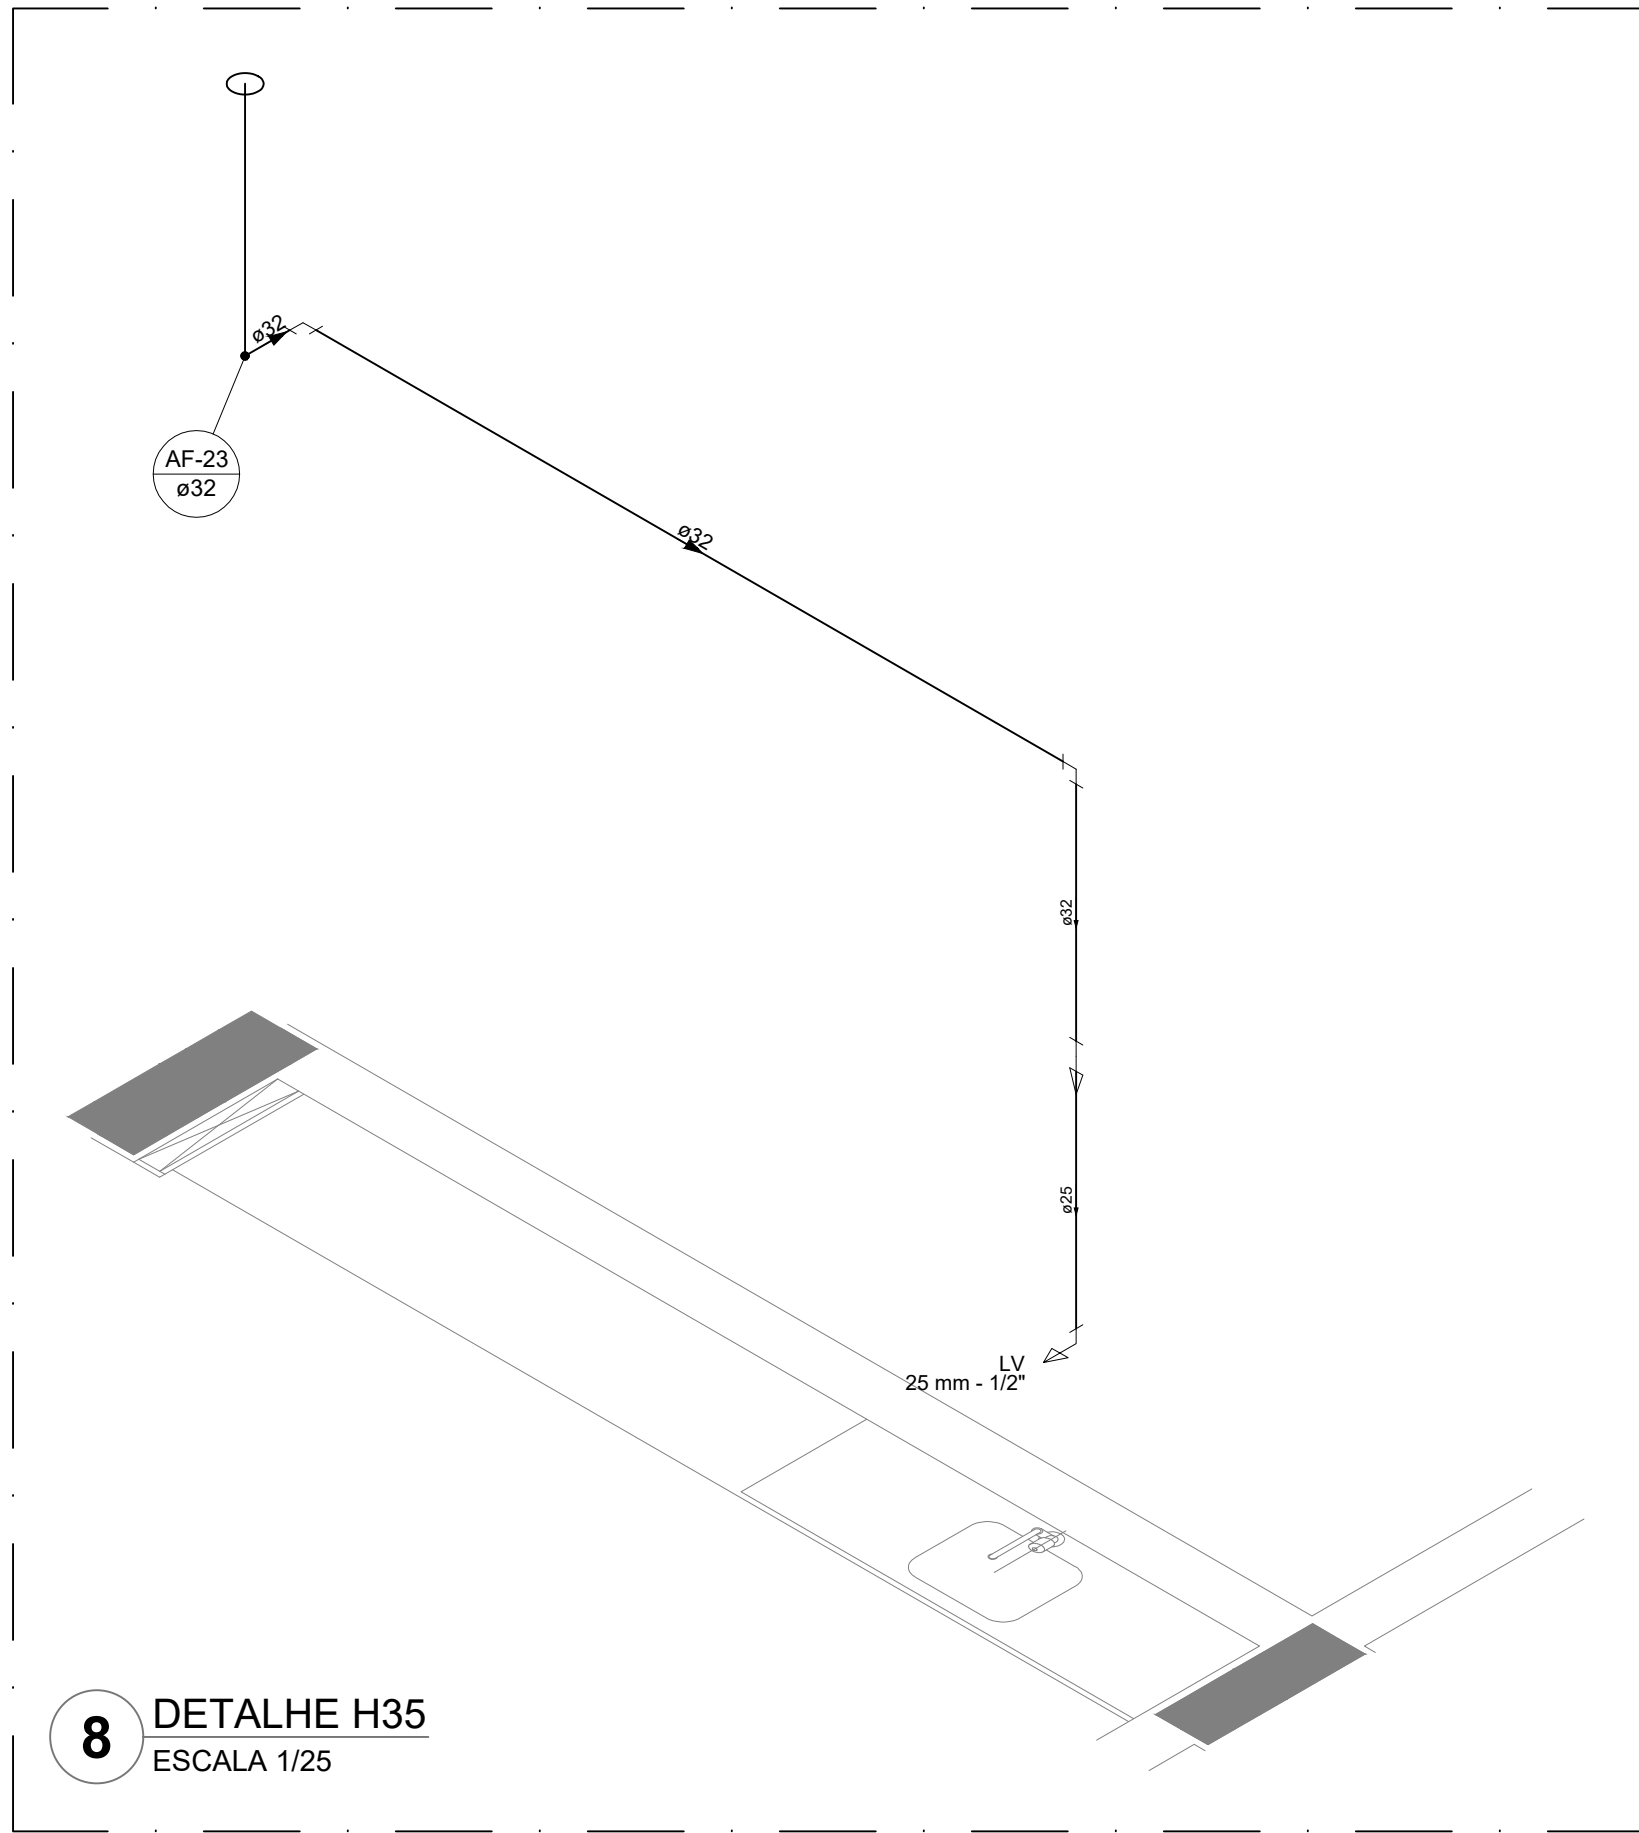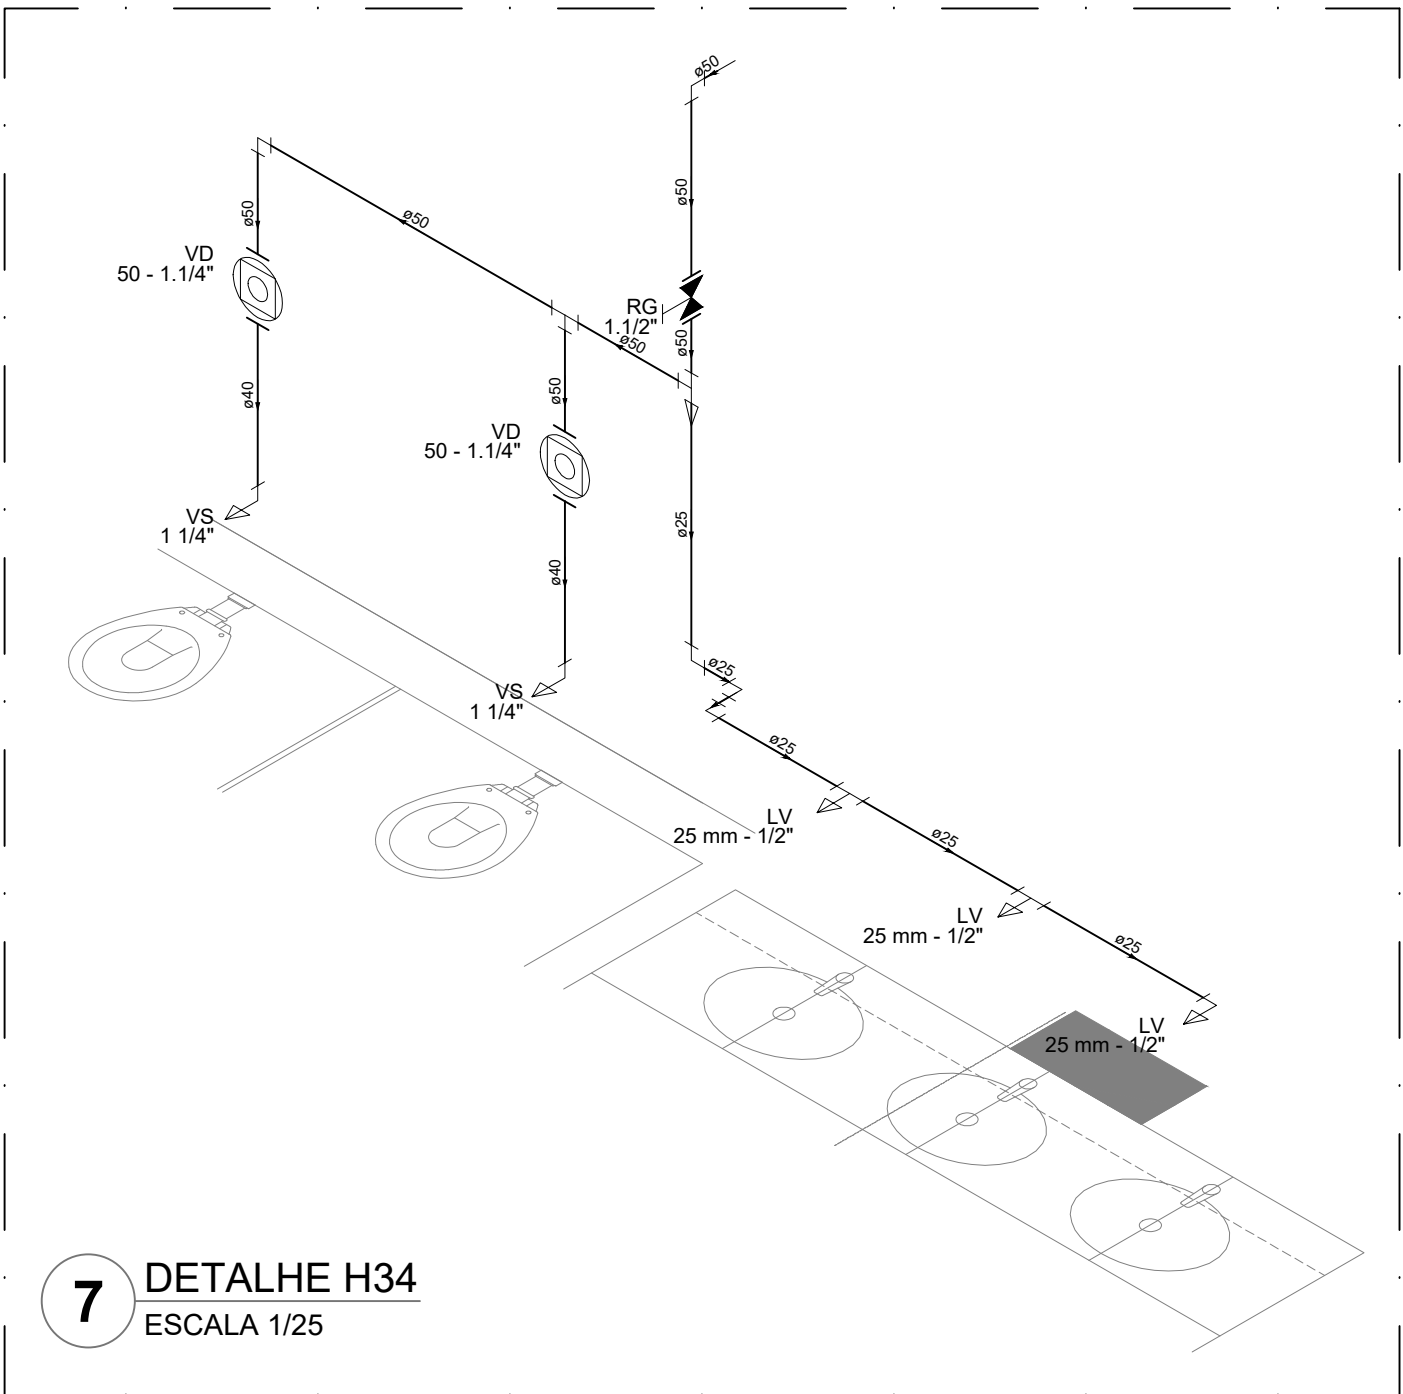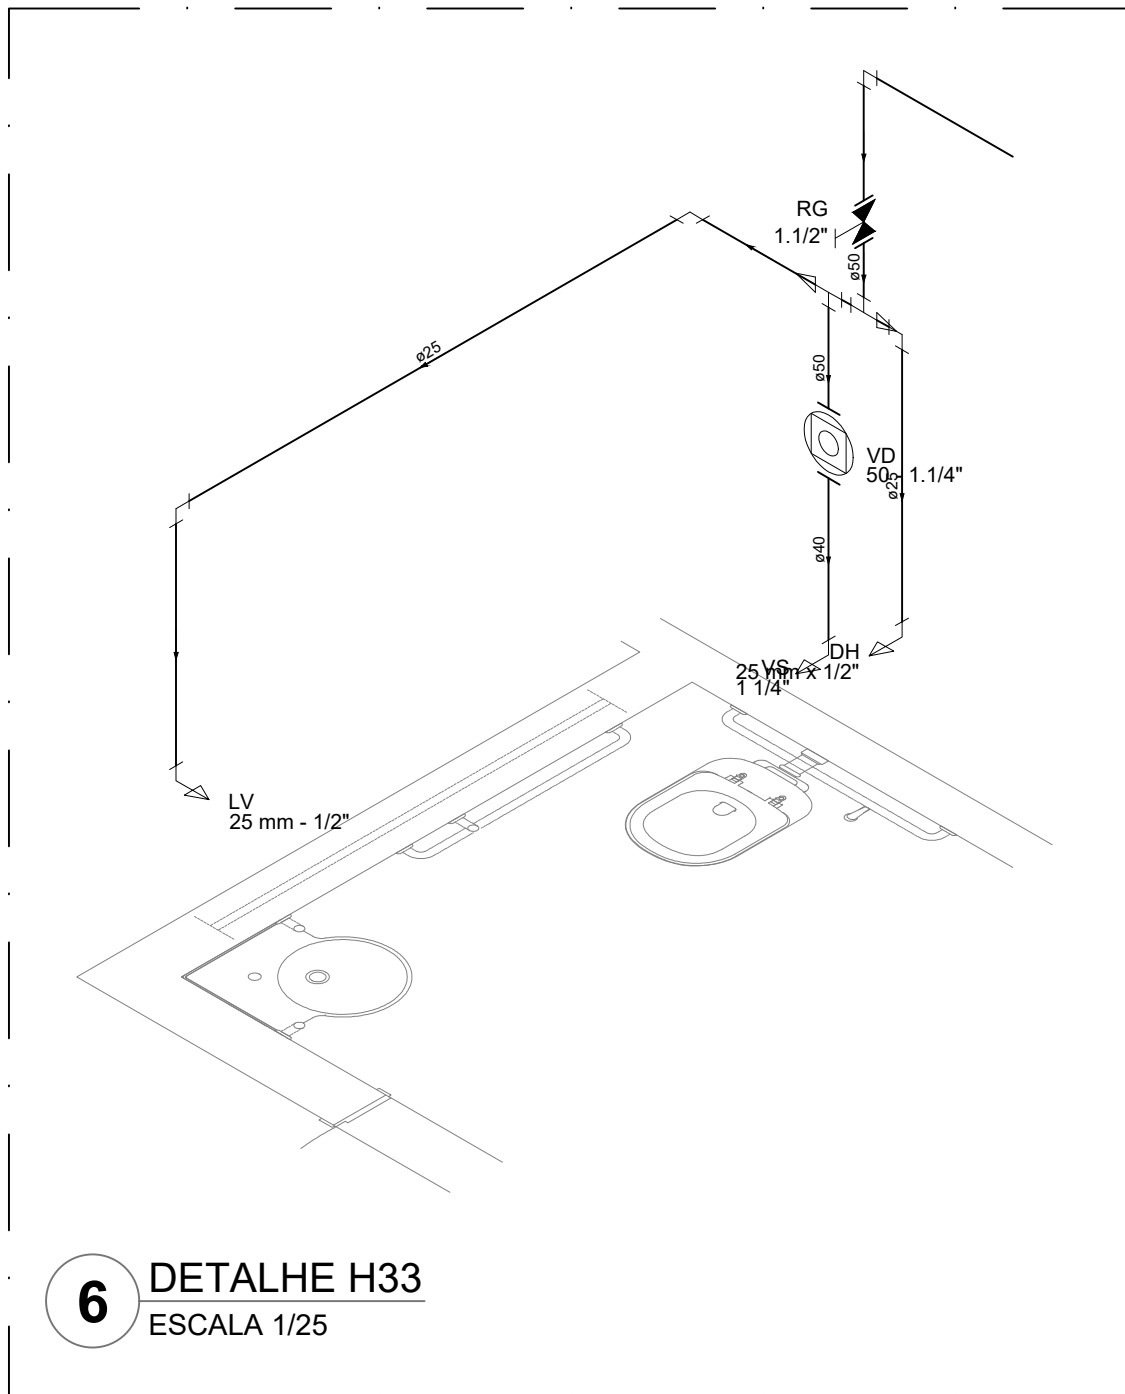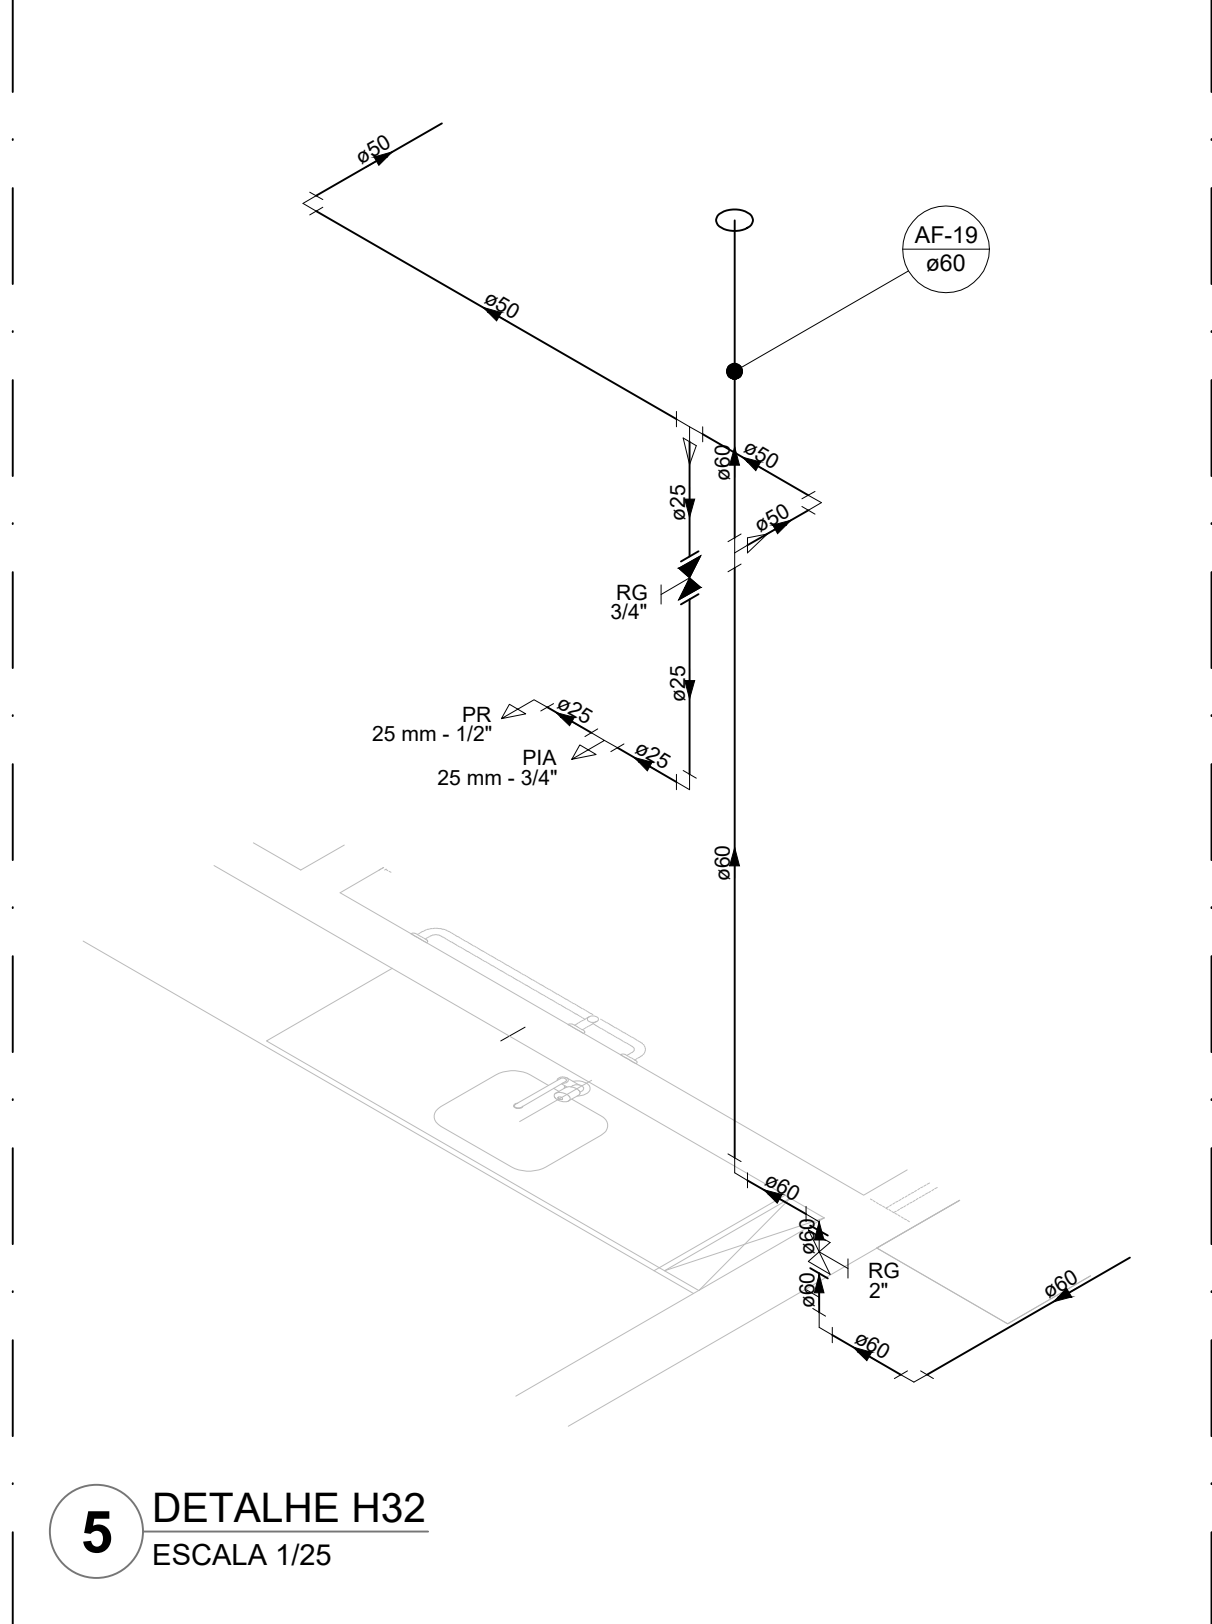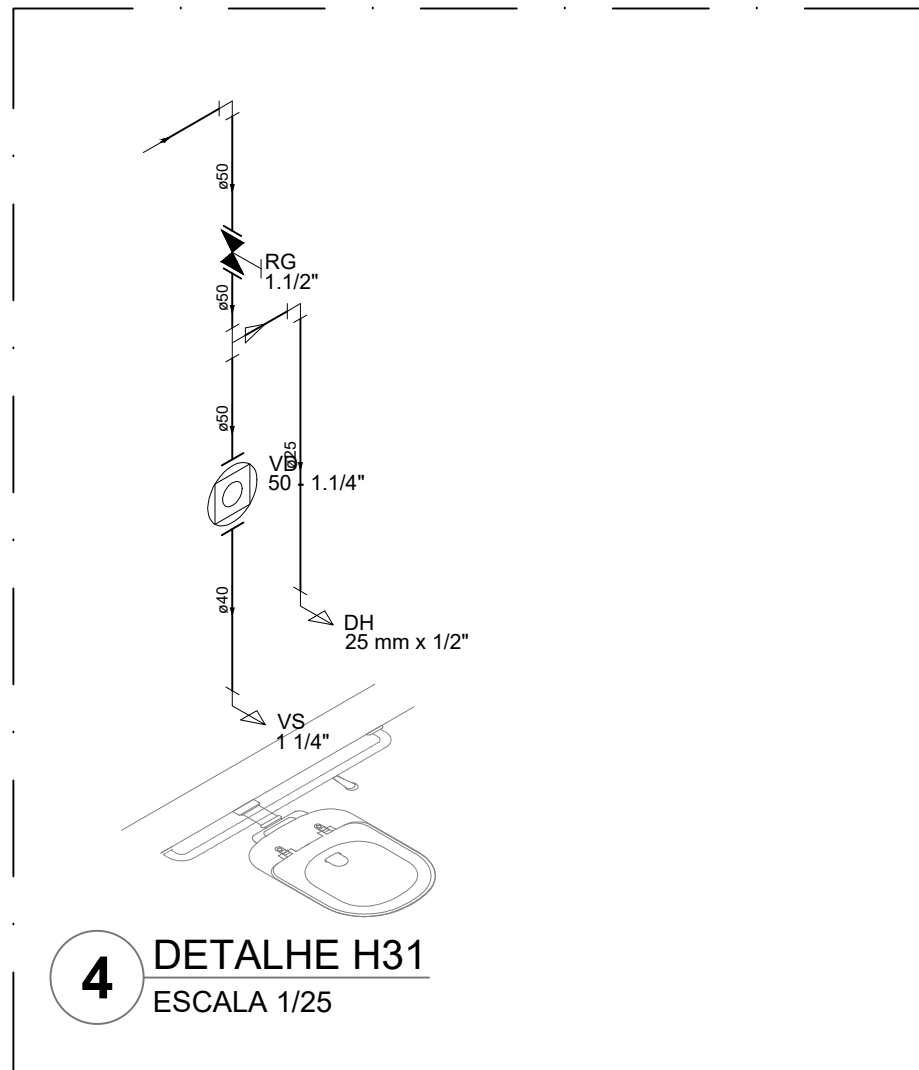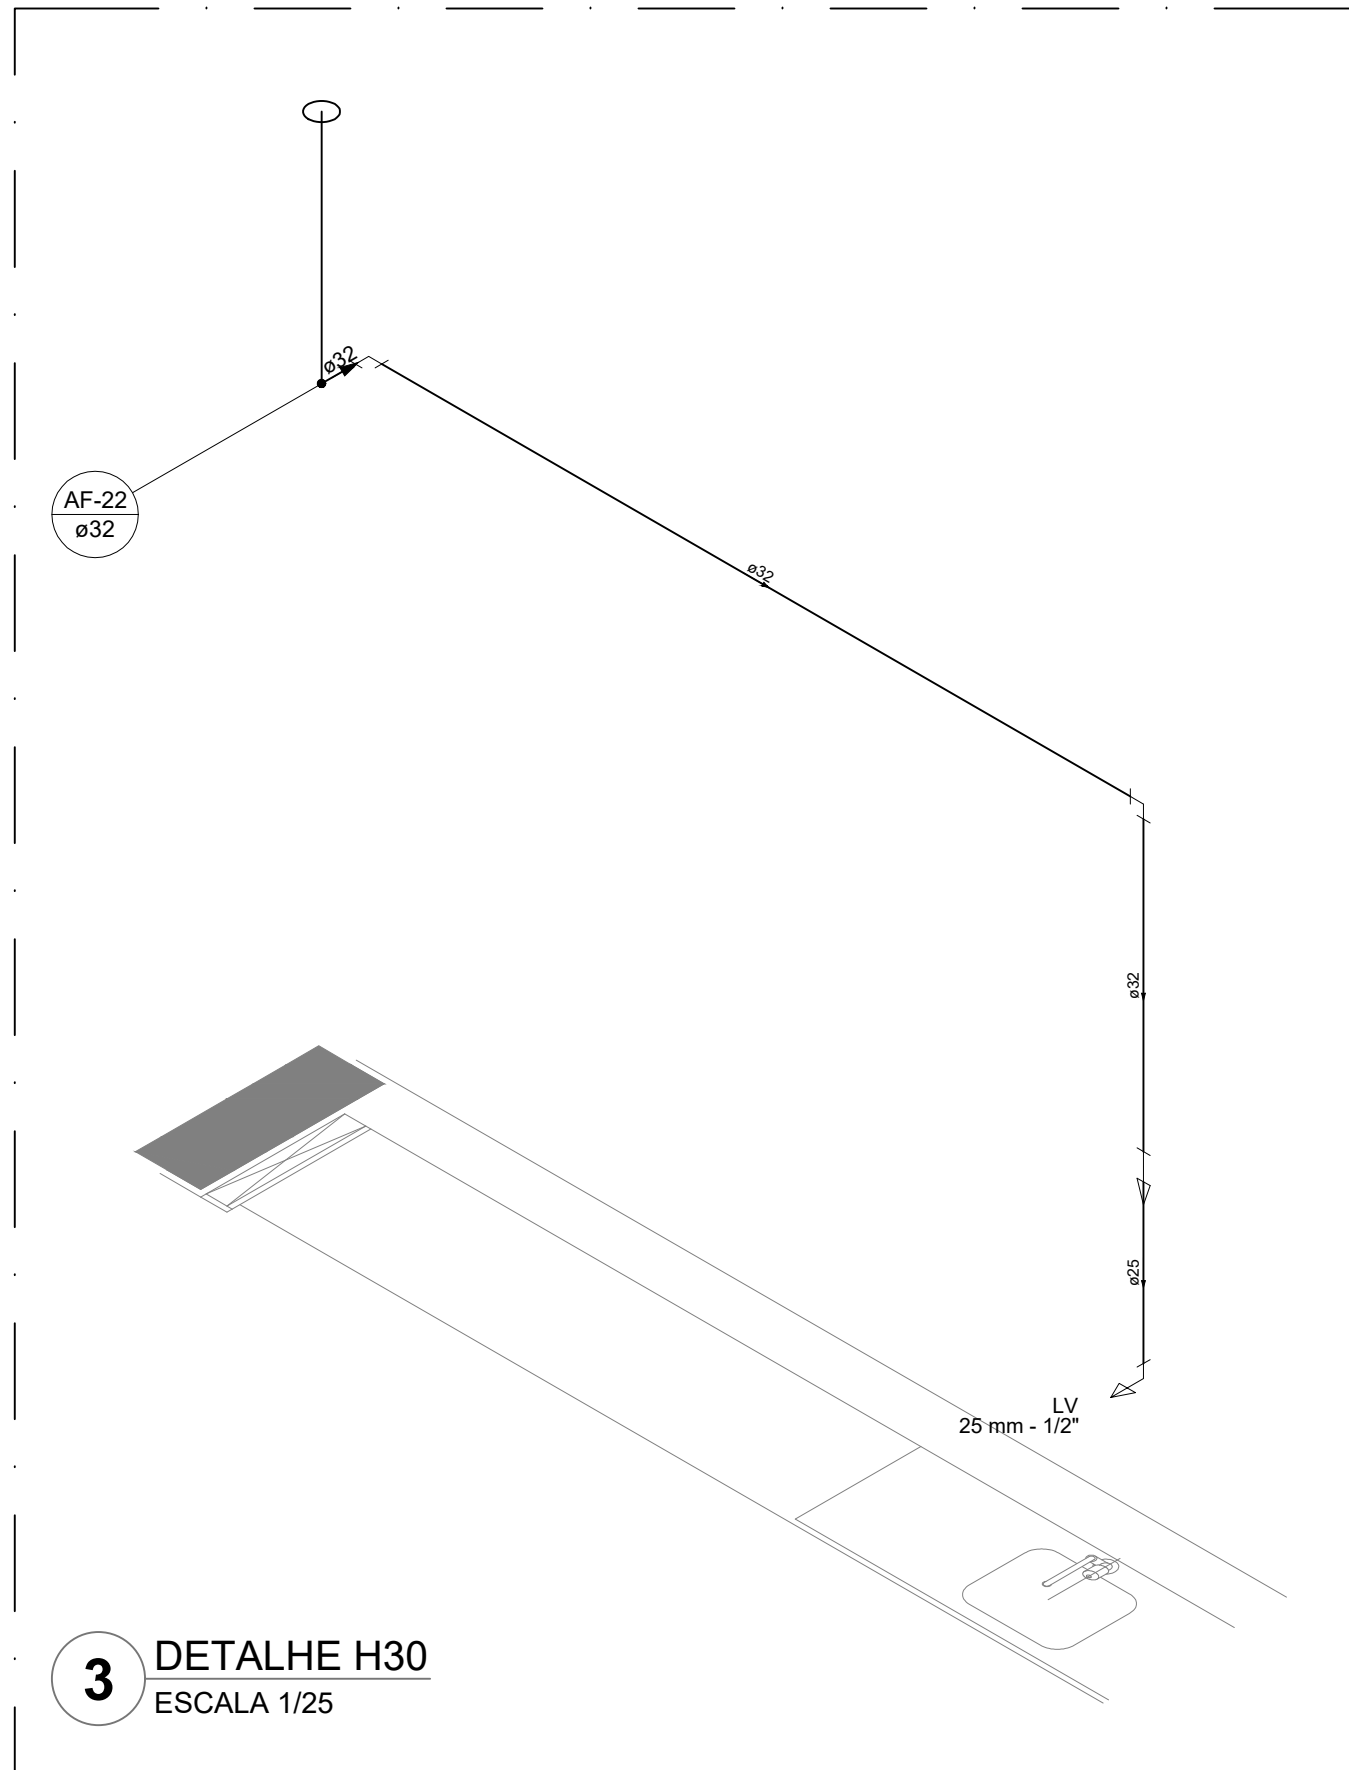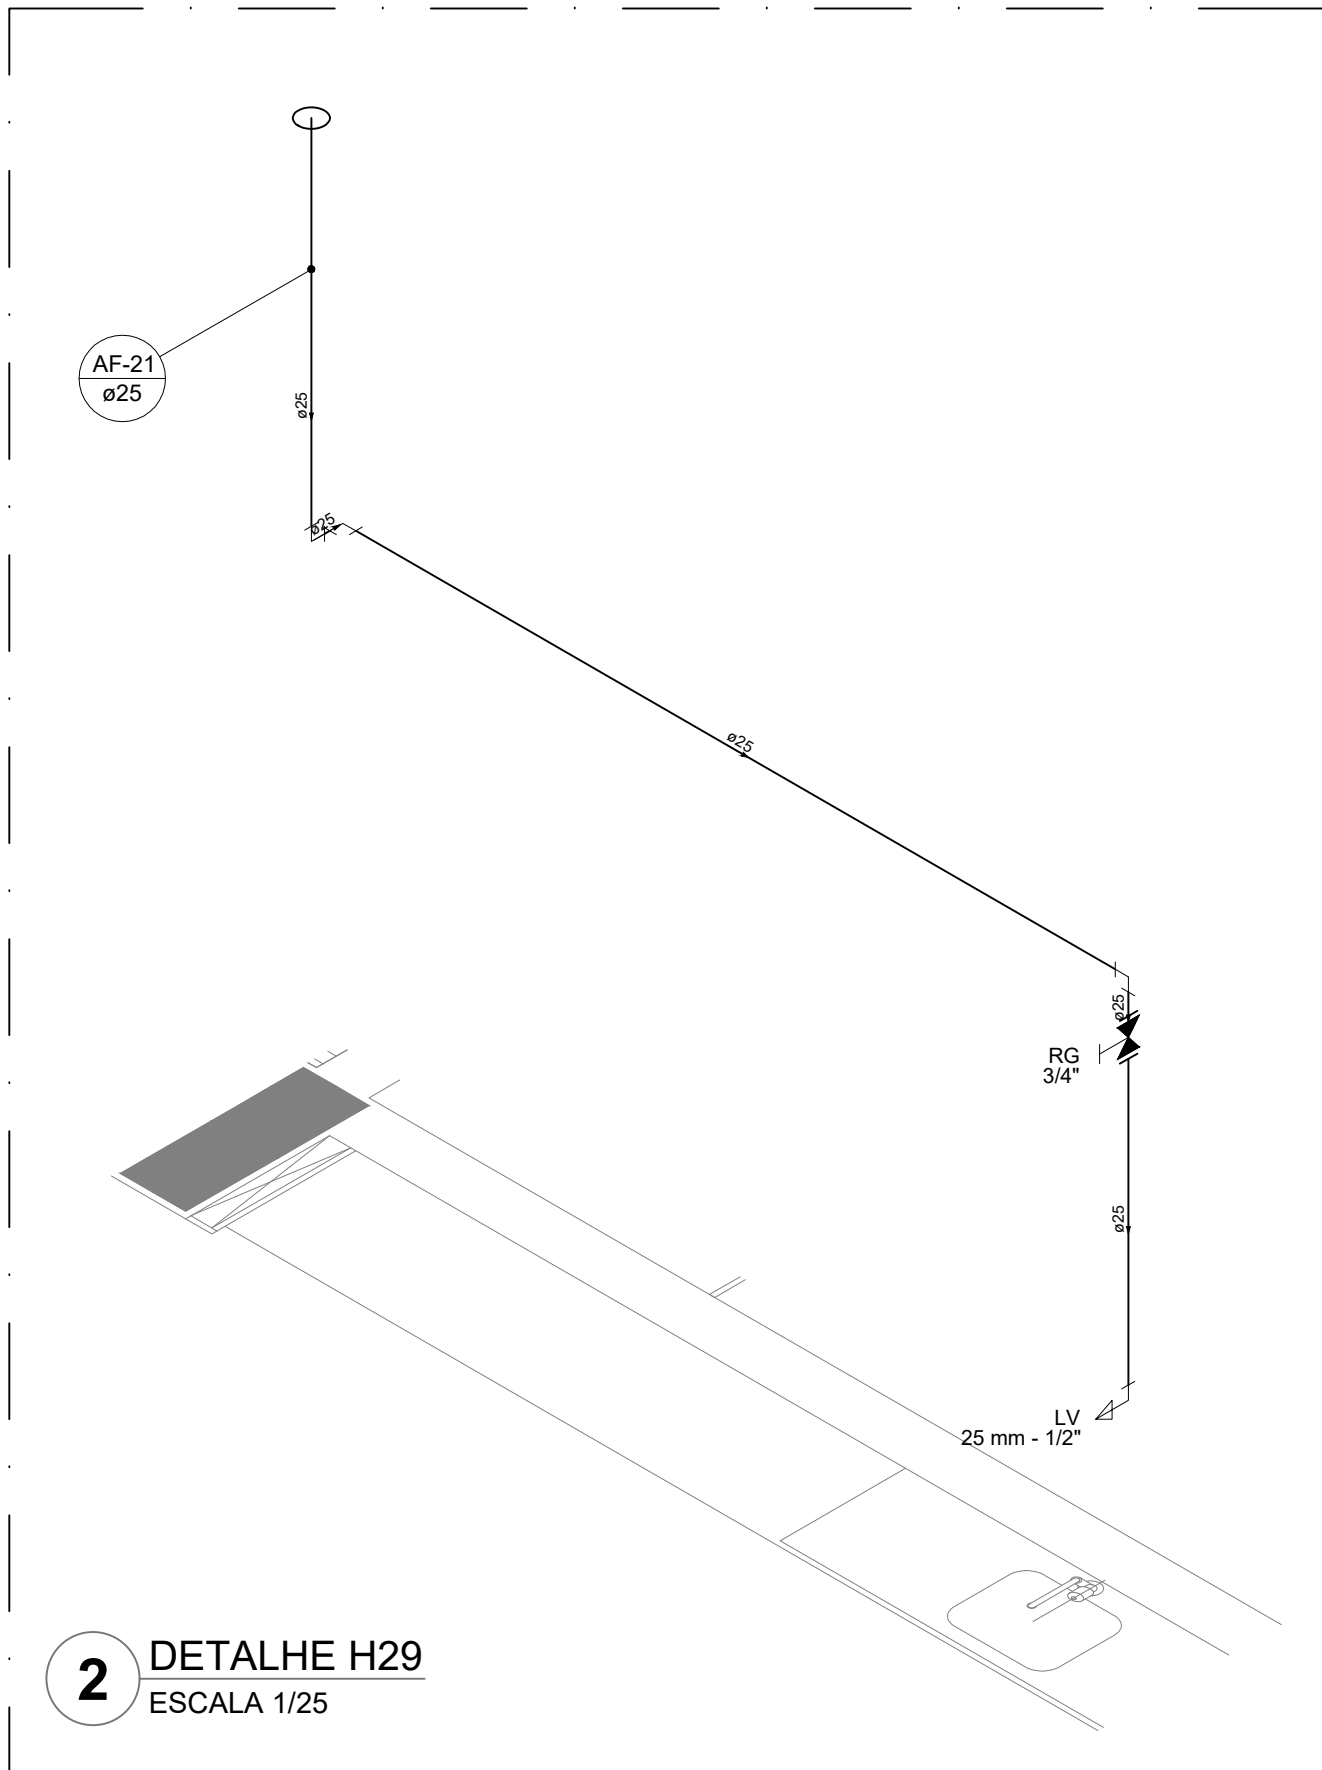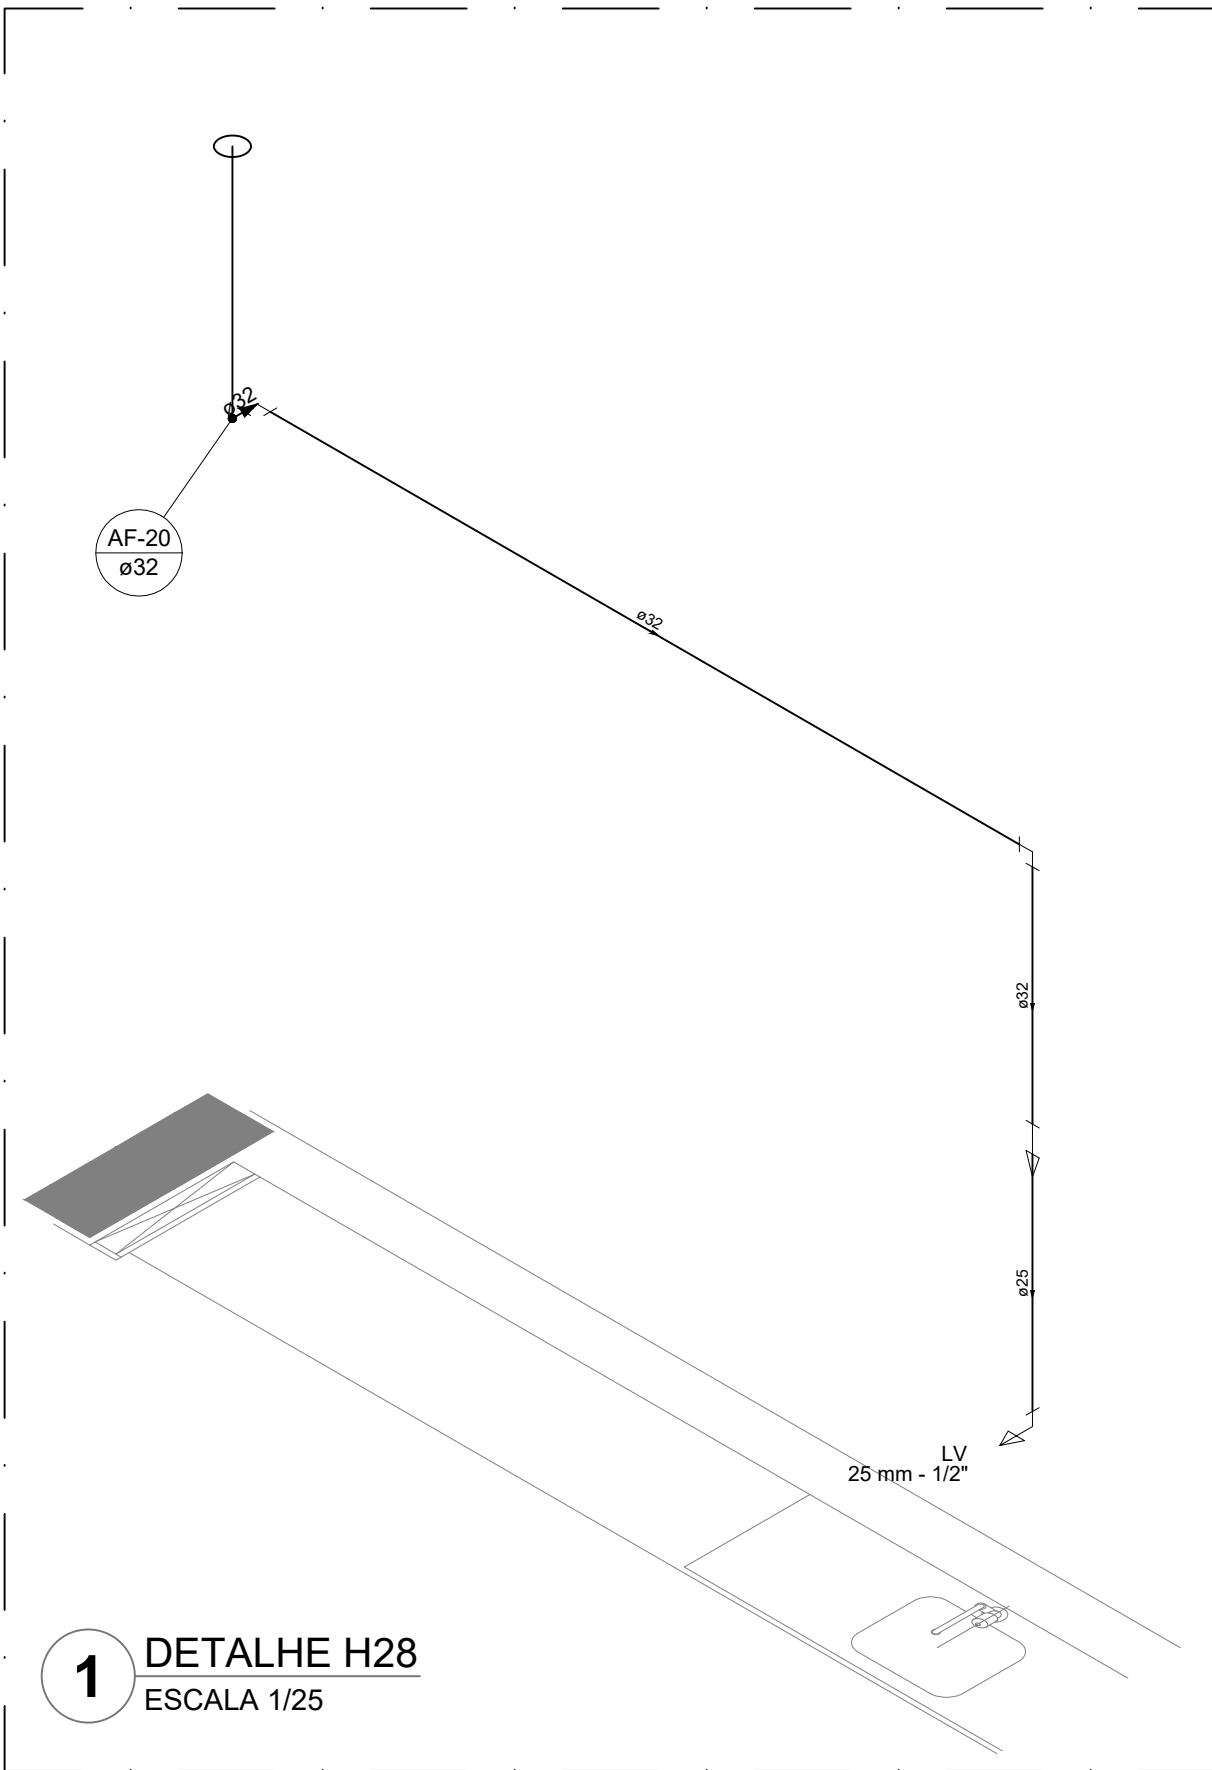




Legenda das indicações	
BE	Bebedouro
CH	Chuveiro
DH	Ducha Higiênica
HIDROMETRO	Hidômetros - cavalete
LV	Lavatório
MIC	Mictório
PIA	Pia de cozinha
PR	Purificador
RG	Registro de gaveta
RP	Registro de pressão c/ canopia cromada
Saida	Saídas livres
TUR	Tanque de lavar
TJ	Torneira de Jardim
VD	Valvula de descarga
VS	Visão Sanitário com válvula de descarga
VR	Válvula de retenção horizontal
CM	Sistema modular vertical de reuso

Legenda de condutos	
Água fria	
Alimentação	

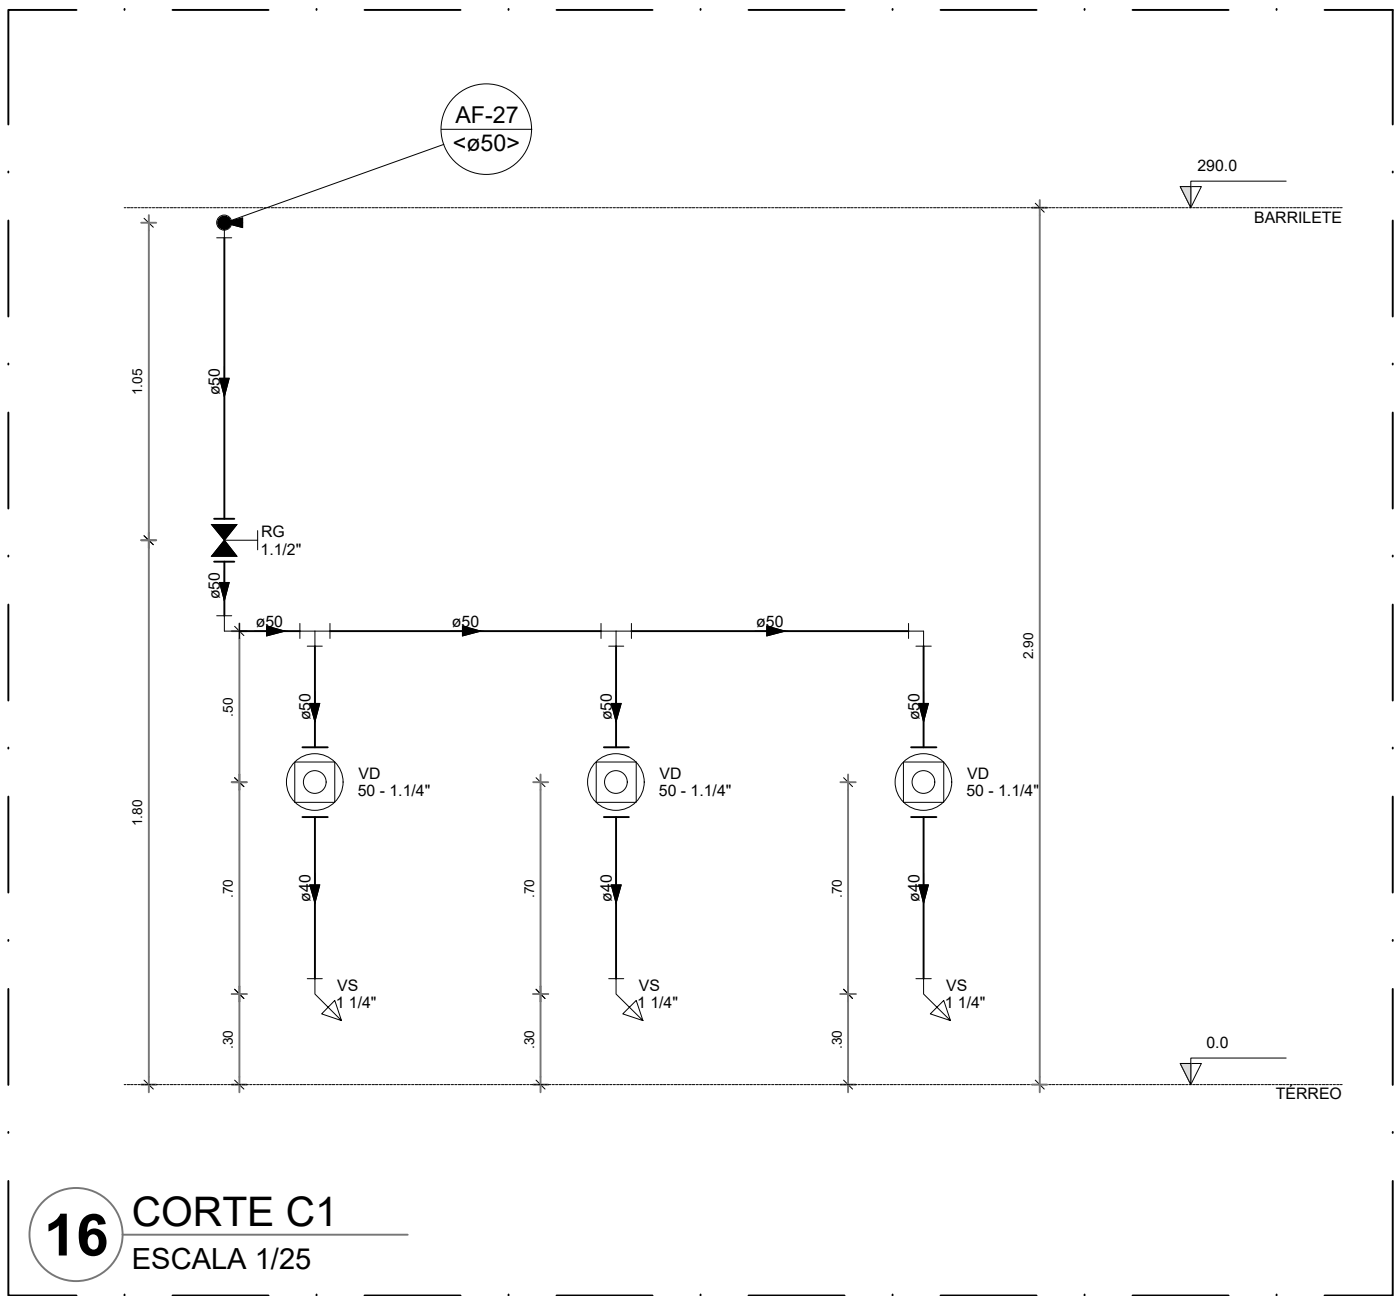

NOTAS GERAIS			
1. CONFERIR MEDIDAS EM OBRA			
2. MEDIDAS EM METRO, EXCETO QUANDO INDICADO			
3. AS COTAS PREVALECEM SOBRE O DESENHO			
4. ESTE PROJETO FOI DESENVOLVIDO A PARTIR DO PROJETO DE ARQUITETURA			
5. PARA QUAISQUER DÚVIDAS E/OU DIVERGÊNCIAS SINALIZAR IMEDIATAMENTE			
NOTAS ESPECÍFICAS			
HIDRÁULICO			
1. EXECUTAR ESTE PROJETO JUNTAMENTE COM O PROJETO ESTRUTURAL			
2. ANTES DA CONCRETAGEM PREVER PASSAGEM PARA AS TUBULAÇÕES, DENTRO DOS LIMITES ESTABELECIDOS PELA NBR 6153:2014			
3. A TUBULAÇÃO DE ÁGUA FRIA E DRENO DE AR CONDICIONADO SERÁ EM PVC RÍGIDO SOLÁVEL			
4. A REPRESENTAÇÃO DA REDE DE INTERLIGAÇÃO DO DRENO DE AR CONDICIONADO NAS CASAS PLUVIAS ESTÁ NO NÍVEL FUNDAÇÃO PARA FACILITAR A INTERPRETAÇÃO DOS DESEIOS DAS VISAS BALDRAMES			
5. O DRENO DO AR CONDICIONADO SERÁ UTILIZADO NAS CASAS DE ÁGUA E FOCOS DE VISITA PLUVIAL			
6. ALTERAÇÕES NESTE PROJETO SOMENTE COM AUTORIZAÇÃO EXPRESSA DO PAEE			
7. O DIMENSIONAMENTO DO HIDRÔMETRO GERAL FICA A CARGO DA CONCESSIONÁRIA DO LOCAL DE EXECUÇÃO DA OBRA			
8. EM VIRTUDE DAS LIMITAÇÕES DE PRESSÕES DE ÁGUA FORNECIDAS PELAS CONCESSIONÁRIAS, FOI PREVISTO BOMBAS DE RECALQUE PARA O RESERVATÓRIO DE CONSUMO			
9. FORAM PREVISTOS PRESSURIZADORES PARA GARANTIR PRESSÃO EM TODOS OS PONTOS DE CONSUMO. O GRUPO DE PRESSÃO FICARÁ NA CASA DE MÁQUINAS ABAIXO DO RESERVATÓRIO. VER DETALHE DO GRUPO DE PRESSÃO NA PRANCHETA			
10. FORAM PREVISTAS CISTERNAS MODULARES PARA CAPTAÇÃO DE ÁGUA DA CHUVA. AS CISTERNAS POSSUEM SISTEMA DE FILTRAGEM APLICADO. O EXTRATOR E INTERLIGADO NA REDE DE ÁGUAS PLUVIAIS			
REFERÊNCIAS			
- MEMORIAL DESCRITIVO E ESPECIFICAÇÕES TÉCNICAS			

CONTROLE DE REVISÕES		
Nº	DATA	DESCRIÇÃO
 Fundo Nacional de Desenvolvimento da Educação		
MINISTÉRIO DA EDUCAÇÃO		
PROJETO PADRÃO - FNDE		
PROPRIETÁRIO :		
ENDEREÇO:		
MUNICÍPIO - UF:		
PROPRIETÁRIO		
RESP. TÉCNICO		CREA
AUTOR DO PROJETO		CAU
DLFO		CREA
		RA
OBSERVAÇÕES:		
ESCOLA 5 SALAS DE AULA - MODELO TÉRREO		
PROJETO DE INSTALAÇÕES		
COORDENAÇÃO CGEST - Coordenação Geral de Infraestrutura Educatonal	LANÇAMENTO HIDRÁULICO DETALHES H28 AO H41; CORTE C1 DETALHE GRUPO DE PRESSÃO	
	HAG	
FORMATO A0	REVISÃO R.00	PRANCHETA
	ESCALA INDICADA DATA EMISSÃO JAN/2021	05/08

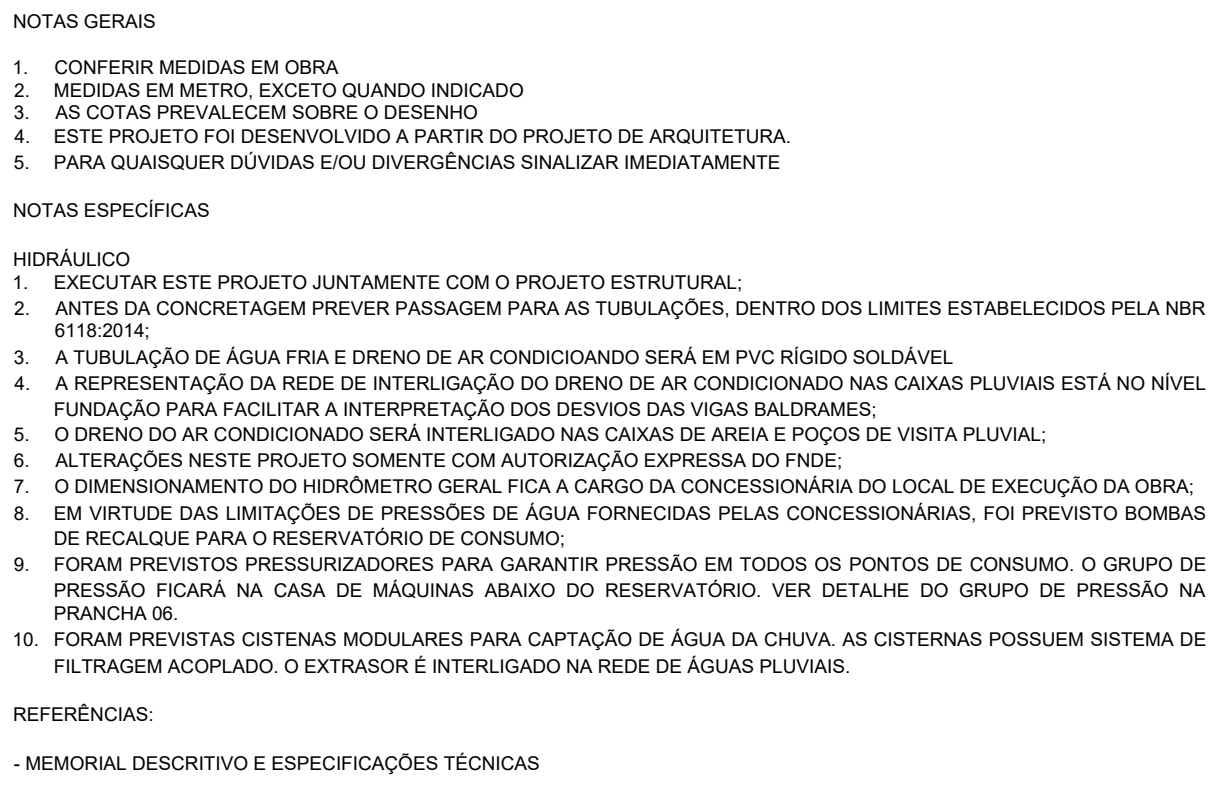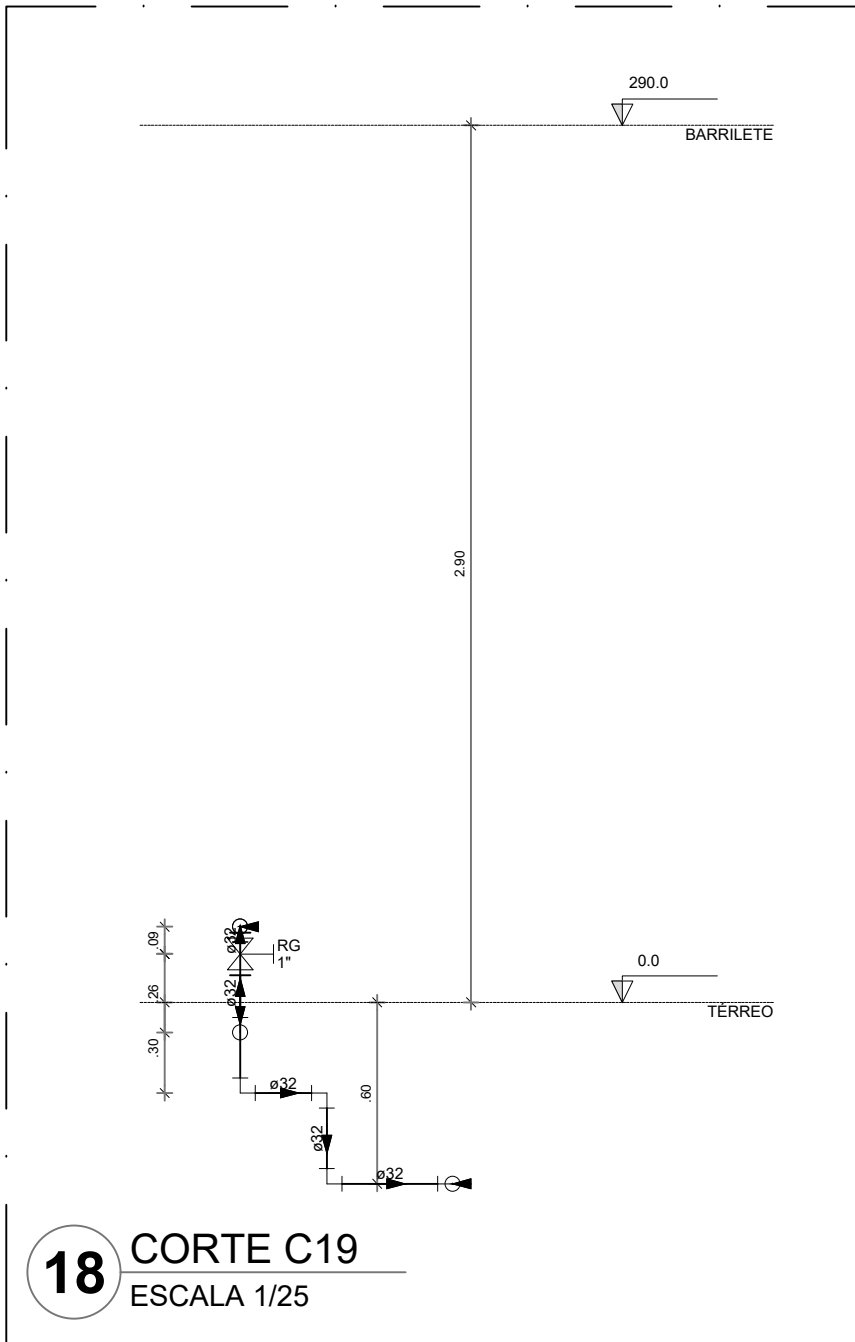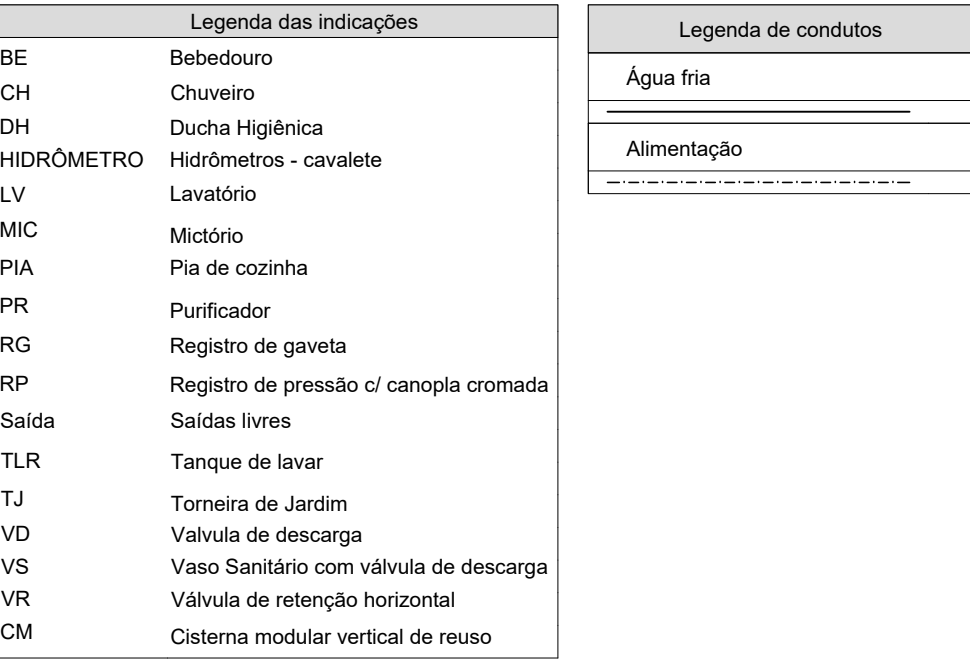



Fundo Nacional
de Desenvolvimento
da Educação

MINISTÉRIO DA

EDUCAÇÃO


PROJETO PADRÃO - FNDE

PROPRIETÁRIO: _____	
ENDEREÇO: _____	
MUNICÍPIO - UF: _____	

PROPRIETÁRIO	_____
RESP. TÉCNICO	_____ CREA _____

AUTOR DO PROJETO	_____ CAU _____



DLFO	CREA RA
--	---

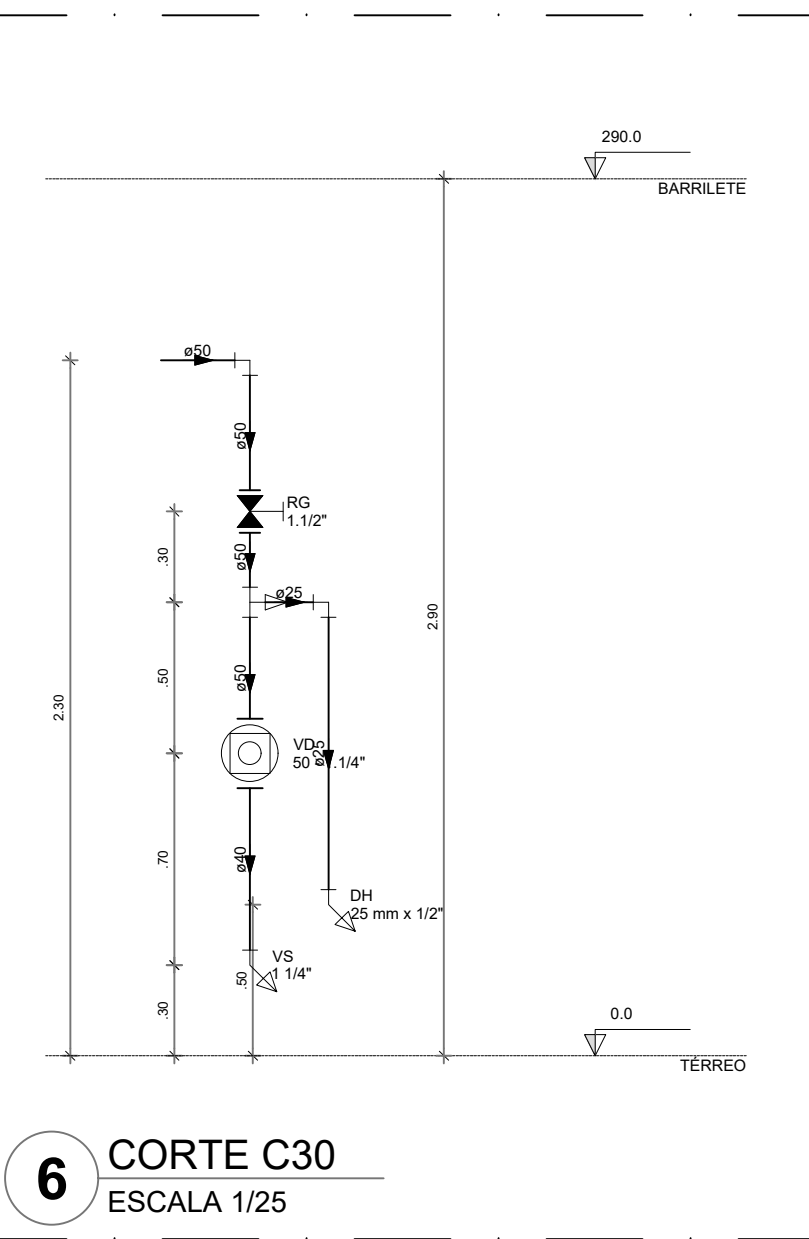

Legenda de condutos

Água fria

Alimentação

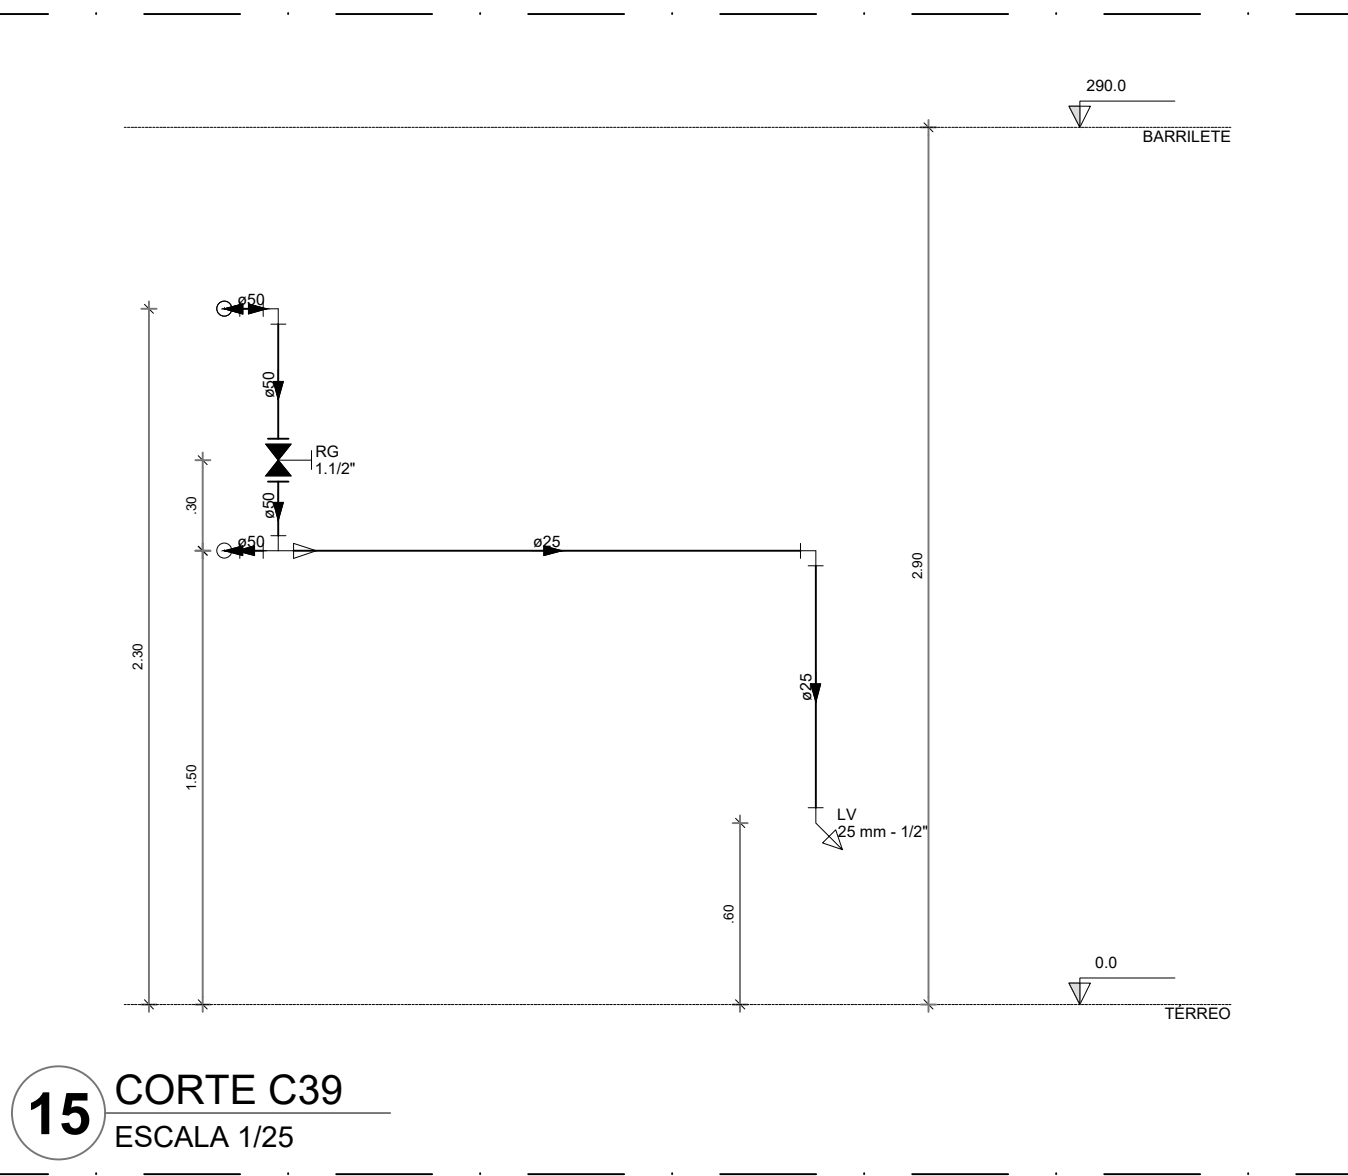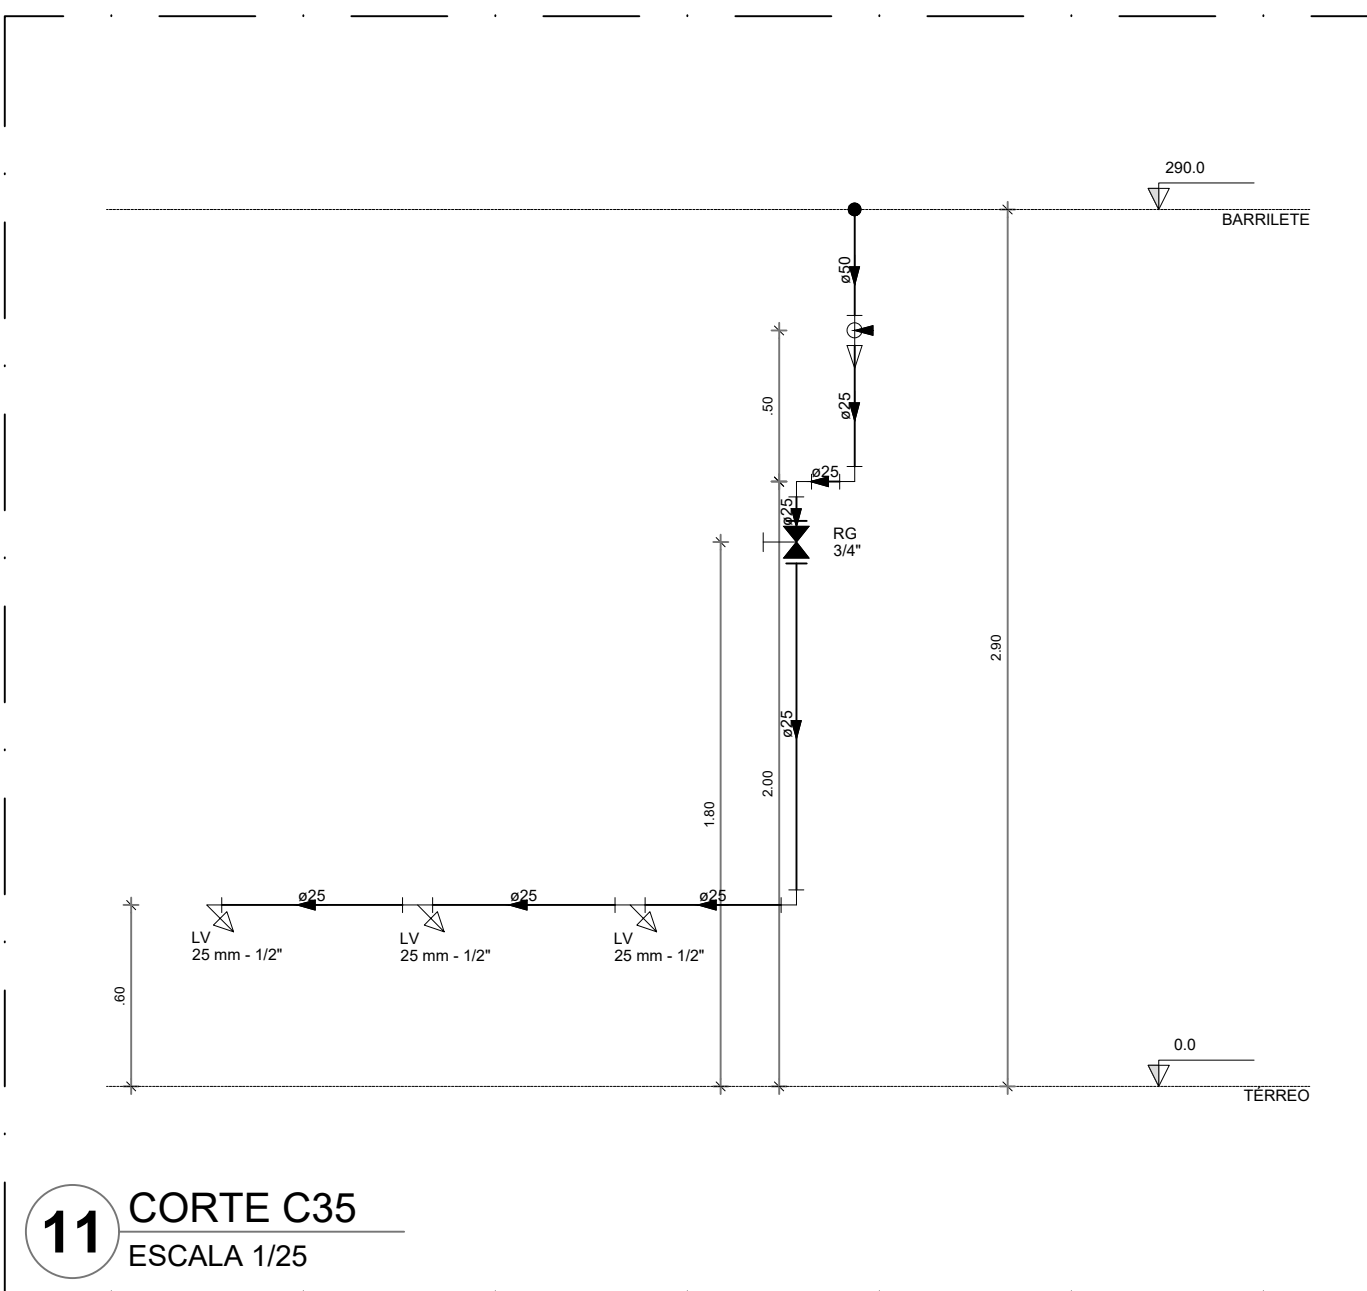



CONTROLE DE REVISÕES

Nº	DATA	DESCRIÇÃO
----	------	-----------

OBSERVAÇÕES:	
--------------	--

ESCOLA 5 SALAS DE AULA - MODELO TÉRREO
PROJETO DE INSTALAÇÕES

COORDENAÇÃO CGEST - Coordenação Geral de Infraestrutura Educatonal	LANÇAMENTO HIDRÁULICO CORTES C25 AO C39		HAG
	REVISAO R.00	ESCALA INDICADA	
FORMATO A0	DATA EMISSAO JAN/2021		07/08

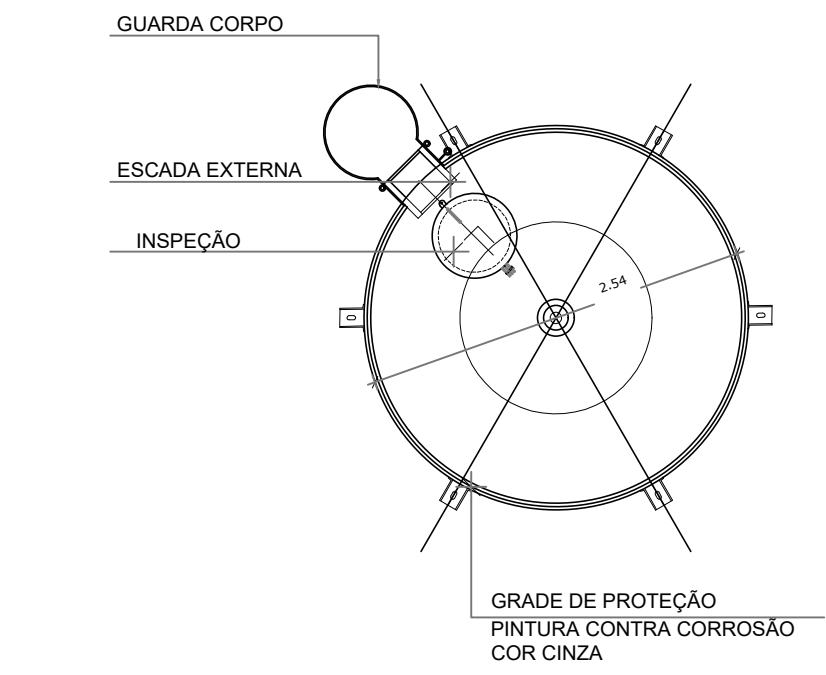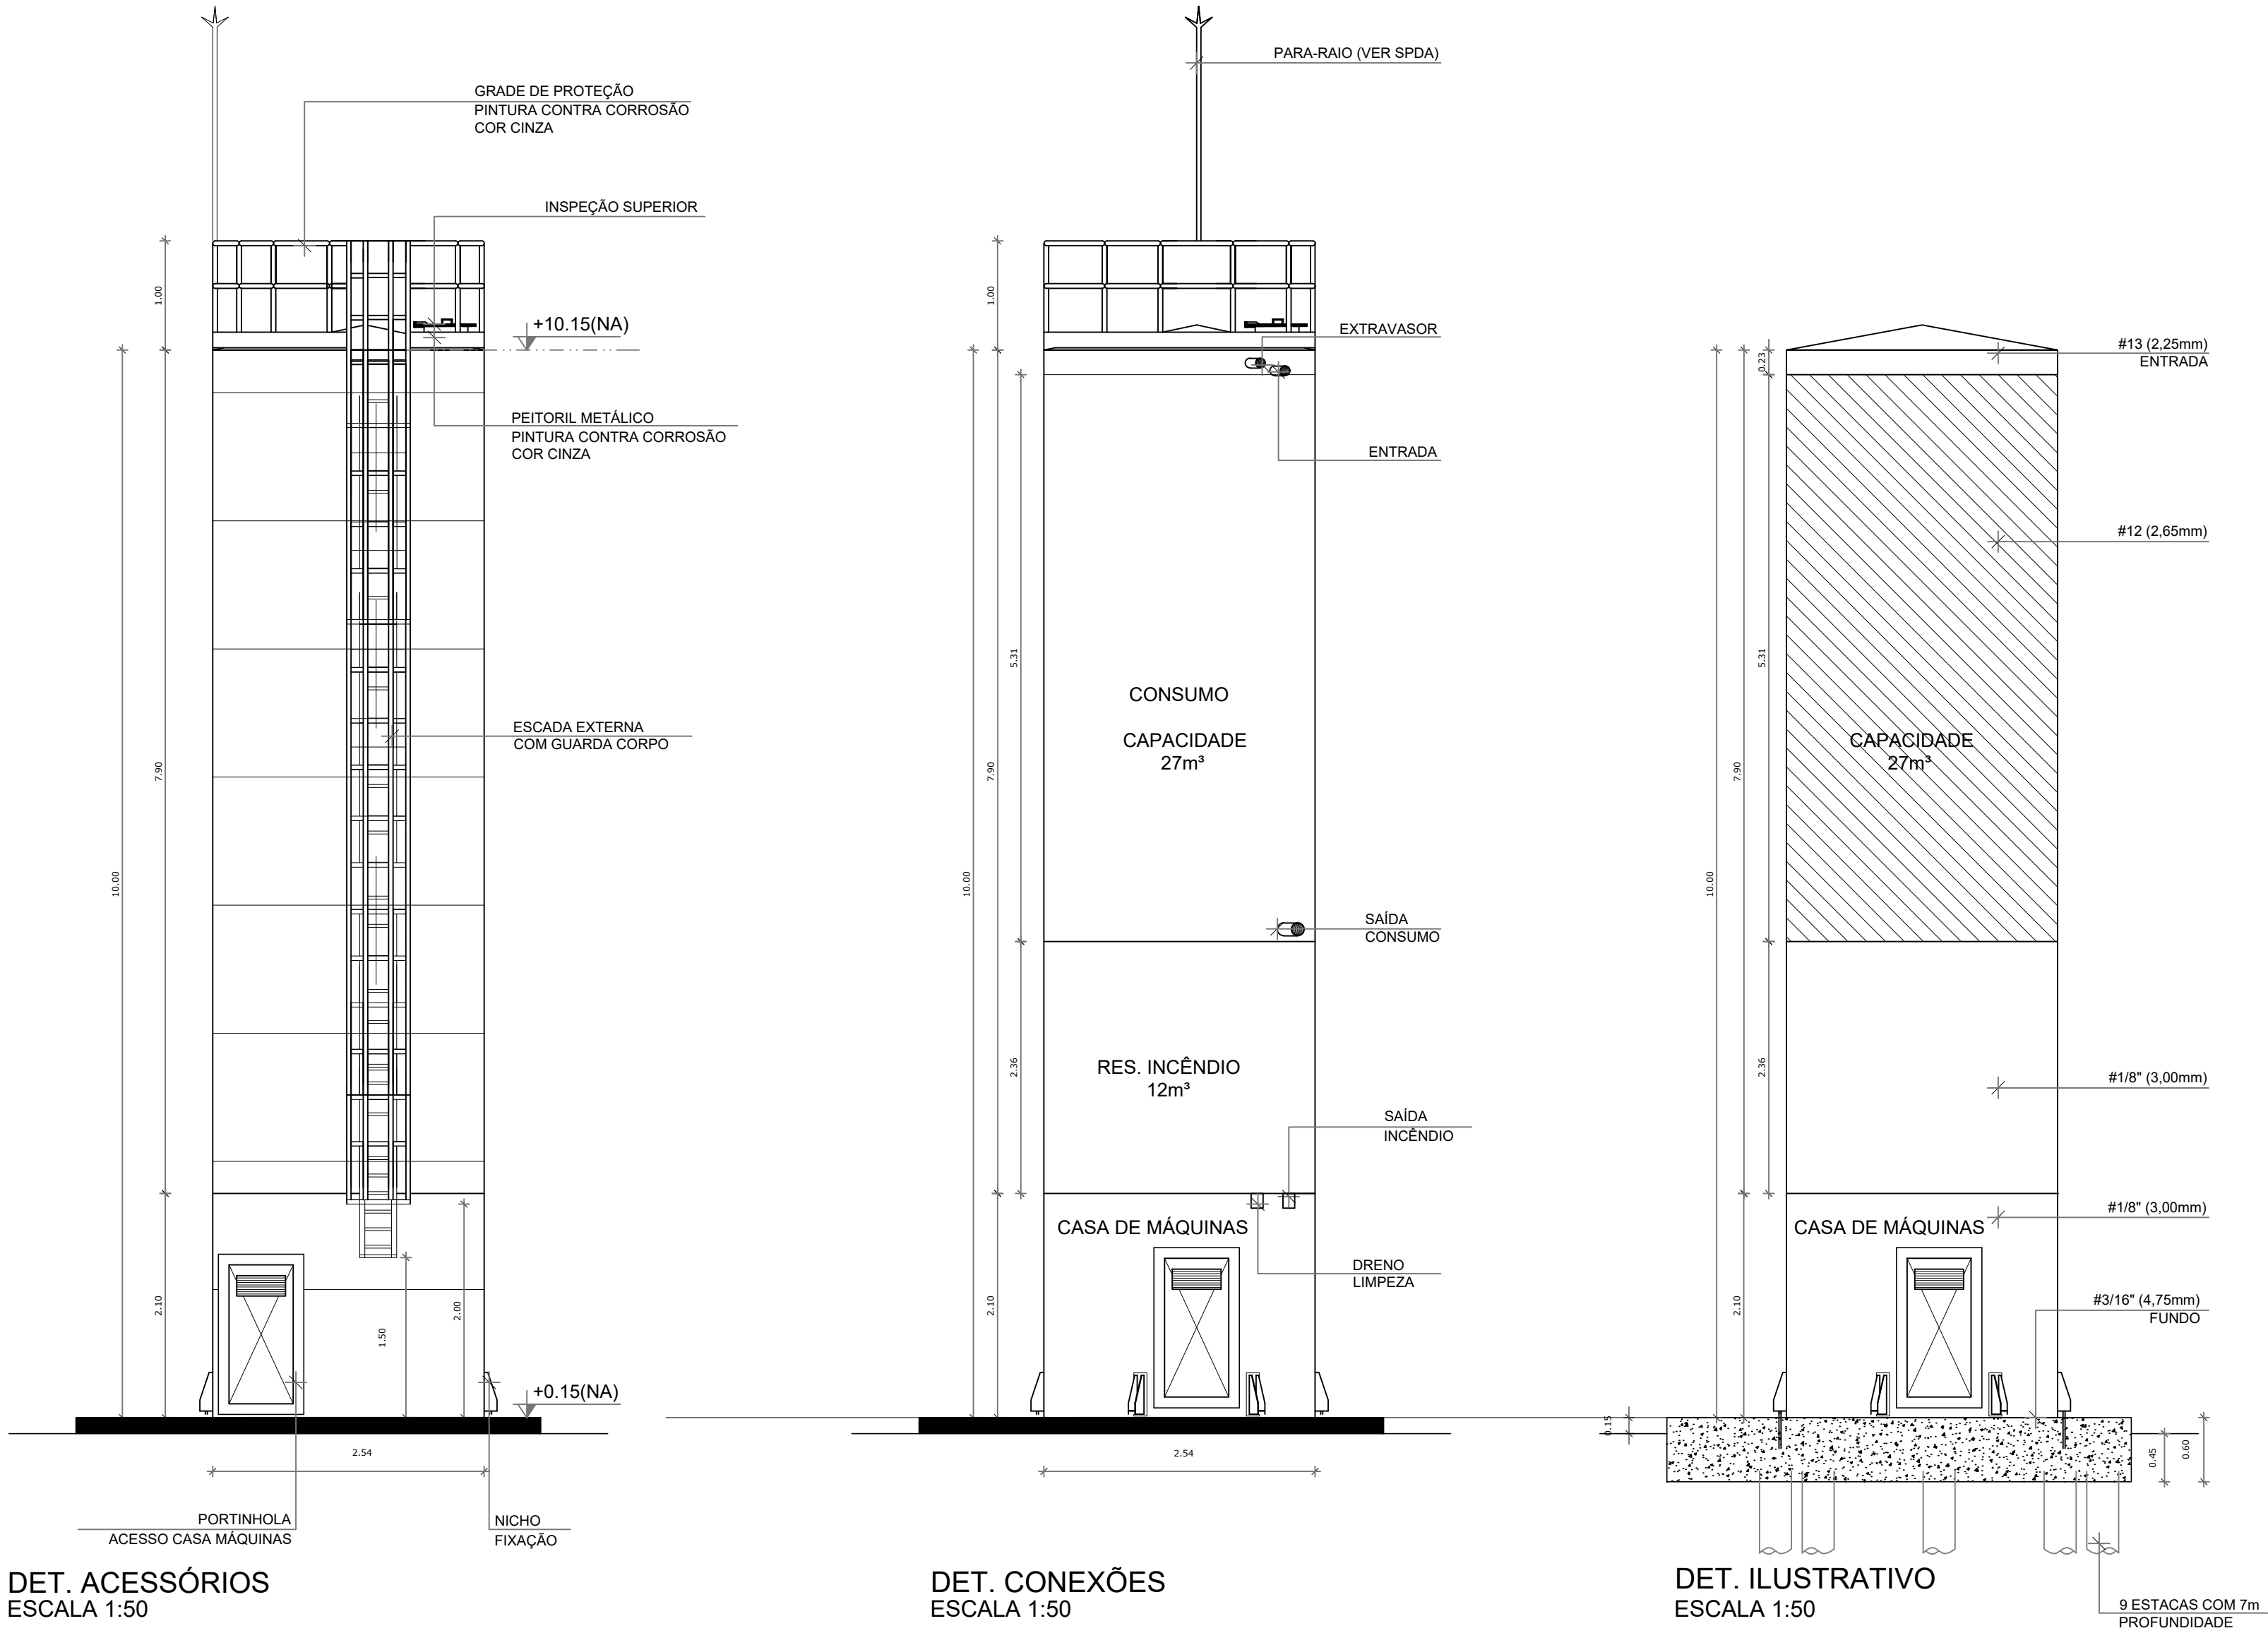


VISTA SUPERIOR
ESCALA 1:50

- NOTAS GERAIS
1. CONFERIR MEDIDAS EM OBRA
 2. MEDIDAS EM METRO, EXCETO QUANDO INDICADO
 3. AS COTAS PREVALECEM SOBRE O DESENHO
 4. ESTE PROJETO FOI DESENVOLVIDO A PARTIR DO PROJETO DE ARQUITETURA.
 5. PARA QUAISQUER DÚVIDAS E/OU DIVERGÊNCIAS SINALIZAR IMEDIATAMENTE
- NOTAS ESPECÍFICAS
- HIDRÁULICO
1. EXECUTAR ESTE PROJETO JUNTAMENTE COM O PROJETO ESTRUTURAL;
 2. ANTES DA CONCRETAGEM PREVER PASSAGEM PARA AS TUBULAÇÕES, DENTRO DOS LIMITES ESTABELECIDOS PELA NBR 6118:2014;
 3. A TUBULAÇÃO DE ÁGUA FRIA E DRENO DE AR CONDICIONANDO SERÁ EM PVC RÍGIDO SOLDÁVEL
 4. A REPRESENTAÇÃO DA REDE DE INTERLIGAÇÃO DO DRENO DE AR CONDICIONADO NAS CAIXAS PLUVIAIS ESTÁ NO NÍVEL FUNDAÇÃO PARA FACILITAR A INTERPRETAÇÃO DOS DESVIOS DAS VIGAS BALDRAMES.
 5. O DRENO DO AR CONDICIONADO SERÁ INTERLIGADO NAS CAIXAS DE AREIA E POÇOS DE VISITA PLUVIAL;
 6. ALTERAÇÕES NESTE PROJETO SOMENTE COM AUTORIZAÇÃO EXPRESSA DO FNDE.
 7. O DIMENSIONAMENTO DO HIDRÔMETRO GERAL FICA A CARGO DA CONCESSIONÁRIA DO LOCAL DE EXECUÇÃO DA OBRA;
 8. EM VIRTUDE DAS LIMITAÇÕES DE PRESSÕES DE ÁGUA FORNECIDAS PELAS CONCESSIONÁRIAS, FOI PREVISTO BOMBAS DE RECALQUE PARA O RESERVATÓRIO DE CONSUMO;
 9. FORAM PREVISTOS PRESSURIZADORES PARA GARANTIR PRESSÃO EM TODOS OS PONTOS DE CONSUMO. O GRUPO DE PRESSÃO FICARÁ NA CASA DE MÁQUINAS ABAIXO DO RESERVATÓRIO. VER DETALHE DO GRUPO DE PRESSÃO NA PRANCHA 06.
 10. FORAM PREVISTAS CISTERNAS MODULARES PARA CAPTAÇÃO DE ÁGUA DA CHUVA. AS CISTERNAS POSSUEM SISTEMA DE FILTRAGEM ACOPLADO. O EXTRASOR É INTERLIGADO NA REDE DE ÁGUAS PLUVIAIS.
- REFERÊNCIAS:
- MEMORIAL DESCRITIVO E ESPECIFICAÇÕES TÉCNICAS


CONTROLE DE REVISÕES

Nº	DATA	DESCRIÇÃO
FNDE Fundo Nacional de Desenvolvimento da Educação MINISTÉRIO DA EDUCAÇÃO		
PROJETO PADRÃO - FNDE		
PROPRIETÁRIO: :		
ENDEREÇO:		
MUNICÍPIO - UF:		
PROPRIETÁRIO RESP. TÉCNICO AUTOR DO PROJETO CREA CAU		
DLFO		CREA
		RA
OBSERVAÇÕES:		
ESCOLA 5 SALAS DE AULA - MODELO TÉRREO		
PROJETO DE INSTALAÇÕES		
COORDENAÇÃO CGEST - Coordenação Geral de Infraestrutura Educatonal		HAG
FORMATO A1		
REVISÃO R.00		PRANCHA 09/09
		ESCALA INDICADA DATA EMISSÃO JAN/2021

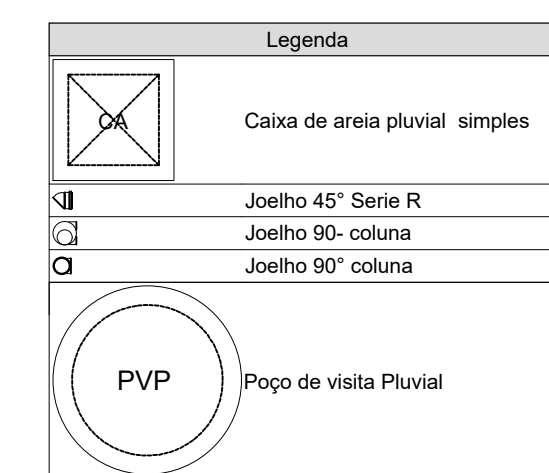

- NOTAS GERAIS**
1. CONFERIR MEDIDAS EM OBRA
 2. MEDIDAS EM METROS, EXCETO QUANDO INDICADO
 3. COTA DE PREVALÊNCIA EM OCEANO
 4. ESTÁTES POR DESENVOLVIMENTO A PARTIR DO PROJETO DE ARQUITETURA
 5. PARA QUALQUER OUTRAS COIS DIVERGÊNCIAS ANALISAR MEDIANTE
- NOTAS ESPECÍFICAS**
- ÁGUAS PLUVIAIS**
1. EXECUTAR ESTE PROJETO JUNTAMENTE COM O PROJETO ESTRUTURAL
 2. NÍVEL DA CONCRETE PARA PASSAR PARA AS TUBULAÇÕES, DENTRO DOS LIMITES ESTABELECIDOS PELA NBR 12216
 3. ATENÇÕES NESTE PROJETO SOMENTE COM AUTORIZAÇÃO EXPRESSA DO FNDE.
 4. TUBO DE TUBULAÇÃO ATÉ 150 MM SERÁ DE PVC; DIÂMETROS DE 200 MM SERÃO EM VINILFOLIO.
 5. O NÍVEL DAS CAXAS DE RECOLETAÇÃO DE ÁGUA DE VISITA PODERÁ SER AJUSTADO DE ACORDO COM O TERRENO, DESDE QUE SEJA GARANTIDA AS INCLINAÇÕES MÍNIMAS PREVISTAS EM NORMAS.
 6. AS CAXAS DE RECOLETAÇÃO DE ÁGUA DE 600 MM DE PROFUNDIDADE SERÃO DE 600x600. AS PROFUNDIDADES ACIMA DE 1,00 METROS DEVERÃO SER POÇO DE VISITA.
 7. A REDE PLUVIA DO TERRENO FOI REPRESENTADA NO PLANO FUNDAÇÃO PARA FACILITAR O ENTENDIMENTO DO PRECISO E DIFERENCIAR OS DEVIDOS BLOCOS DE FUNDAÇÃO.
- ESOTO**
1. OS PROJETOS DEVERÃO SER ADAPTADOS TECNICAMENTE CONFORME AS NECESSIDADES MUNICIPAIS.
 2. NÃO COLETA DOS DEJETOS POR DESENVOLVIMENTO DA NBR 12216
 3. CASO SEJA NECESSÁRIA A ELABORAÇÃO DE PROJETO DE FOSSE E SONDAGEM, ESTE FICARÁ A CARGO DO DESENVOLVEDOR
 4. O NÍVEL DAS CAXAS DE RECOLETAÇÃO E POÇOS DE VISITA PODERÁ SER AJUSTADO CONFORME O TERRENO, DESDE QUE SEJA GARANTIDA AS INCLINAÇÕES MÍNIMAS PREVISTAS EM NORMAS.
 5. CAXAS DE RECOLETAÇÃO DE ÁGUA DE 600 MM DE PROFUNDIDADE SERÃO DE 600x600. AS PROFUNDIDADES ACIMA DE 1,00 METROS DEVERÃO SER POÇO DE VISITA.
 6. AS CAXAS DE TUBULAÇÃO EM PVC SERÃO NORMAIS.
- REFERÊNCIAS:**
- MEMÓRIA DESCRITIVO E ESPECIFICAÇÕES TÉCNICAS

A0	JAN/2021
----	----------

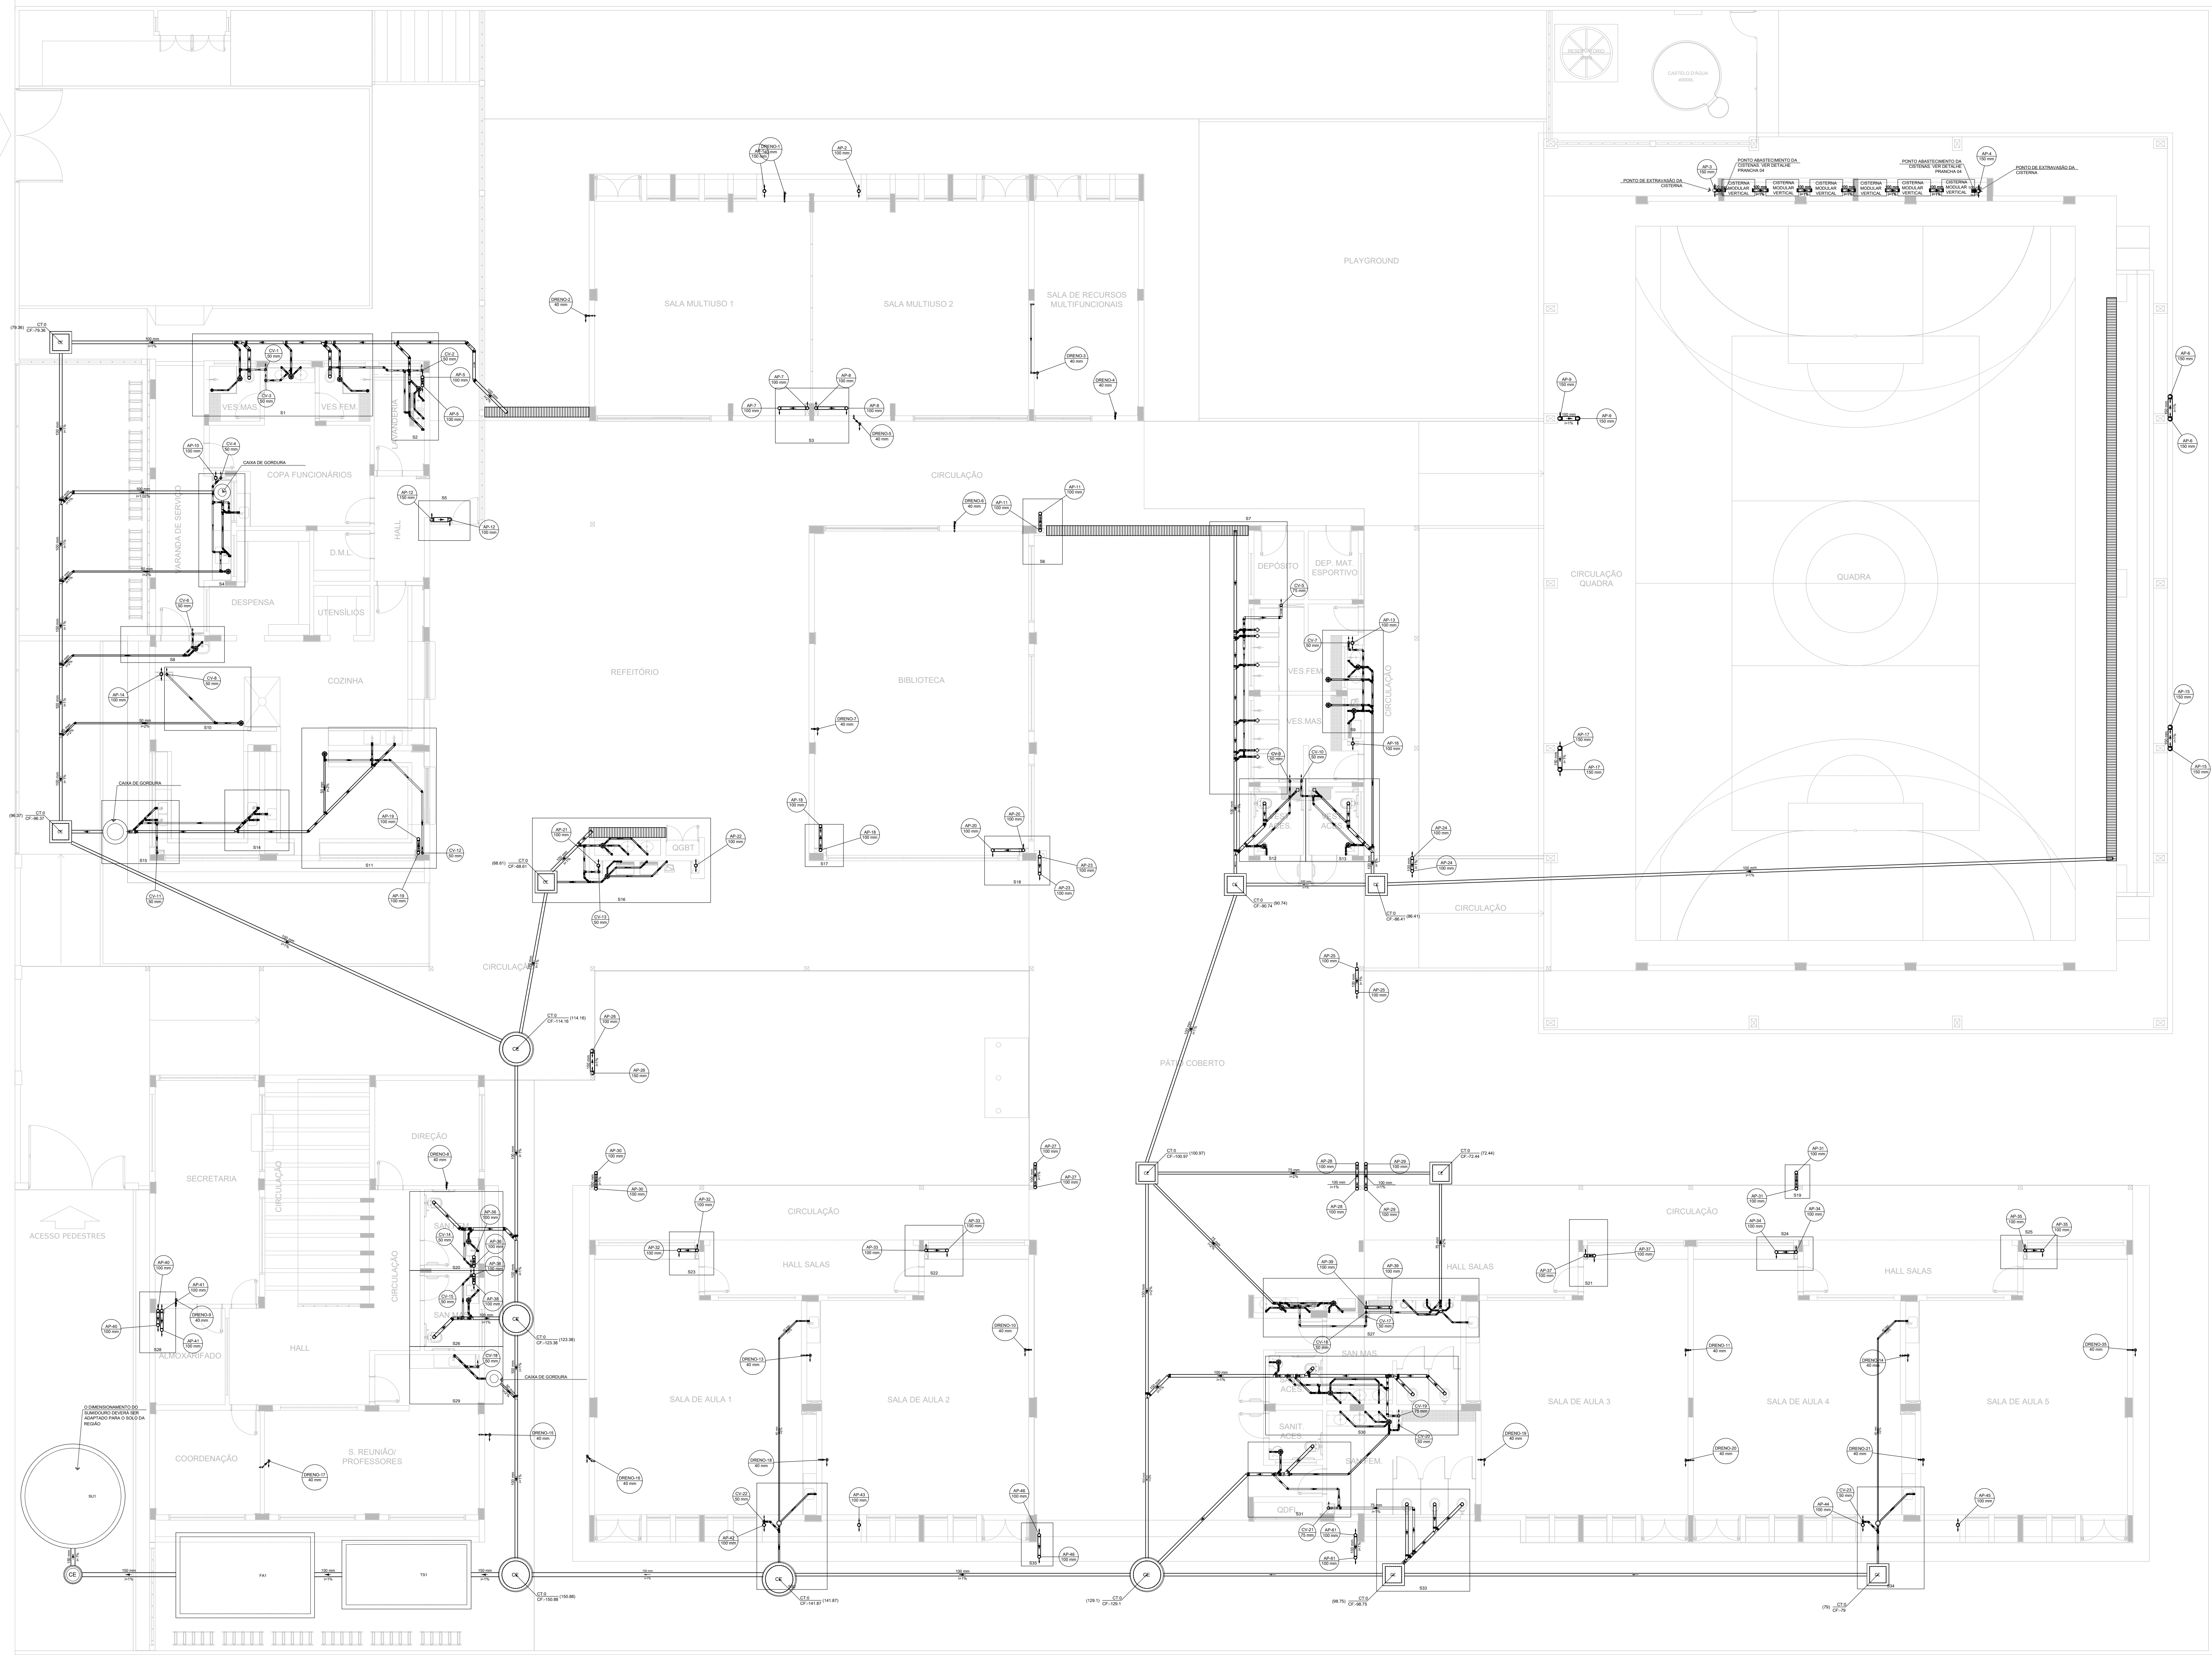

1 PLANTA BAIXA - TÉRREO
ESCALA 1/100

- NOTAS GERAIS
1. CONFERIR MEDIDAS EM OBRA
 2. MEDIDAS EM METRO, EXCETO QUANDO INDICADO
 3. AS COTAS PREVALECEM SOBRE O DESENHO
 4. ESTE PROJETO FOI DESENVOLVIDO A PARTIR DO PROJETO DE ARQUITETURA
 5. PARA QUALQUER DÚVIDA E/OU DIVERGÊNCIA SINALIZAR IMEDIATAMENTE
- NOTAS ESPECÍFICAS
- ÁGUAS PLUVIAIS
1. EXECUTAR ESTE PROJETO JUNTAMENTE COM O PROJETO ESTRUTURAL
 2. ANTES DA CONCRETAGEM PREVER PASSAGEM PARA AS TUBULAÇÕES, DENTRO DOS LIMITES ESTABELECIDOS PELA NBR 815/2014
 3. ALTERAÇÕES NESTE PROJETO SOMENTE COM AUTORIZAÇÃO EXPRESSA DO FNDE
 4. TODA A TUBULAÇÃO ATÉ 50 MM SERÁ EM PVC-C, DIÂMETROS ACIMA DE 50 MM SERÃO EM VNI/FORT
 5. AS PROFUNDIDADES DAS CAIXAS DE INSPEÇÃO E POÇOS DE VISITA PODERÃO SER AJUSTADO CONFORME PERFIL DO TERRENO, DESDE QUE SEJAM GARANTIDAS AS INCLINAÇÕES MÍNIMAS PREVISTAS EM NORMAS
 6. CAIXAS DE INSPEÇÃO DE ATÉ 1,00 METROS DE PROFUNDIDADE SERÃO DE 60x60 cm. PROFUNDIDADES ACIMA DE 1,00 METROS DEVERÁ SER POÇO DE VISITA
 7. A REDE FLUVIAL DO TERRENO FOI REPRESENTADA NO NÍVEL FUNDAÇÃO PARA FACILITAR O ENTENDIMENTO DO PROJETO EM FUNÇÃO DOS DESVIOS DAS BLOCOS DE FUNDAÇÃO
- ESGOTO
1. OS PROJETOS DEVERÃO SER ADAPTADOS TÉCNICAMENTE CONFORME AS NECESSIDADES MUNICIPAIS
 2. PARA COLETA DOS DEJETOS OBSERVAR POSTURAS MUNICIPAIS
 3. CASO SEJA NECESSÁRIA A ELABORAÇÃO DE PROJETO DE FOSSA E SUMIDOURO, ESTE FICARÁ A CARGO DO ENTE FEDERADO PARA ADAPTAÇÃO CONFORME O SOLO DA REGIÃO
 4. AS PROFUNDIDADES DAS CAIXAS DE INSPEÇÃO E POÇOS DE VISITA PODERÃO SER AJUSTADO CONFORME PERFIL DO TERRENO, DESDE QUE SEJAM GARANTIDAS AS INCLINAÇÕES MÍNIMAS PREVISTAS EM NORMAS
 5. CAIXAS DE INSPEÇÃO DE ATÉ 1,00 METROS DE PROFUNDIDADE SERÃO DE 60x60 cm. PROFUNDIDADES ACIMA DE 1,00 METROS DEVERÁ SER POÇO DE VISITA
 6. TODA A TUBULAÇÃO SERÁ EM PVC-SERIE NORMAL
- REFERÊNCIAS:
- MEMÓRIA DESCRITIVO E ESPECIFICAÇÕES TÉCNICAS

Legenda de condutos	
Esgoto	
Pluvial	
Ventilação	
Dreno	

Legenda	
	Caixa Sifonada
	Caixa Sifonada Com Tampa
	Caixa Inspeção Esgoto Simples
	Caixa de passagem
	Joelho 90
	Chuveiro Residencial
	Joelho 45
	Joelho 90° Série R coluna
	Junção simples
	Junção simples c/ redução
	Junção simples- coluna
	Lixa simples
	Poço de visita de esgoto
	Ramais de Ventilação
	Ramais de Ventilação em Cruz
	Redução aerométrica- superior
	To sanitário

CONTROLE DE REVISÕES

Nº	DATA	DESCRIÇÃO
----	------	-----------



PROJETO PADRÃO - FNDE

PROPRIETÁRIO: _____

ENDEREÇO: _____

MUNICÍPIO - UF: _____

PROPRIETÁRIO: _____

RESP. TÉCNICO: _____ CREA: _____

AUTOR DO PROJETO: _____ CAU: _____


DLFO	CREA
	RA

OBSERVAÇÕES: _____

ESCOLA 5 SALAS DE AULA - MODELO TÉRREO


PROJETO DE INSTALAÇÕES

COORDENAÇÃO CGEST - Coordenação Geral de Infraestrutura Educatonal	LANÇAMENTO PLUVIAL E ESGOTO TÉRREO		PRANCHAS HEG
	REVISÃO R-00	ESCALA INDICADA DATA EMISSÃO JAN/2021	
FORMATO A0			02/07

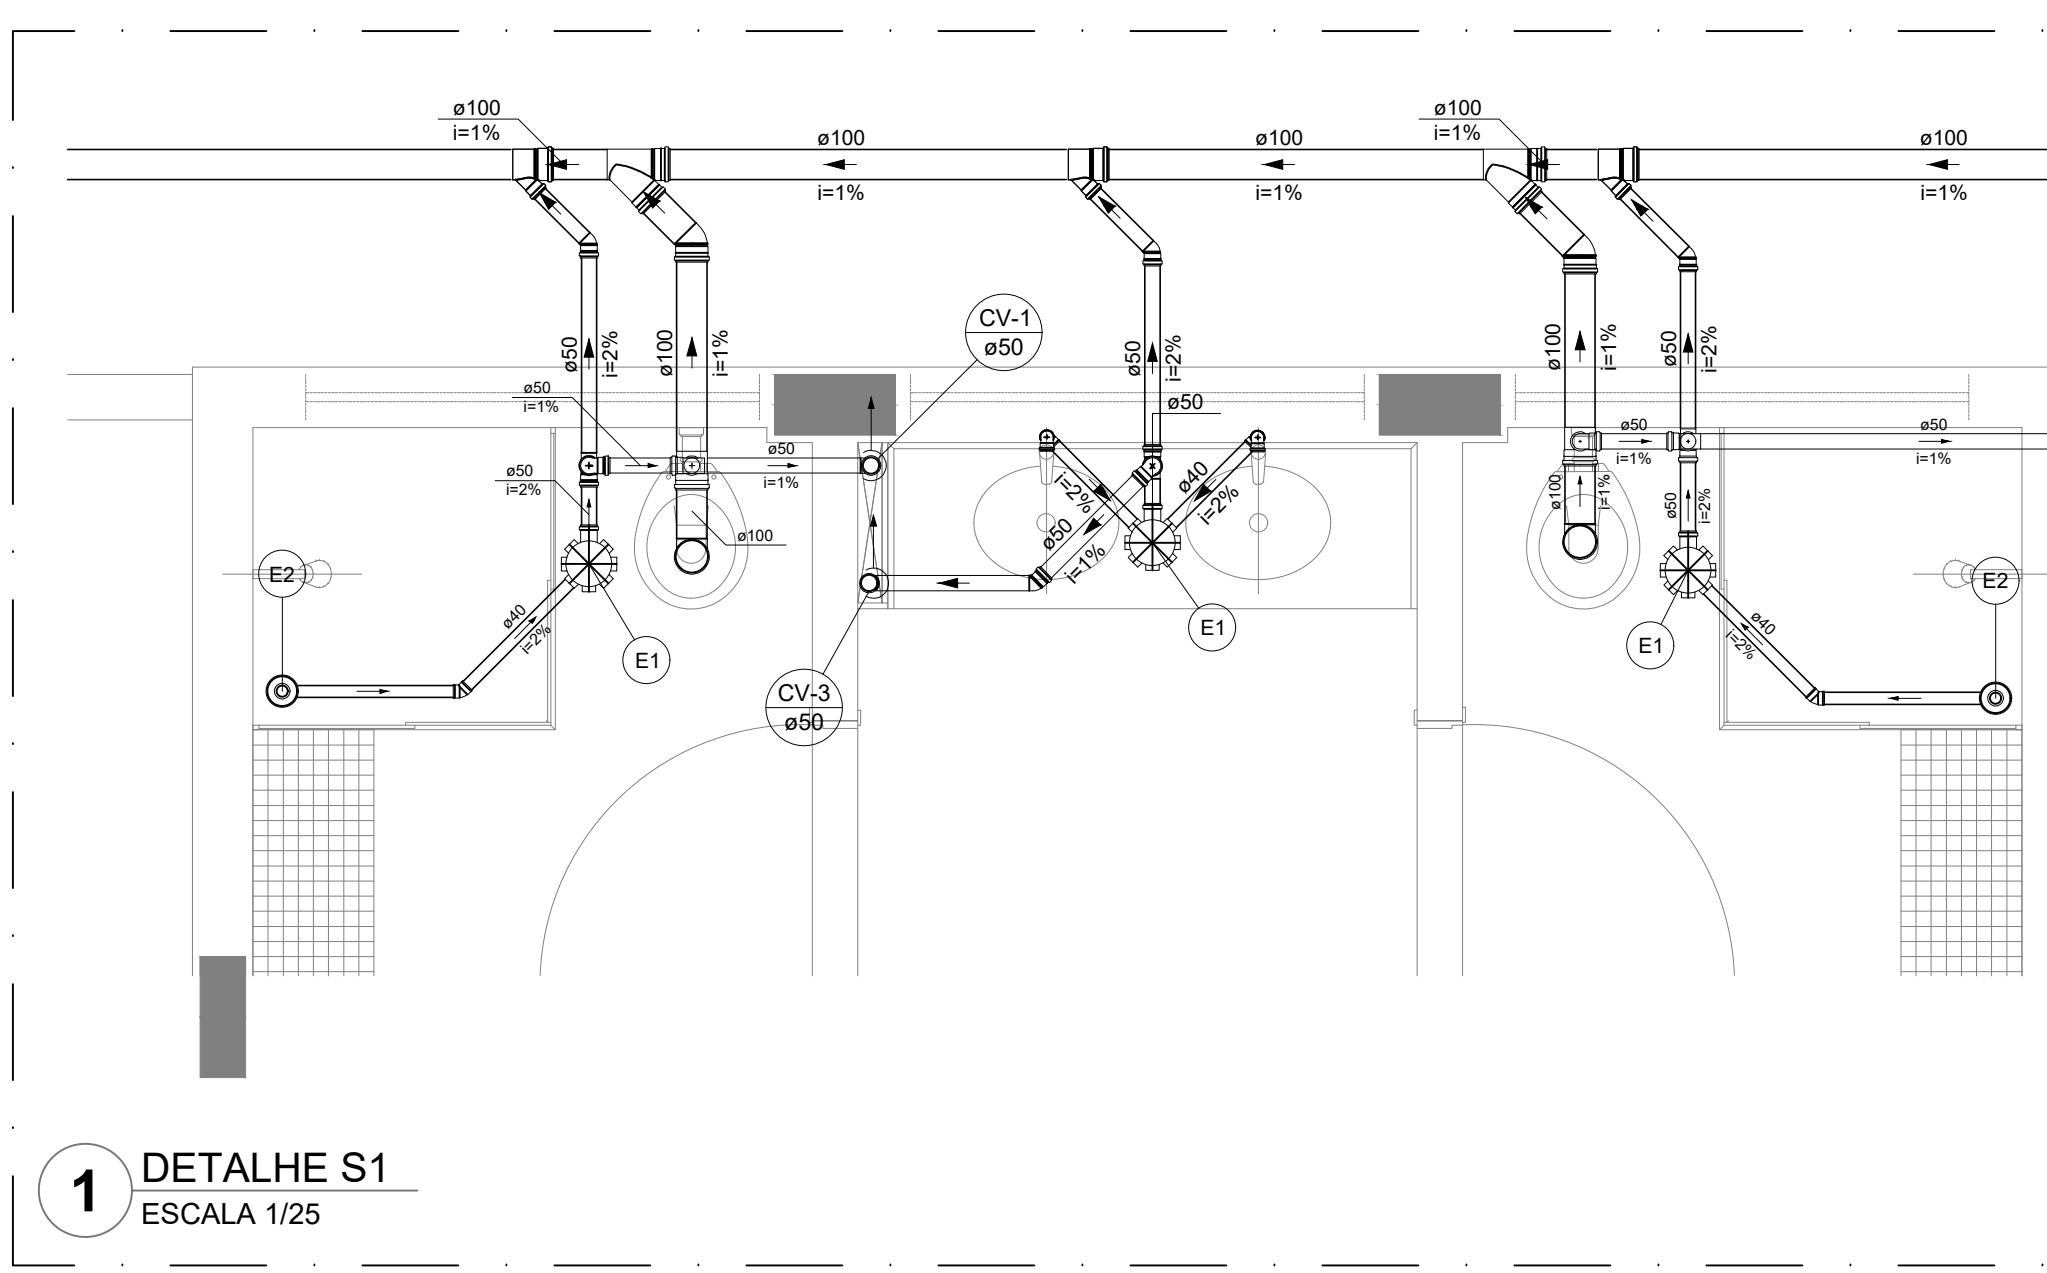


1 DETALHE S1
ESCALA 1/25

Legenda de peças	
PVC Acessórios	
E1	Caixa sifonada montada c/ grelha e porta grelha 150x150x50 1pc
PVC Acessórios	
E2	Copo/ Caixa Seca 100x100x40 1pc
	Grelha redonda pl co sifo e ralo seco 100 mm 1pc

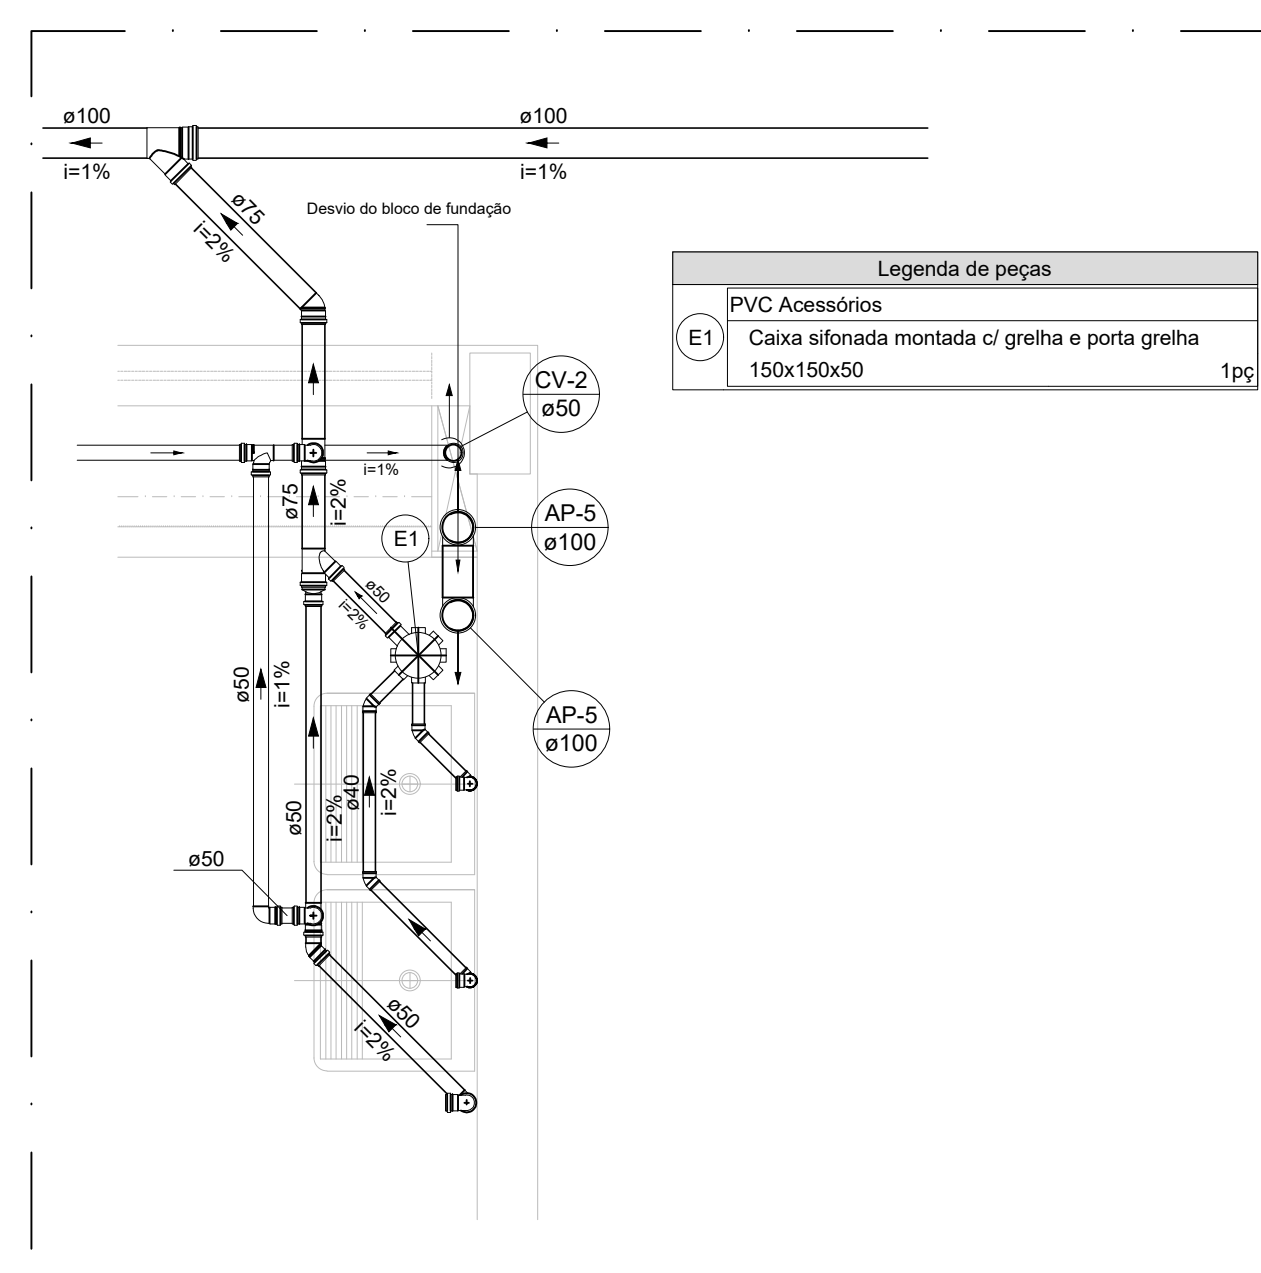


2 DETALHE S2
ESCALA 1/25

Legenda de peças	
PVC Acessórios	
E1	Caixa sifonada montada c/ grelha e porta grelha 150x150x50 1pc

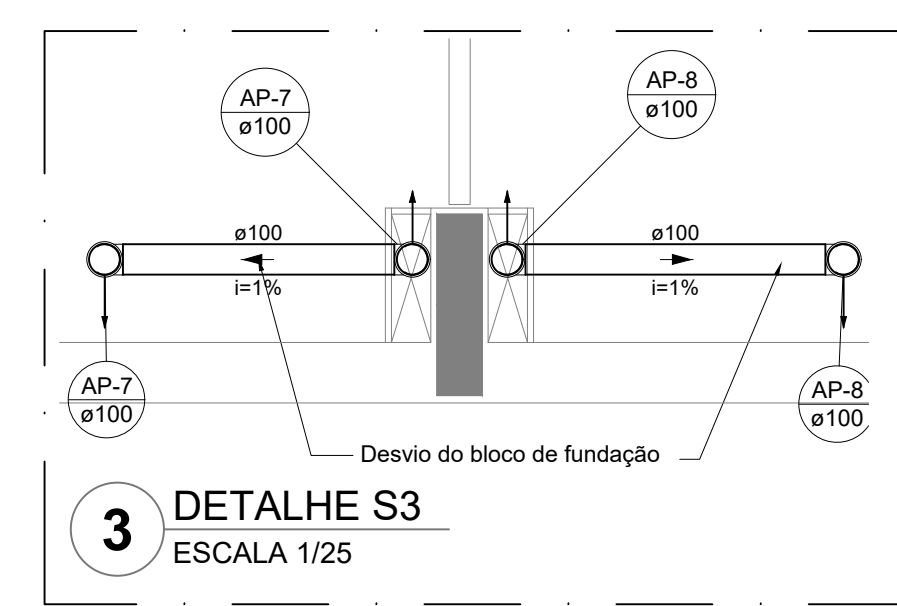


3 DETALHE S3
ESCALA 1/25

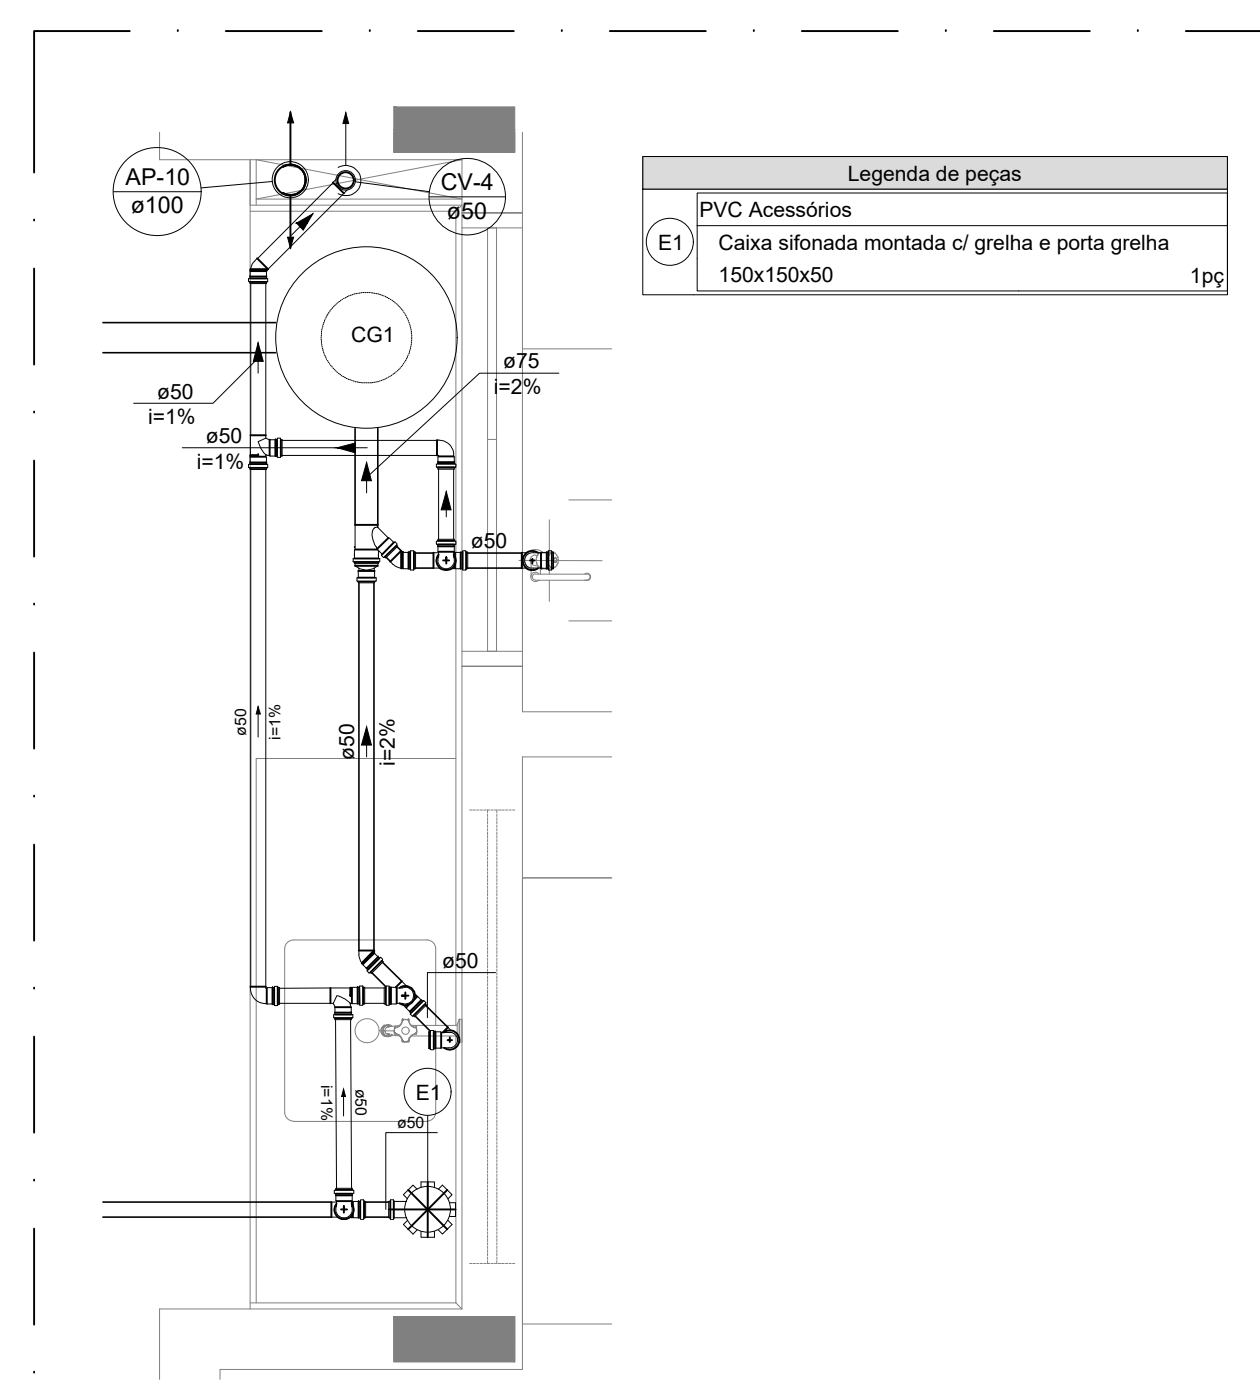

4 DETALHE S4
ESCALA 1/25


Legenda de peças	
PVC Acessórios	
E1	Caixa sifonada montada c/ grelha e porta grelha 150x150x50 1pc

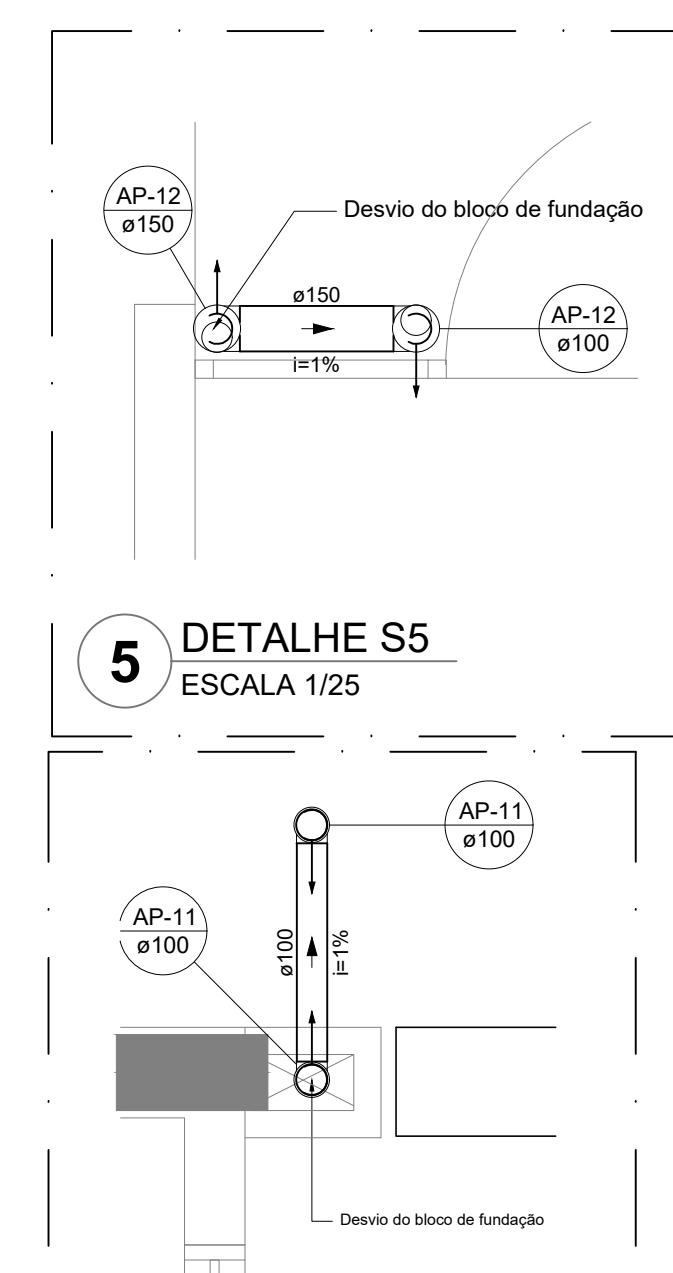

5 DETALHE S5
ESCALA 1/25


Legenda de peças	
PVC Acessórios	
E1	Caixa sifonada montada c/ grelha e porta grelha 150x150x50 1pc

- NOTAS GERAIS
1. CONFERIR MEDIDAS EM OBRA
 2. MEDIDAS EM METRO, EXCETO QUANDO INDICADO
 3. AS COTAS PREVALEM SOBRE O DESENHO
 4. ESTE PROJETO FOI DESENVOLVIDO A PARTIR DO PROJETO DE ARQUITETURA
 5. PARA QUANTIDADES DIVERSAS E/OU DIVERGENCIAS SINALIZAR IMEDIATAMENTE
- NOTAS ESPECIFICAS
- ÁGUAS PLUVIAIS
1. EXECUTAR ESTE PROJETO JUNTAMENTE COM O PROJETO ESTRUTURAL
 2. ANTES DA CONCRETAGEM PREVER PASSAGENS PARA AS TUBULAÇÕES, DENTRO DOS LIMITES ESTABELECIDOS PELA NBR 6118:2014.
 3. ALTERAÇÕES NESTE PROJETO SOMENTE COM AUTORIZAÇÃO EXPRESSA DO FINE
 4. TODA A TUBULAÇÃO ATÉ 150 MM SERÁ EM PVC-R. DIÂMETROS ACIMA DE 150 MM SERÃO EM UNIFORT.
 5. AS PROFUNDIDADES DAS CAIXAS DE INSPEÇÃO E POÇOS DE VISITA PODERÃO SER AJUSTADO CONFORME PERFIL DO TERRENO, DESDE QUE SEJAM GARANTIDAS AS INCLINAÇÕES MÍNIMAS PREVISTAS EM NORMAS.
 6. CAIXAS DE INSPEÇÃO DE ATÉ 1,00 METROS DE PROFUNDIDADE SERÃO DE 600x60 cm. PROFUNDIDADES ACIMA DE 1,00 METROS DEVERÃO SER POÇO DE VISITA.
 7. A REDE PLUVIAL DO TERRENO FOI REPRESENTADA NO NÍVEL FUNDAÇÃO PARA FACILITAR O ENTENDIMENTO DO PROJETO EM FUNÇÃO DOS DESVIOS DAS BLOCOS DE FUNDAÇÃO.
- ESGOTO
1. OS PROJETOS DEVEM SER ADAPTADOS TECNICAMENTE CONFORME AS NECESSIDADES MUNICIPAIS.
 2. PARA COLETA DOS DEJETOS OBSERVAR POSTURAS MUNICIPAIS.
 3. CASO SEJA NECESSÁRIA A ELABORAÇÃO DE PROJETO DE FOSSA E SUMIDOURO, ESTE FICARÁ A CARGO DO ENTE RECEPTOR PARA ADAPTAÇÃO CONFORME O SOLO DA REGIÃO.
 4. AS PROFUNDIDADES DAS CAIXAS DE INSPEÇÃO E POÇOS DE VISITA PODERÃO SER AJUSTADO CONFORME PERFIL DO TERRENO, DESDE QUE SEJAM GARANTIDAS AS INCLINAÇÕES MÍNIMAS PREVISTAS EM NORMAS.
 5. CAIXAS DE INSPEÇÃO DE ATÉ 1,00 METROS DE PROFUNDIDADE SERÃO DE 600x60 cm. PROFUNDIDADES ACIMA DE 1,00 METROS DEVERÃO SER POÇO DE VISITA.
 6. TODA A TUBULAÇÃO SERÁ EM PVC SÉRIE NORMAL.
- REFERÊNCIAS:
- MEMORIAL DESCRITIVO E ESPECIFICAÇÕES TÉCNICAS

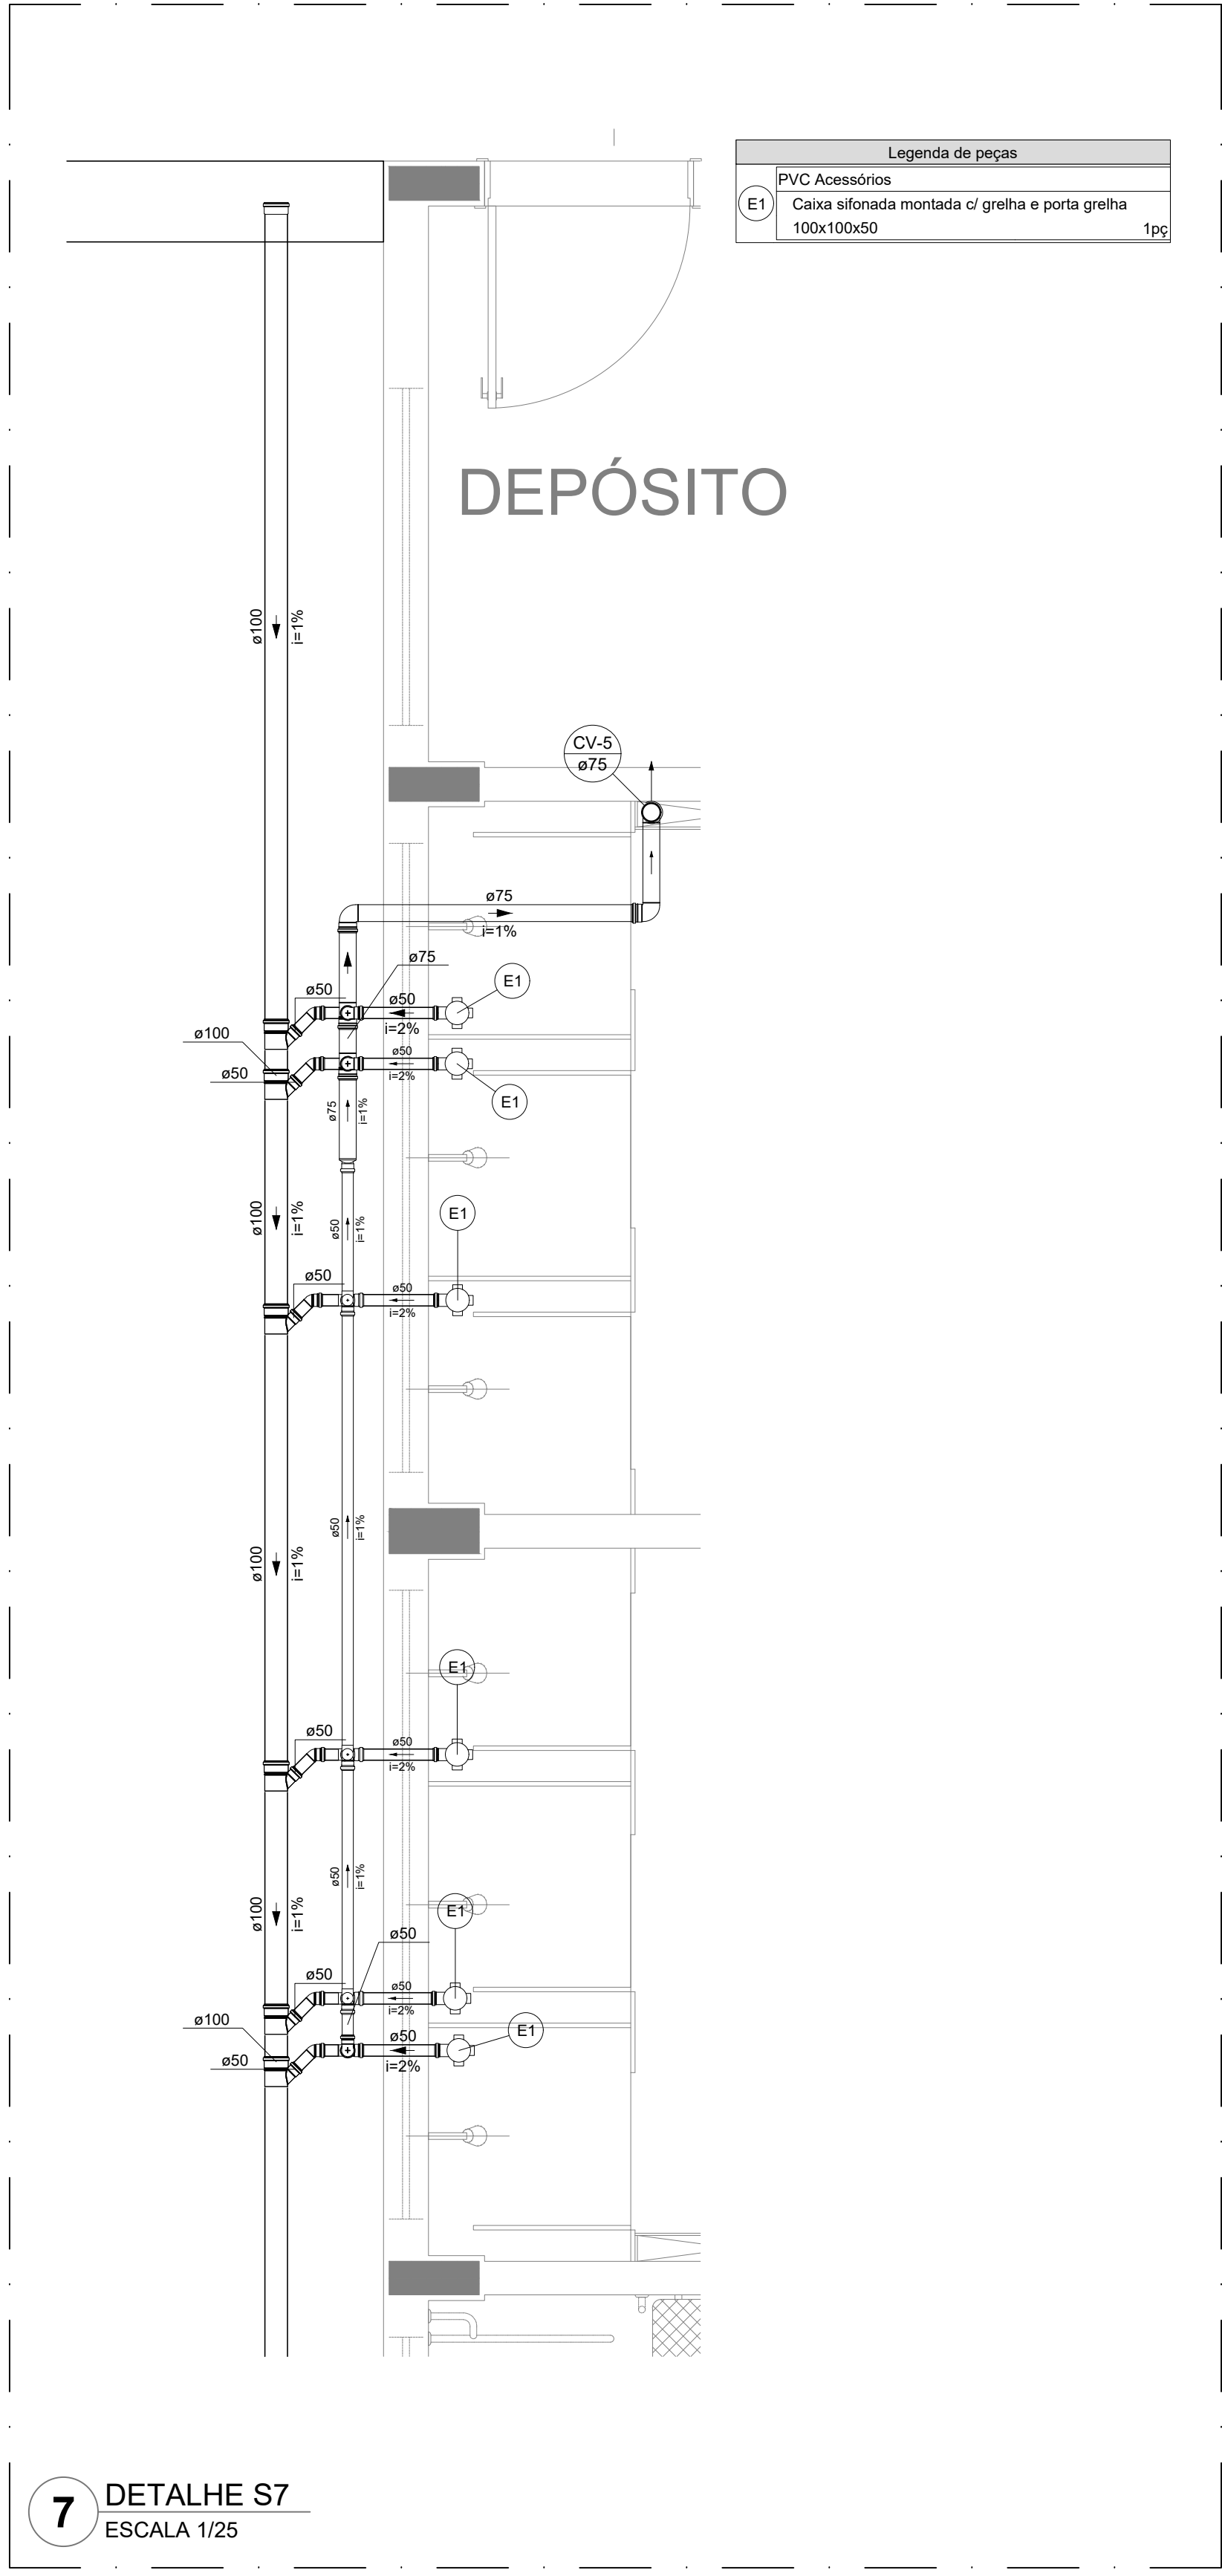


7 DETALHE S7
ESCALA 1/25

Legenda de peças	
PVC Acessórios	
E1	Caixa sifonada montada c/ grelha e porta grelha 100x100x50 1pc

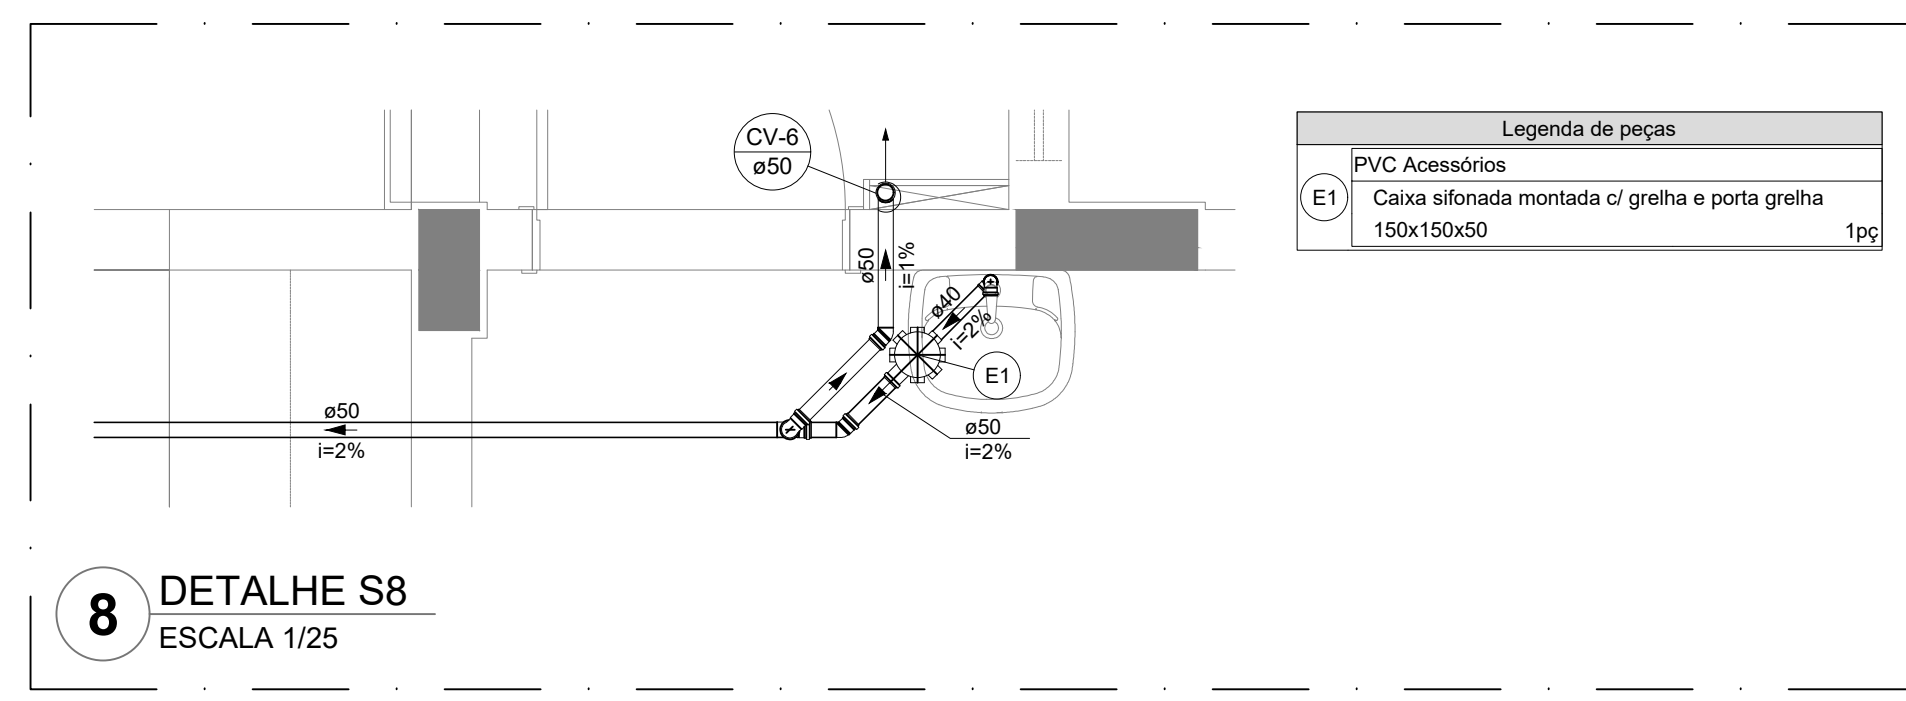


8 DETALHE S8
ESCALA 1/25

Legenda de peças	
PVC Acessórios	
E1	Caixa sifonada montada c/ grelha e porta grelha 150x150x50 1pc

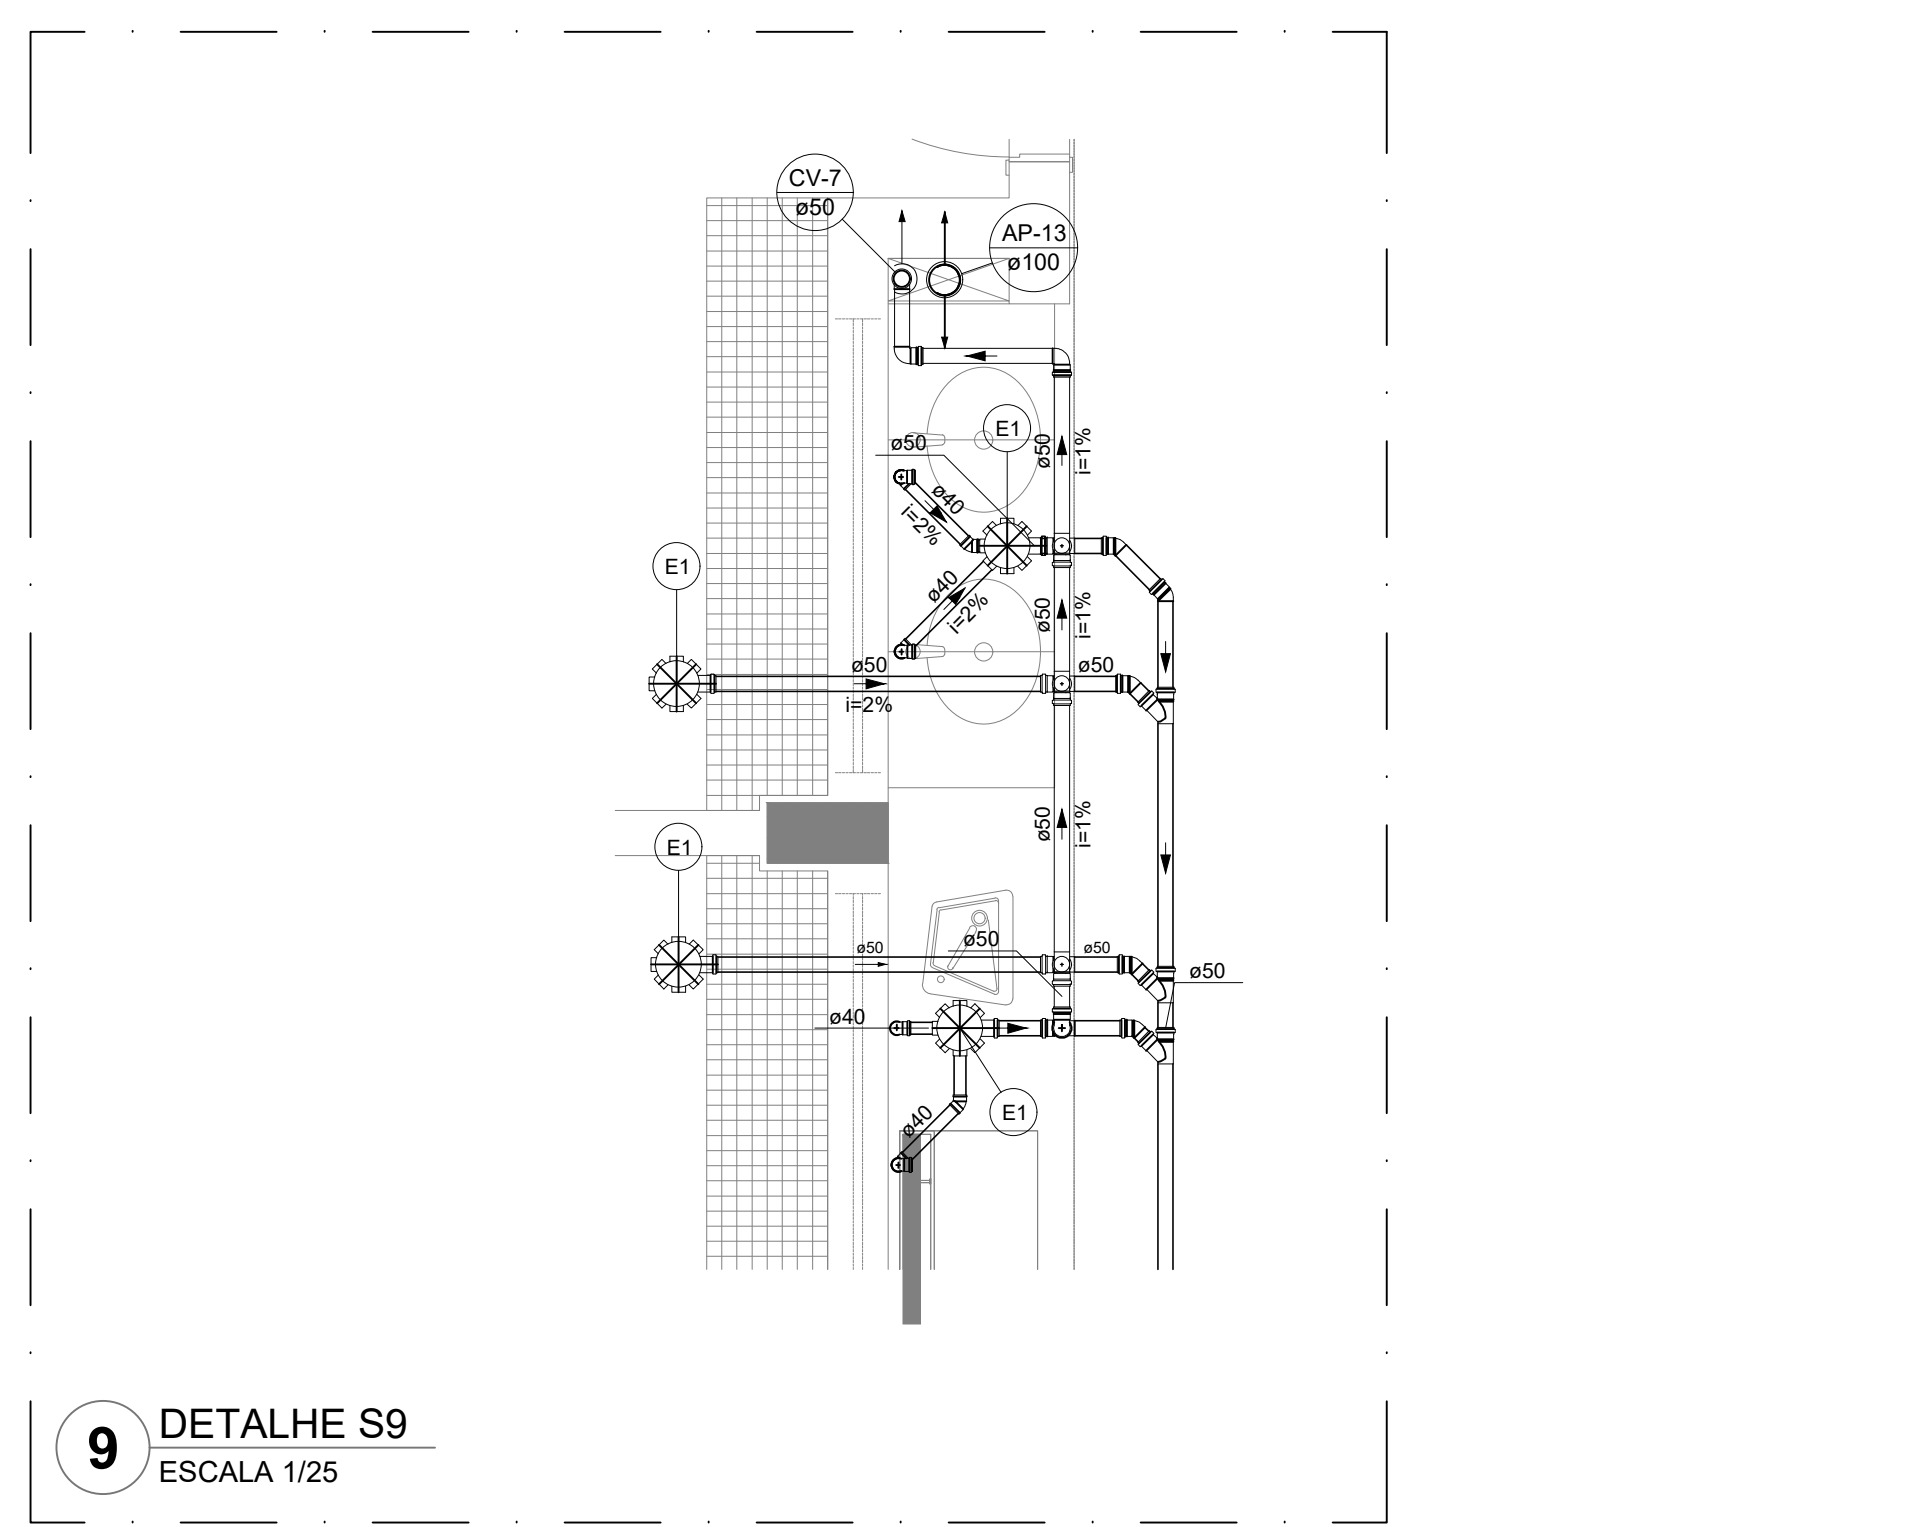


9 DETALHE S9
ESCALA 1/25

Legenda de peças	
PVC Acessórios	
E1	Caixa sifonada montada c/ grelha e porta grelha 150x150x50 1pc

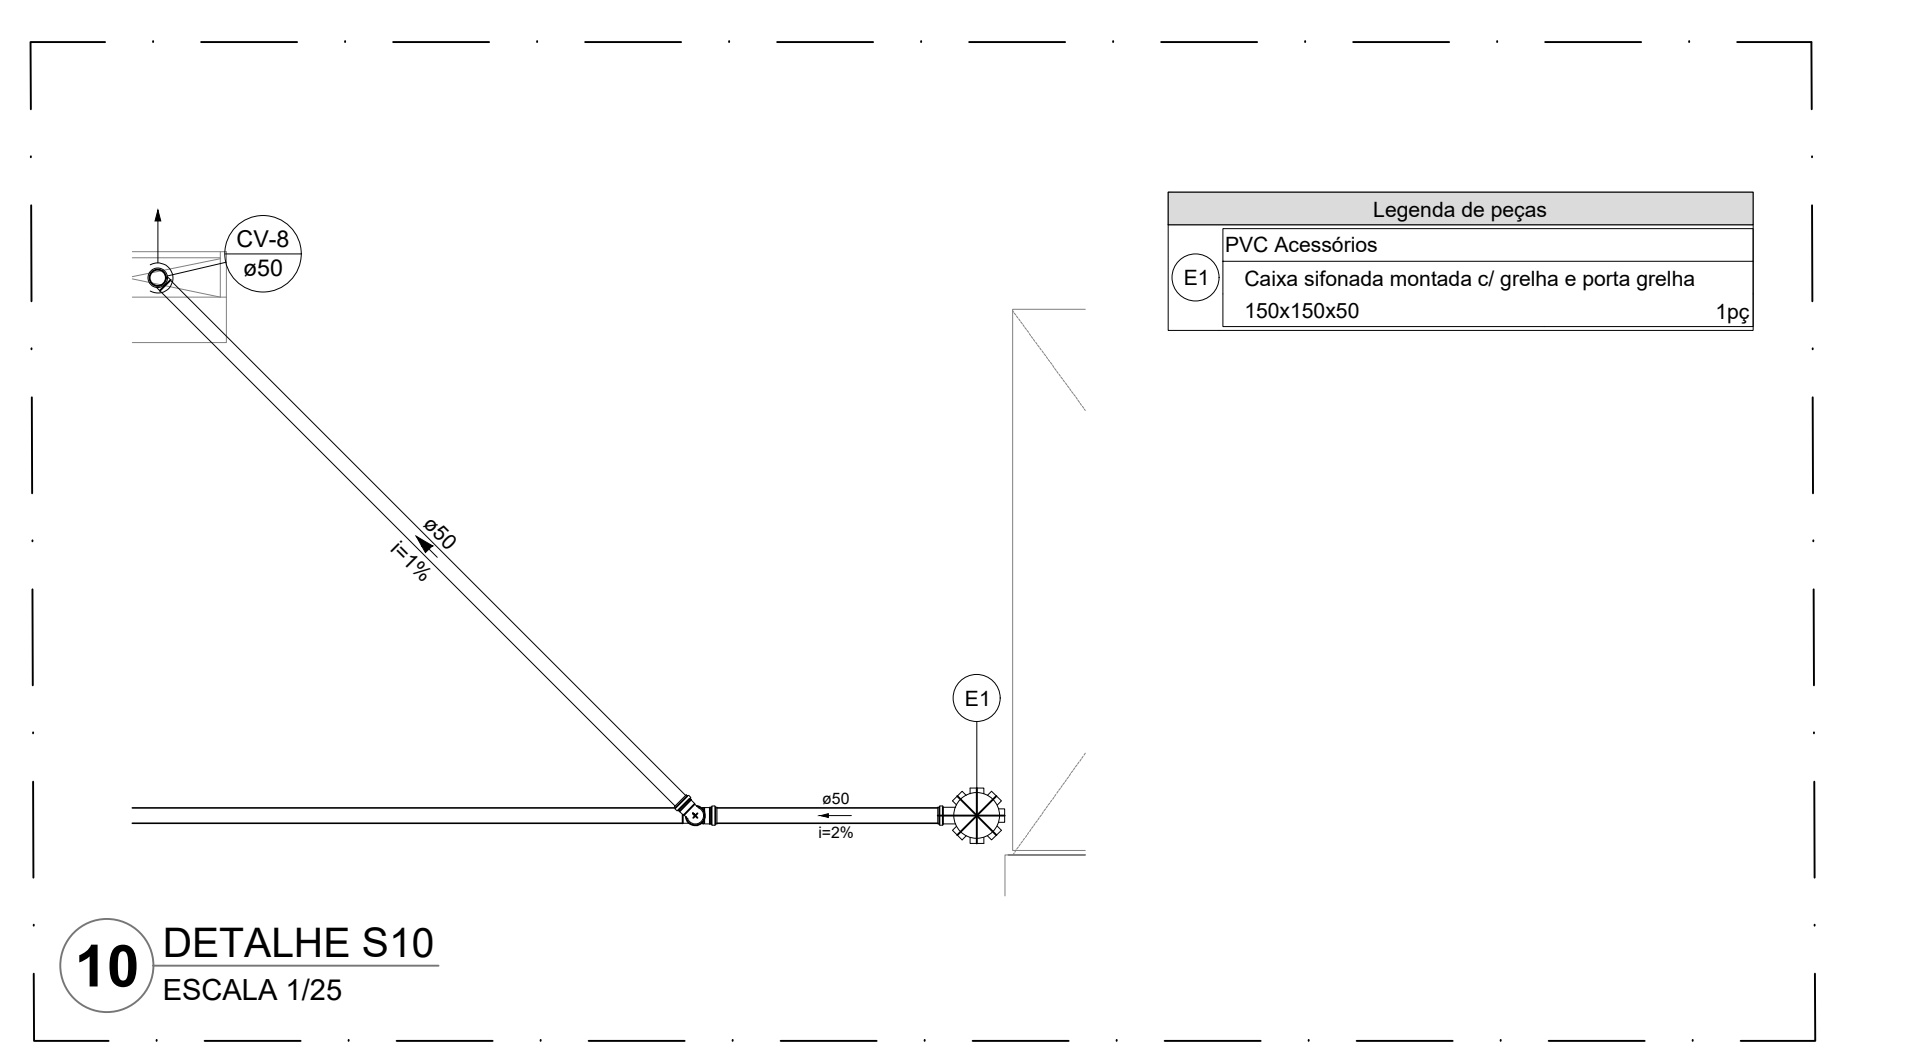


10 DETALHE S10
ESCALA 1/25

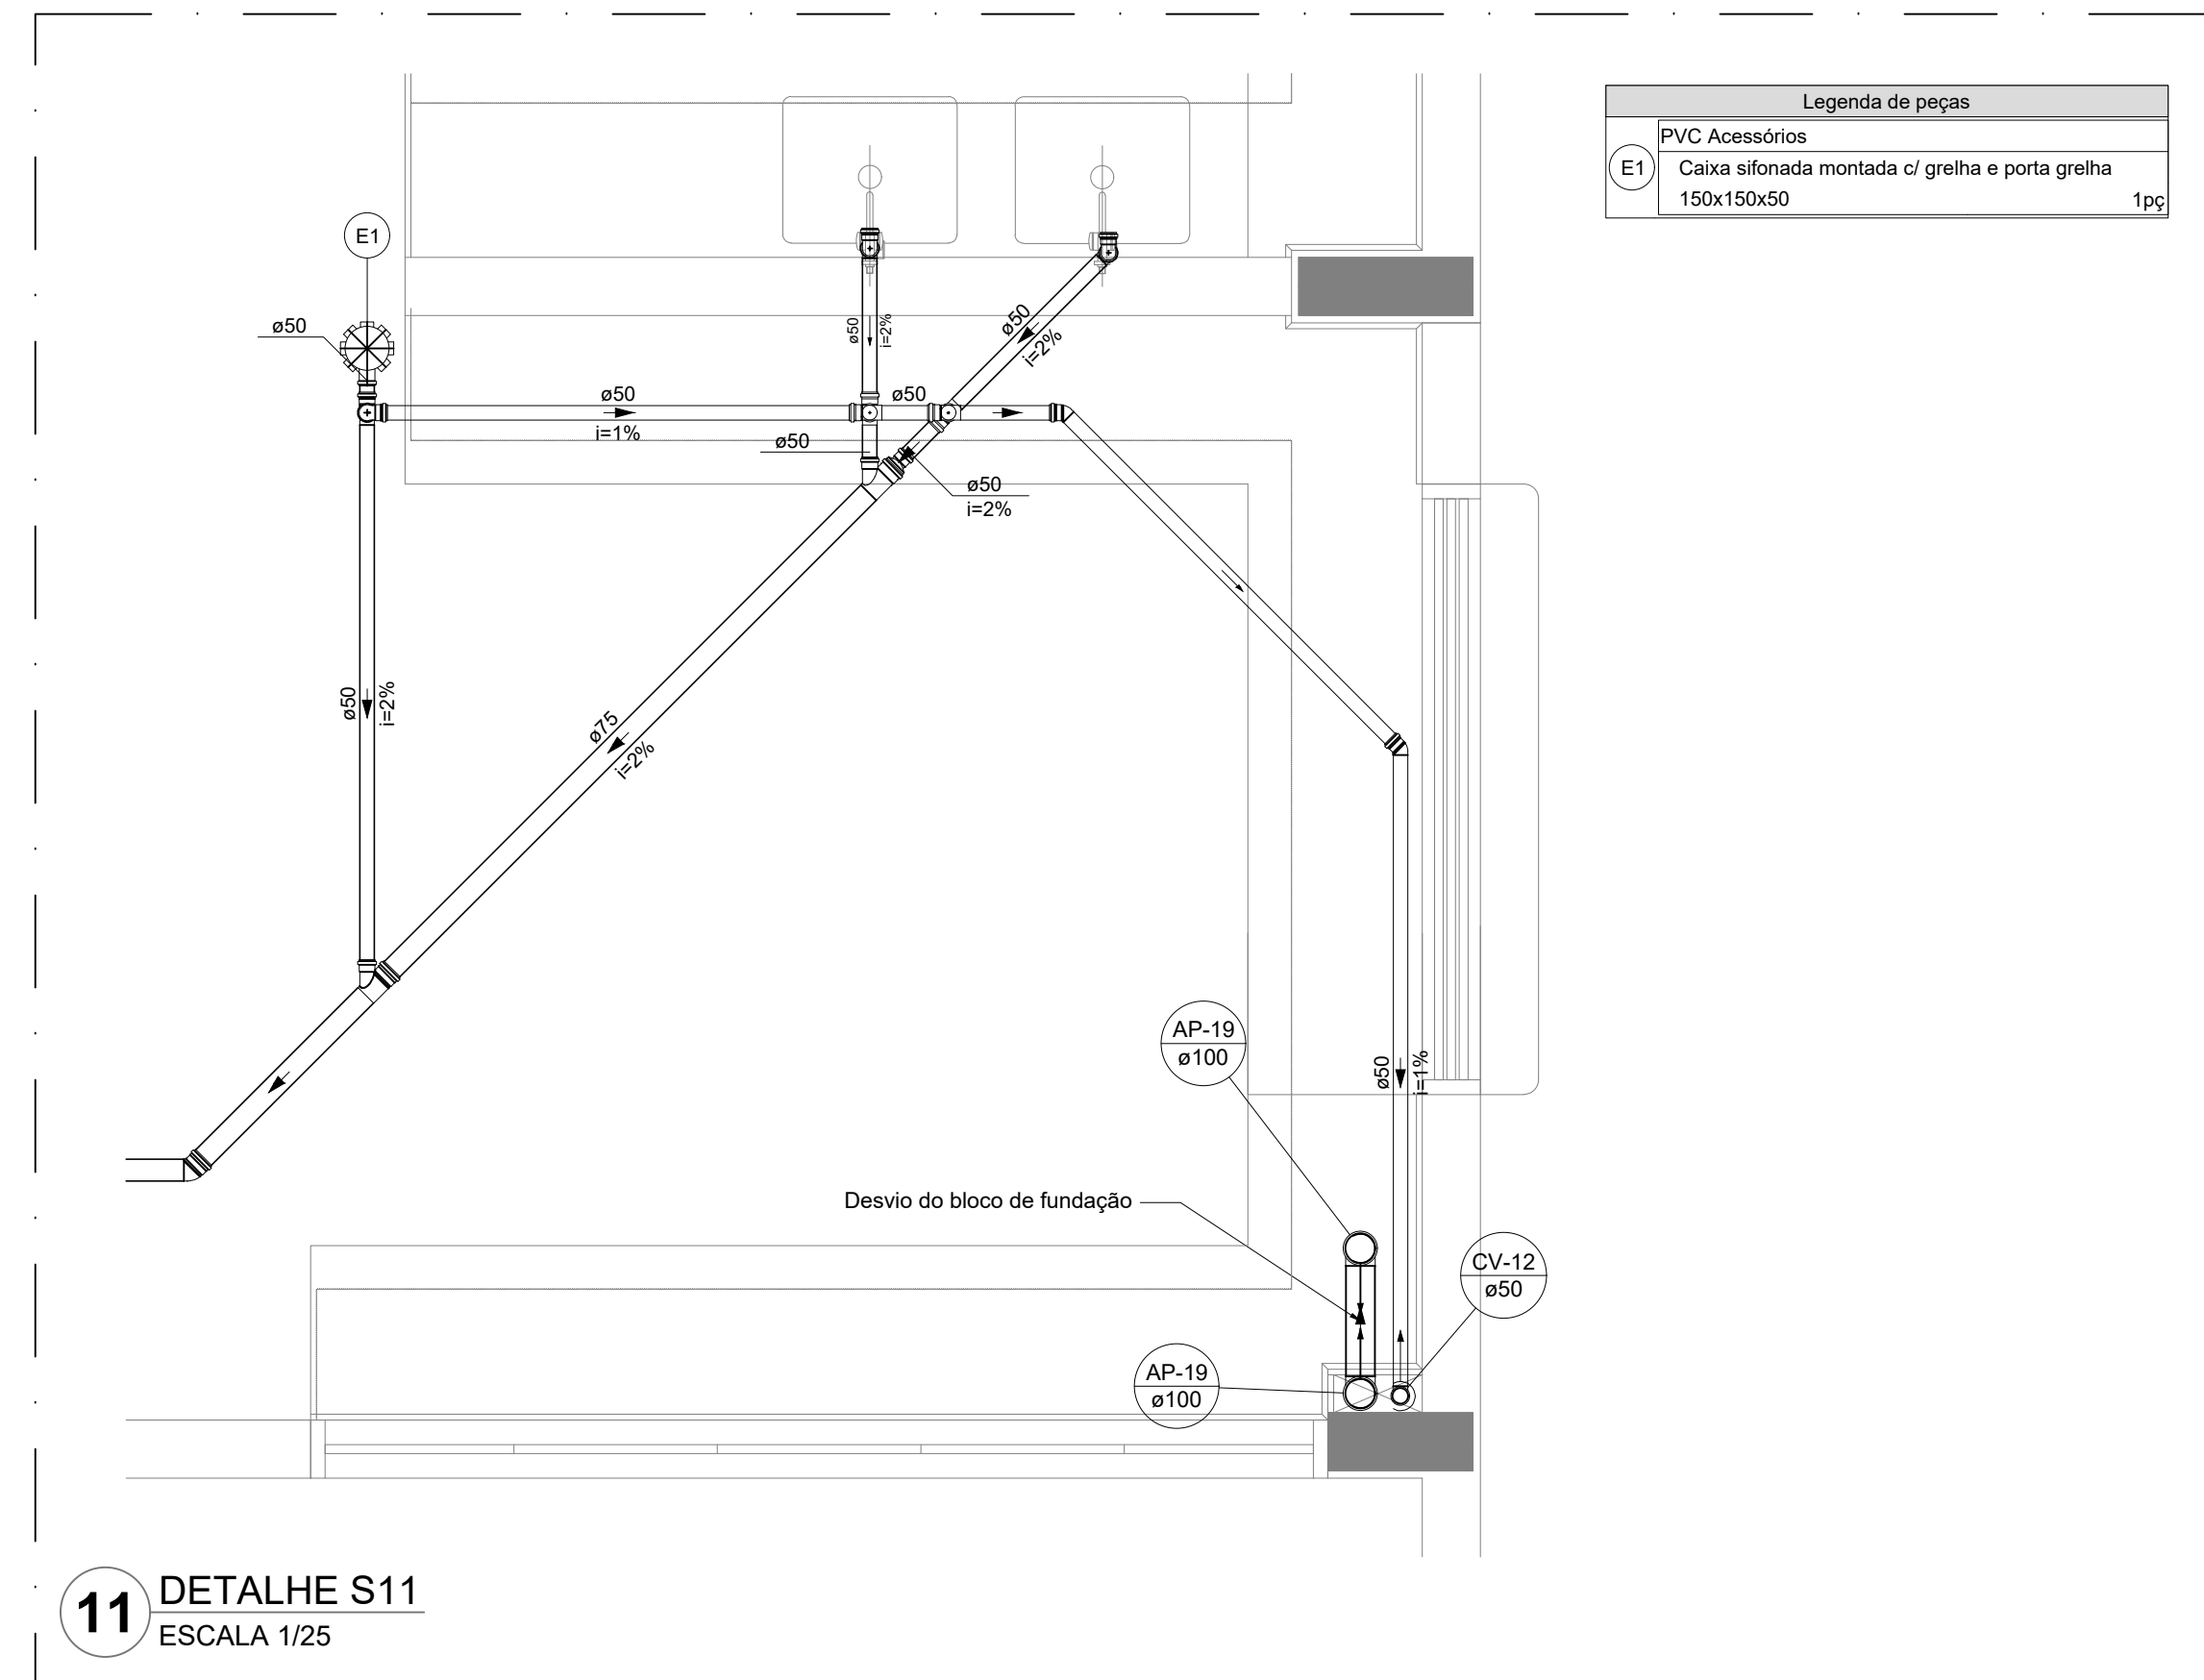


11 DETALHE S11
ESCALA 1/25

Legenda de peças	
PVC Acessórios	
E1	Caixa sifonada montada c/ grelha e porta grelha 150x150x50 1pc

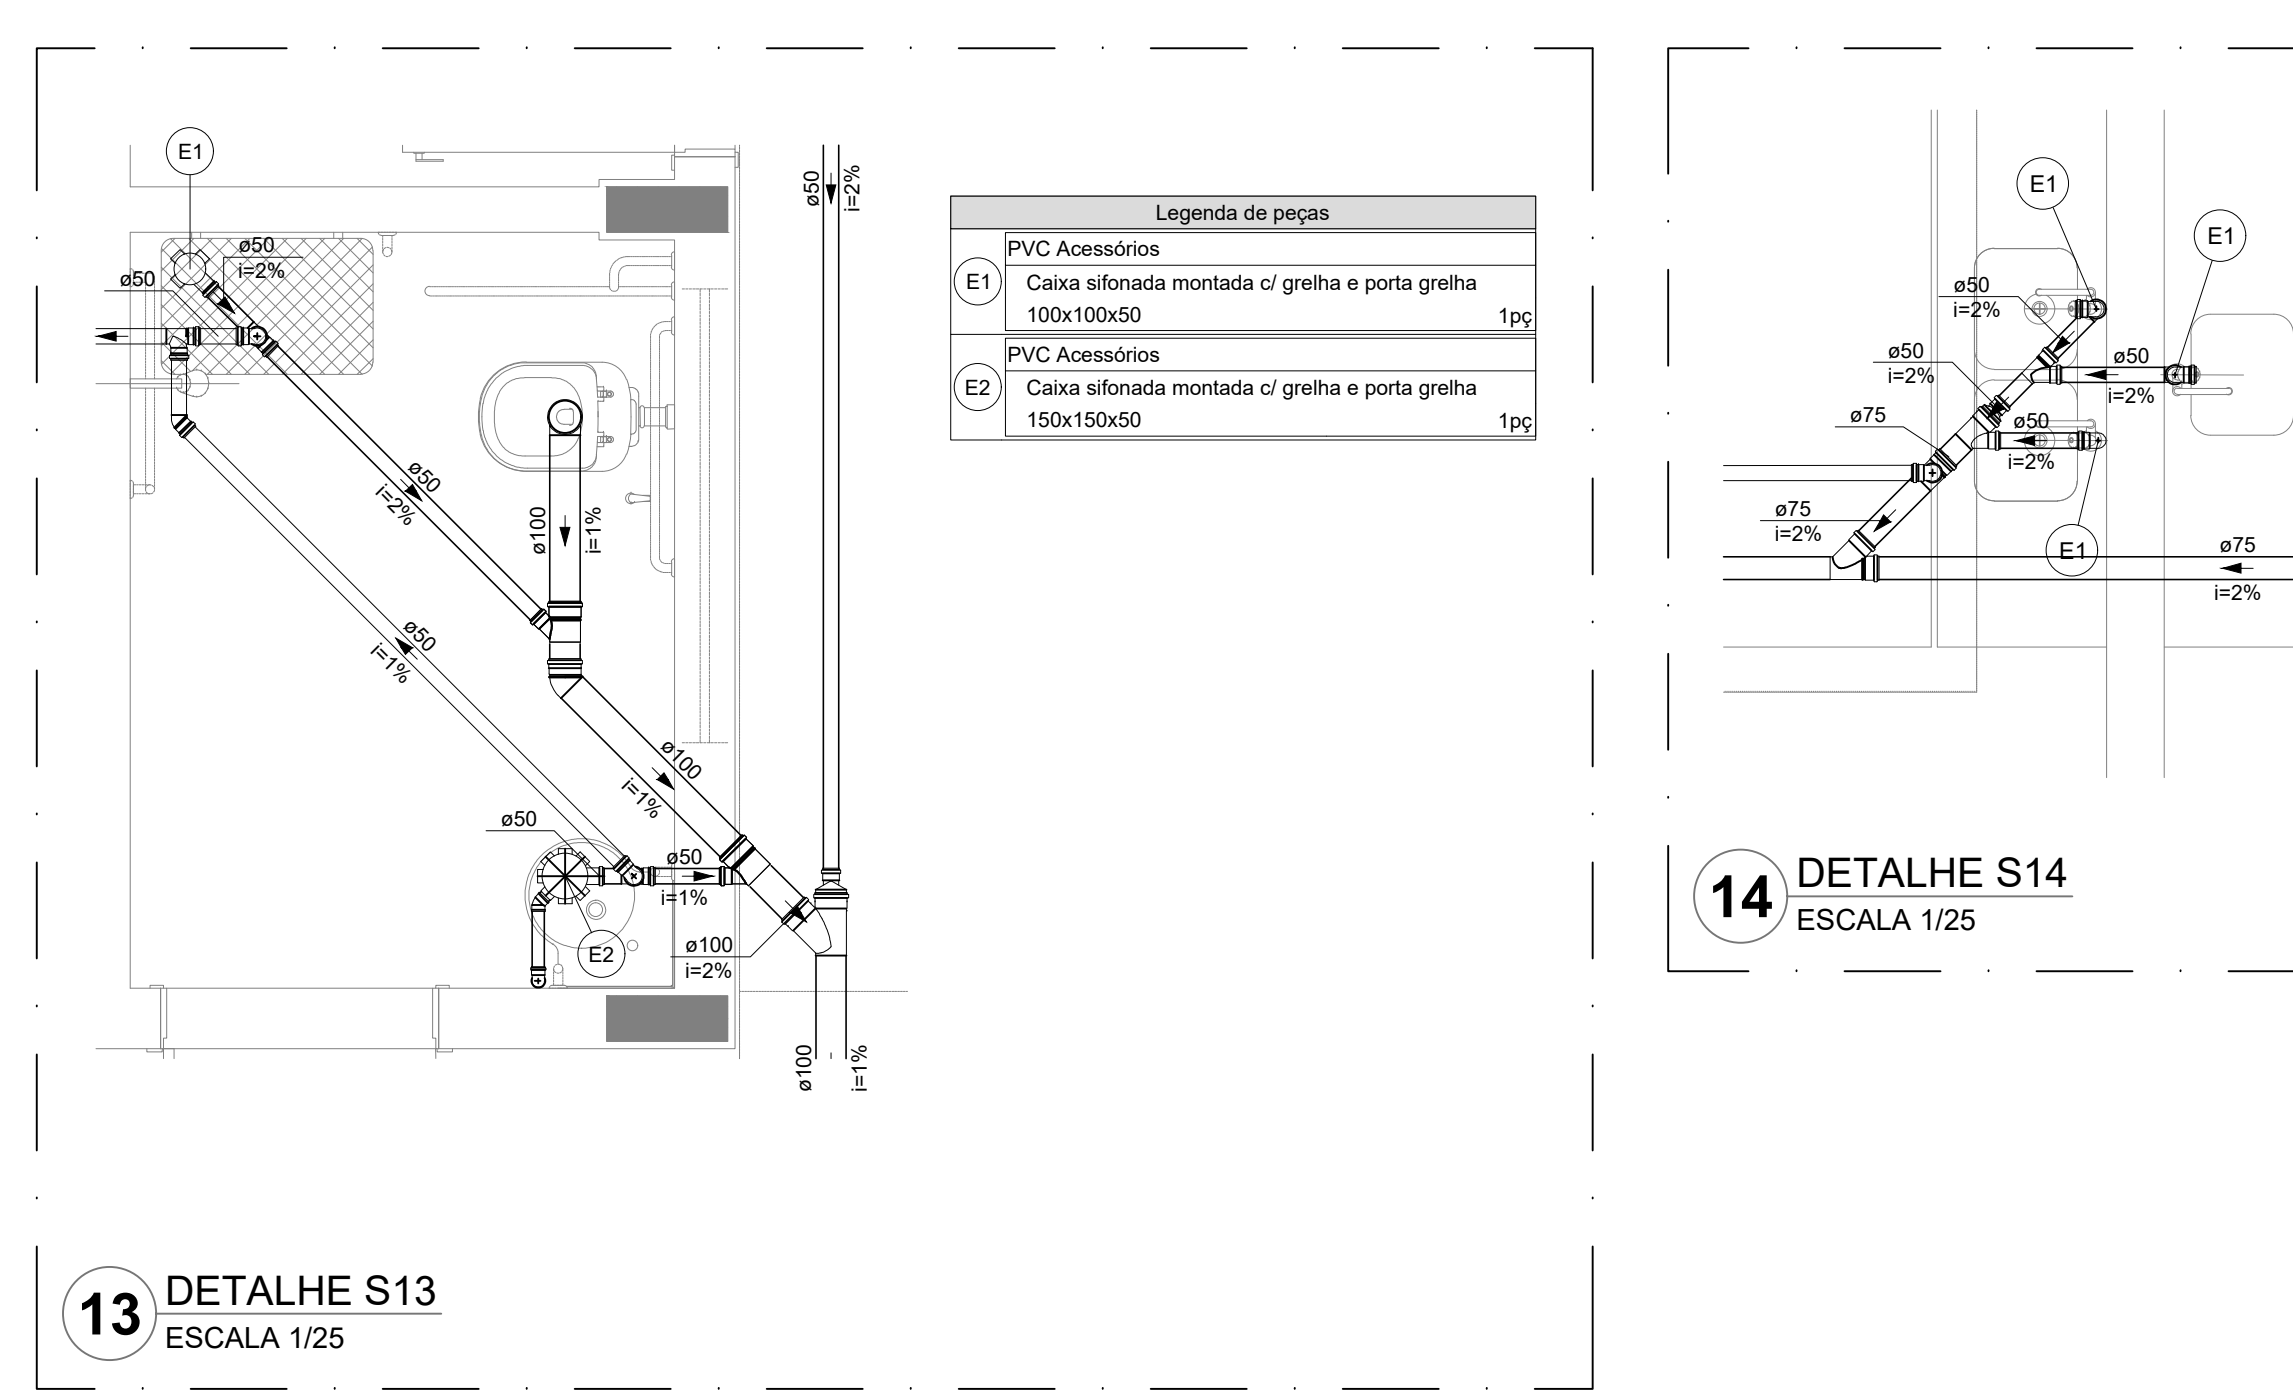


13 DETALHE S13
ESCALA 1/25


Legenda de peças	
PVC Acessórios	
E1	Caixa sifonada montada c/ grelha e porta grelha 100x100x50 1pc
PVC Acessórios	
E2	Caixa sifonada montada c/ grelha e porta grelha 150x150x50 1pc

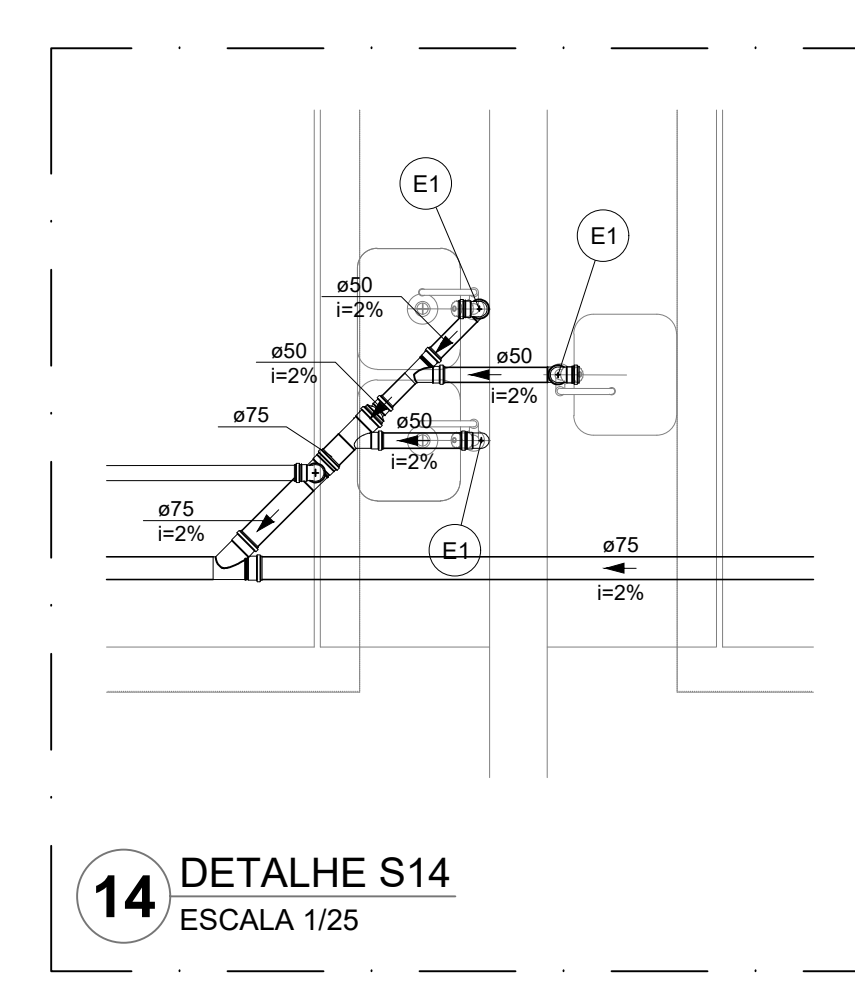

14 DETALHE S14
ESCALA 1/25

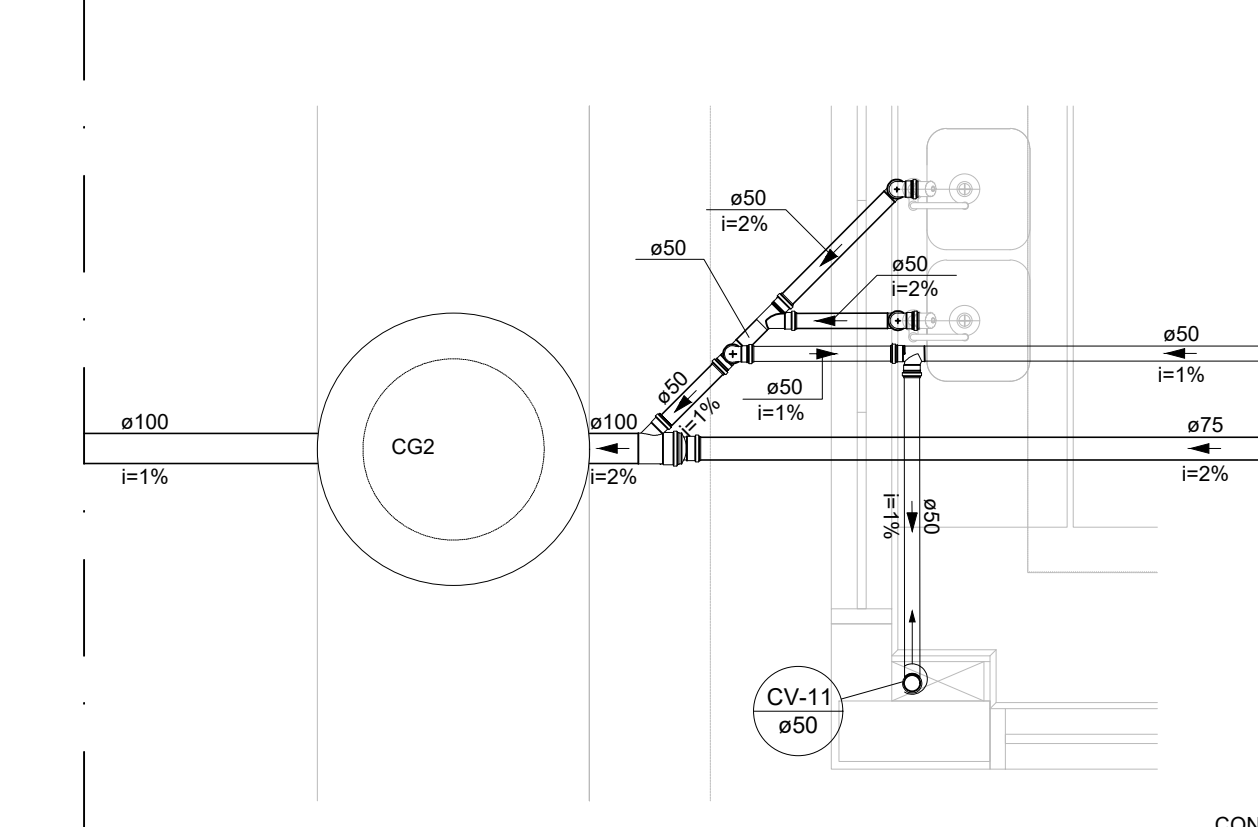


15 DETALHE S15
ESCALA 1/25

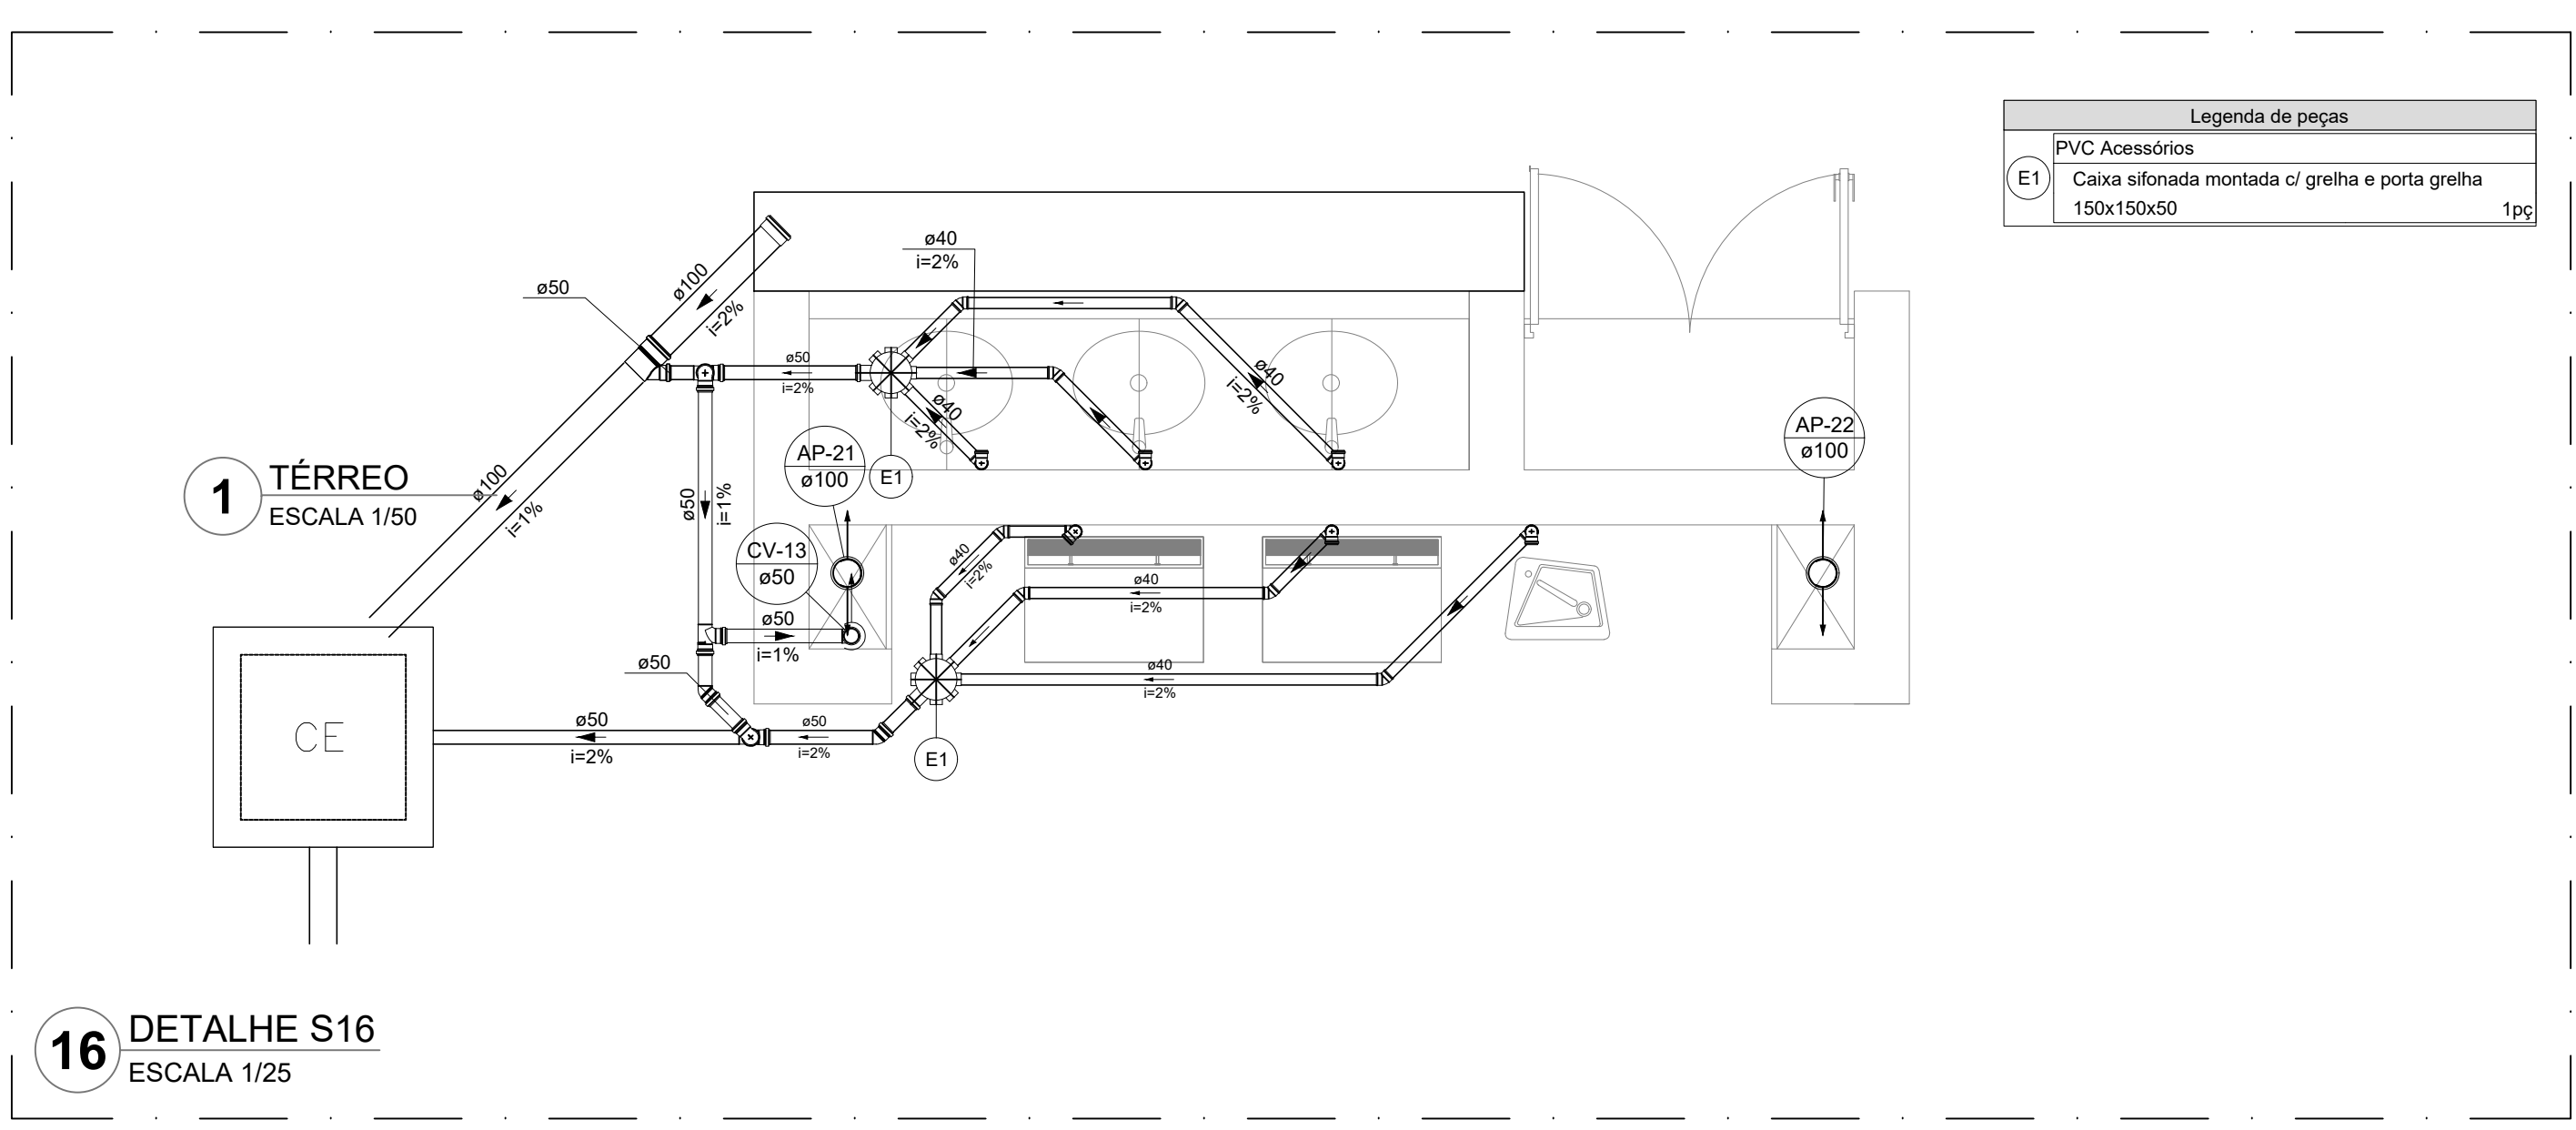


16 DETALHE S16
ESCALA 1/25


Legenda de peças	
PVC Acessórios	
E1	Caixa sifonada montada c/ grelha e porta grelha 150x150x50 1pc

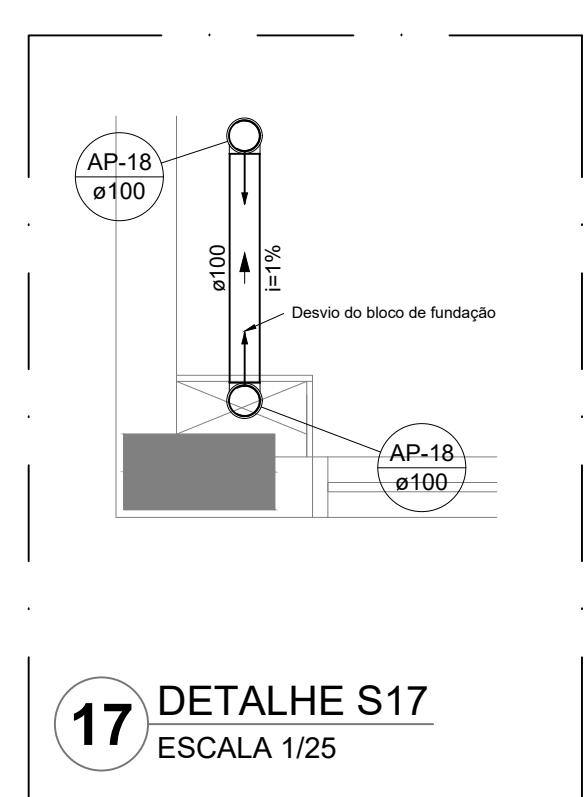


17 DETALHE S17
ESCALA 1/25

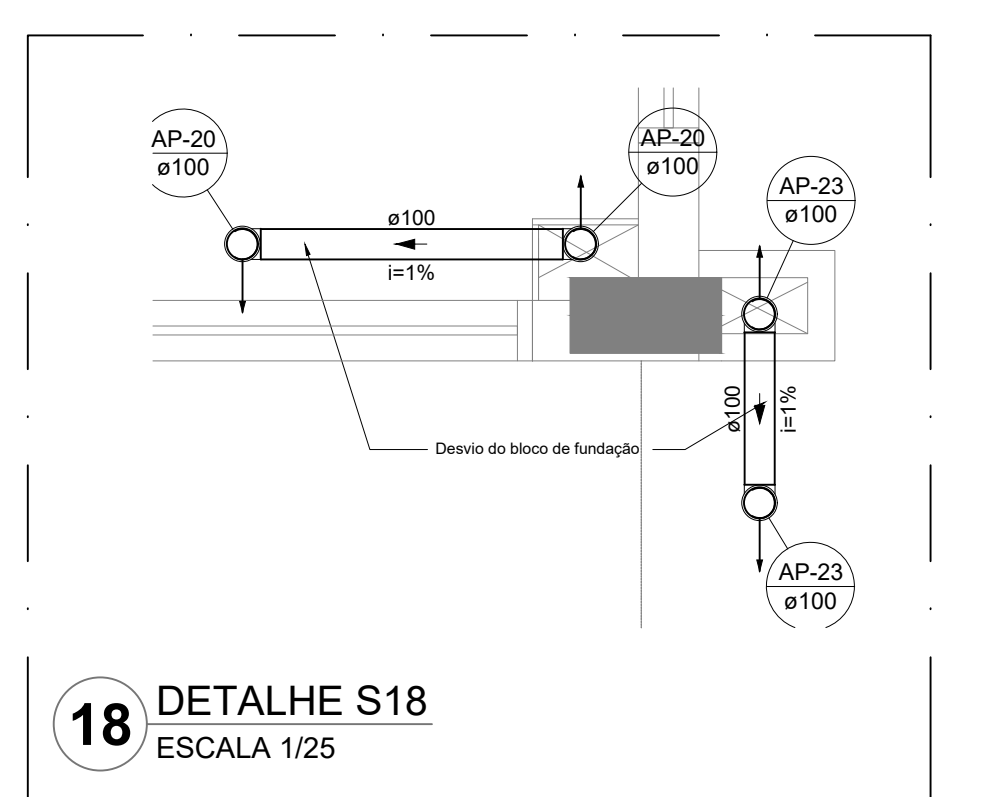

18 DETALHE S18
ESCALA 1/25

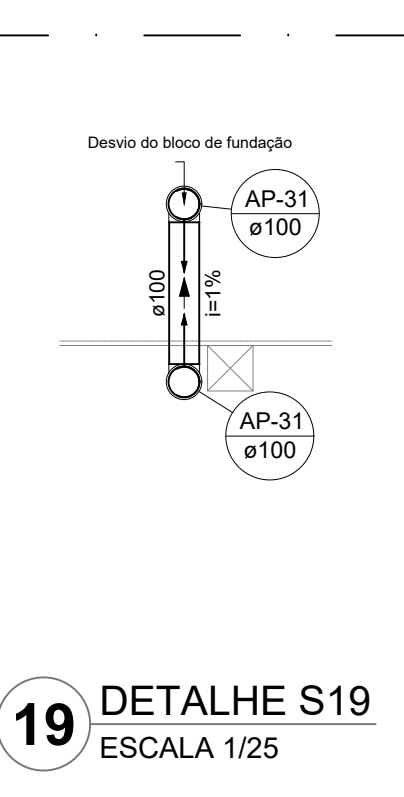

19 DETALHE S19
ESCALA 1/25

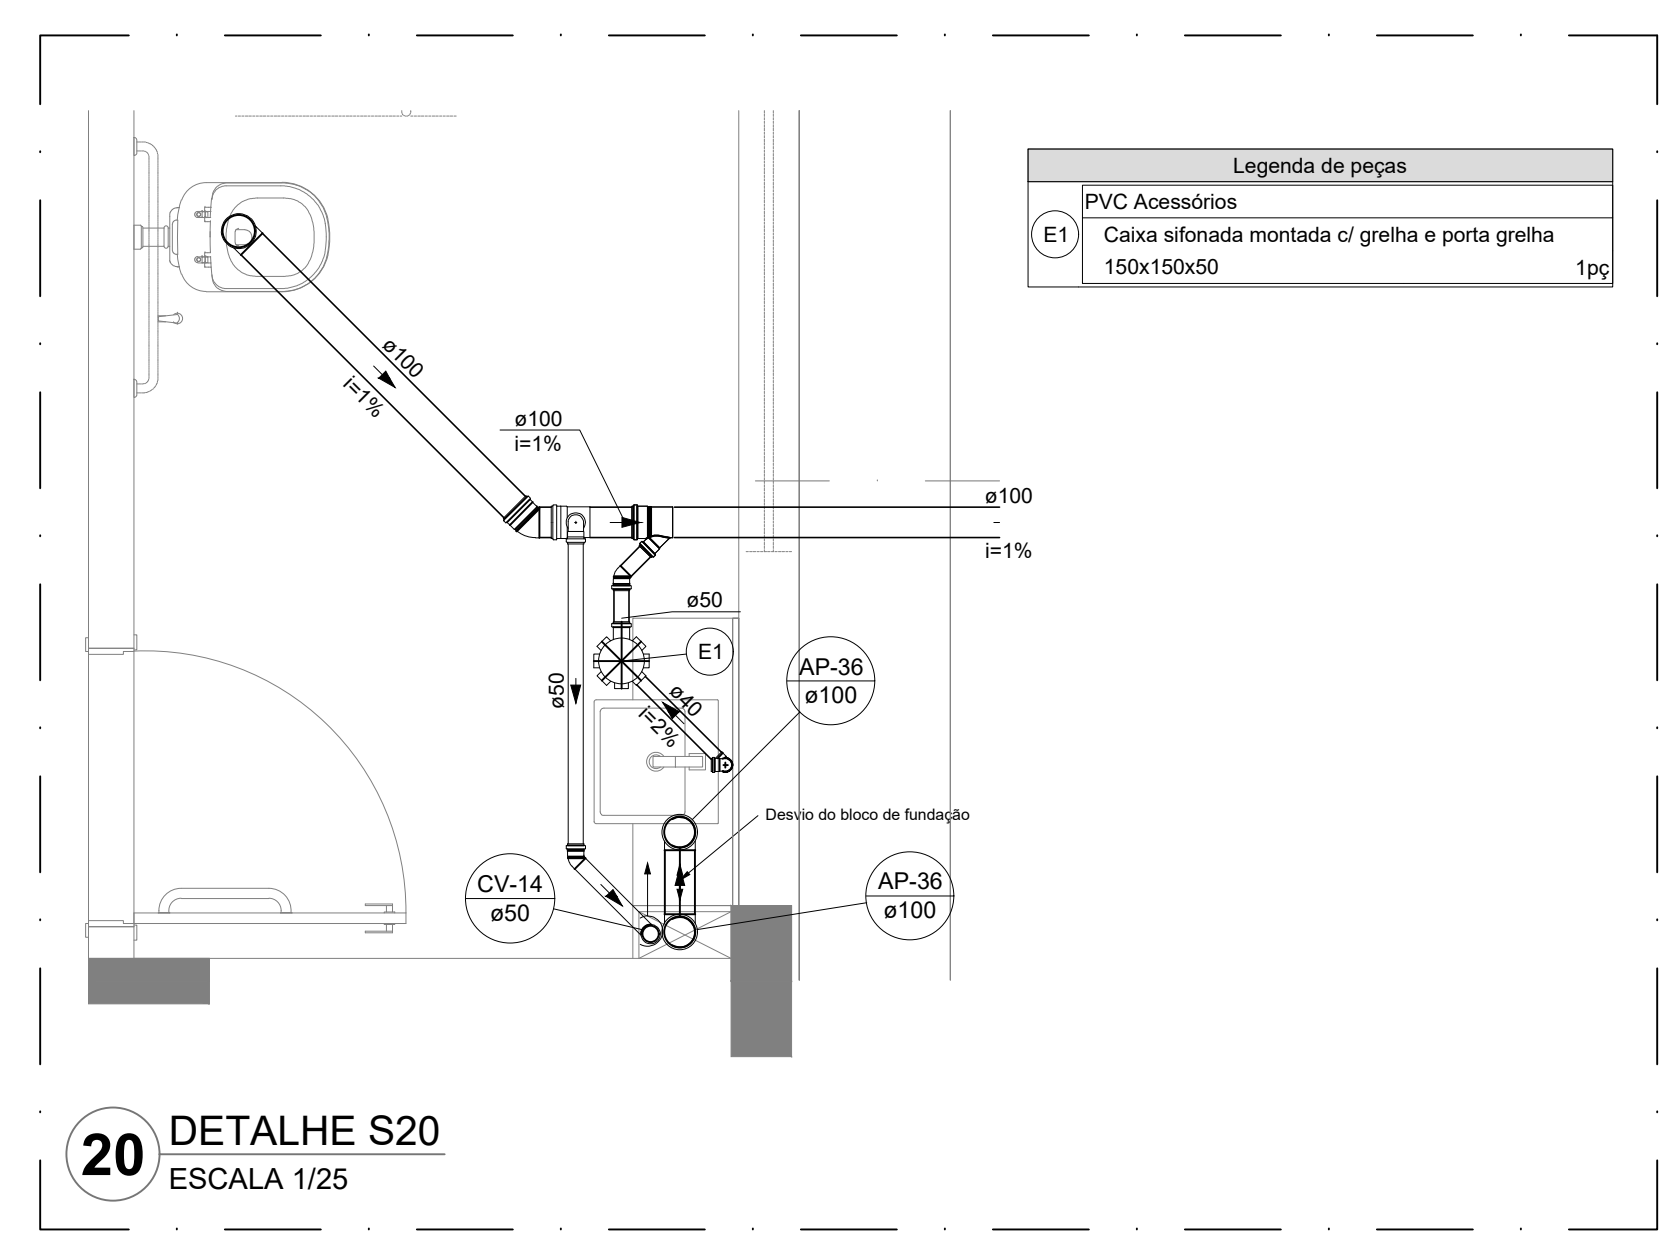

20 DETALHE S20
ESCALA 1/25

Legenda de peças	
PVC Acessórios	
E1	Caixa sifonada montada c/ grelha e porta grelha 150x150x50 1pc

CONTROLE DE REVISÕES		
Nº	DATA	DESCRIÇÃO

FNDE Fundação Nacional de Desenvolvimento
CPA E DUCS 8.0

MINISTÉRIO DA
EDUCAÇÃO

PROJETO PADRÃO - FNDE

PROPRIETÁRIO :

ENDEREÇO

MUNICÍPIO - UF:

PROPRIETÁRIO

RESP. TÉCNICO CREA

AUTOR DO PROJETO CAU

DLFO

CREA

RA

CREA

RA

RA














RA

RA

RA

RA

RA

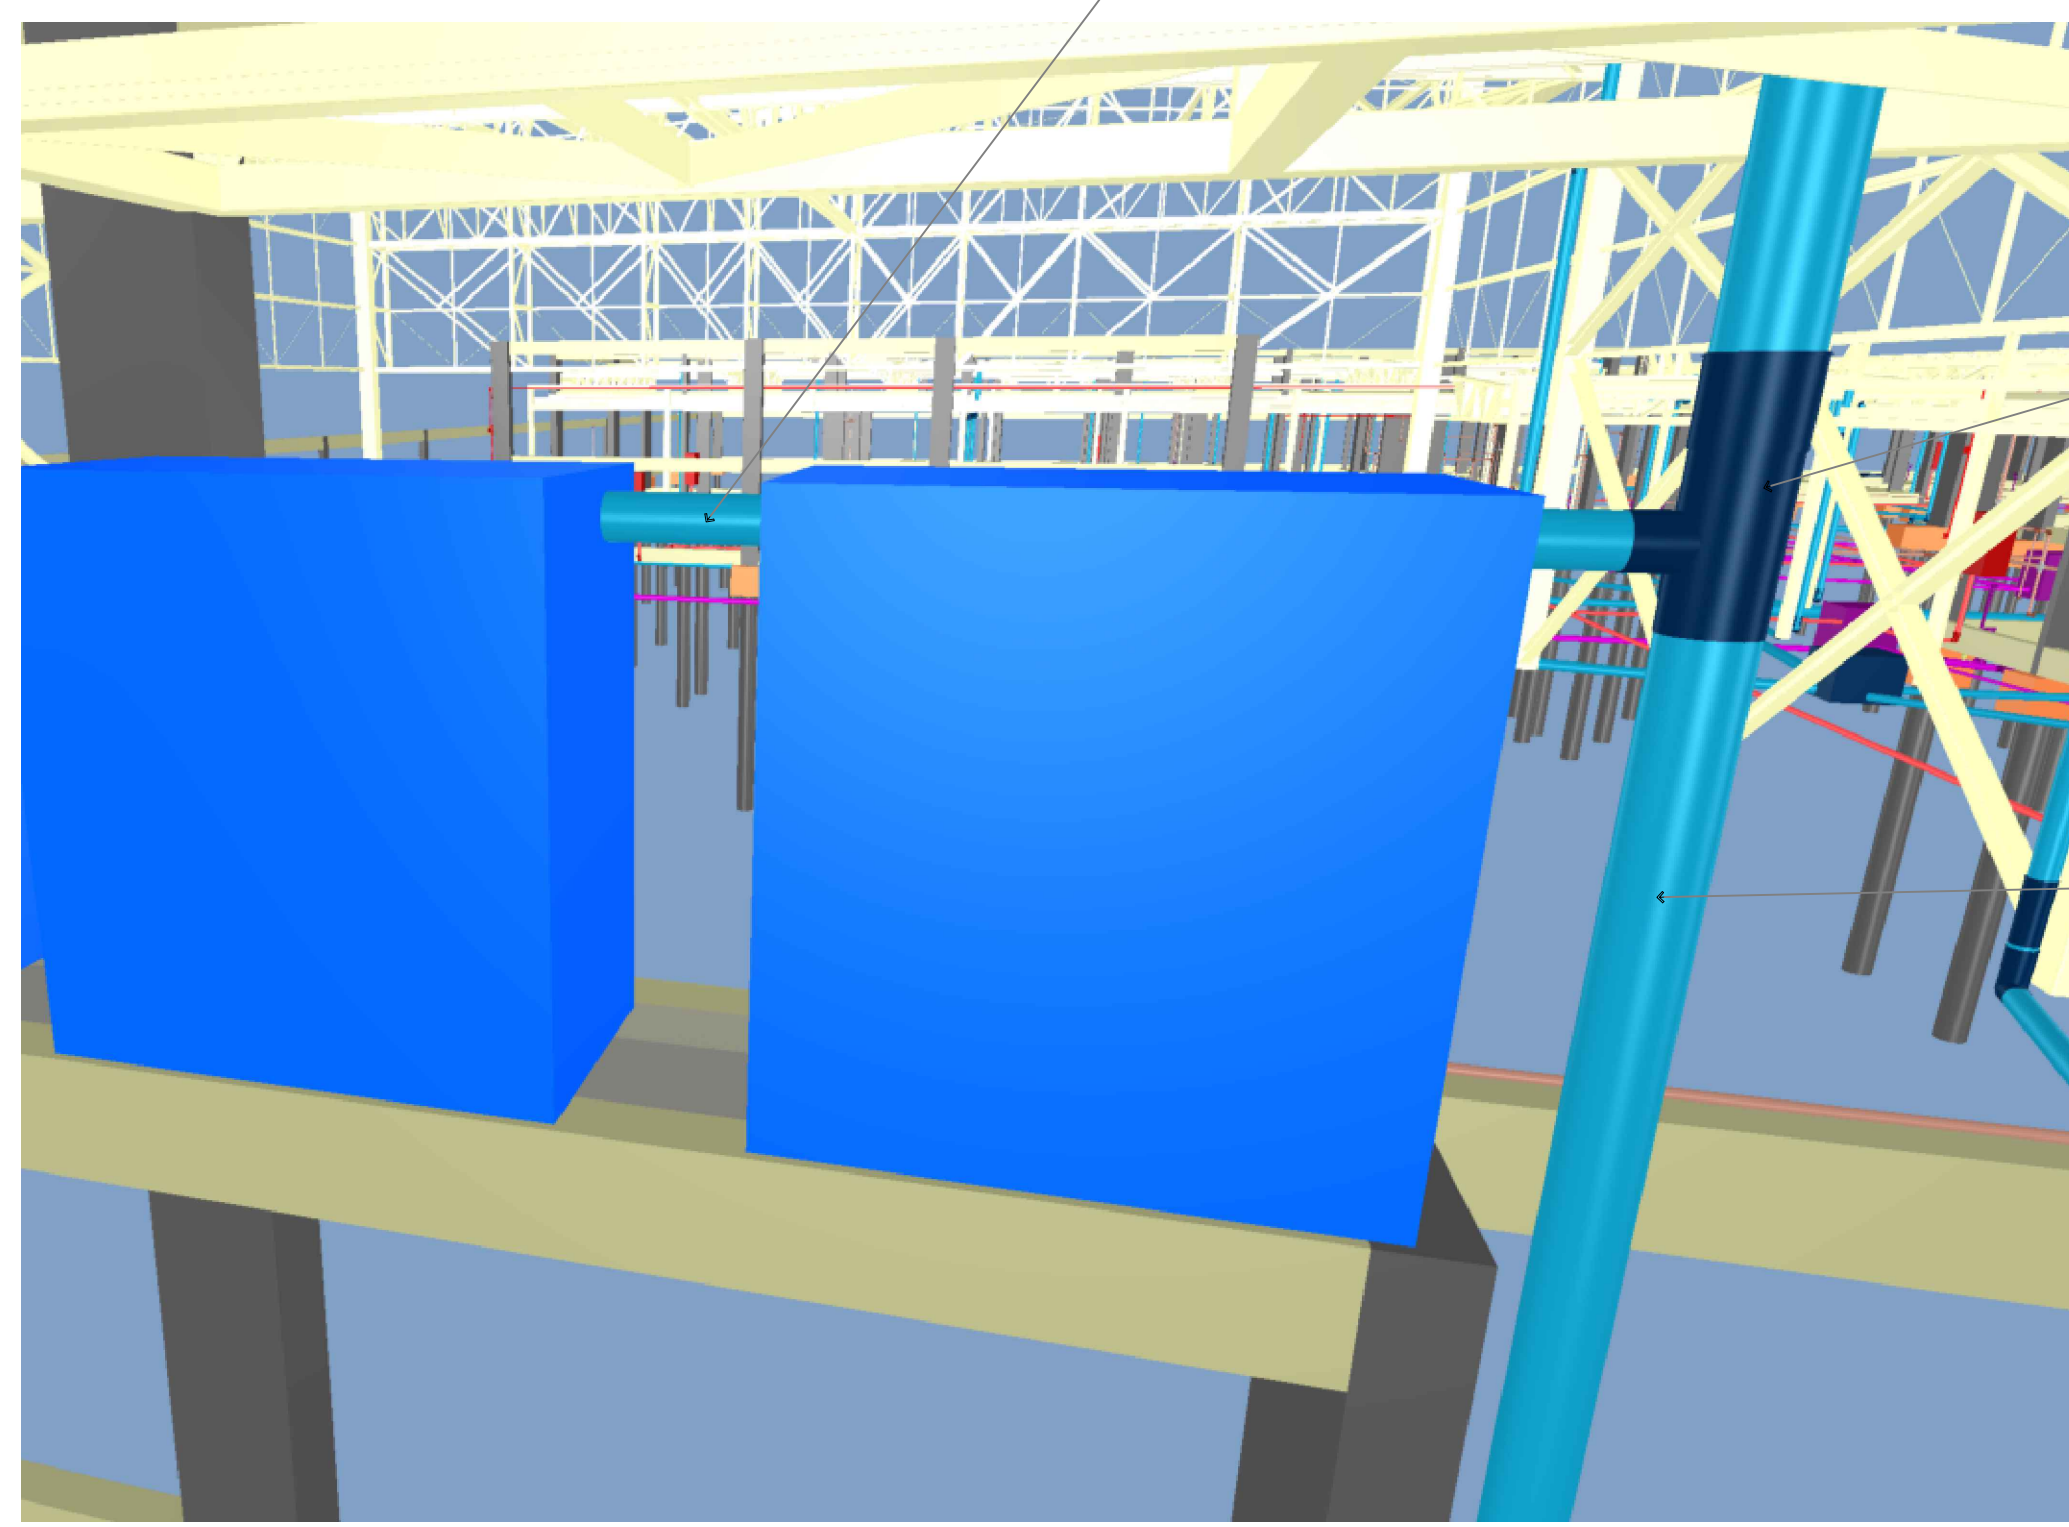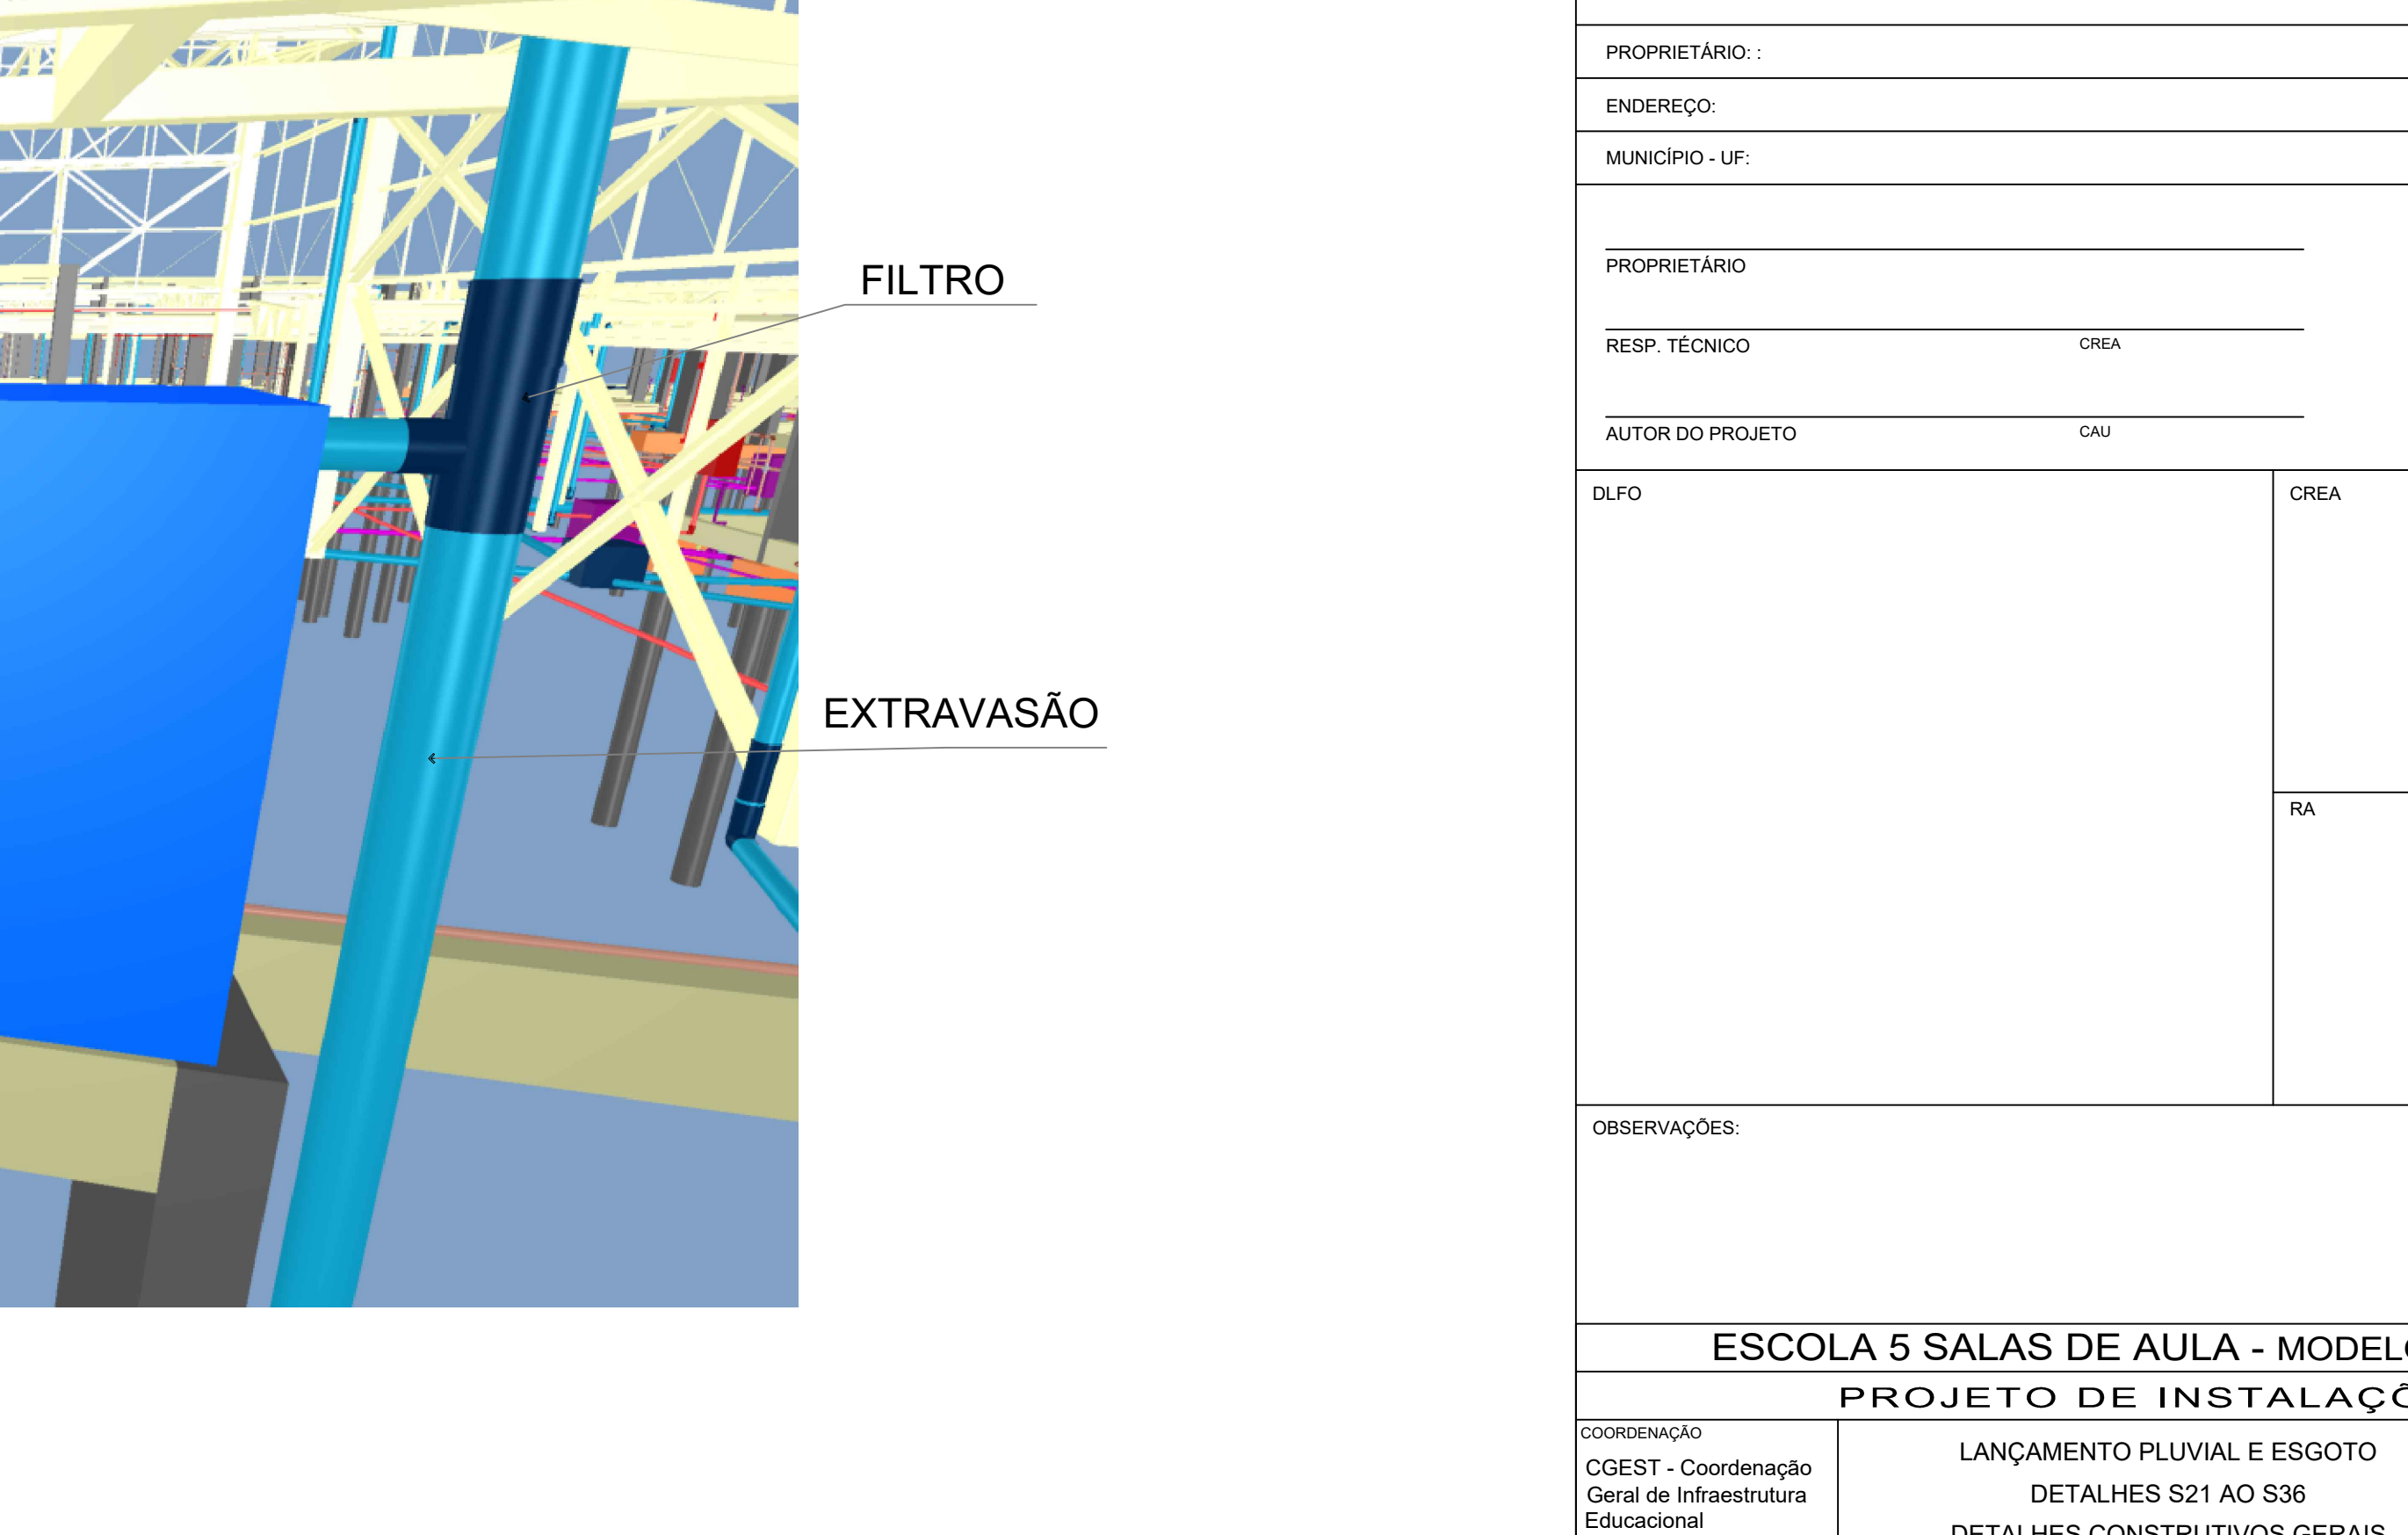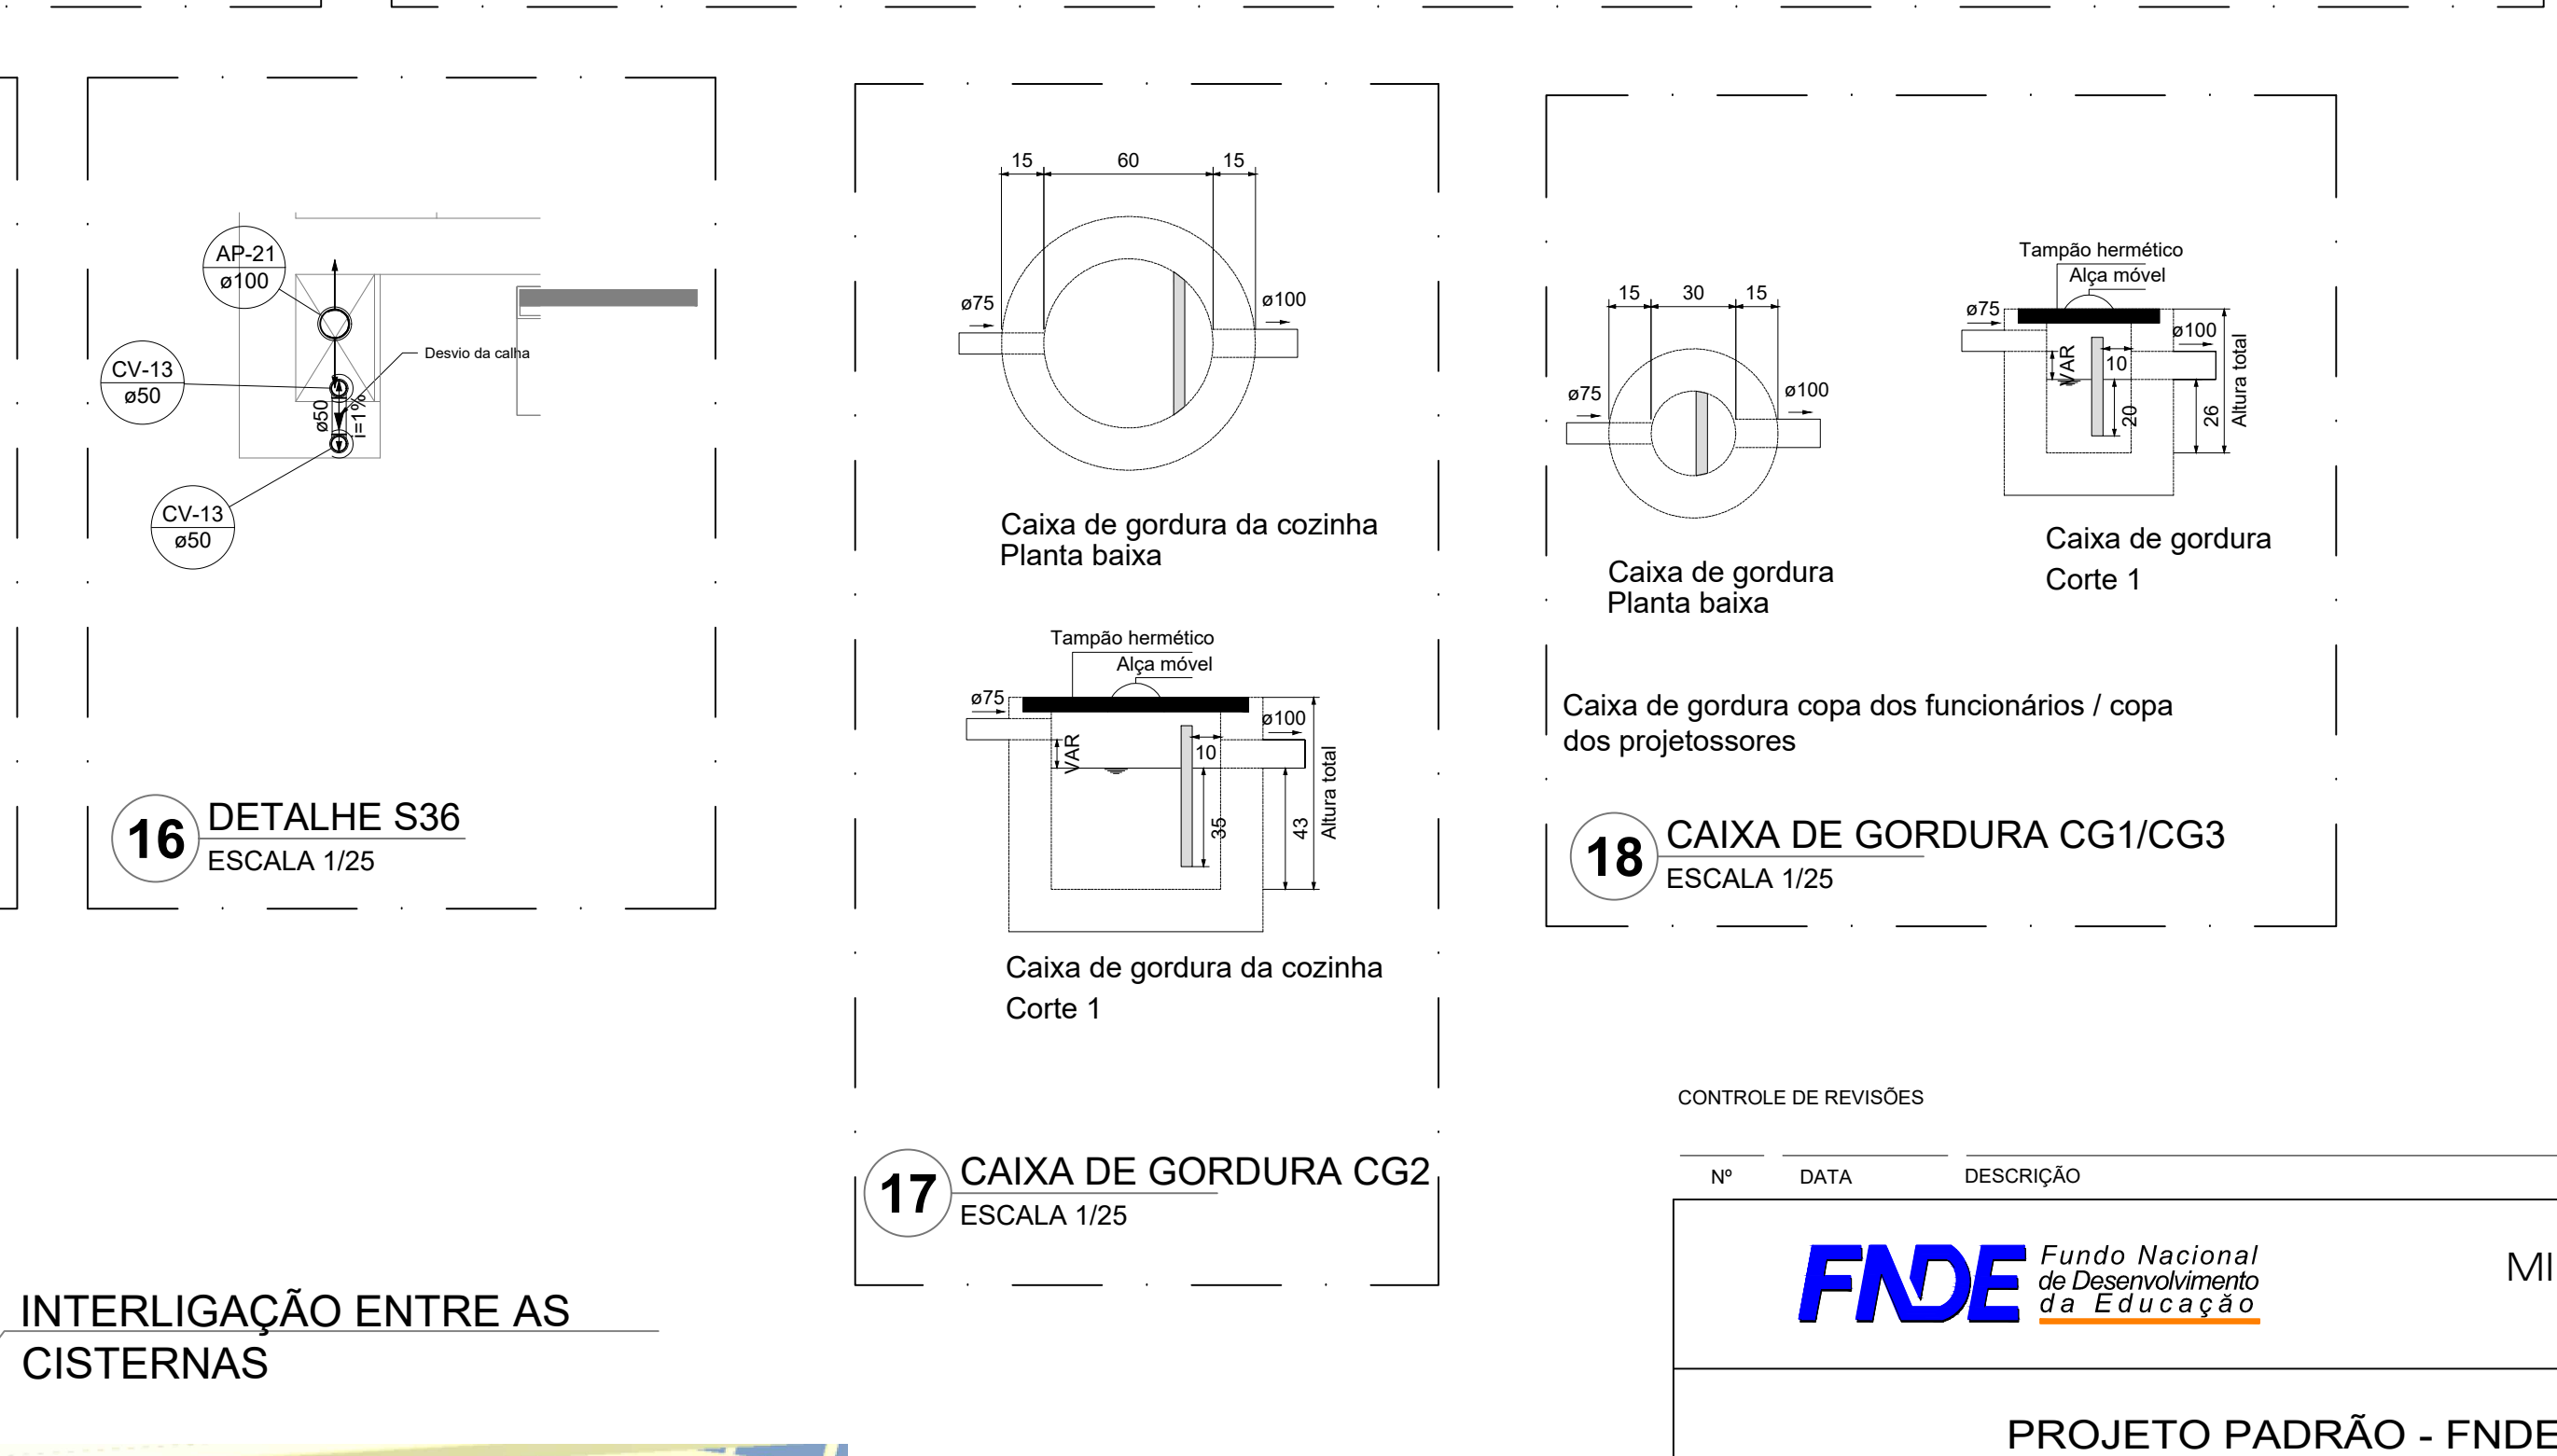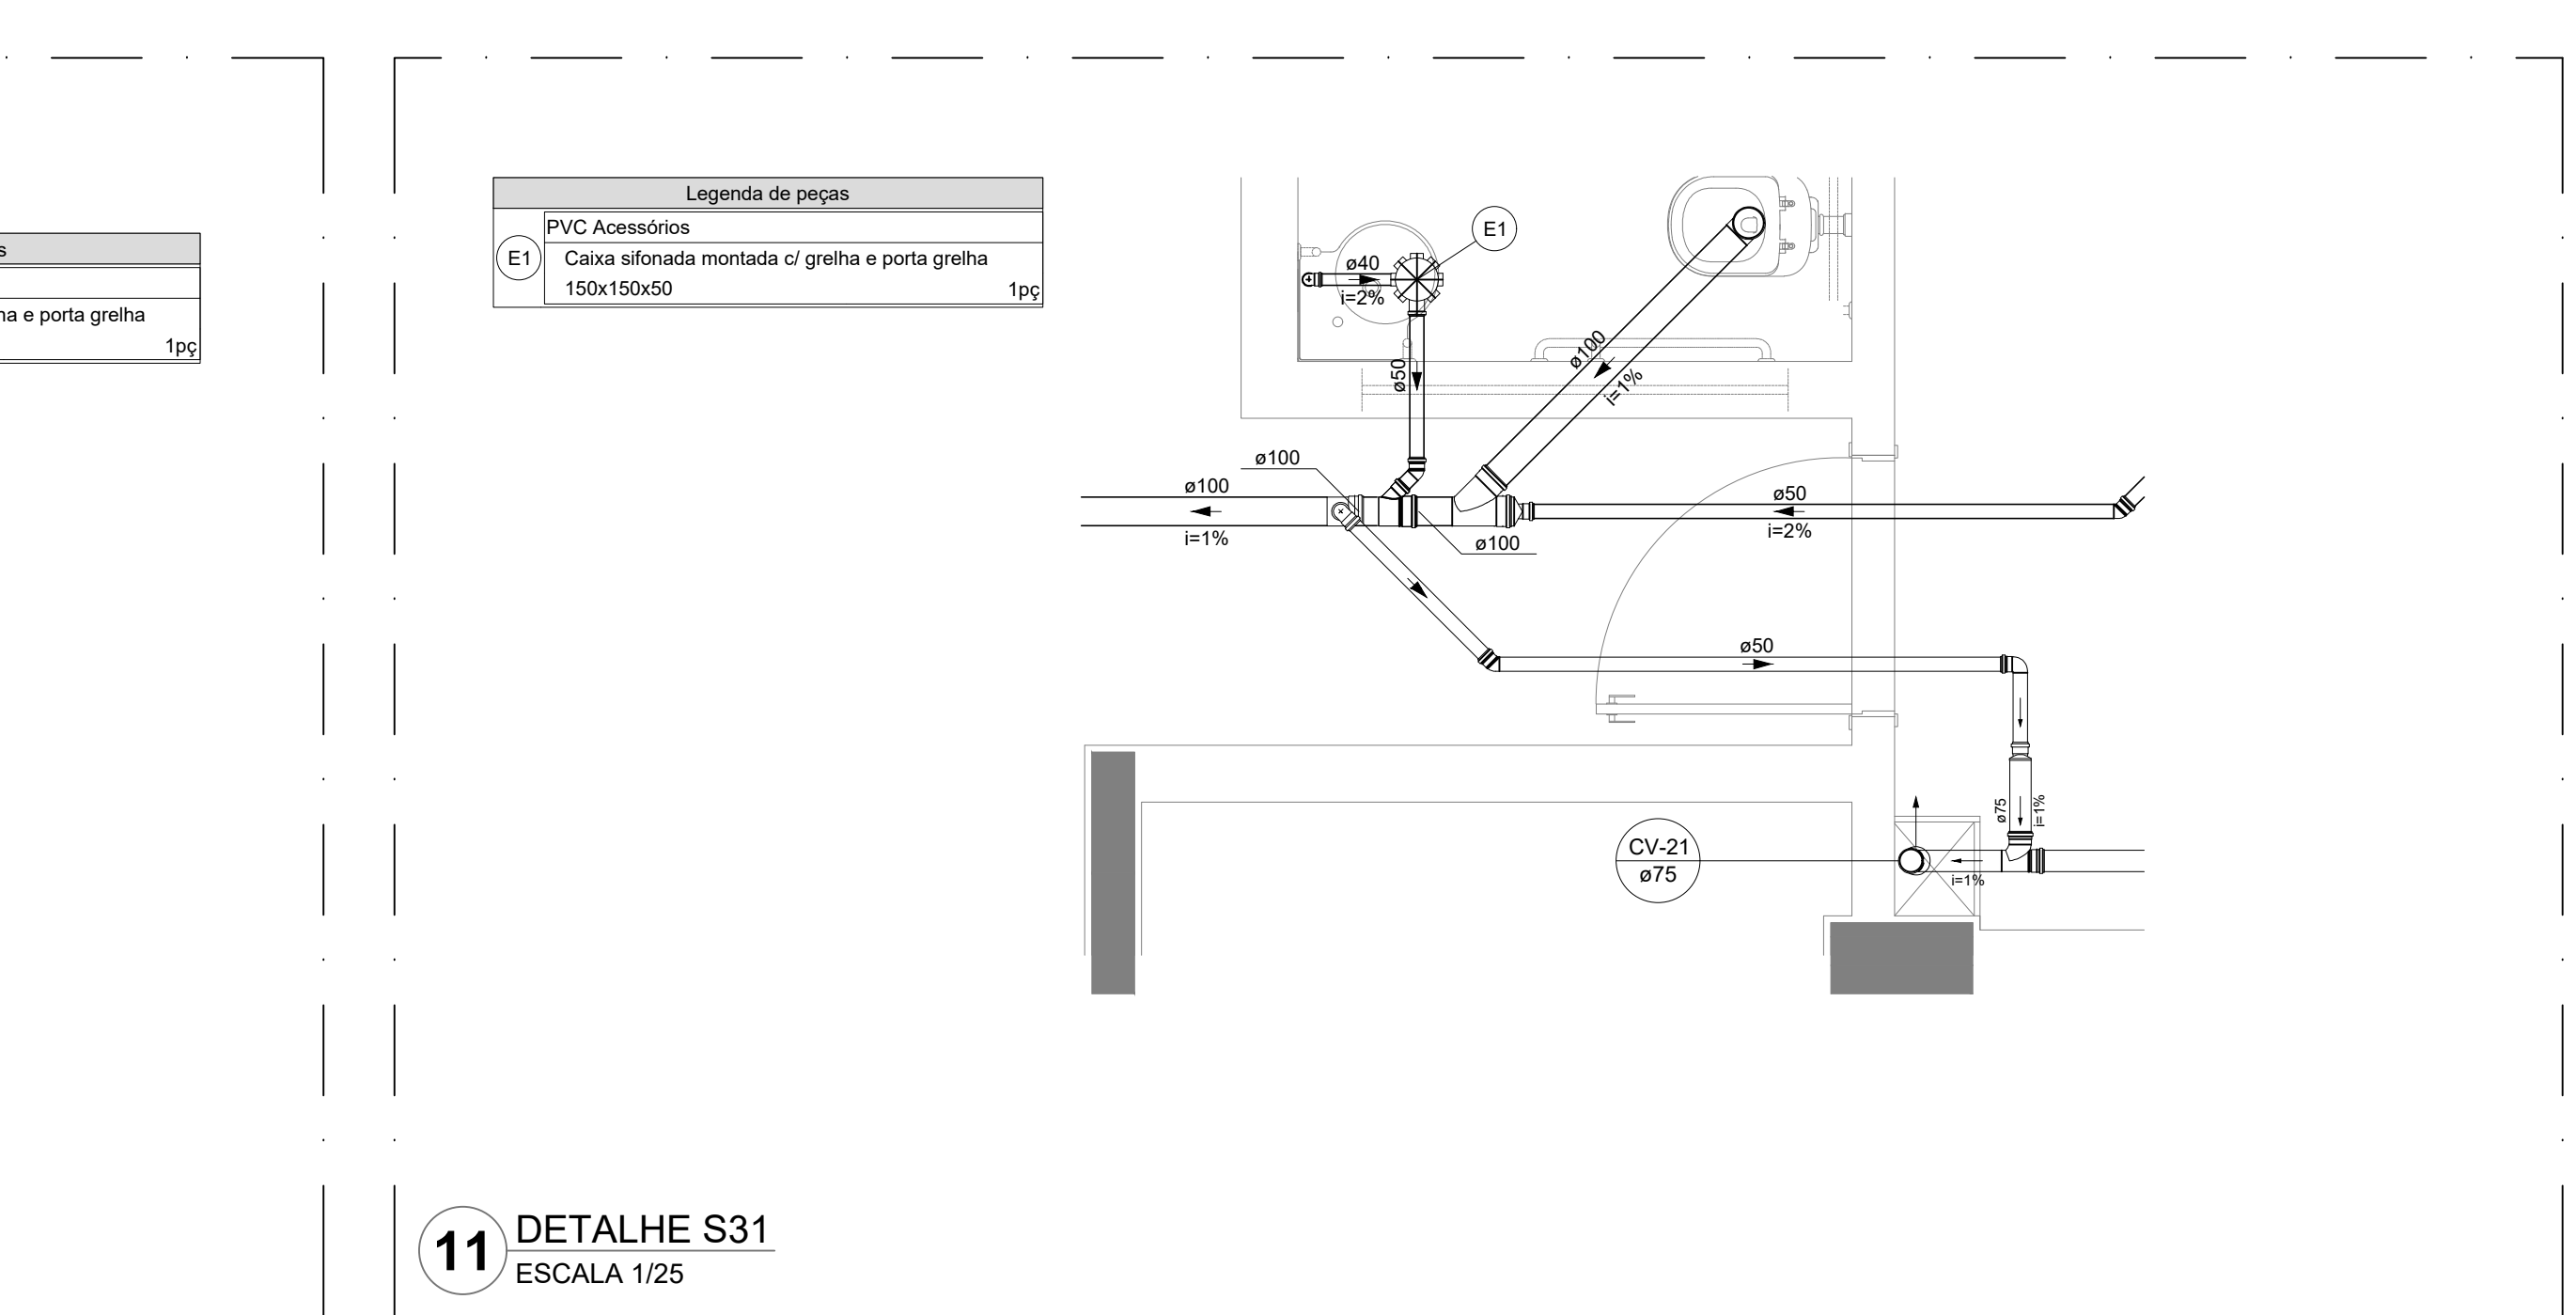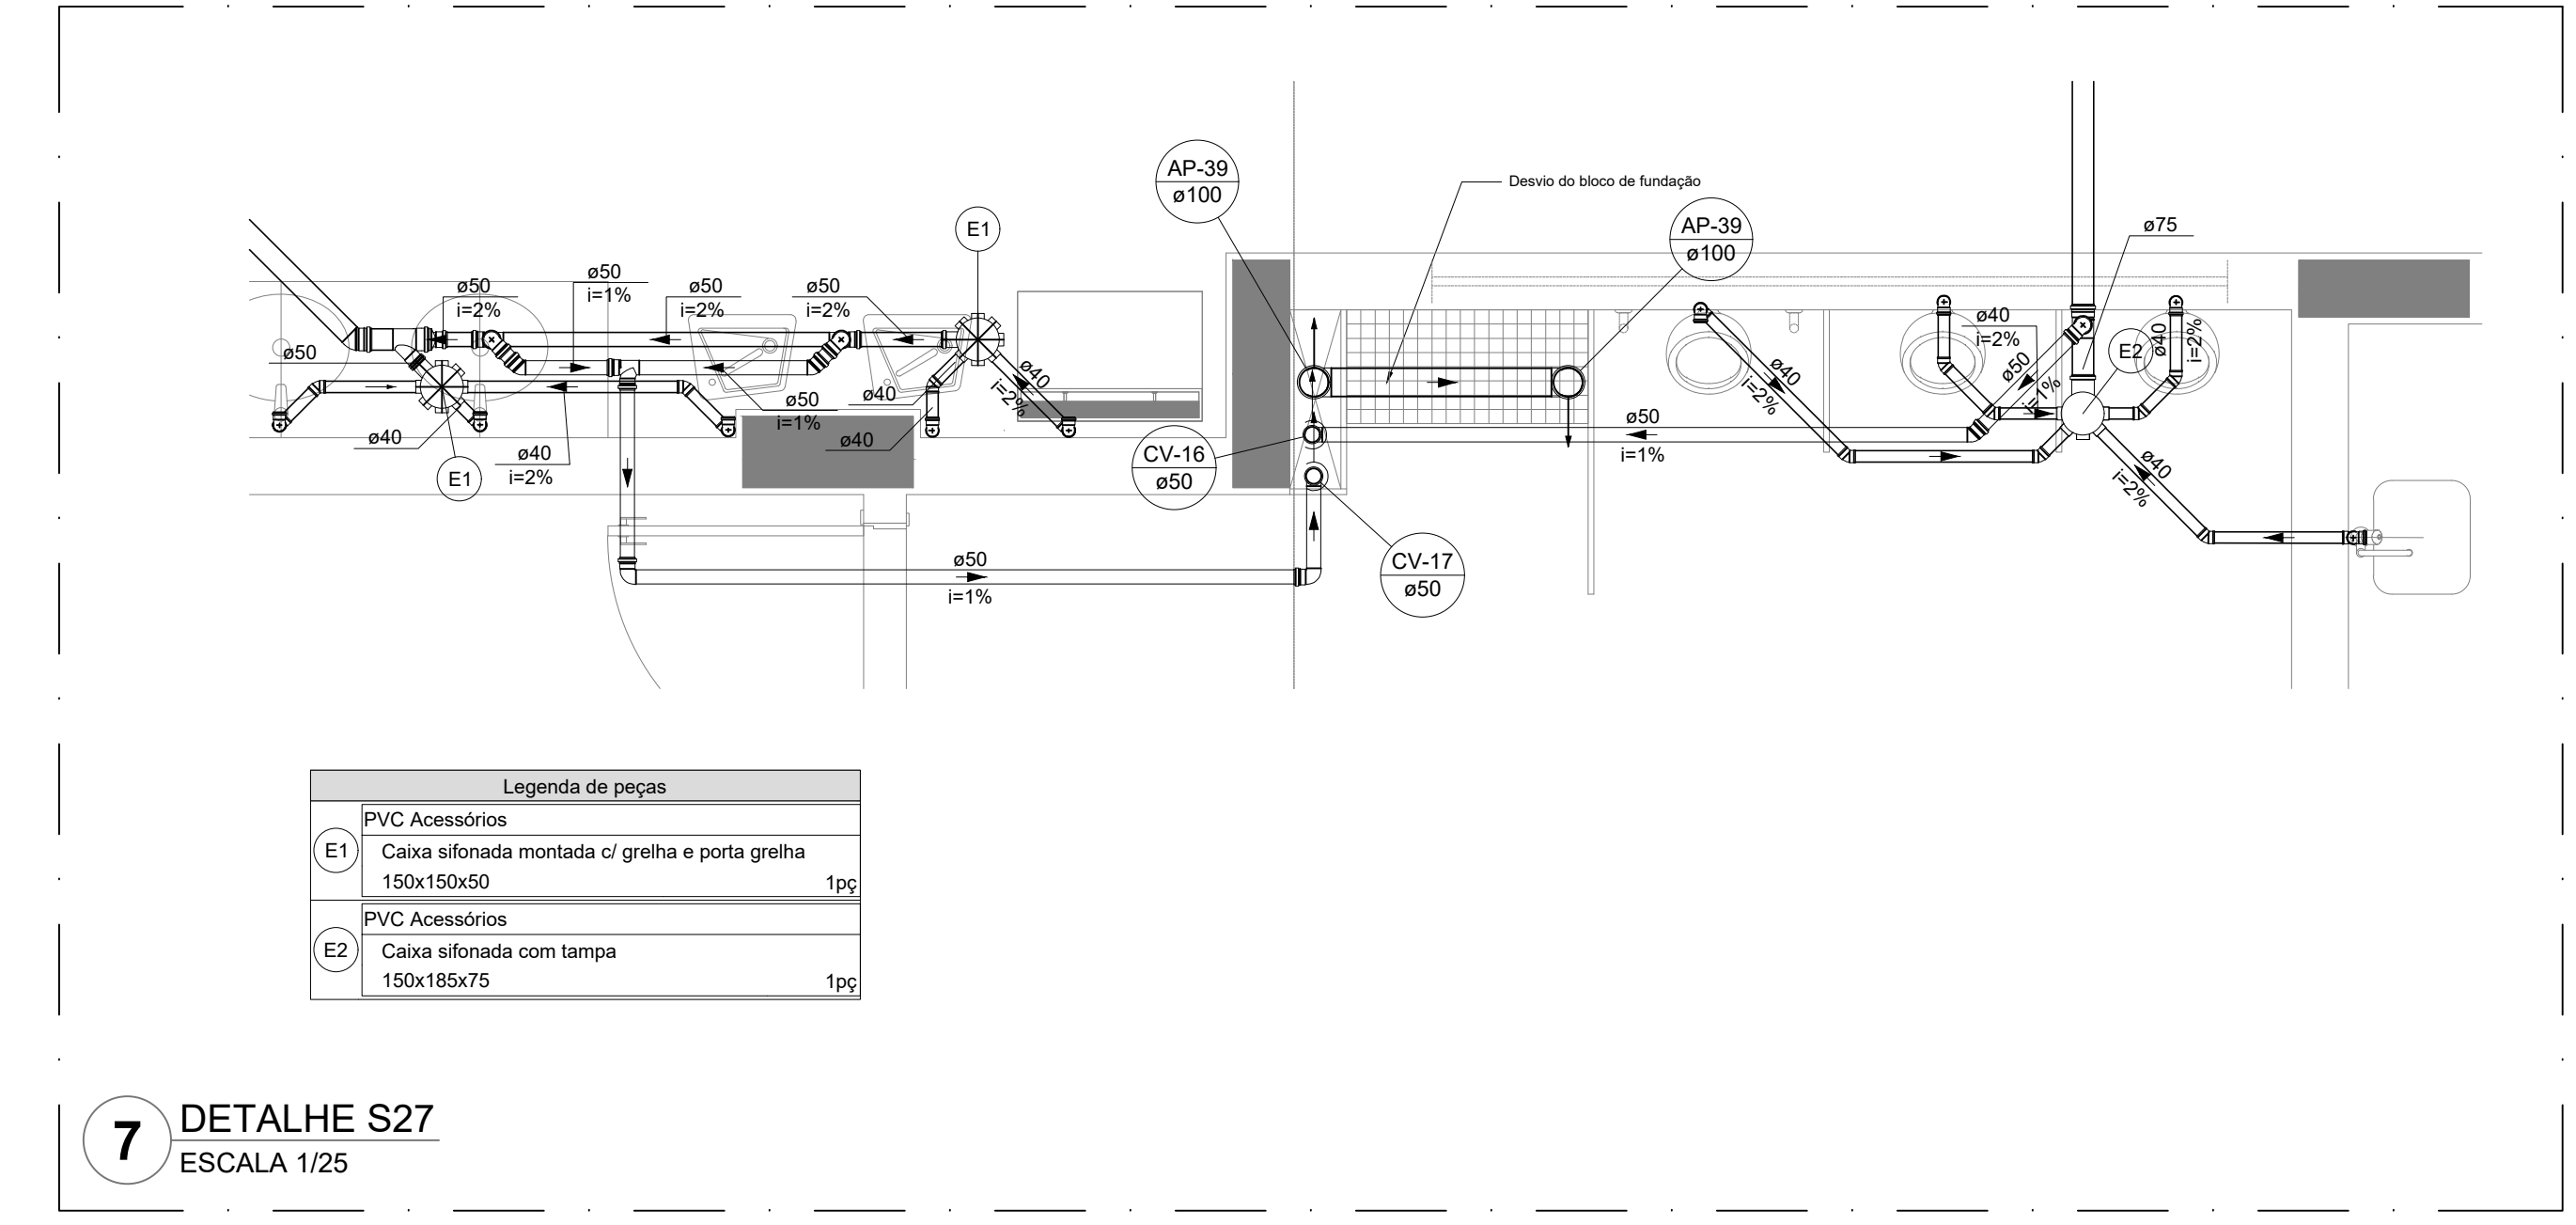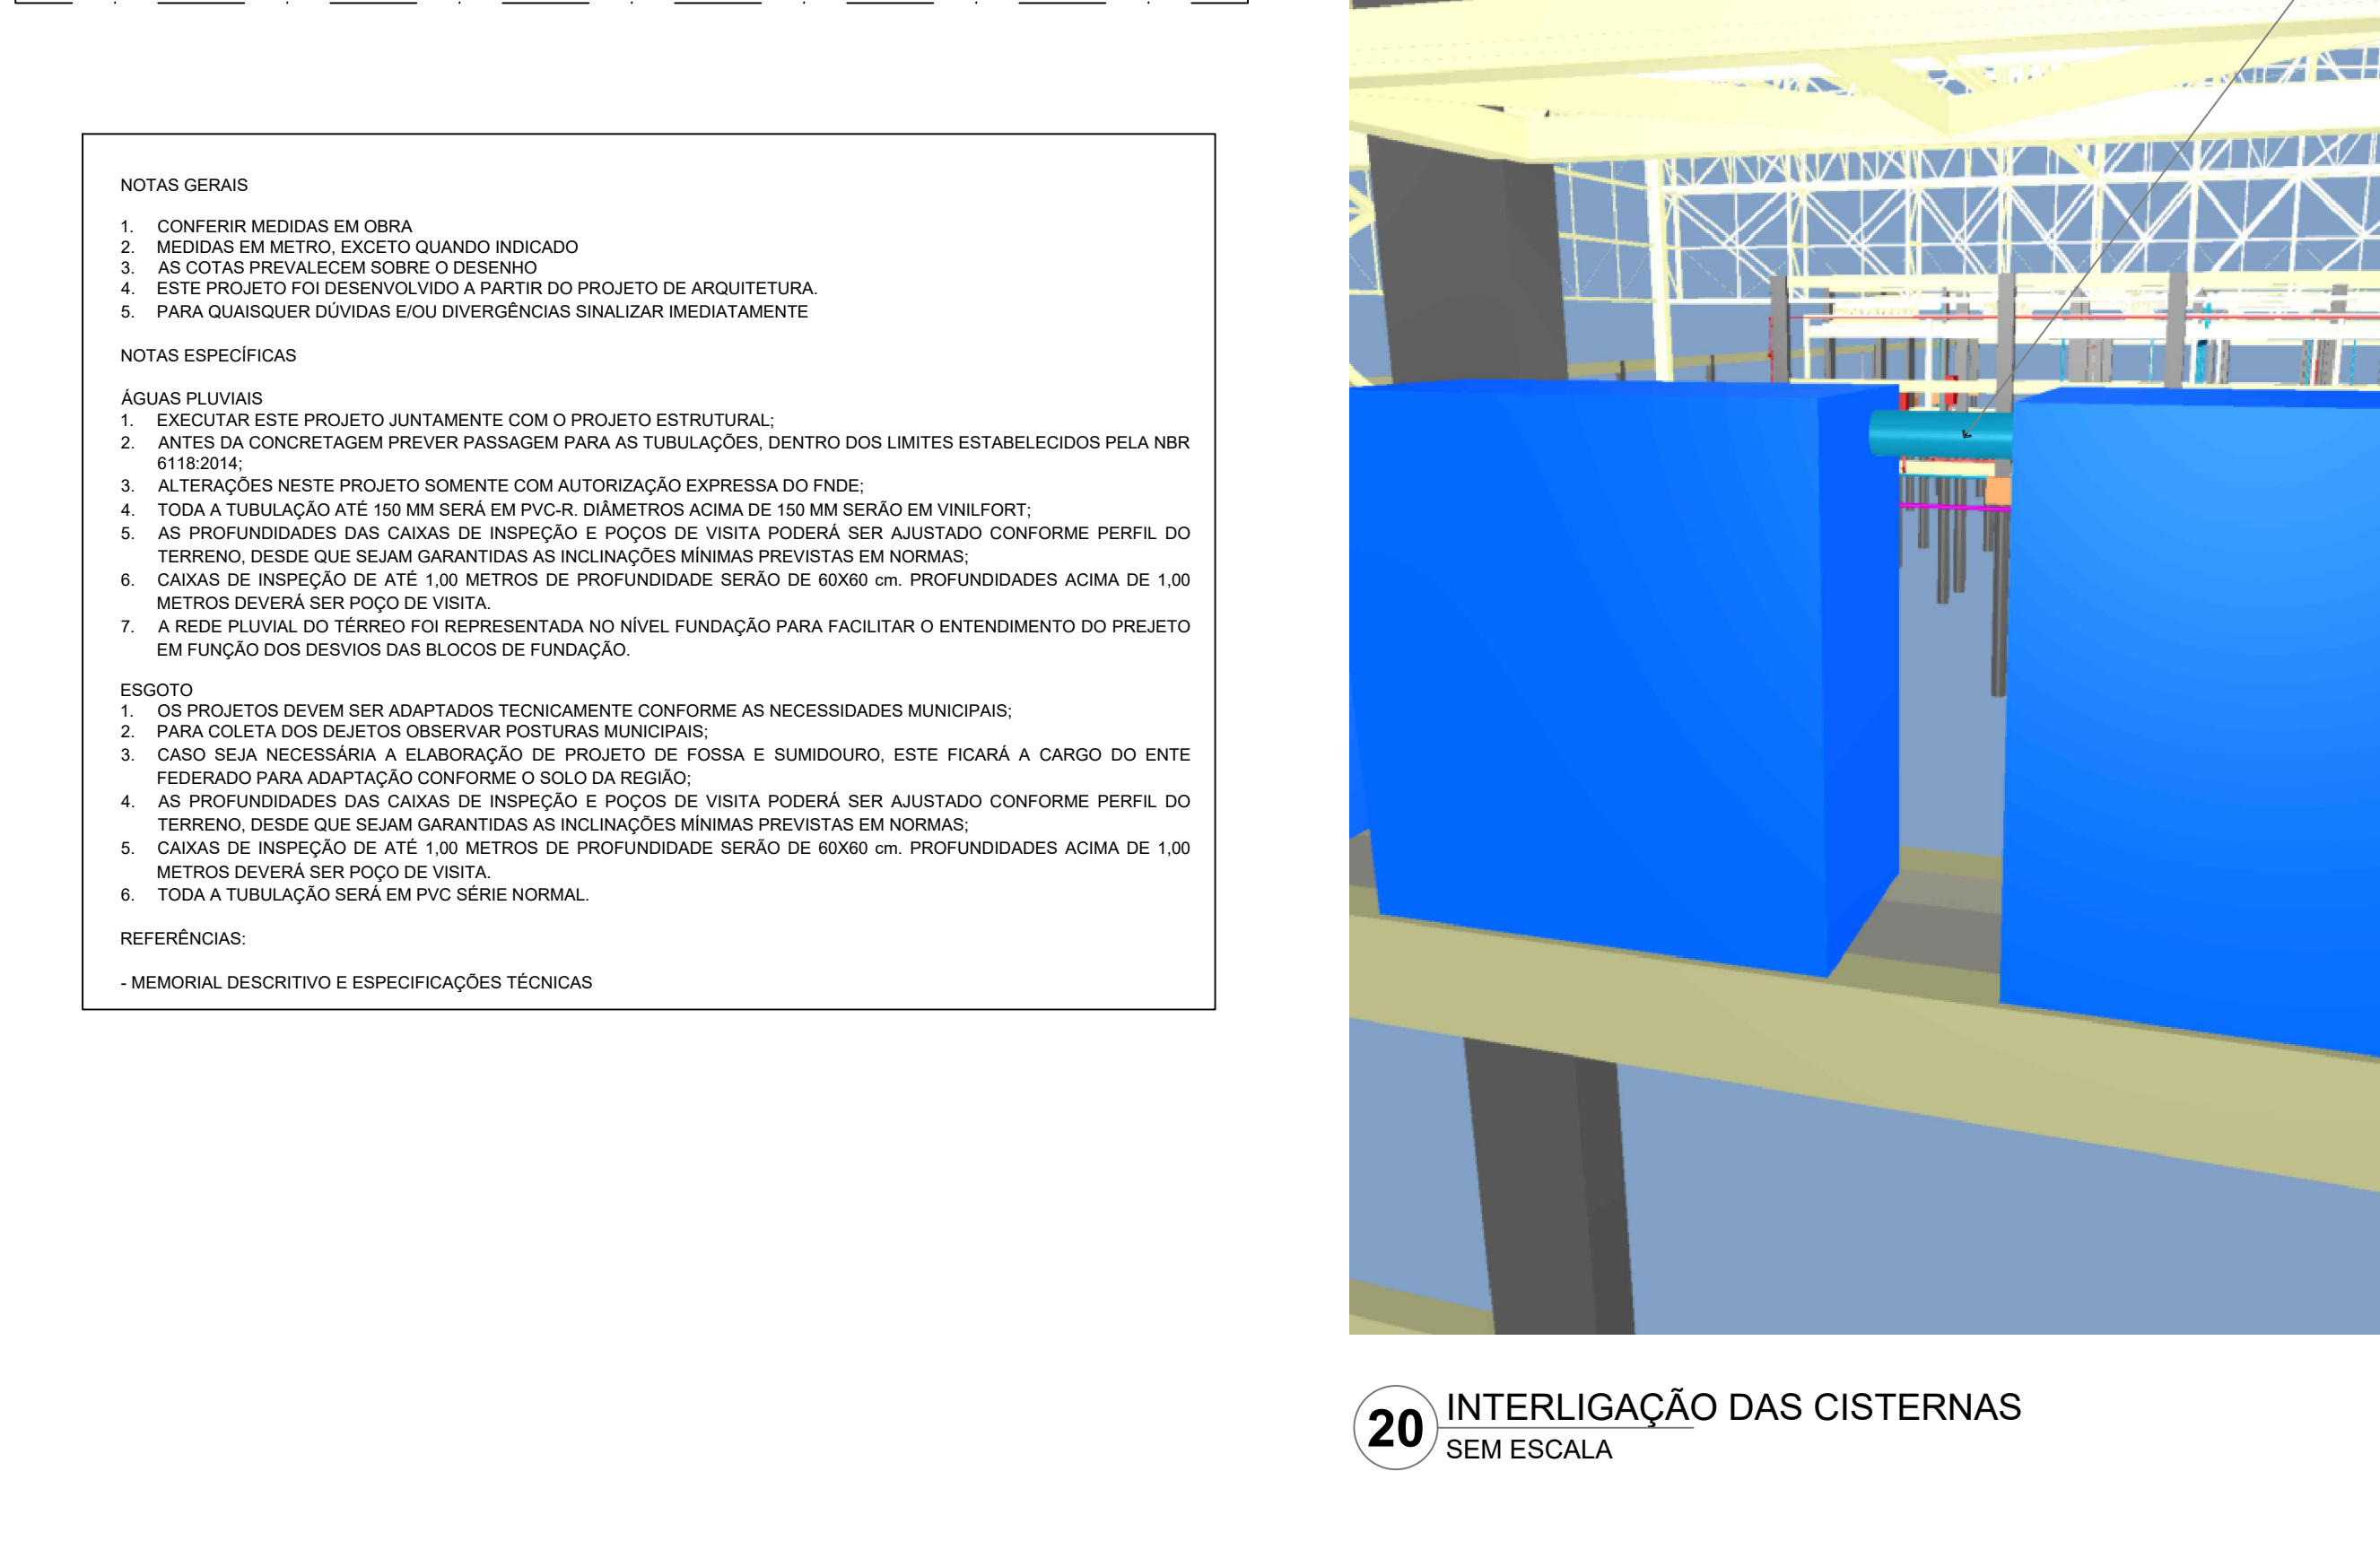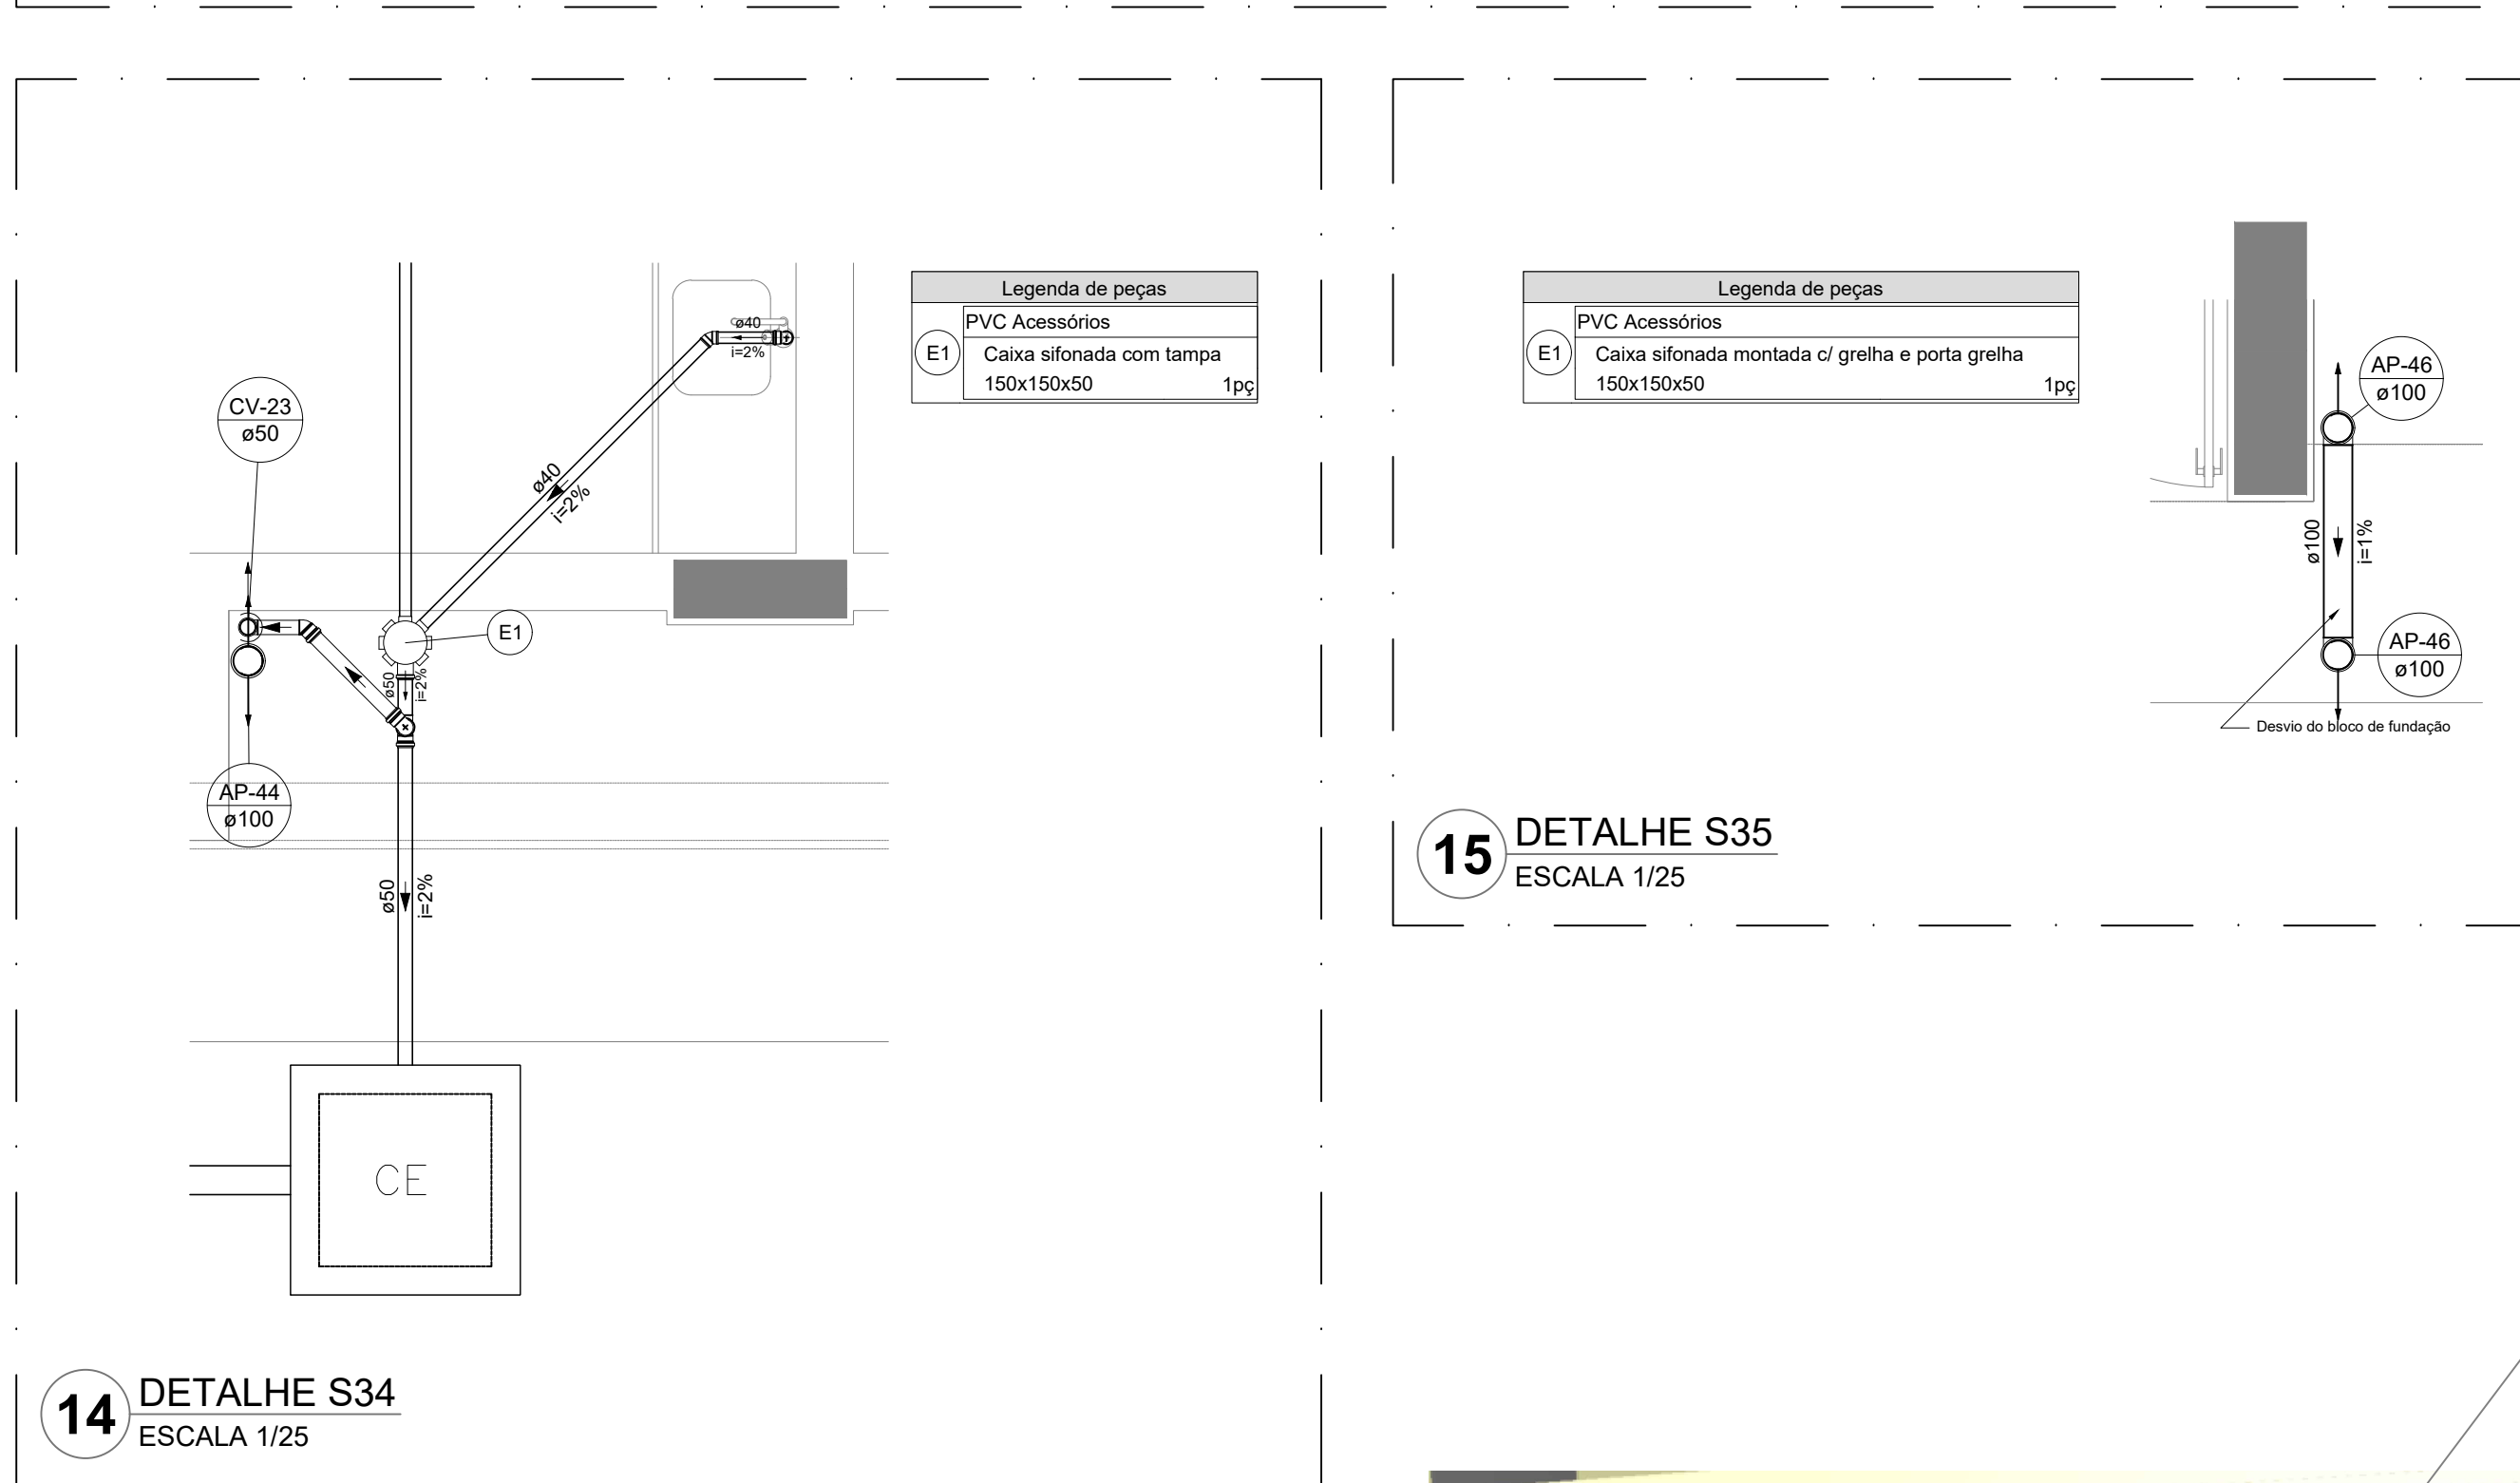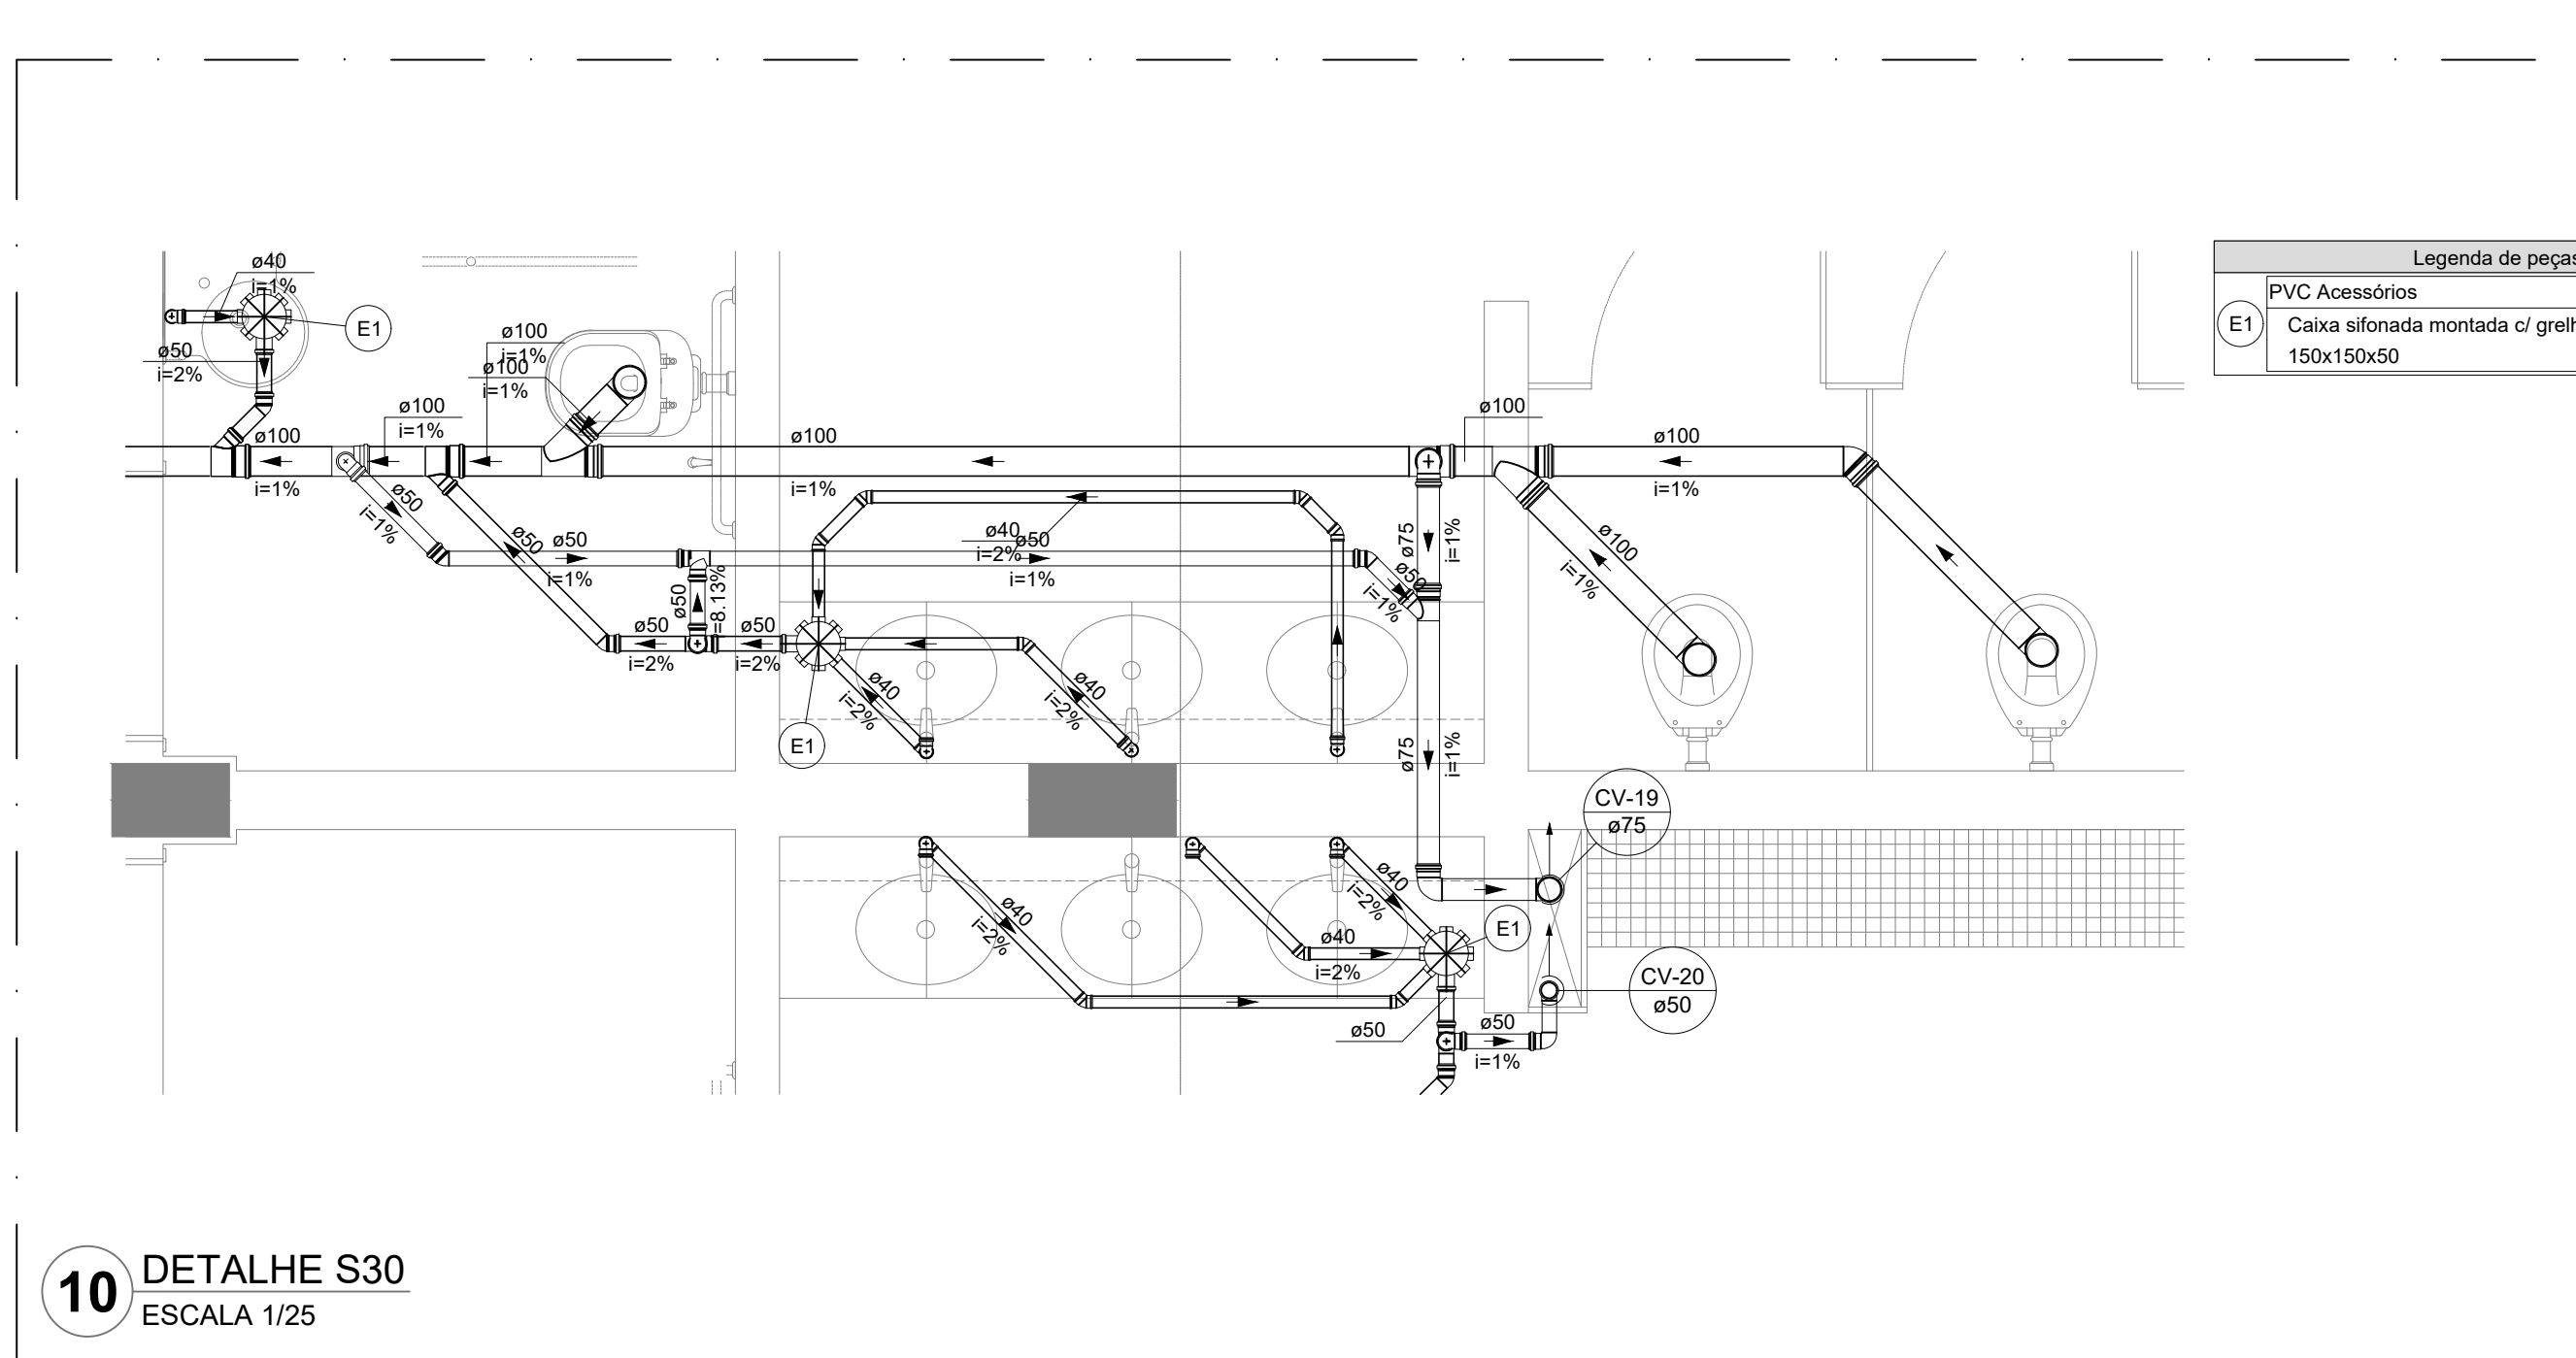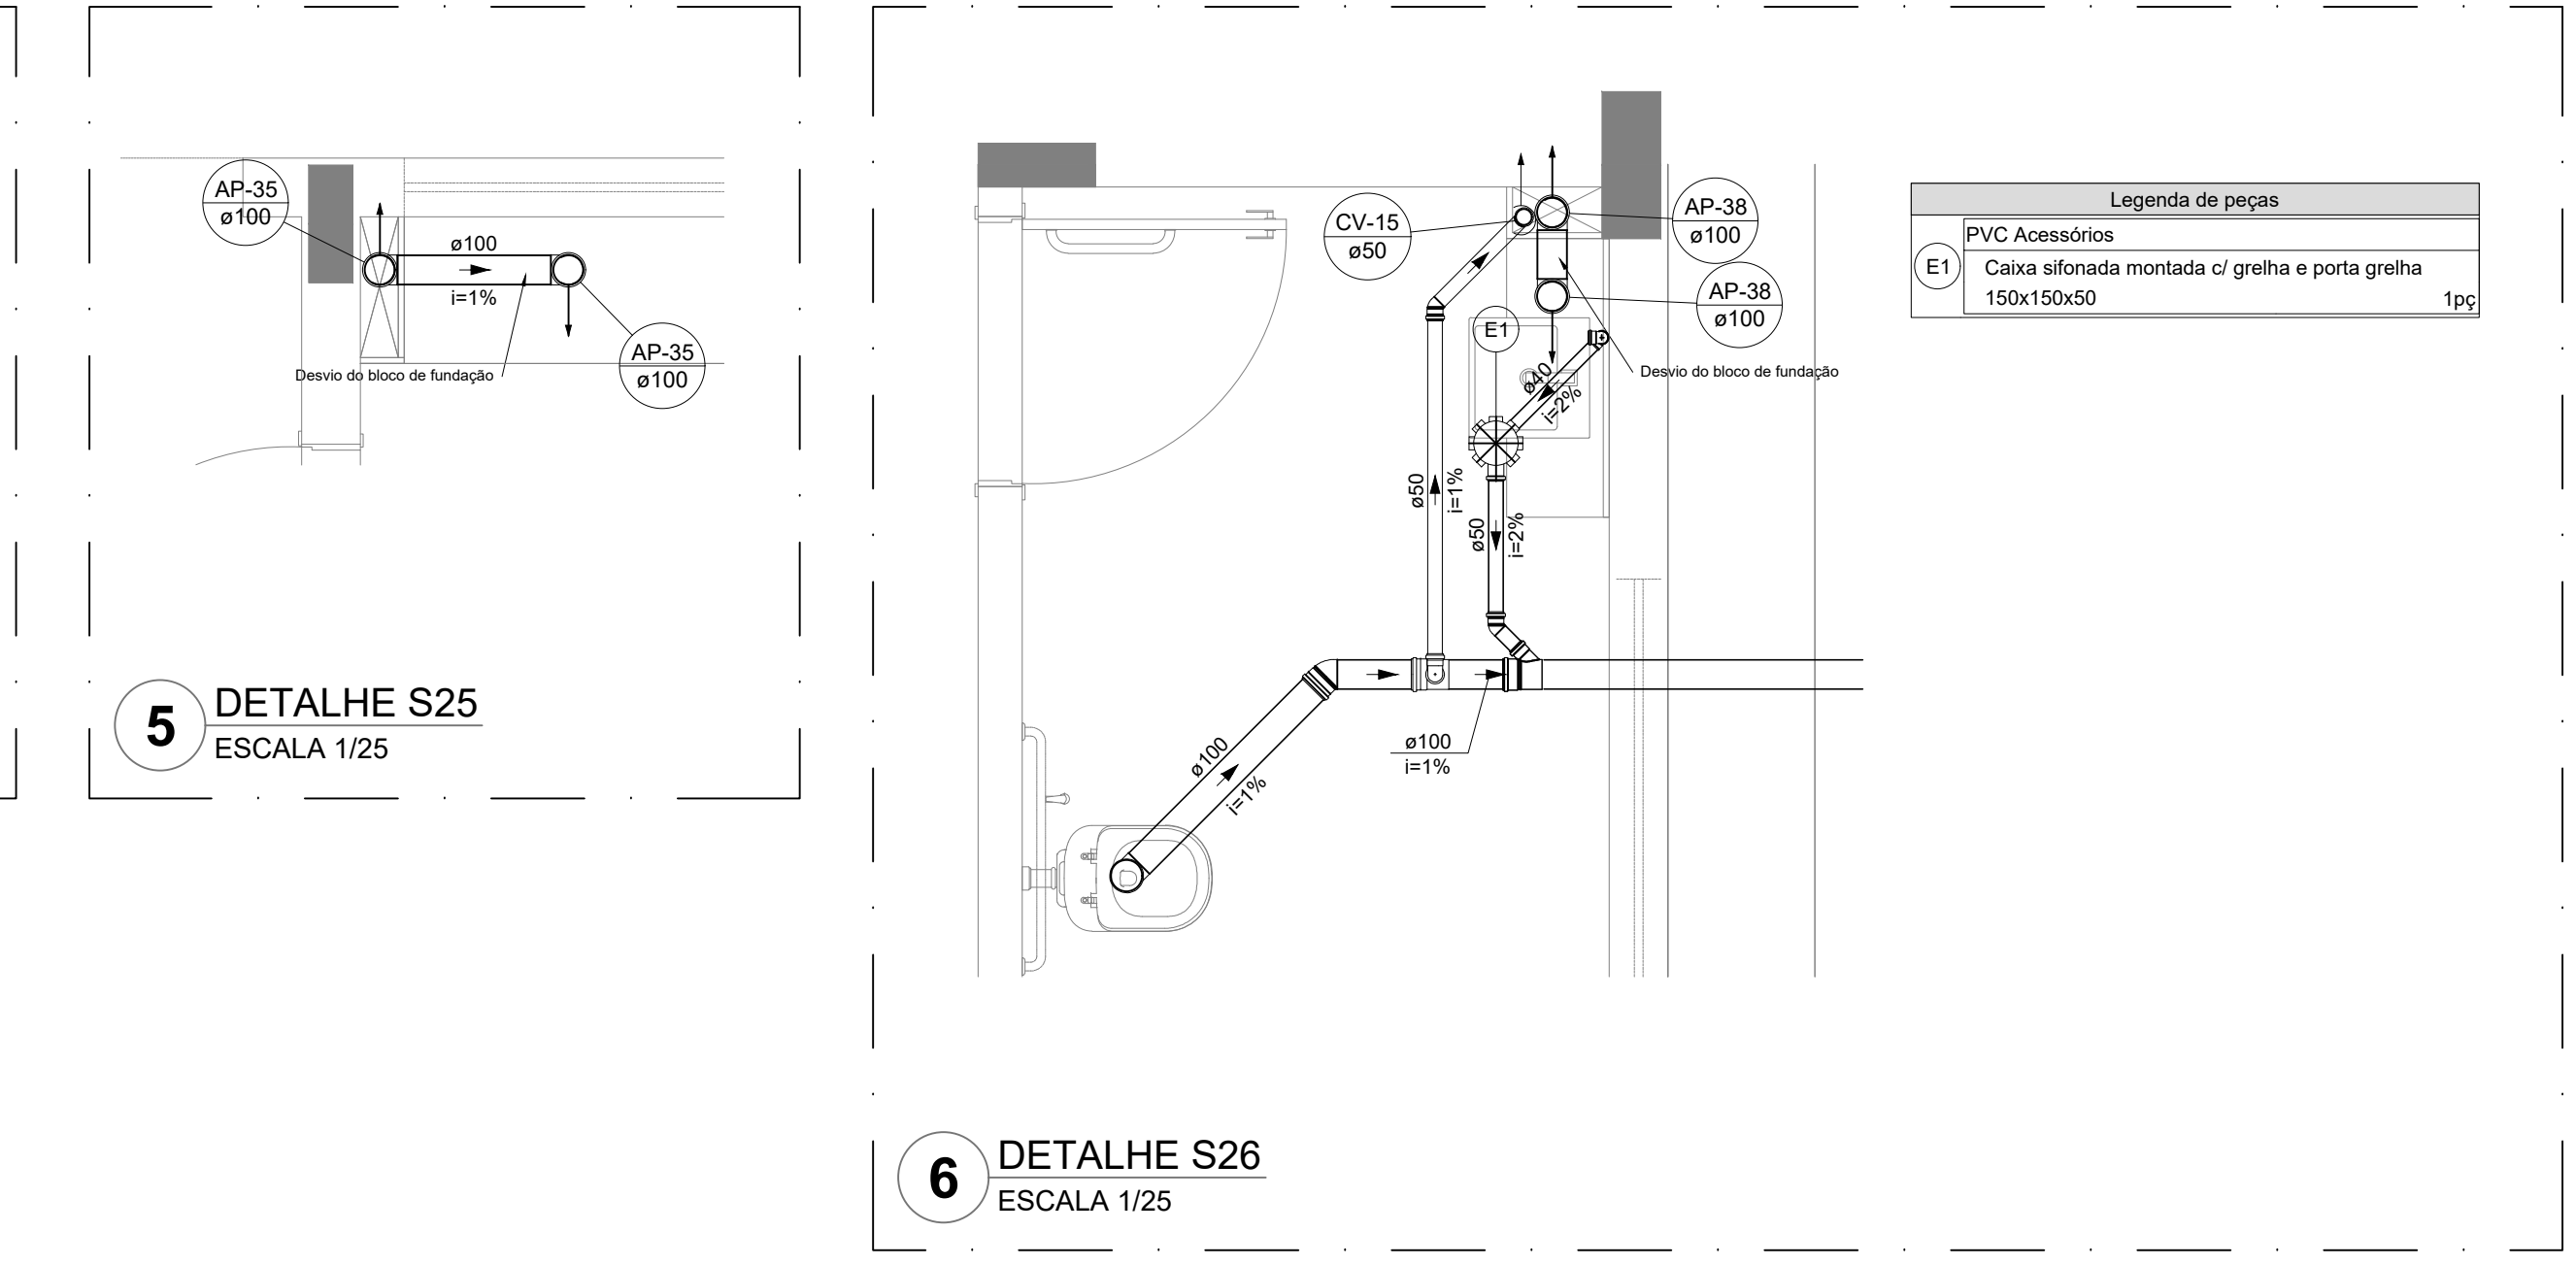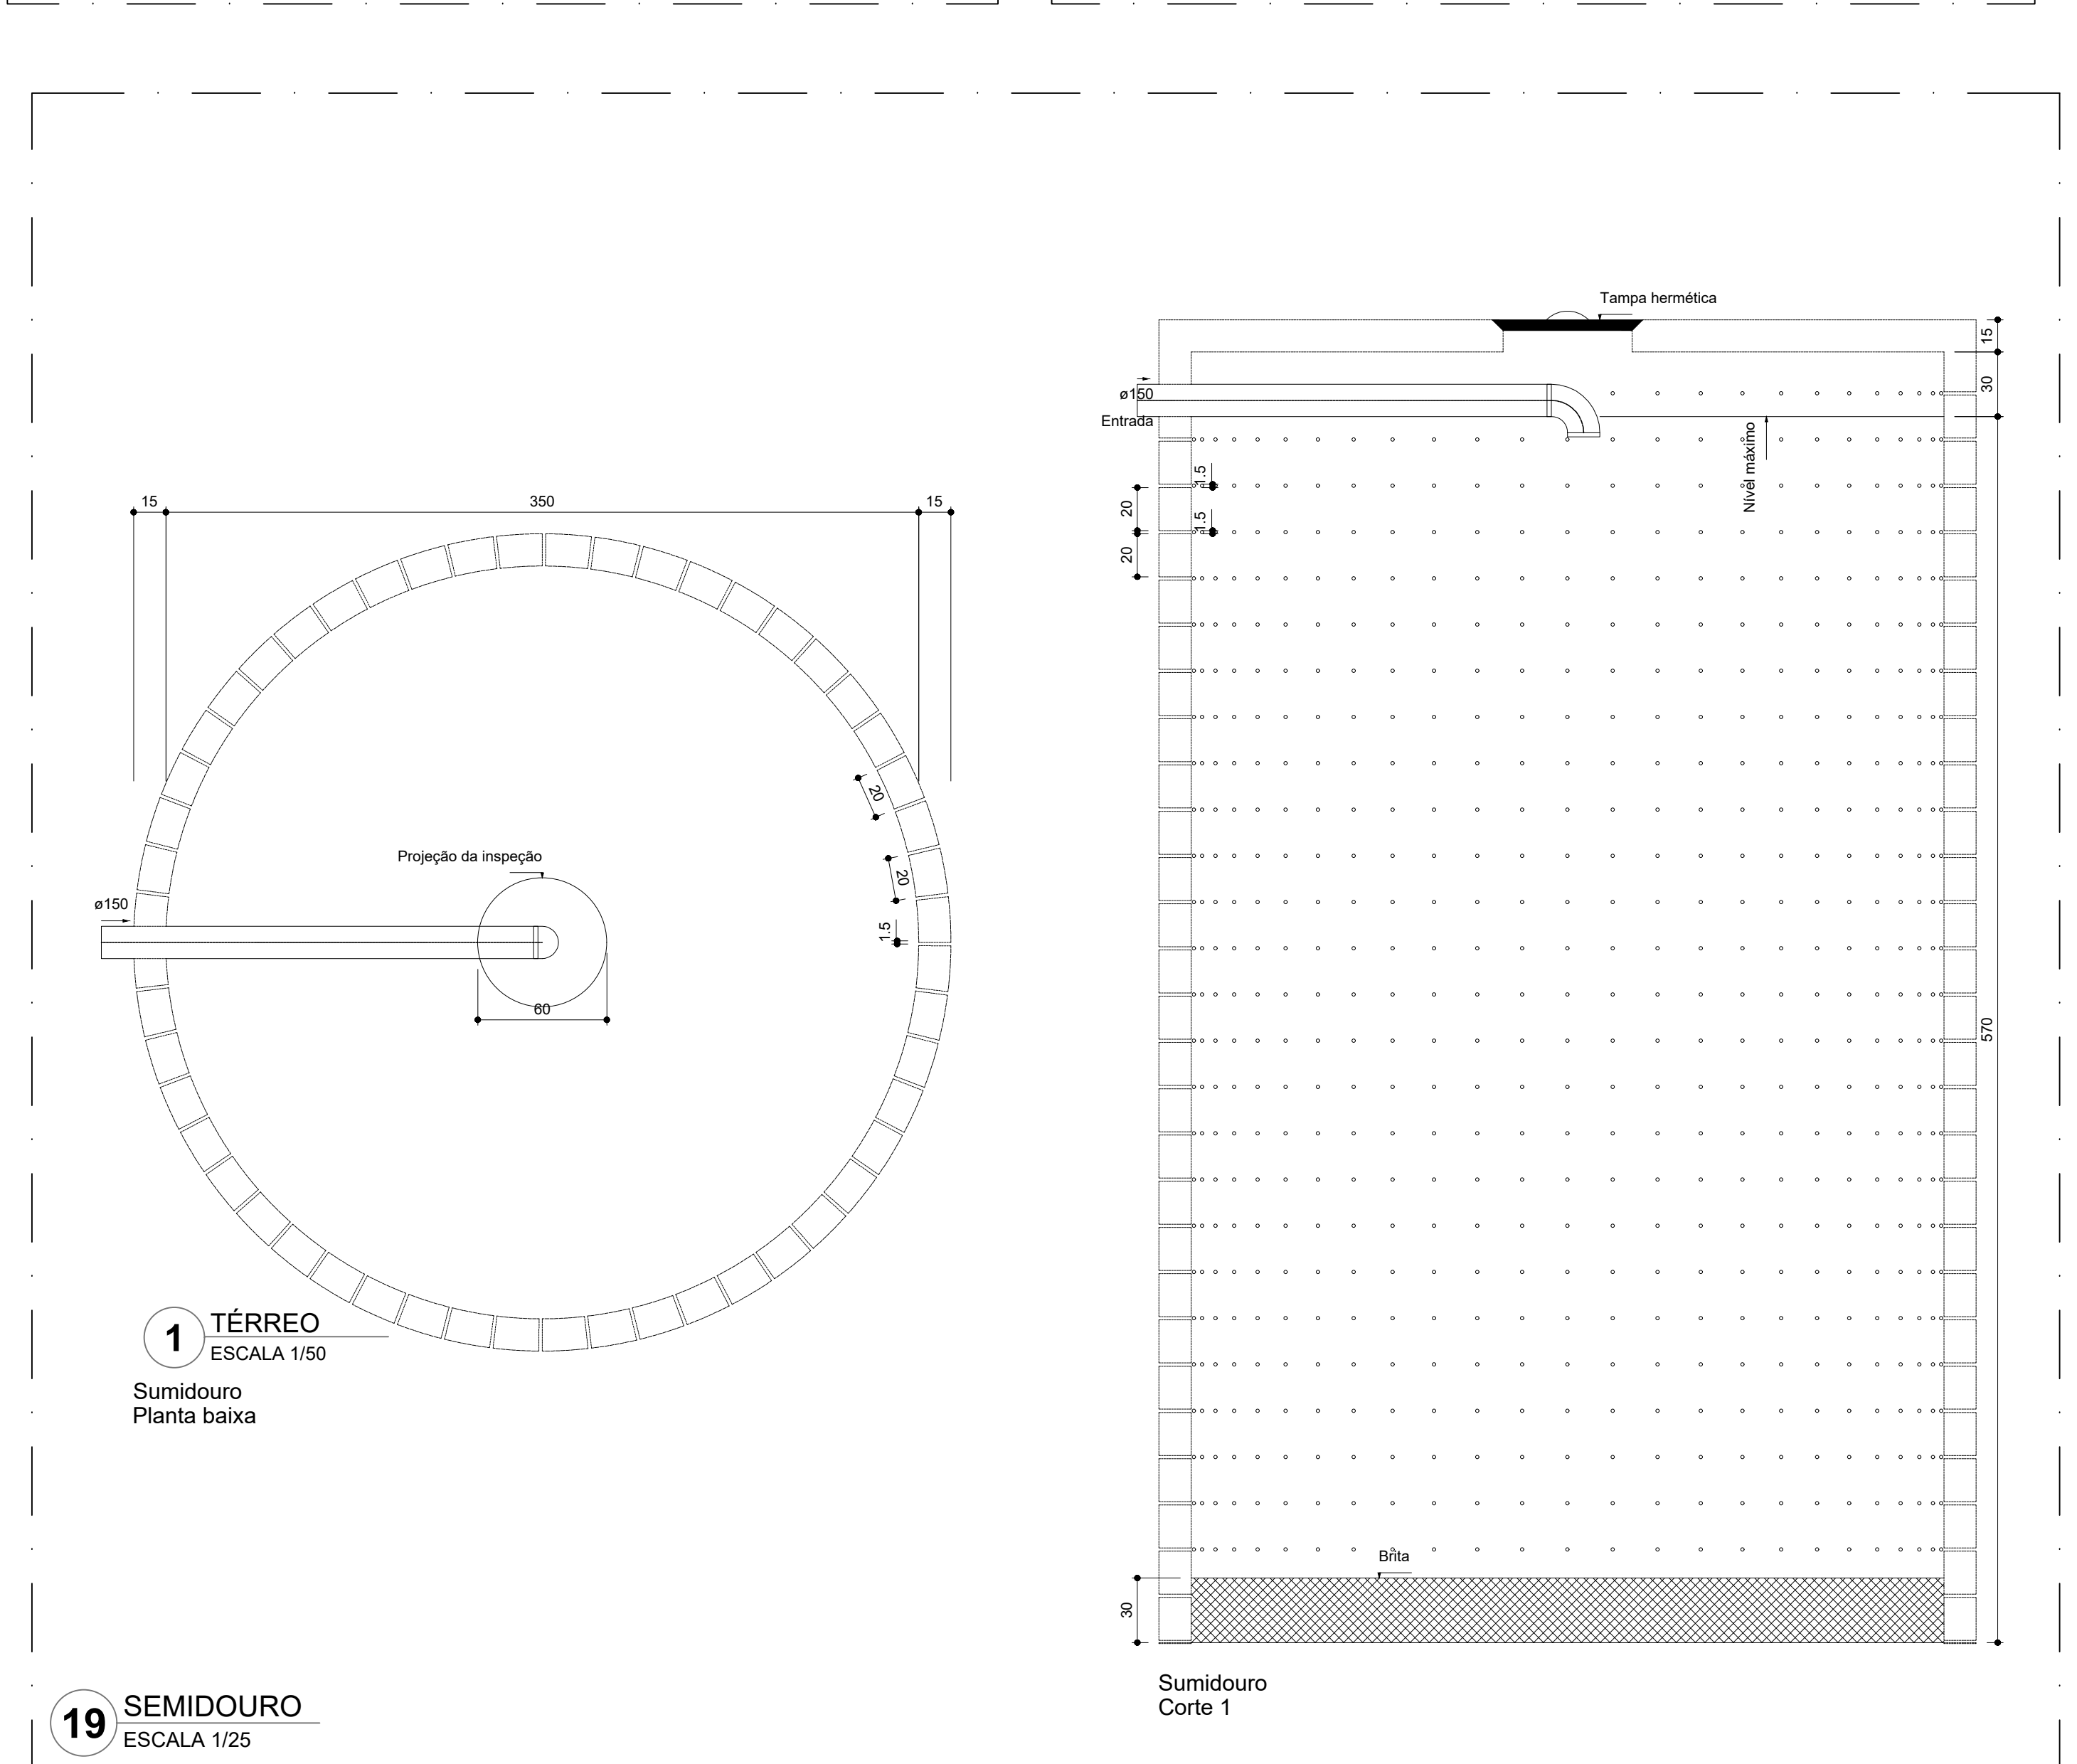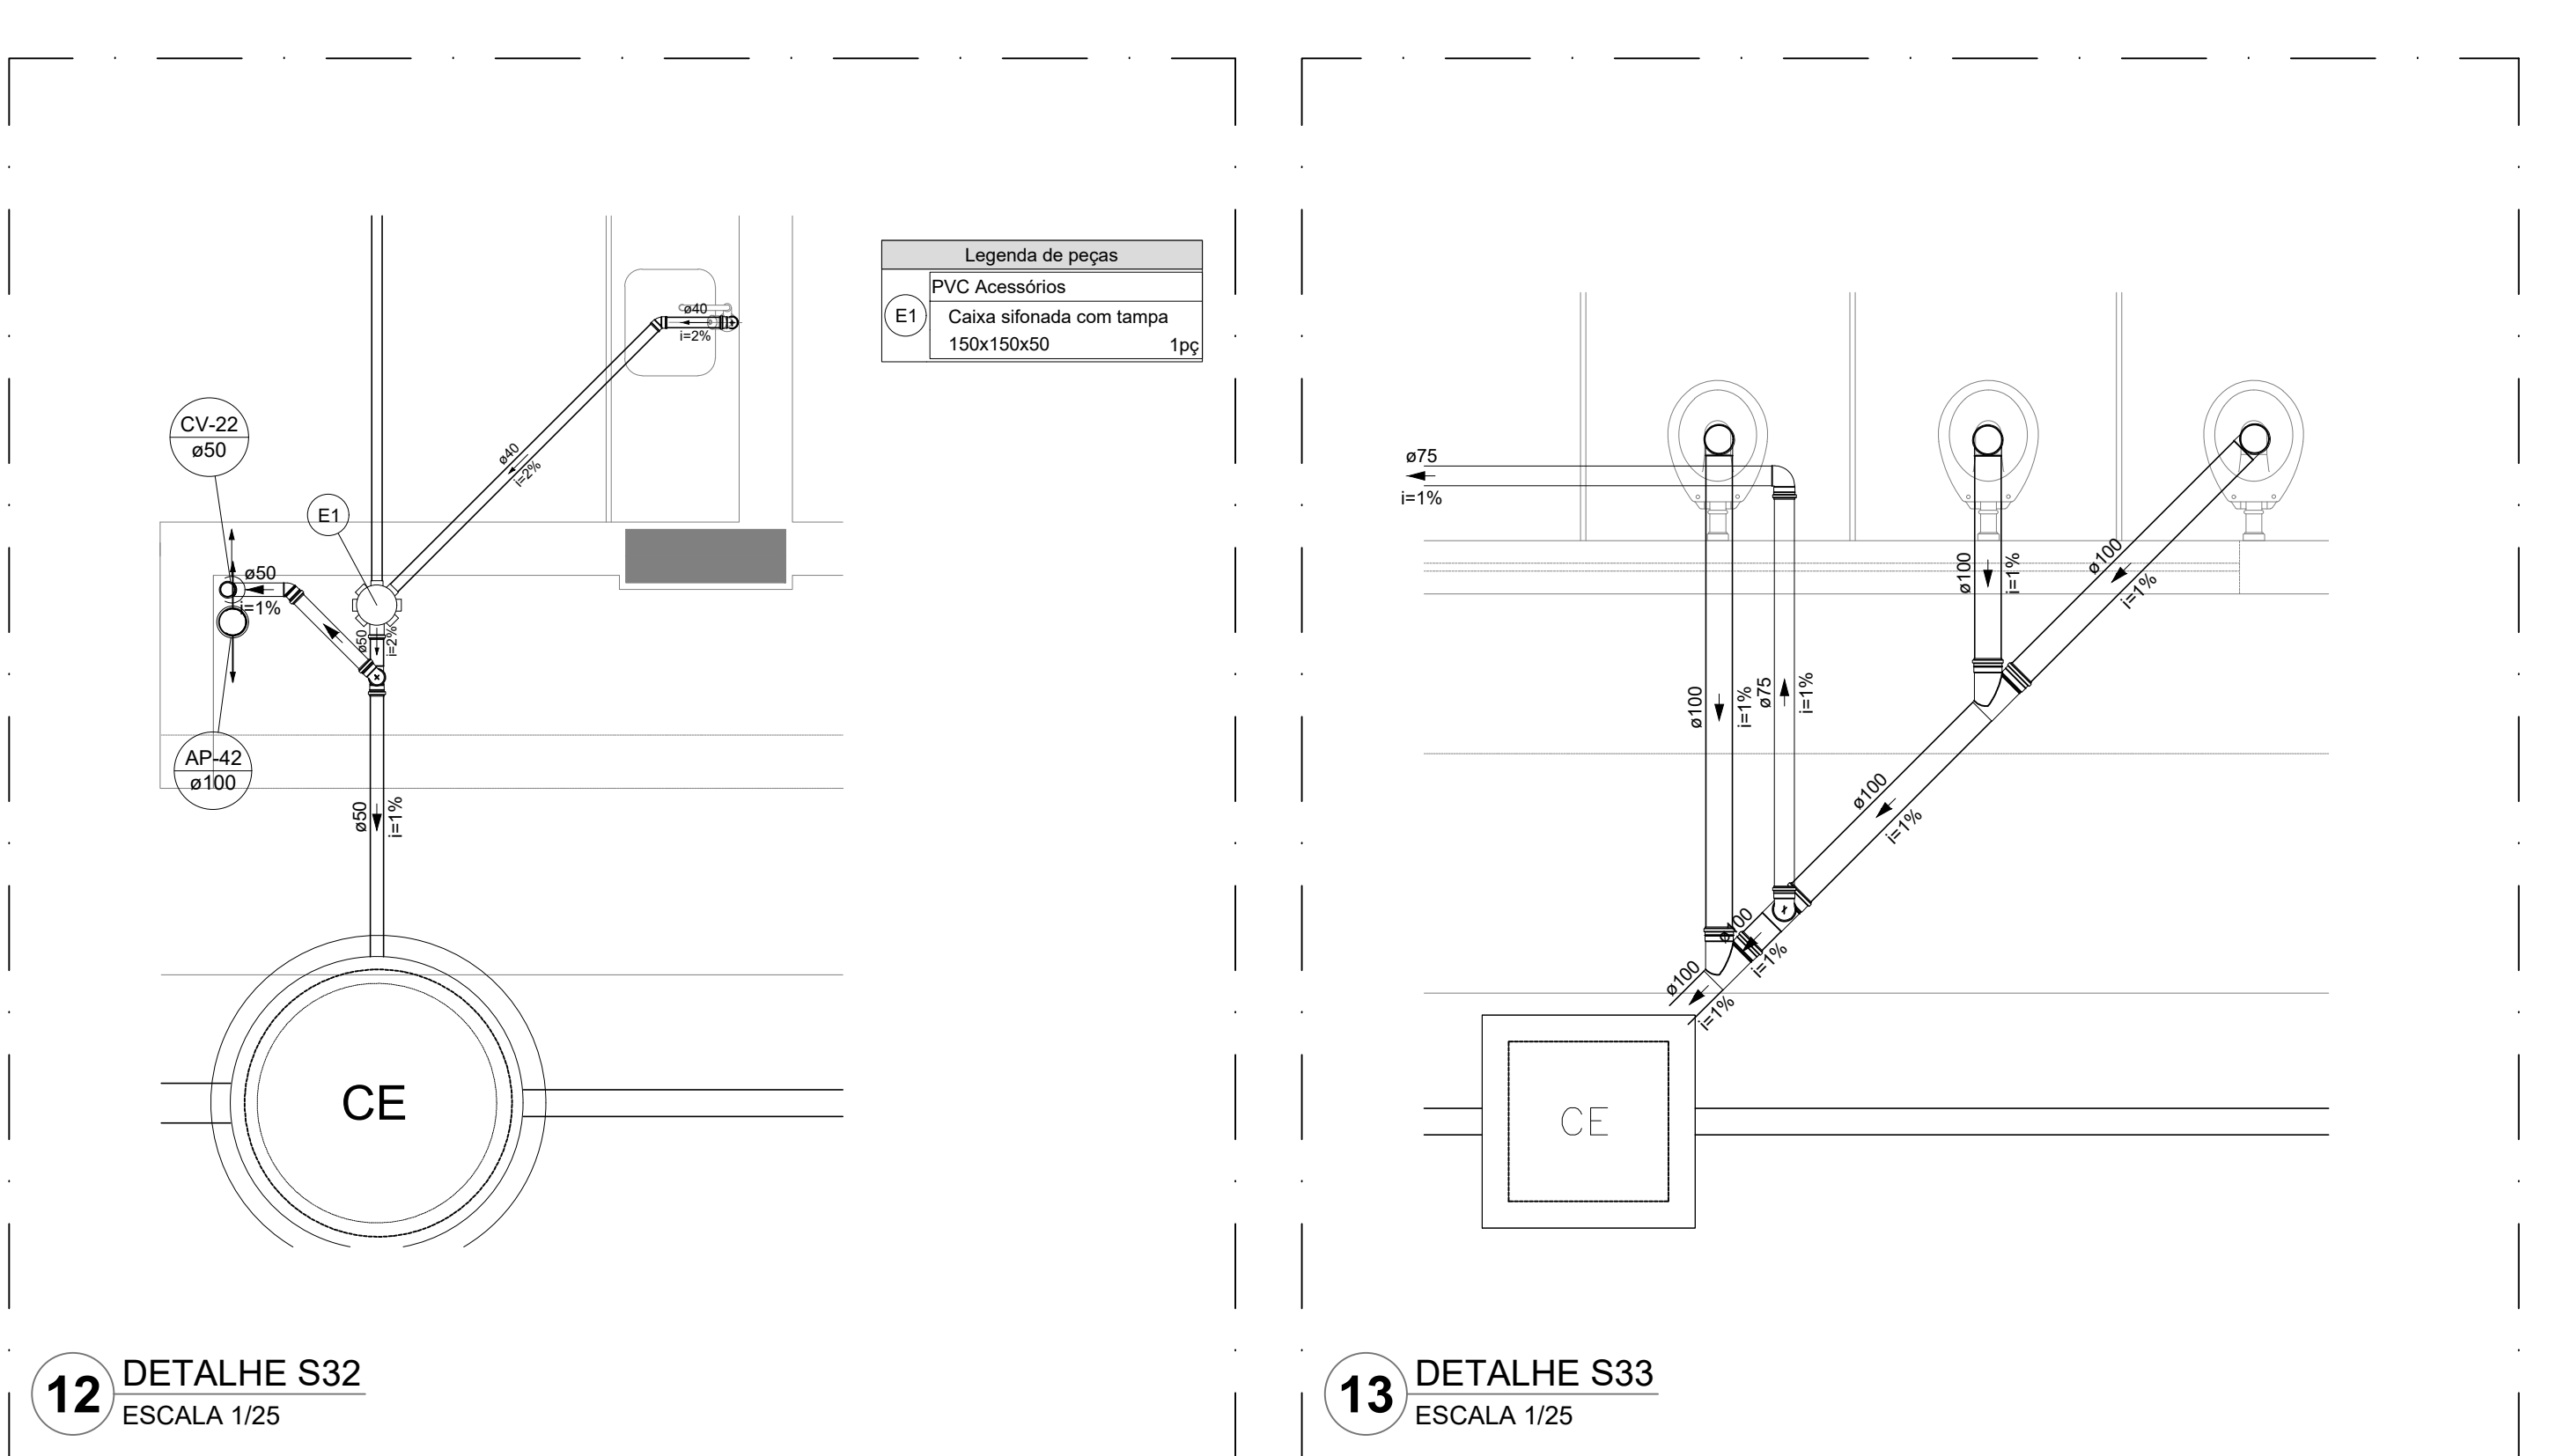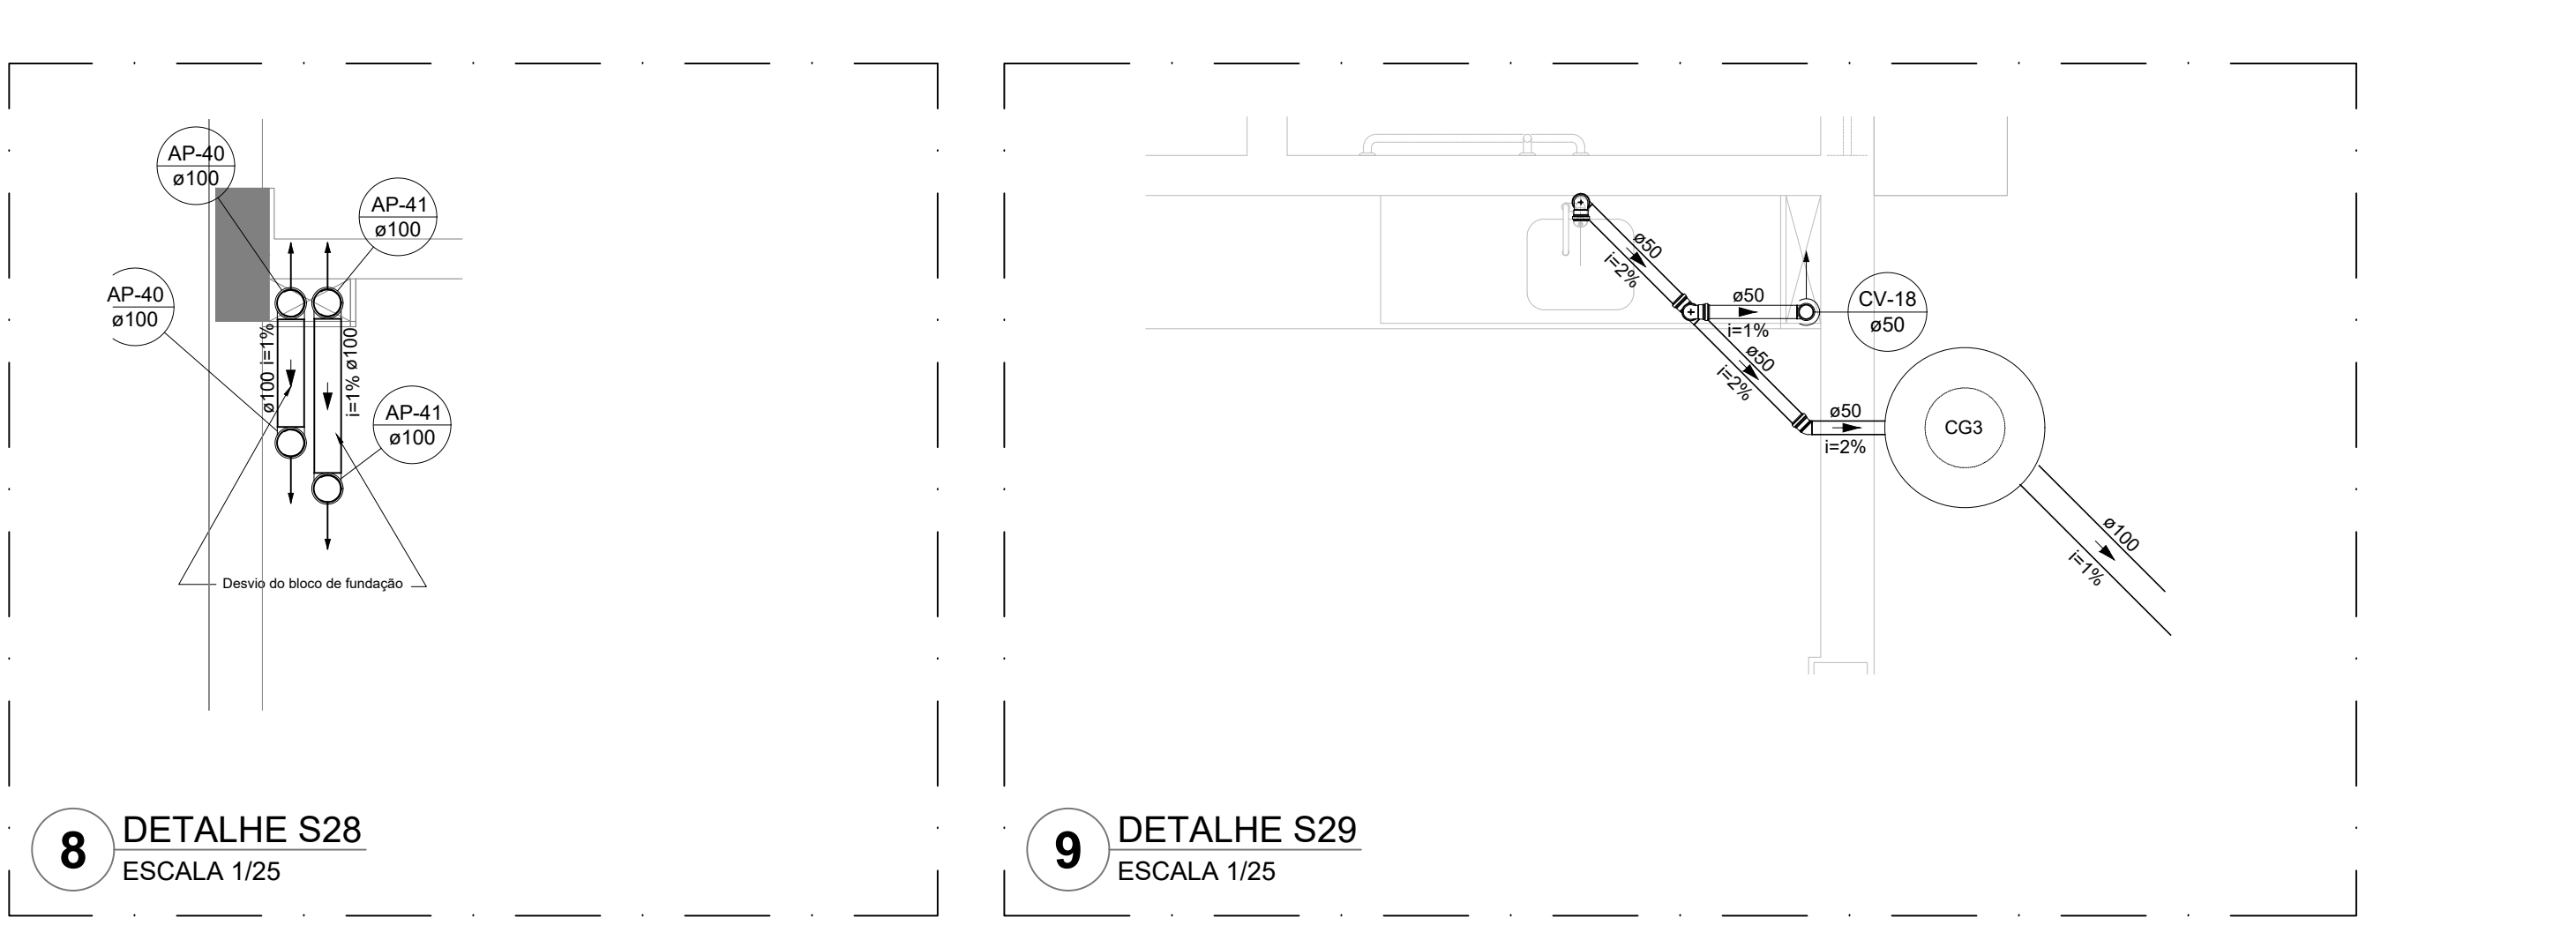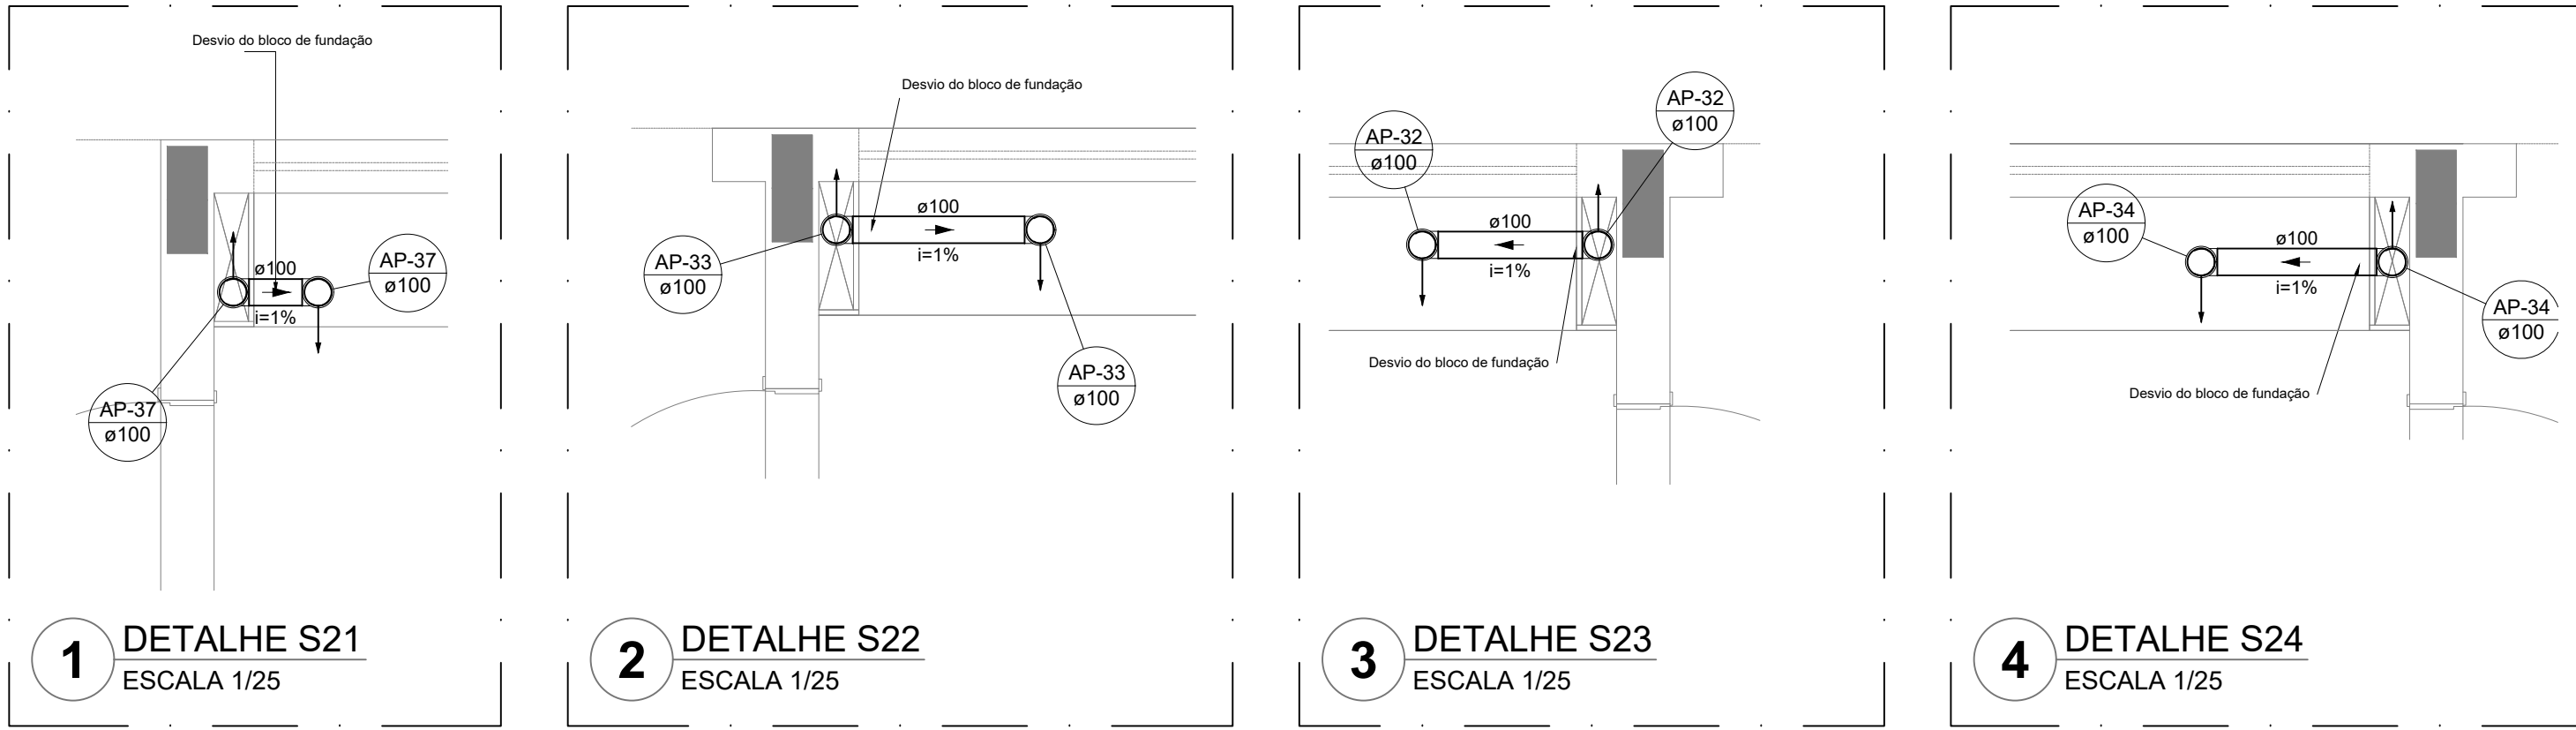

NOTAS GERAIS

1. CONFERIR MEDIDAS EM OBRA
2. MEDIDAS EM METRO, EXCETO QUANDO INDICADO
3. AS COTAS PREVALECEM SOBRE O DESENHO
4. ESTE PROJETO FOI DESENVOLVIDO A PARTIR DO PROJETO DE ARQUITETURA
5. PARA QUALQUER DÚVIDA E/OU DIVERGÊNCIAS SINALIZAR IMEDIATAMENTE

NOTAS ESPECÍFICAS

ÁGUAS PLUVIAIS

1. EXECUTAR ESTE PROJETO JUNTAMENTE COM O PROJETO ESTRUTURAL
2. ANTES DA CONCRETAGEM PREVER PASSAGEM PARA AS TUBULAÇÕES, DENTRO DOS LIMITES ESTABELECIDOS PELA NBR 11820/14.
3. ALTERAÇÕES NESTE PROJETO SOMENTE COM AUTORIZAÇÃO EXPRESSA DO FNDE.
4. TODA A TUBULAÇÃO ATÉ 150 MM SERÁ EM PVC-C. DIÂMETROS ACIMA DE 150 MM SERÃO EM VINILFORT.
5. AS PROFUNDIDADES DAS CAIXAS DE INSPEÇÃO E POÇOS DE VISITA PODERÃO SER AJUSTADO CONFORME PERFIL DO TERRENO, DESSE QUE SEJAM GARANTIDAS AS INCLINAÇÕES MÍNIMAS PREVISTAS EM NORMAS.
6. CAIXAS DE INSPEÇÃO DE ATÉ 1,00 METRO DE PROFUNDIDADE SERÃO DE 60X60 cm. PROFUNDIDADES ACIMA DE 1,00 METRO DEVERÃO SER POÇO DE VISITA.
7. A REDE PLUVIAL DO TERRENO FOI REPRESENTADA NO NÍVEL FUNDAÇÃO PARA FACILITAR O ENTENDIMENTO DO PROJETO EM FUNÇÃO DOS DESVIOS DAS BLOCOS DE FUNDAÇÃO.


ESGOTO:

1. OS PROJETOS DEVEM SER ADAPTADOS TÉCNICAMENTE CONFORME AS NECESSIDADES MUNICIPAIS.
2. PARA SOLTA DOS SUETOS OBSERVAR POSTERIOR MANIPULAÇÃO.
3. CASO SEJA NECESSÁRIA A ELABORAÇÃO DE PROJETO DE FOSSA E SUMIDOURO, ESTE FICARÁ A CARGO DO ENTE FEDERADO PARA ADAPTAÇÃO CONFORME O SOLO DA REGIÃO.
4. AS PROFUNDIDADES DAS CAIXAS DE INSPEÇÃO E POÇOS DE VISITA PODERÃO SER AJUSTADO CONFORME PERFIL DO TERRENO, DESSE QUE SEJAM GARANTIDAS AS INCLINAÇÕES MÍNIMAS PREVISTAS EM NORMAS.
5. CAIXAS DE INSPEÇÃO DE ATÉ 1,00 METRO DE PROFUNDIDADE SERÃO DE 60X60 cm. PROFUNDIDADES ACIMA DE 1,00 METRO DEVERÃO SER POÇO DE VISITA.
6. TODA A TUBULAÇÃO SERÁ EM PVC-SERIE NORMAL.


REFERÊNCIAS:

- MEMORIAL DESCRITIVO E ESPECIFICAÇÕES TÉCNICAS


CONTROLE DE REVISÕES		
Nº	DATA	DESCRIÇÃO
FNDE Fundo Nacional de Desenvolvimento Educacional		
PROJETO PADRÃO - FNDE		
PROPRIETÁRIO:		
ENDEREÇO:		
MUNICÍPIO - UF:		
PROPRIETÁRIO		
RESP. TÉCNICO		
AUTOR DO PROJETO		
DLFO	CREA	
	RA	
OBSERVAÇÕES:		
ESCOLA 5 SALAS DE AULA - MODELO TÉRREO		
PROJETO DE INSTALAÇÕES		
COORDENAÇÃO CGEST - Coordenação Geral de Infraestrutura Educacional	LANÇAMENTO PLUVIAL E ESGOTO DETALHES S21 AO S36 DETALHES CONSTRUTIVOS GERAIS	
	REVISÃO R.00	PRANCHAS
FORMATO A0	ESCALA INDICADA DATA EMISSÃO JAN/2021	04/07

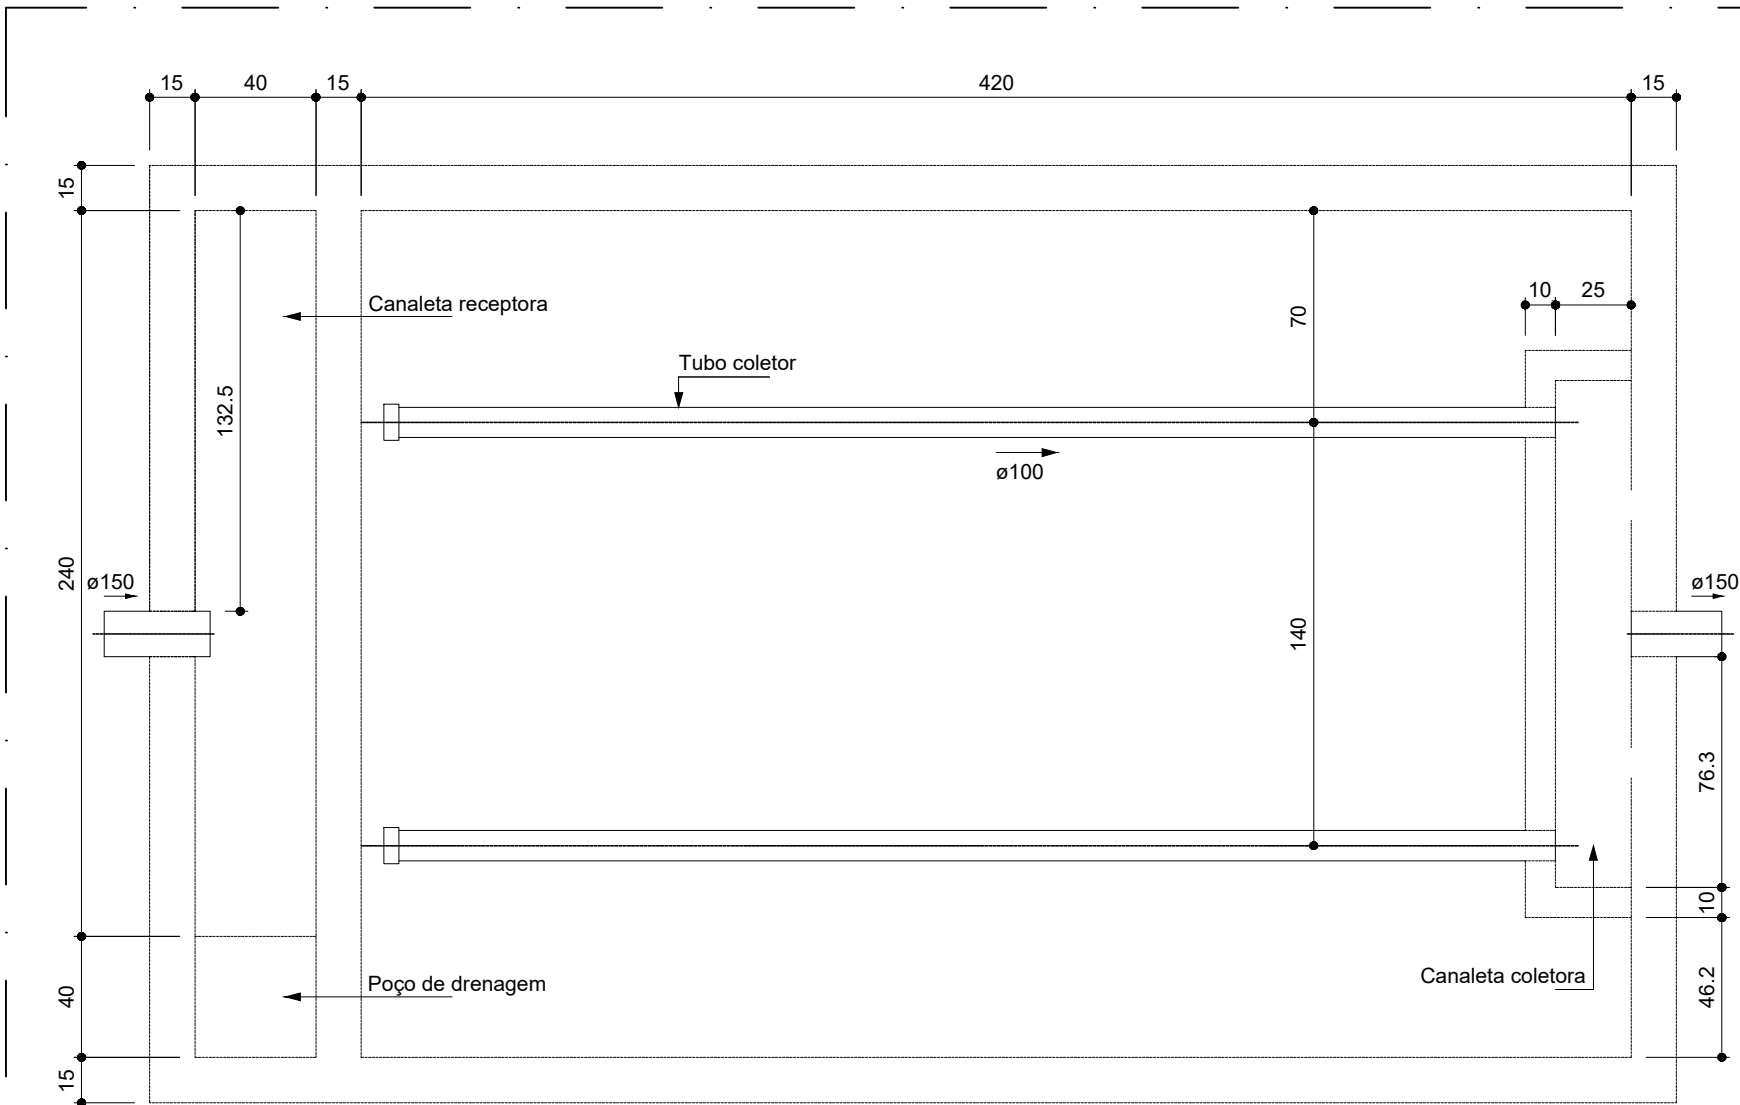

Filtro anaeróbio
Planta baixa

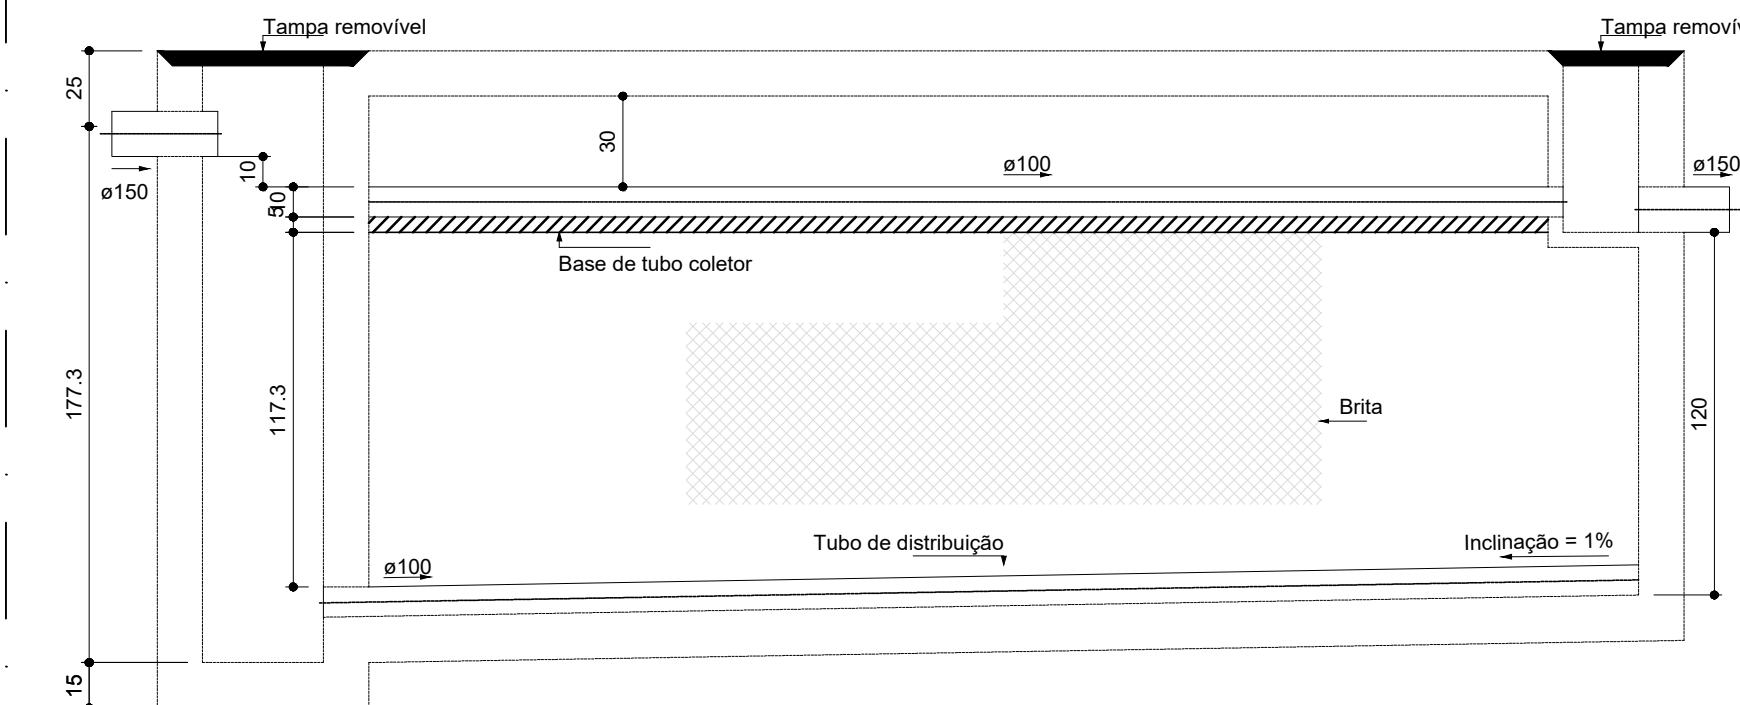


Filtro anaeróbio
Corte 1

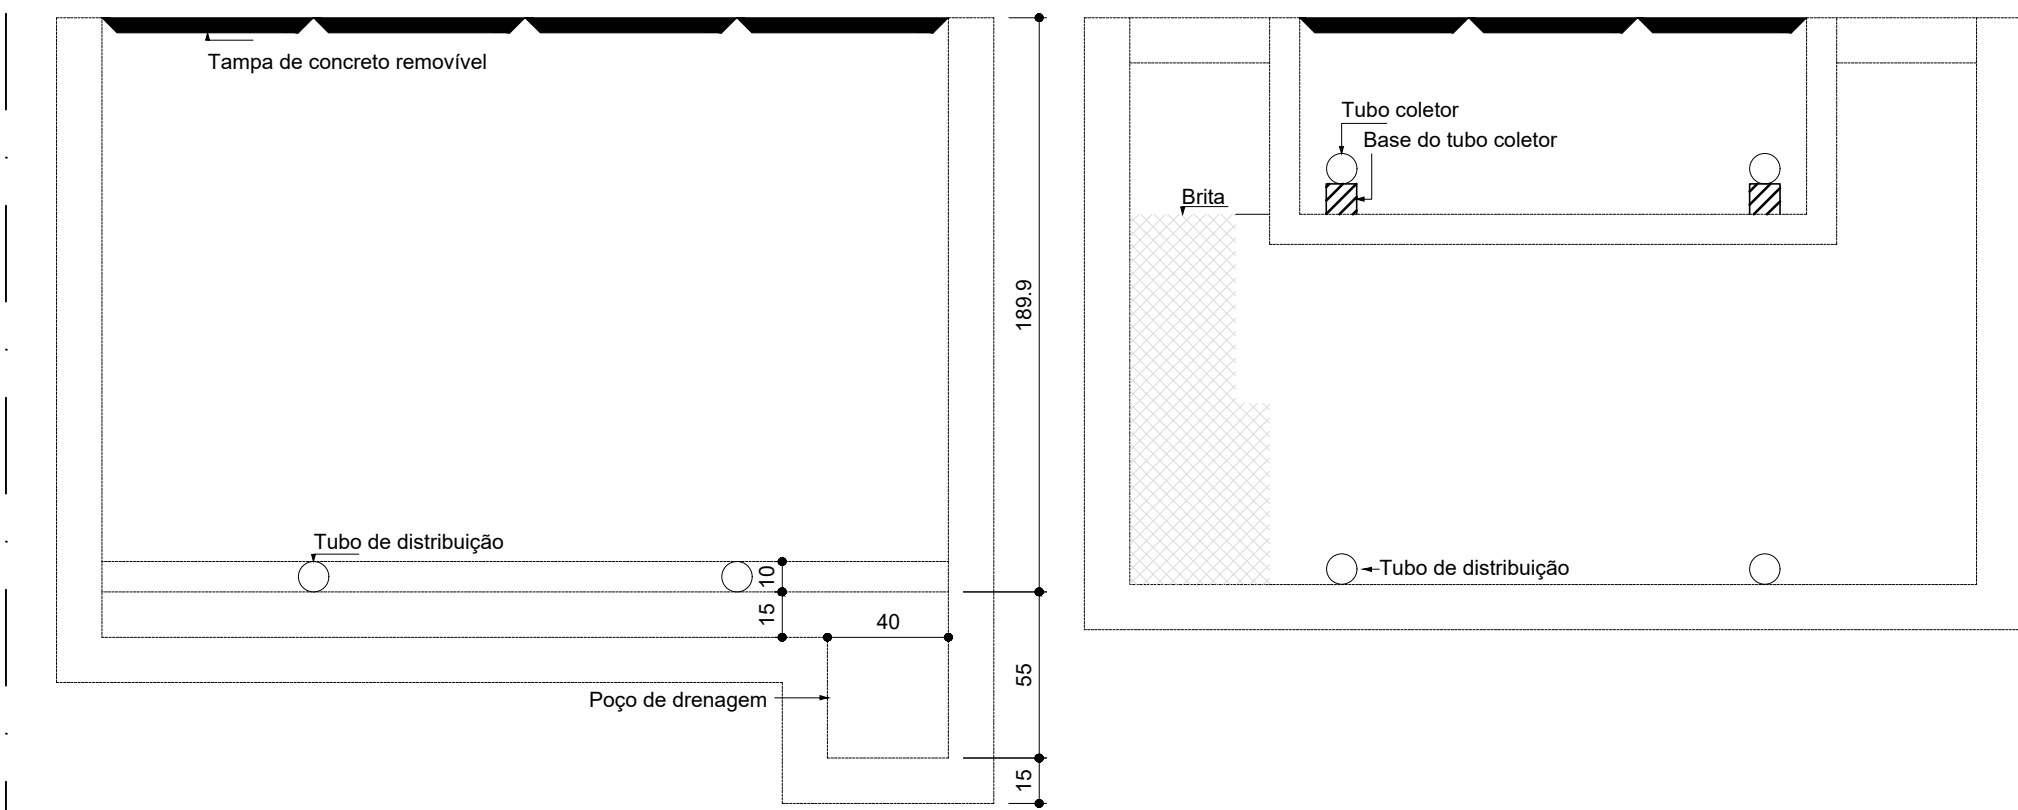


Filtro anaeróbio
Corte 2


1 FILTRO ANAERÓBIO ESCALA 1/25

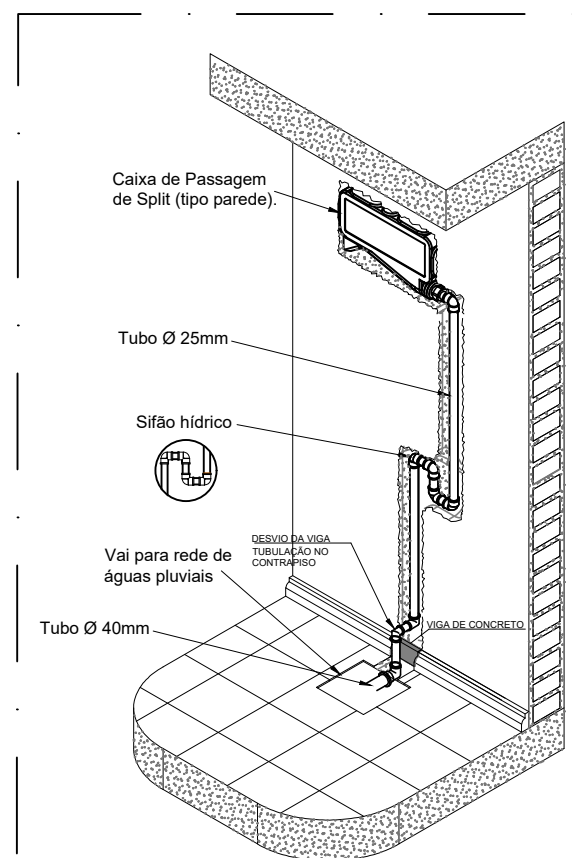

7 DET. DRENO DE AR CONDICIONADO TIPO SPLIT SEM ESCALA

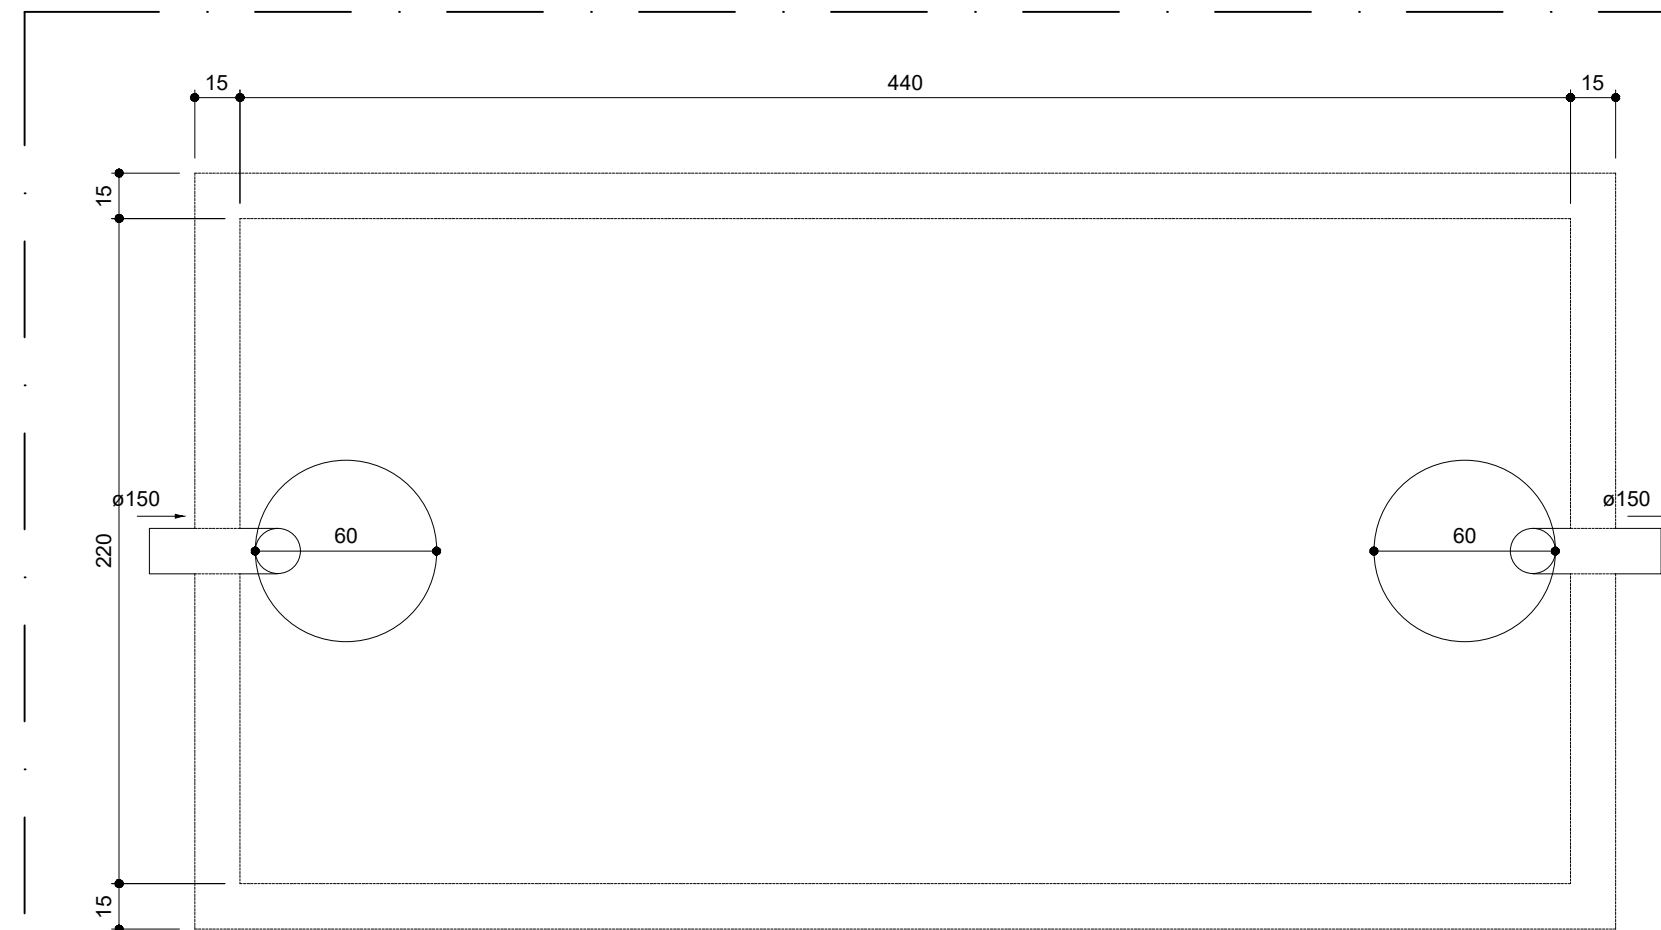


Tanque séptico
Planta baixa

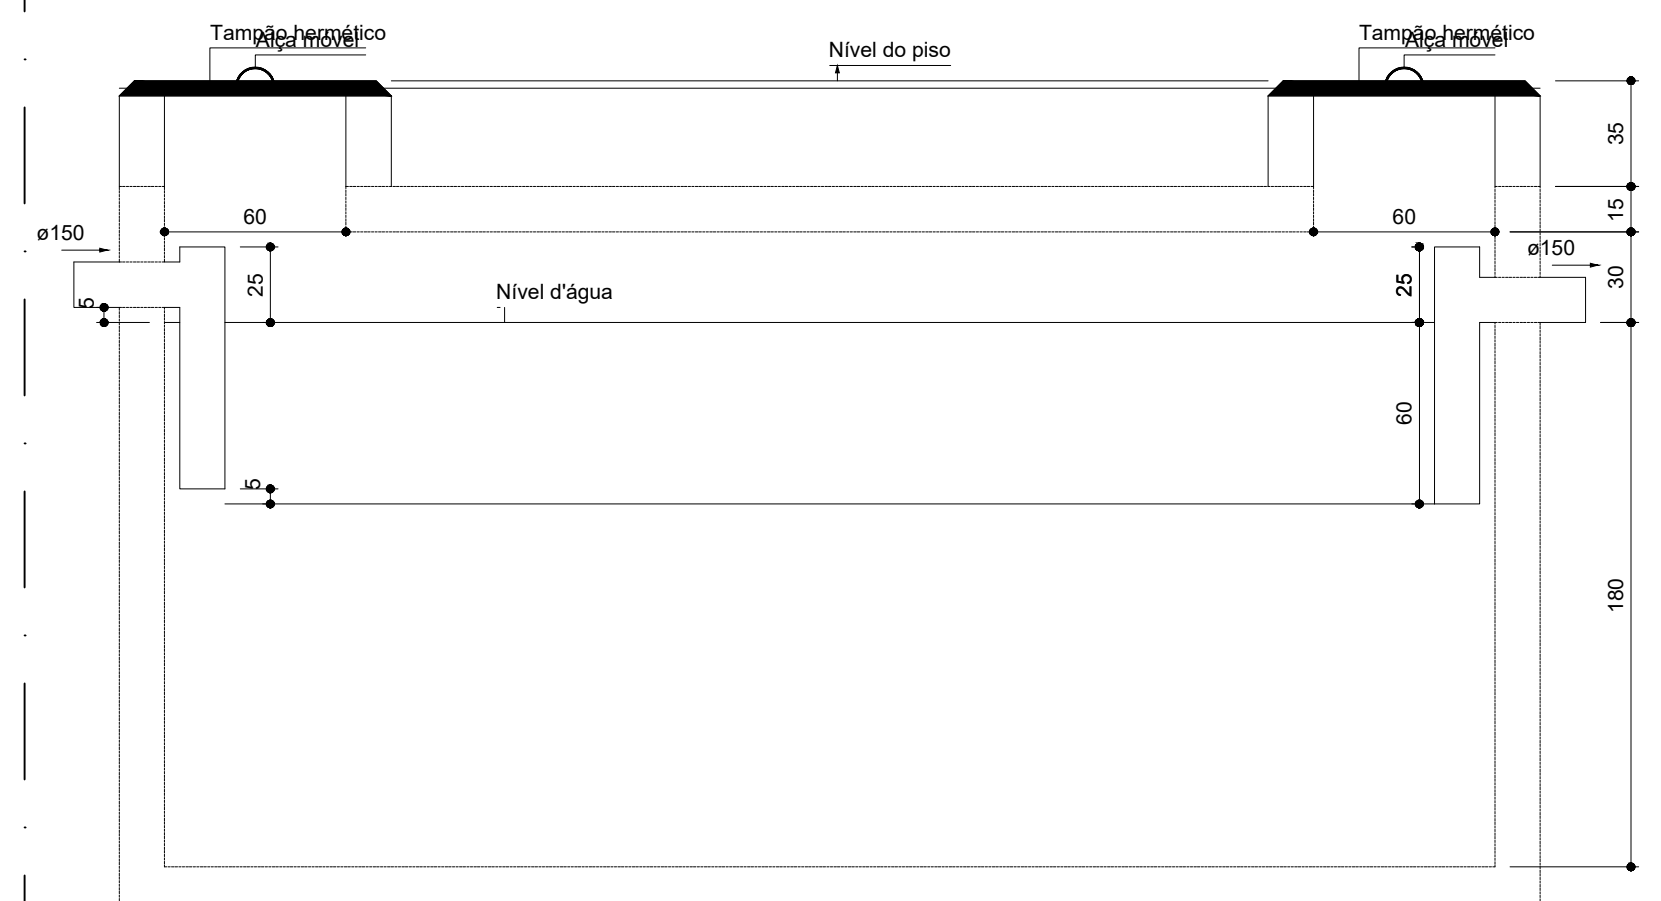


Tanque séptico
Corte 1

2 TANQUE SÉPTICO ESCALA 1/25


PROFUNDIDADE MÍNIMA DE ASSENTAMENTO EM VIAS COM
TRÁFEGO DE VEÍCULOS

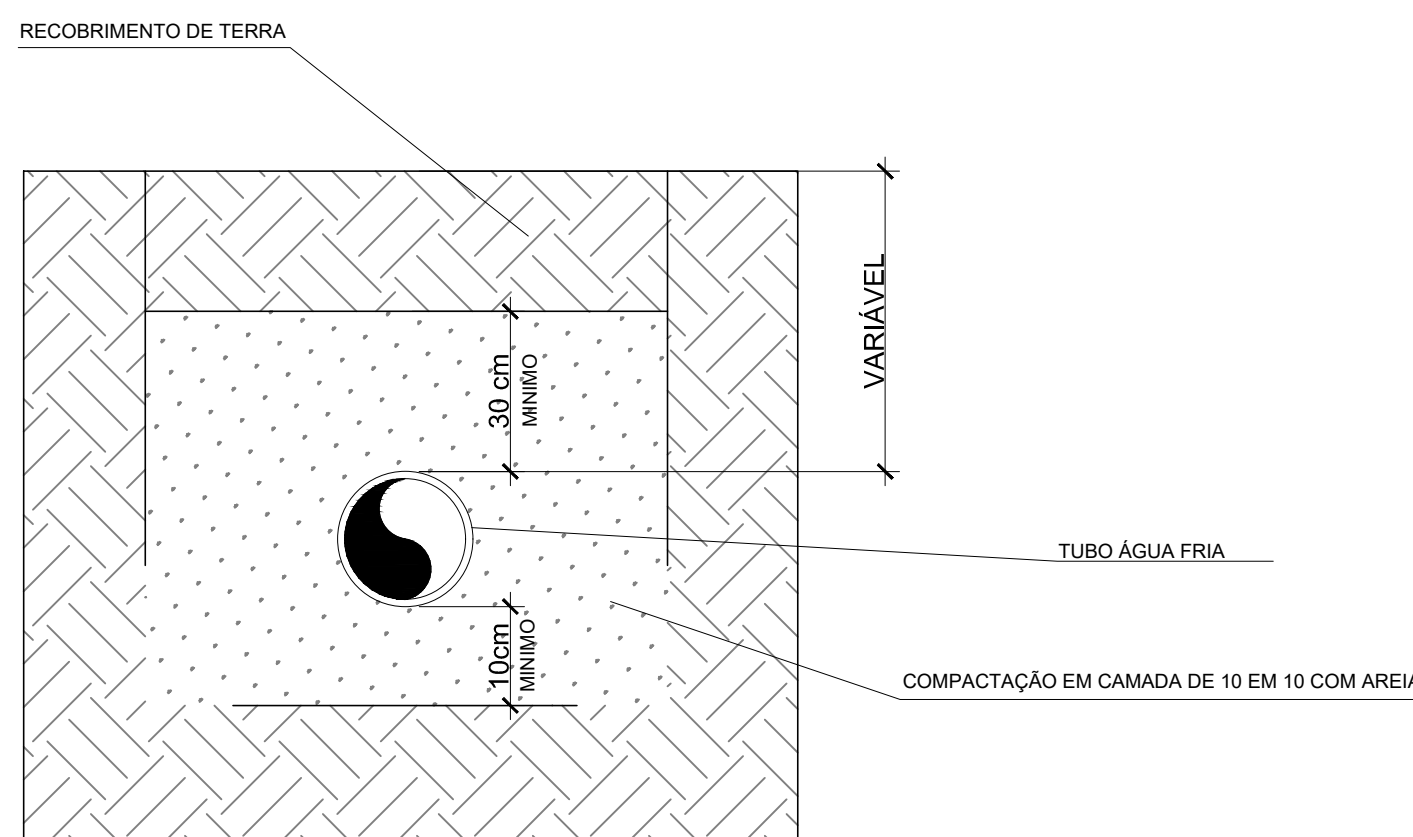

3 DET. TUBULAÇÃO ASSENTADA EM VALA ESCALA 1/25

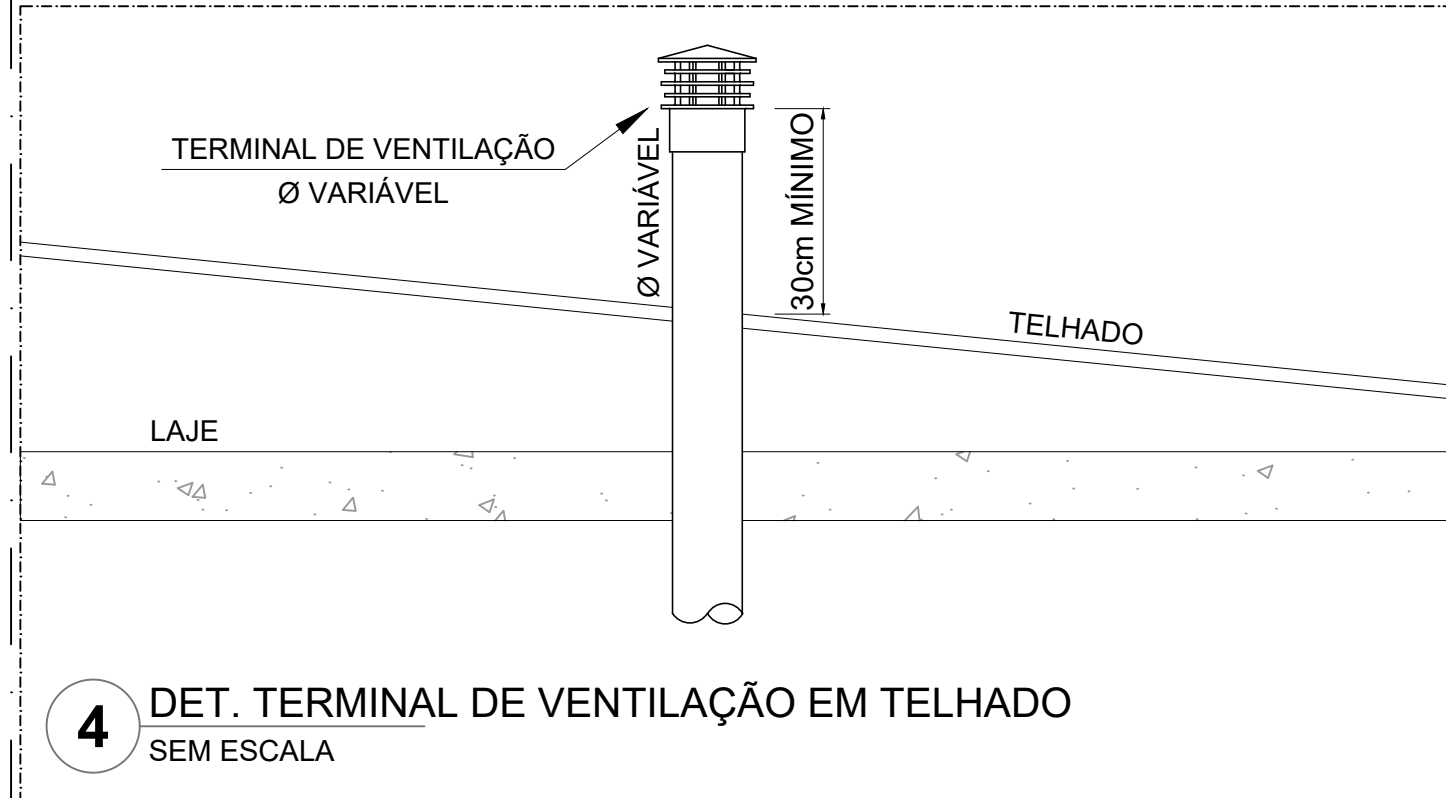

4 DET. TERMINAL DE VENTILAÇÃO EM TELHADO SEM ESCALA

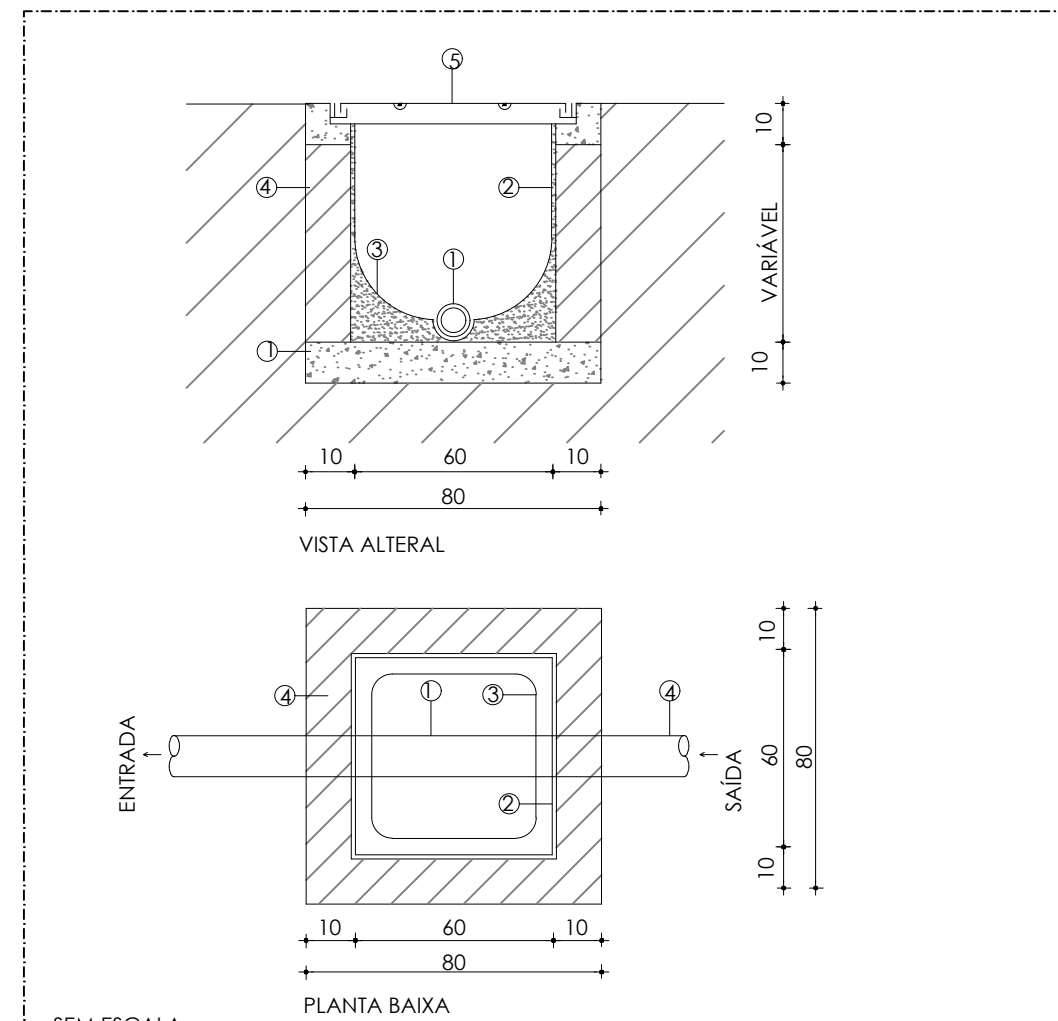

SEM ESCALA

- 1 TUBULACAO
- 2 REBOCO EM ARGAMASSA
- 3 CANALETA
- 4 ALVENARIA DE TUJOLO
- 5 TAMPAO EM FERRO FUNDIDO 1-27
- 6 CONCRETO MAGRO

OBS.: MEDIDAS EM CM.

5 DET. CAIXA DE INSPEÇÃO SEM ESCALA

NOTAS GERAIS

1. CONFERIR MEDIDAS EM OBRA
2. MEDIDAS EM METRO, EXCETO QUANDO INDICADO
3. AS COTAS PREVALECEM SOBRE O DESENHO
4. ESTE PROJETO FOI DESENVOLVIDO A PARTIR DO PROJETO DE ARQUITETURA
5. PARA QUAISQUER DÚVIDAS E/OU DIVERGÊNCIAS SINALIZAR IMEDIATAMENTE

NOTAS ESPECÍFICAS

ÁGUAS PLUVIAIS


1. EXECUTAR ESTE PROJETO JUNTAMENTE COM O PROJETO ESTRUTURAL
2. ANTES DA CONCRETAGEM PREVER PASSAGEM PARA AS TUBULAÇÕES, DENTRO DOS LIMITES ESTABELECIDOS PELA NBR 6118:2014
3. ALTERAÇÕES NESTE PROJETO SOMENTE COM AUTORIZAÇÃO EXPRESSA DO FNDE
4. TODA A TUBULAÇÃO ATÉ 150 MM SERÁ EM PVC-R. DIÂMETROS ACIMA DE 150 MM SERÃO EM VINILFORT
5. AS PROFUNDIDADES DAS CAIXAS DE INSPEÇÃO E POÇOS DE VISITA PODERÁ SER AJUSTADO CONFORME PERFIL DO TERRENO, DESDE QUE SEJAM GARANTIDAS AS INCLINAÇÕES MÍNIMAS PREVISTAS EM NORMAS
6. CAIXAS DE INSPEÇÃO DE ATÉ 1,00 METROS DE PROFUNDIDADE SERÃO DE 60X60 cm. PROFUNDIDADES ACIMA DE 1,00 METROS DEVERÁ SER POÇO DE VISITA
7. A REDE PLUVIAL DO TERREO FOI REPRESENTADA NO NÍVEL FUNDAÇÃO PARA FACILITAR O ENTENDIMENTO DO PROJETO EM FUNÇÃO DOS DESVIOS DAS BLOCOS DE FUNDAÇÃO

ESGOTO

1. OS PROJETOS DEVEM SER ADAPTADOS TÉCNICAMENTE CONFORME AS NECESSIDADES MUNICIPAIS
2. PARA COLETA DOS DEJETOS OBSERVAR POSTURAS MUNICIPAIS
3. CASO SEJA NECESSÁRIA A ELABORAÇÃO DE PROJETO DE FOSSA E SUMIDOURO, ESTE FICARÁ A CARGO DO ENTE FEDERADO PARA ADAPTAÇÃO CONFORME O SOLO DA REGIÃO
4. AS PROFUNDIDADES DAS CAIXAS DE INSPEÇÃO E POÇOS DE VISITA PODERÁ SER AJUSTADO CONFORME PERFIL DO TERRENO, DESDE QUE SEJAM GARANTIDAS AS INCLINAÇÕES MÍNIMAS PREVISTAS EM NORMAS
5. CAIXAS DE INSPEÇÃO DE ATÉ 1,00 METROS DE PROFUNDIDADE SERÃO DE 60X60 cm. PROFUNDIDADES ACIMA DE 1,00 METROS DEVERÁ SER POÇO DE VISITA
6. TODA A TUBULAÇÃO SERÁ EM PVC SÉRIE NORMAL

REFERÊNCIAS:

- MEMORIAL DESCRITIVO E ESPECIFICAÇÕES TÉCNICAS

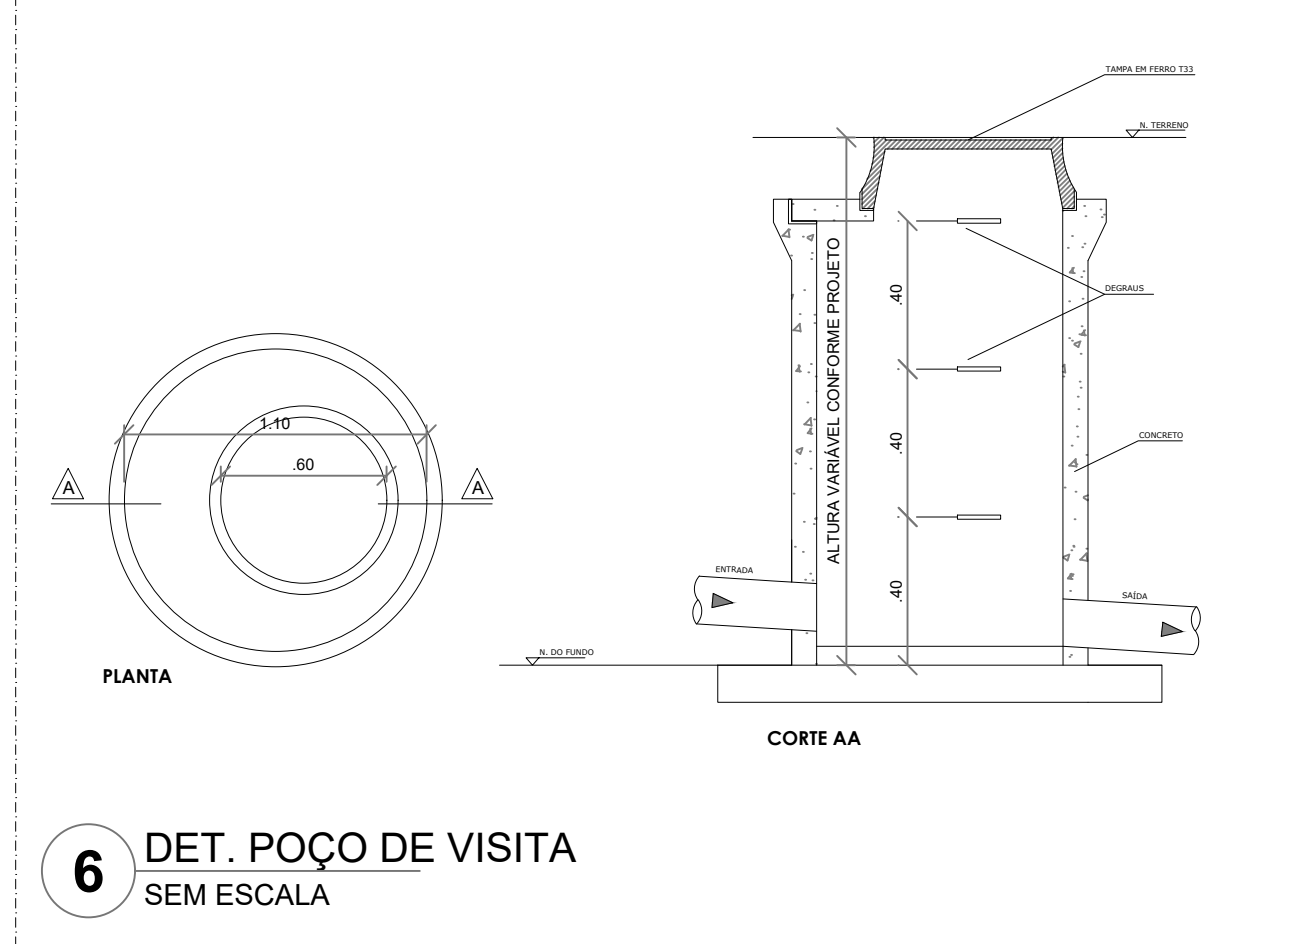

6 DET. POÇO DE VISITA SEM ESCALA

CONTROLE DE REVISÕES

Nº	DATA	DESCRIÇÃO
FNDE Fundo Nacional de Desenvolvimento da Educação		
MINISTÉRIO DA EDUCAÇÃO		

PROJETO PADRÃO - FNDE

PROPRIETÁRIO: _____
ENDEREÇO: _____
MUNICÍPIO - UF: _____

PROPRIETÁRIO _____	_____
RESP. TÉCNICO _____	CREA _____
AUTOR DO PROJETO _____	CAU _____


DLFO _____	CREA _____
_____	RA _____

OBSERVAÇÕES: _____


ESCOLA 5 SALAS DE AULA - MODELO TÉRREO

PROJETO DE INSTALAÇÕES

COORDENAÇÃO CGEST - Coordenação Geral de Infraestrutura Educação	DETALHES CONSTRUTIVOS GERAIS	HEG
REVISÃO R.00	ESCALA INDICADA	PRANCHIA 05/07
FORMATO 1050X594	DATA EMISSÃO JAN/2021	

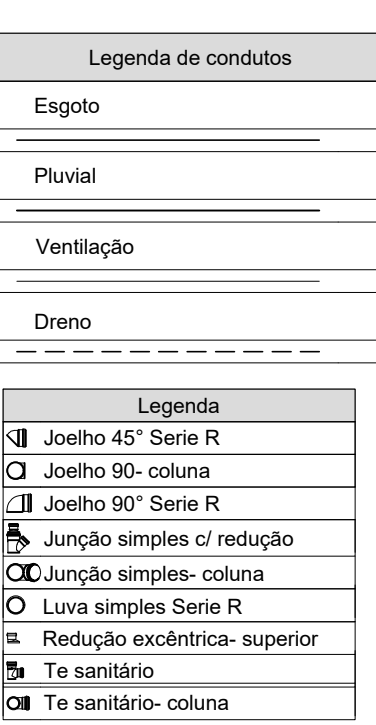[illegible]

CONTROLE DE REVISÕES			
Nº	DATA	DESCRIÇÃO	
		MINISTÉRIO DA EDUCAÇÃO	
PROJETO PADRÃO - FNDE			
PROPRIETÁRIO :			
ENDEREÇO:			
MUNICÍPIO - UF:			
PROPRIETÁRIO			
RESP. TÉCNICO		CREA	
AUTOR DO PROJETO		CAU	
DLFO		CREA	
		RA	
OBSERVAÇÕES:			
ESCOLA 5 SALAS DE AULA - MODELO TÉRREO			
PROJETO DE INSTALAÇÕES			
COORDENAÇÃO CGEST - Coordenação Geral de Infraestrutura Educativa	LANÇAMENTO PLUVIAL E ESGOTO BARRILETE		HEG
FORMATO A0	REVISÃO R.00	ESCALA INDICADA DATA EMISSÃO JAN/2021	PRANCHAS 06/07

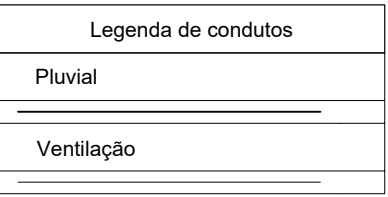

1. CONFERIR MEDIDAS EM OBRA
2. MEDIDAS EM METRO, EXCETO QUANDO INDICADO
3. AS COTAS PREVALECEM SOBRE O DESENHO
4. ESTE PROJETO FOI DESENVOLVIDO A PARTIR DO PROJETO DE ARQUITETURA
5. PARA QUAISQUER DÚVIDAS E/OU DIVERGÊNCIAS SINALIZAR IMEDIATAMENTE

ÁGUAS PLUVIAIS

- ATIVAS PLUVIAIS.
1. EXECUTAR ESTE PROJETO ANTES COM O PROJETO ESTRUTURAL.
2. ANTES DA CONCRETAÇÃO PREVER PASSAGEM PARA AS TUBULAÇÕES, DENTRO DOS LIMITES ESTABELECIDOS PELA NBR 018/2014.
3. ALTERAÇÕES NESTE PROJETO SOMENTE COM AUTORIZAÇÃO EXPRESSA DO DEB.
4. TODA A TUBULAÇÃO ATÉ 150 MM SERÁ EM PVC-R DIÂMETROS CADA DE 150 MM SERÃO EM VINILFLO.
5. NAS PROFUNDIDADES DAS CAIXAS DE INSPEÇÃO E POÇOS DE VISITA PODERÁ SER AJUSTADO CONFORME PERFIL DO TERRENO, DE FORMA QUE GARANTAM A VENTILAÇÃO E A ILUMINAÇÃO.
6. AS CAIXAS DE INSPEÇÃO DE ATÉ 1,00 METROS DE PROFUNDIDADE SERÃO DE 600x60 mm. PROFUNDIDADE CADA DE 1,00 METROS DEVERÁ SER POÇO DE VISITA.
7. REDE PLUVIAL DO TERRENO FOI REPRESENTADA NO NÍVEL FUNDAÇÃO PARA FACILITAR O ENTENDIMENTO DO PROJETO EM FUNÇÃO DOS DESNÍVEL DAS BLOCOS DE FUNDAÇÃO.

ESGOTO

1. OS PROJETOS DEVEM SER ADAPTADOS TÉCNICAMENTE CONFORME AS NECESSIDADES MUNICIPAIS;
2. PARA COLETA DOS DADOS OBSERVAR POSTURAS MUNICIPAIS;
3. CASO SEJA NECESSÁRIA A ELABORAÇÃO DE PROJETO DE FOSSA E SUMIDOURO, ESTE FICARÁ A CARGO DO ENTÃO FEDERADO PARA ADAPTAÇÃO CONFORME O SOLO DA REGIÃO;
4. AS DÍTAS DESENVOLVIDAS COM CADA MUNICÍPIO E POÇOS DE VISITA PODERÃO SER AJUSTADO CONFORME PERFIL DO TERRENO, DESDE QUE SEJAM GARANTIDAS AS INCLINAÇÕES MÍNIMAS PREVISTAS EM NORMAS;
5. CASOS DE INSPEÇÃO DE ATÉ 1,00 METROS DE PROFUNDIDADE SERÃO DE 60x60 cm. PROFUNDIDADES ACIMA DE 1,00 METROS DEVERÁ SER POÇO DE VISITA
6. TODA A TUBULAÇÃO SERÁ EM PVC SÉRIE NORMAL.

REFERÊNCIAS:

- MEMORIAL DESCRITIVO E ESPECIFICAÇÕES TÉCNICAS

FORMATO A0	DATA EMISSÃO JAN/2021	07/07
---------------	--------------------------	-------

1 PLANTA BAIXA - COBERTURA
ESCALA 1/100